
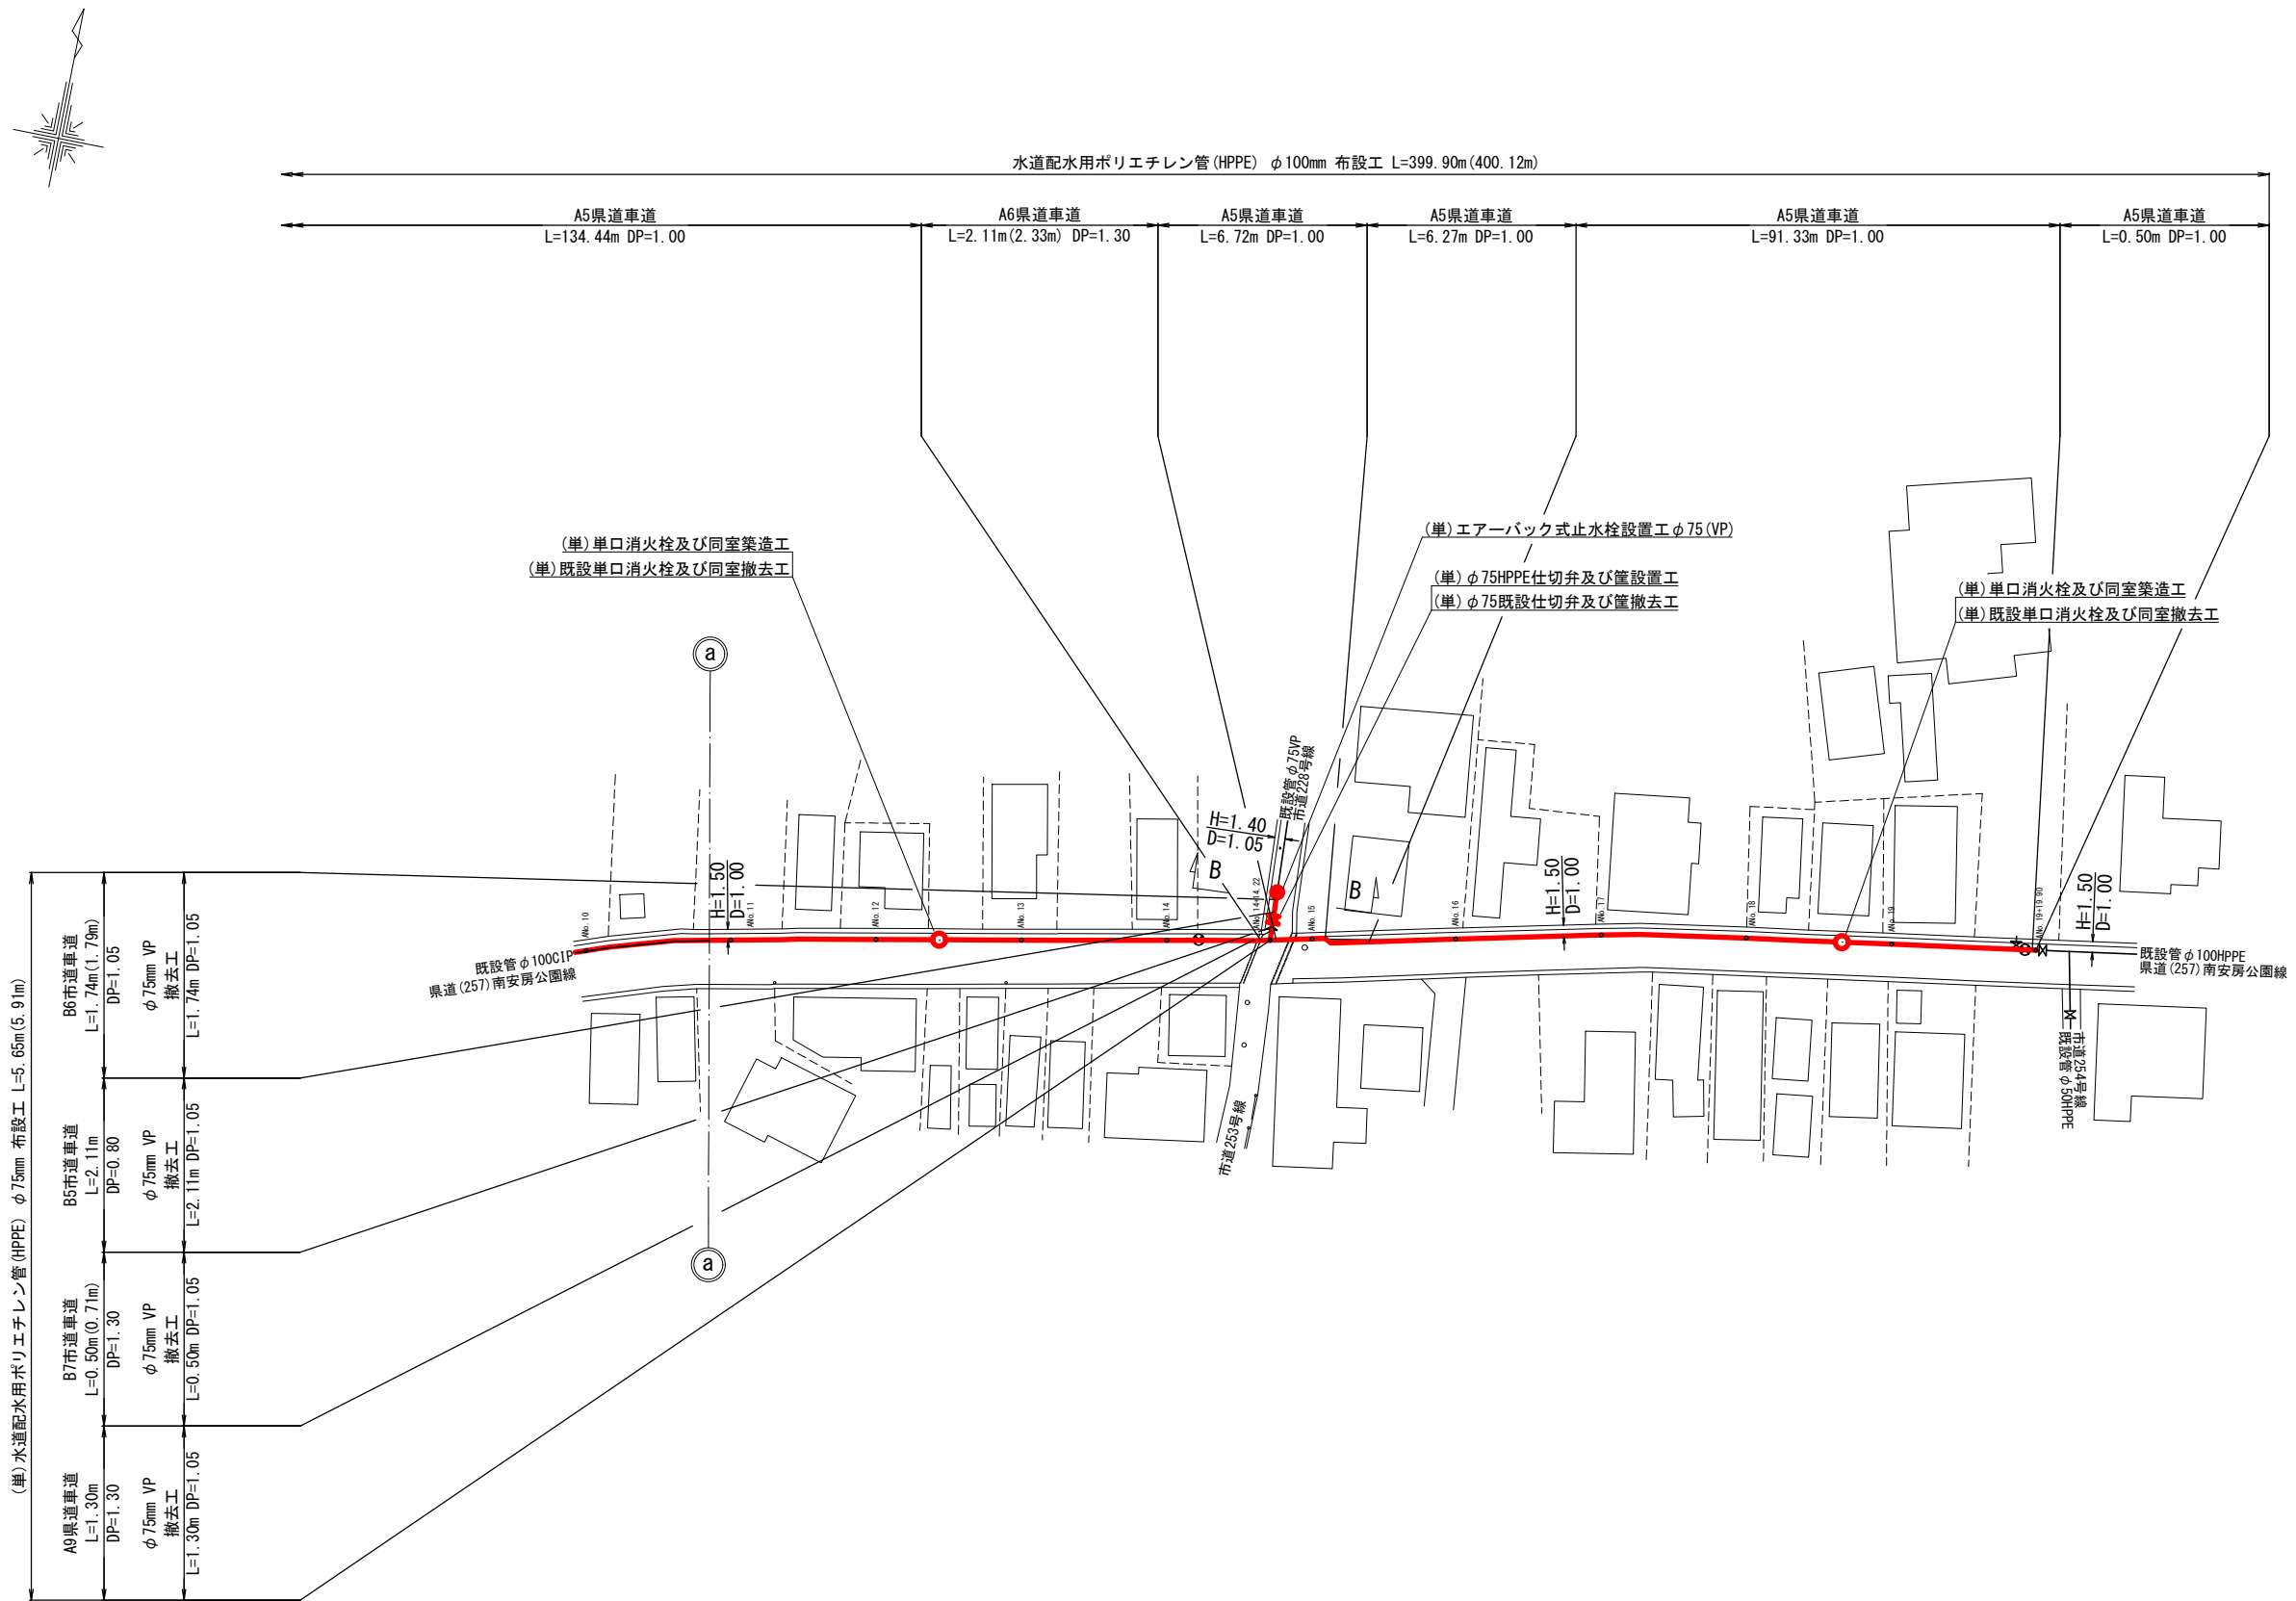


平面図(2)_{S=1/1000}
(1工区)

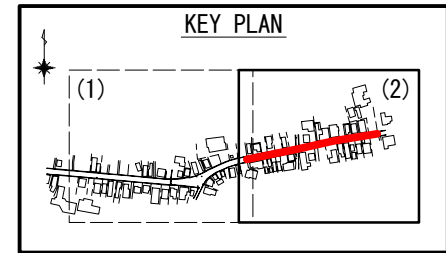

館山市沼地先 配水管布設替工事 (防安)			
令和 8 年度			
路線名	県道南安房公園線外		
工事箇所	館山市沼1618番地先		
図面種別	平面図 (2)		
図面番号	全 23 葉の内第 3 号		
縮尺	図示	内容表示	-
安房郡市広域市町村圏事務組合水道部			
課長		設計者氏名	