
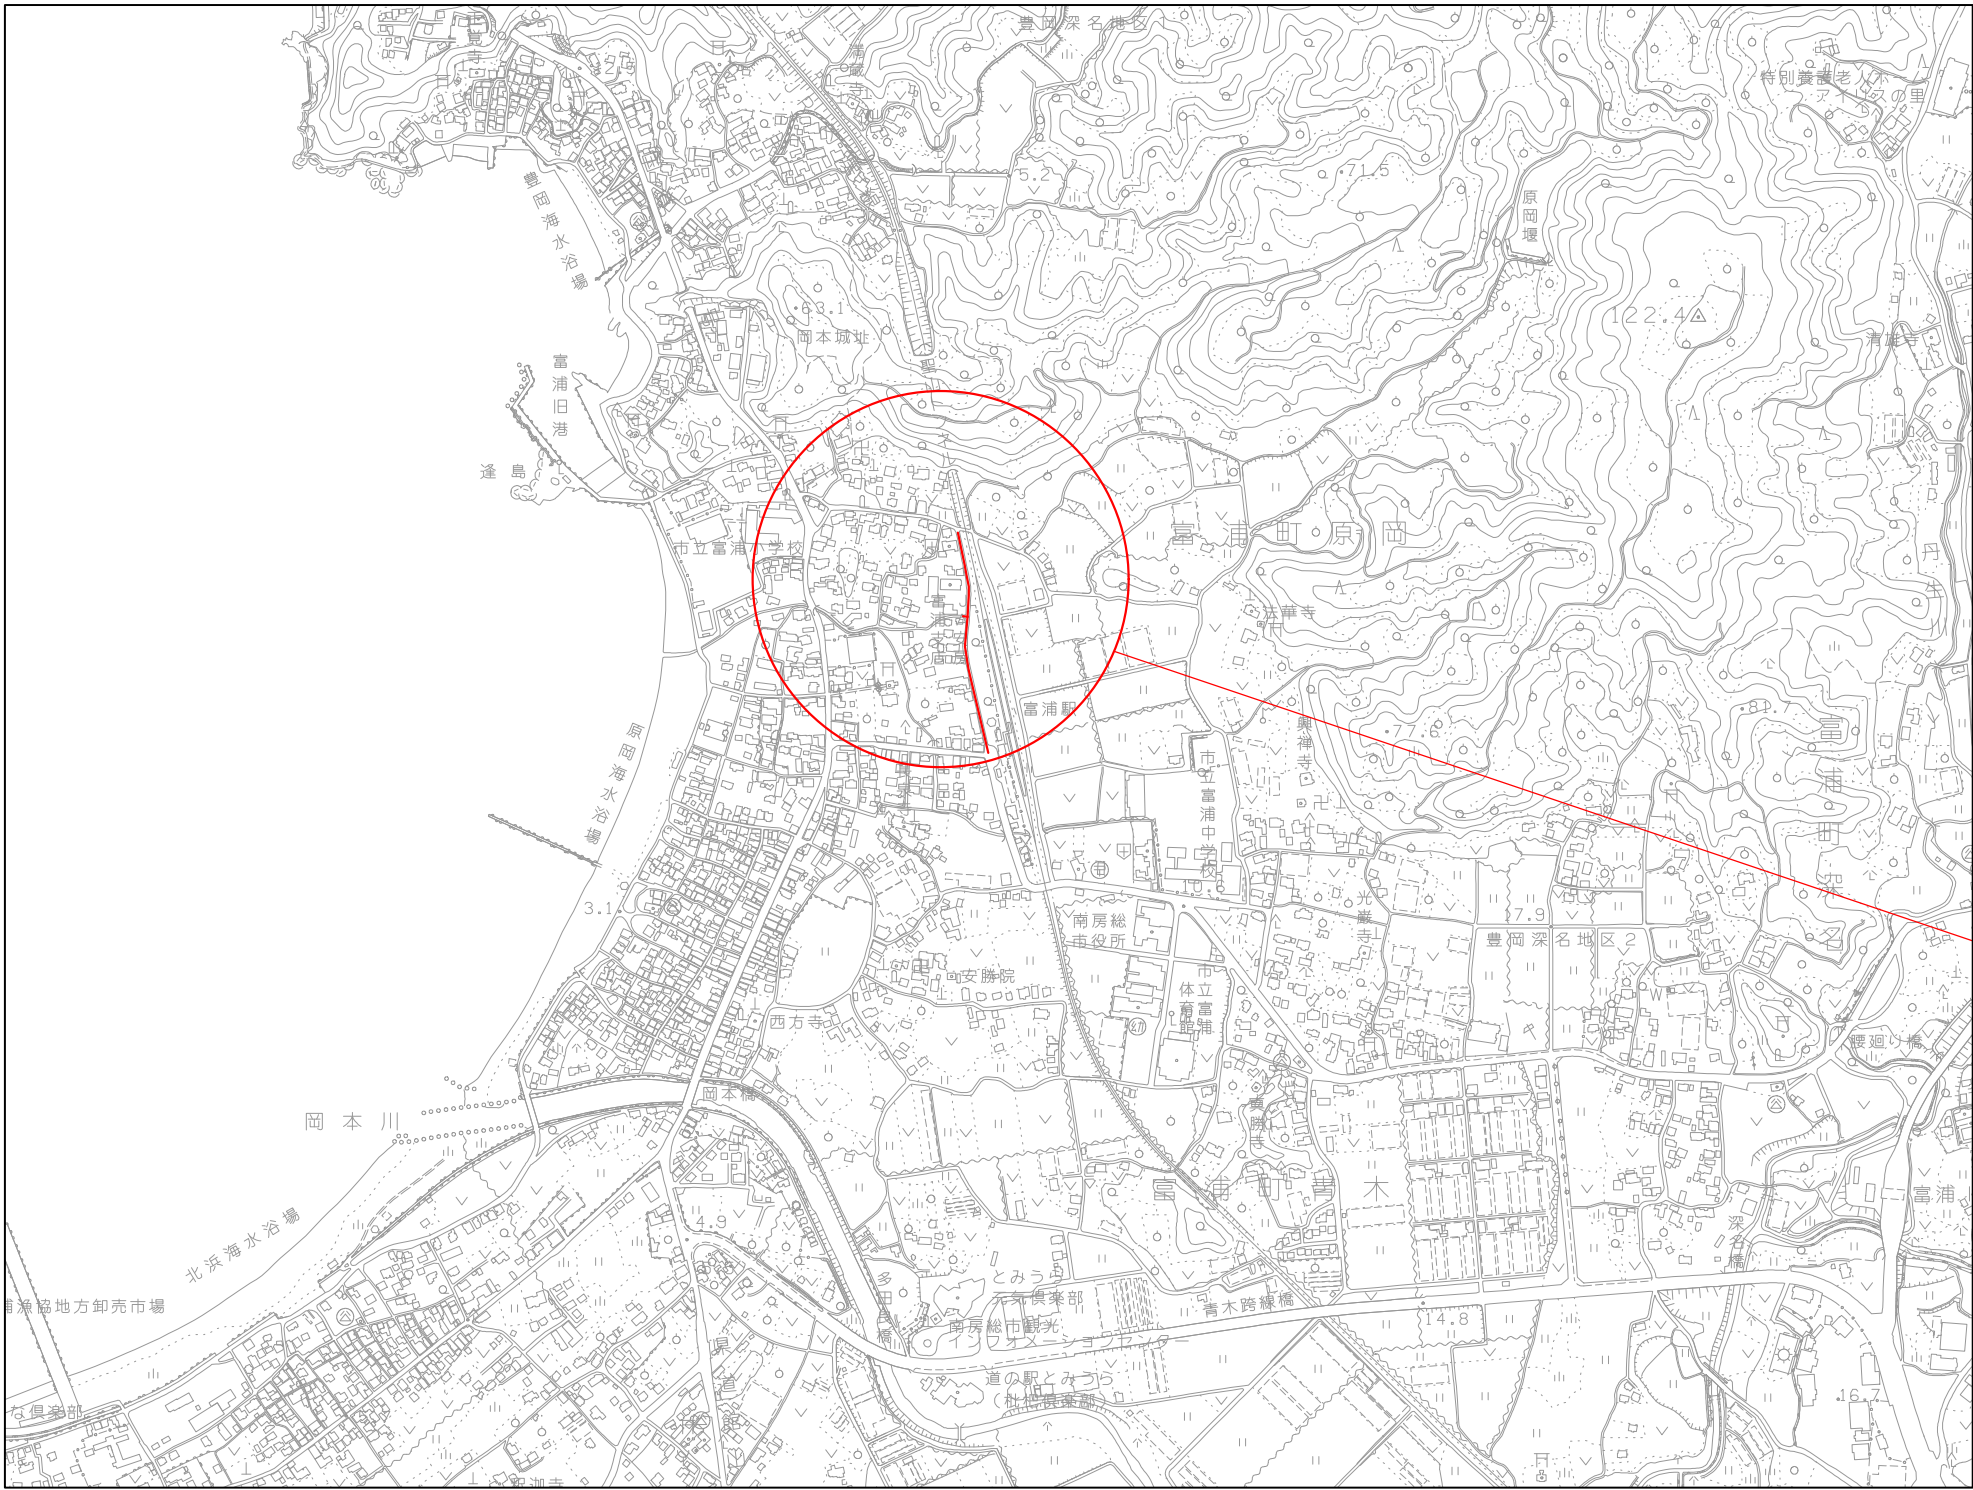



位置図 S=1:10,000

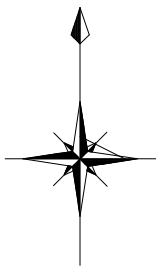


工事場所

南房総市富浦町原岡地先 配水管布設替工事（防安）			
令和 8 年度			
路 線 名	市道富浦1号線・同原岡8号線・法定外道路		
工事箇所	南房総市富浦町原岡 8 7 4 番1地先		
図面種別	位 置 図		
図面番号	全 1 3 葉の内第 1 号		
縮 尺	図 示	内容表示	
安房郡市広域市町村圏事務組合水道部			
課 長		設計者氏名	

平面図 s=1:1000

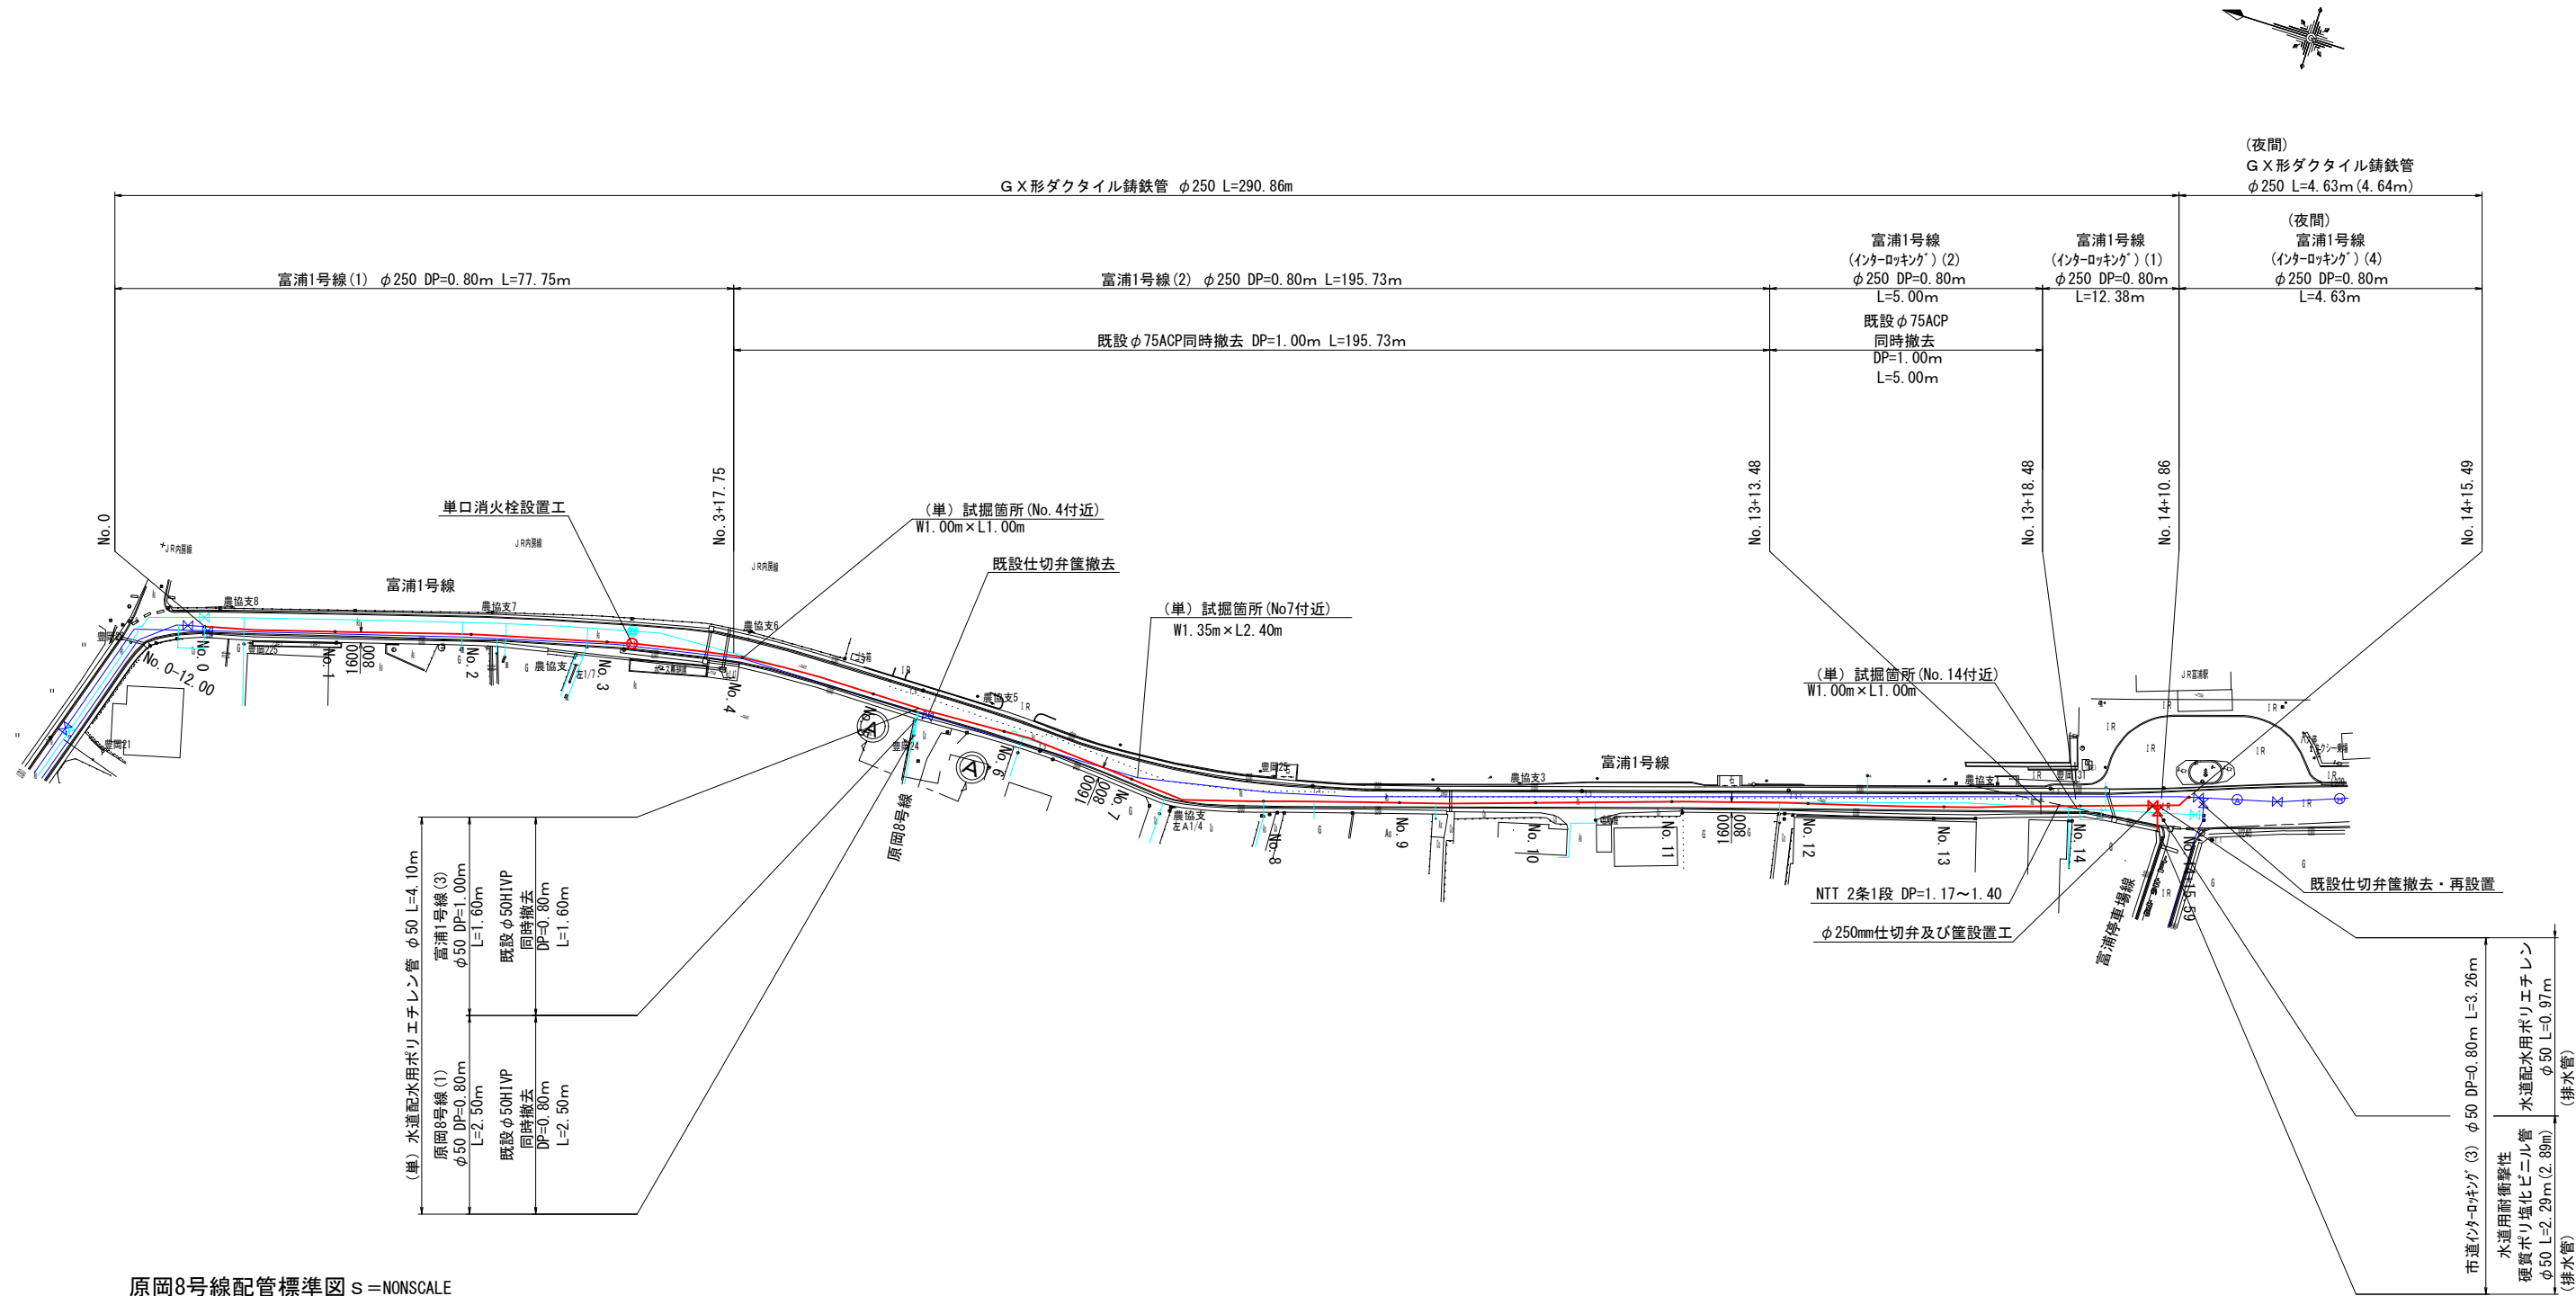

原岡8号線配管標準図 s=NONSCALE

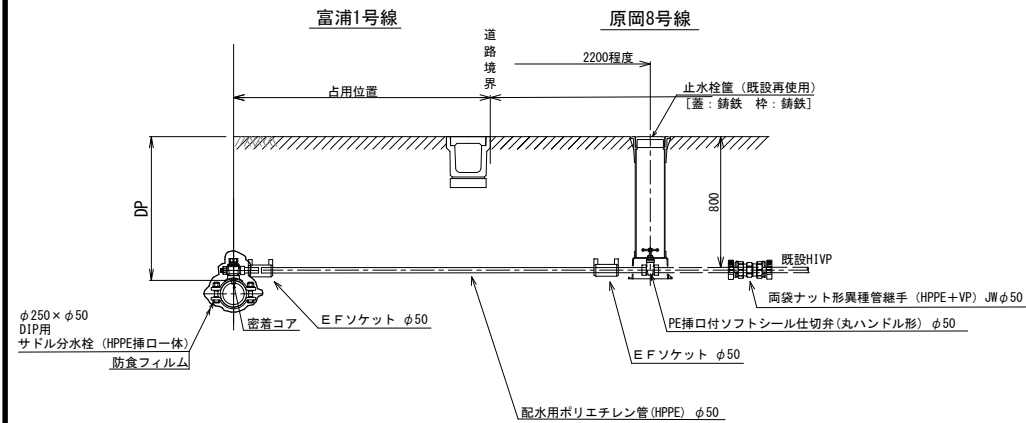

布設集計表

施工総延長	種別	管種 / 口径		土被り (m)		延長 (m)		備考
		新設	既設	新設	既設	新設	既設	
φ 250施工 GX φ 250 L=290.86m	富浦1号線 (1)	布設工	GX φ 250	—	0.80	—	77.75	—
φ 50施工 HPPE φ 50 L= 4.10m	富浦1号線 (2)	布設工	GX φ 250	ACP φ 75	0.80	—	195.73	195.73
排水管 HPPE φ 50 L= 0.97m HIVP φ 50 L= 2.29m (2.89m)	富浦1号線 (3)	布設工	HPPE φ 50	HIVP φ 50	0.80	0.80	1.60	1.60
	富浦1号線 (インターロッキング) (1)	布設工	GX φ 250	—	0.80	—	12.38	—
撤去延長 ACP φ 75 L=200.73m HIVP φ 50 L= 4.10m	富浦1号線 (インターロッキング) (2)	布設工	GX φ 250	ACP φ 75	0.80	1.00	5.00	5.00
	富浦1号線 (インターロッキング) (3)	布設工	排水管	—	0.80	—	3.26	—
夜間 φ 250施工 GX φ 250 L= 4.63m (4.64m)	原岡8号線 (1)	布設工	HPPE φ 50	HIVP φ 50	0.80	0.80	2.50	2.50
	富浦1号線 (インターロッキング) (4)	布設工	GX φ 250	—	0.80	1.00	4.63	—



南房総市富浦町原岡地先 配水管布設替工事 (防災)

令和 8 年度

路線名 市道富浦1号線・同原岡8号線・法定外道路

工事箇所 南房総市富浦町原岡874番1地先

図面種別 配管平面図


図面番号 全 1 3 葉の内第 2 号

縮尺 図示 内容表示 No.


安房郡市広域市町村圏事務組合水道部

課長 設計者氏名

既設管φ75残置平面図 S=1:1000


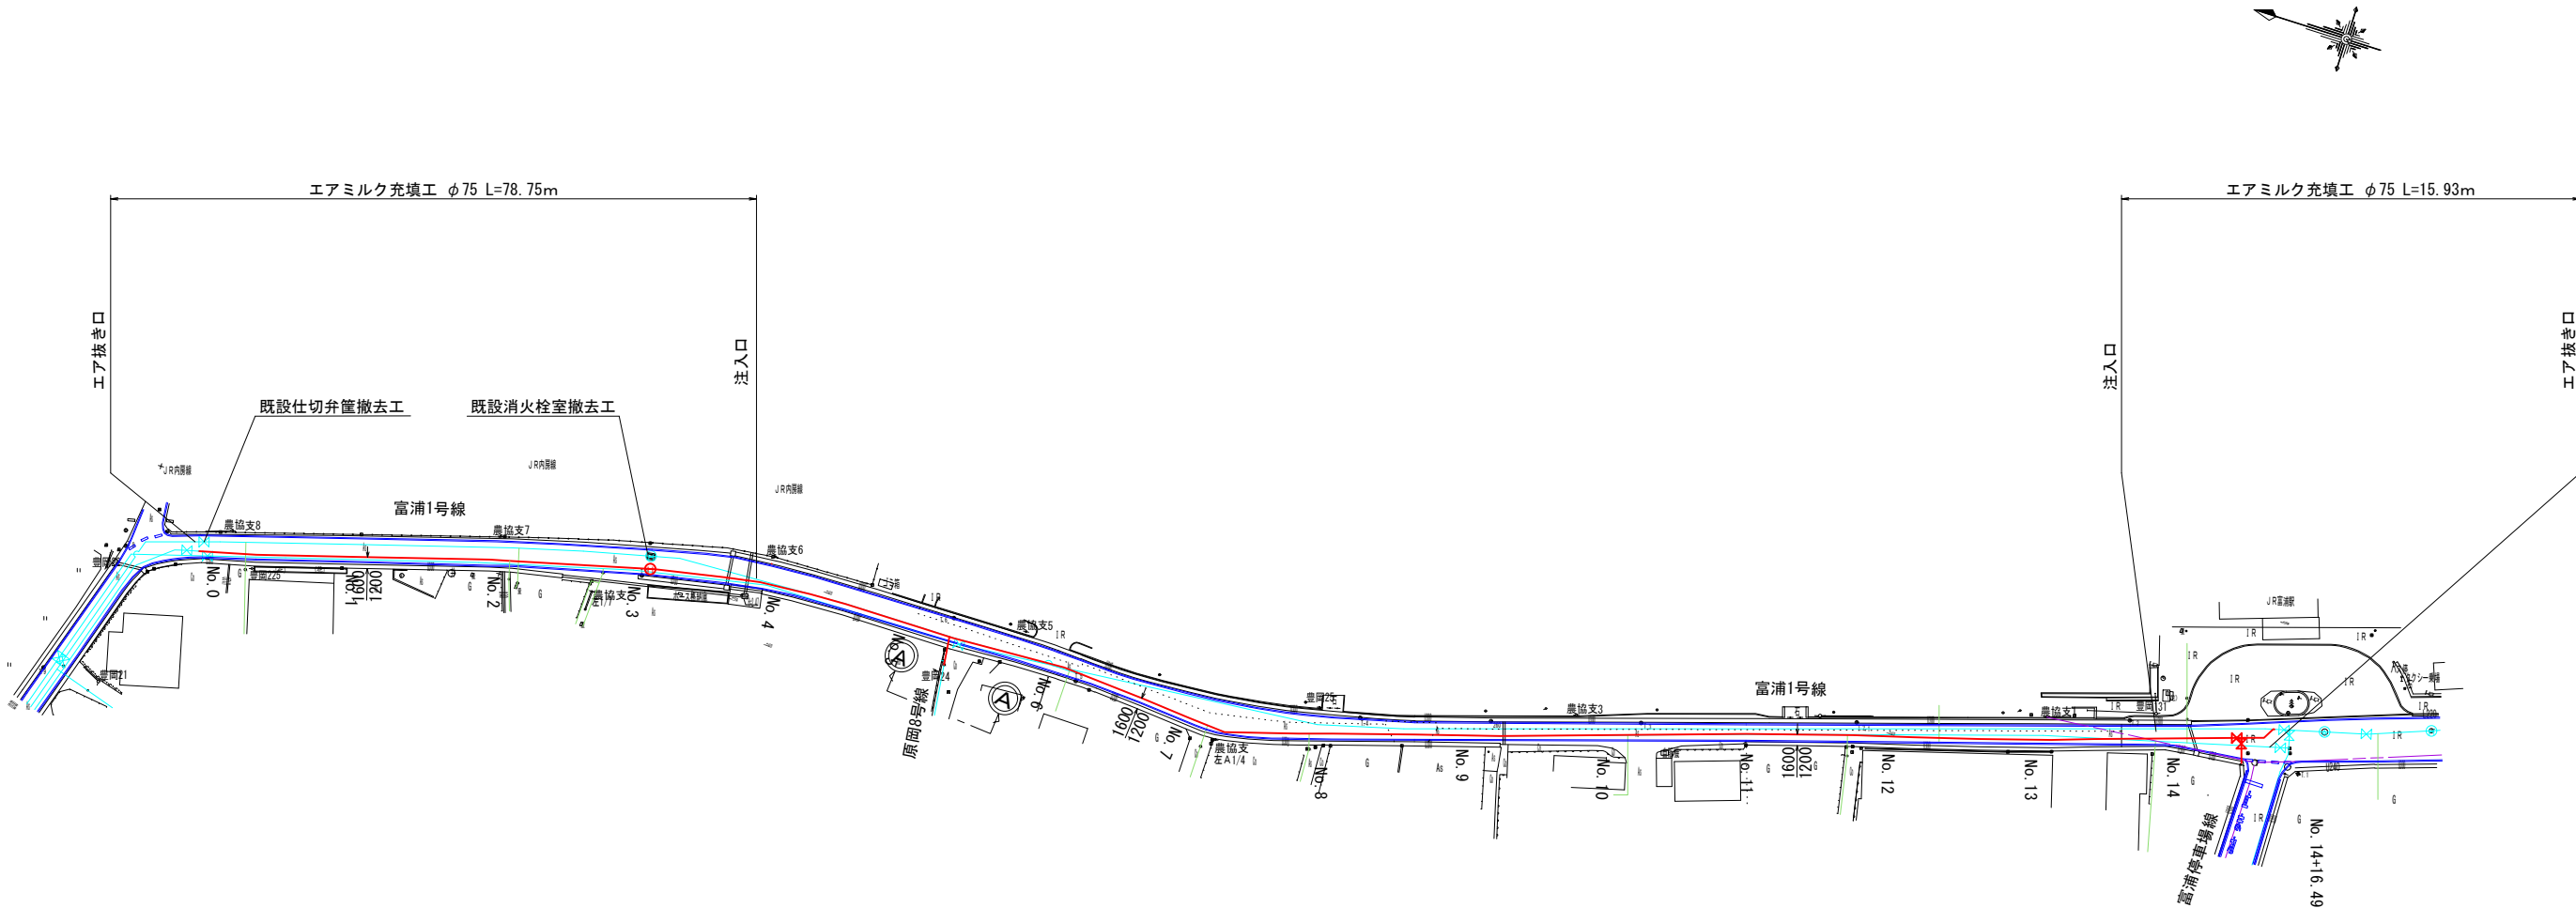


エアミルク注入設備詳細図 S=NONSCALE

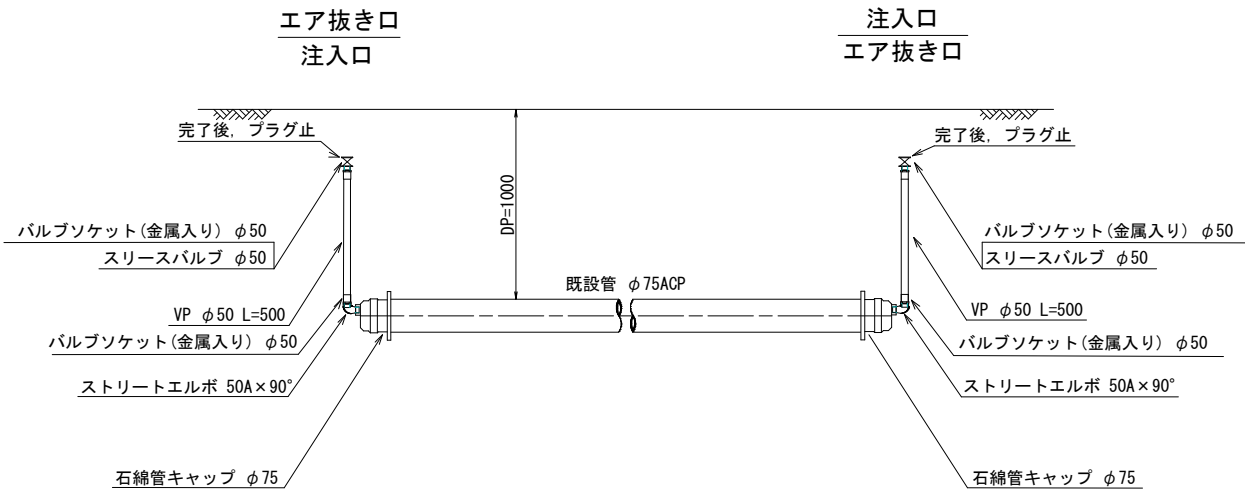


南房総市富浦町原岡地先 配水管布設替工事（防安）			
令和 8 年度			
路 線 名	市道富浦1号線・同原岡8号線・法定外道路		
工事箇所	南房総市富浦町原岡874番1地先		
図面種別	既設管φ75残置平面図		
図面番号	全 1 3 葉の内第 3 号		
縮 尺	図 示	内容表示	
安房郡市広域市町村圏事務組合水道部			
課 長		設計者氏名	


既設管 $\phi 250$ 残置平面図 S=1:1000

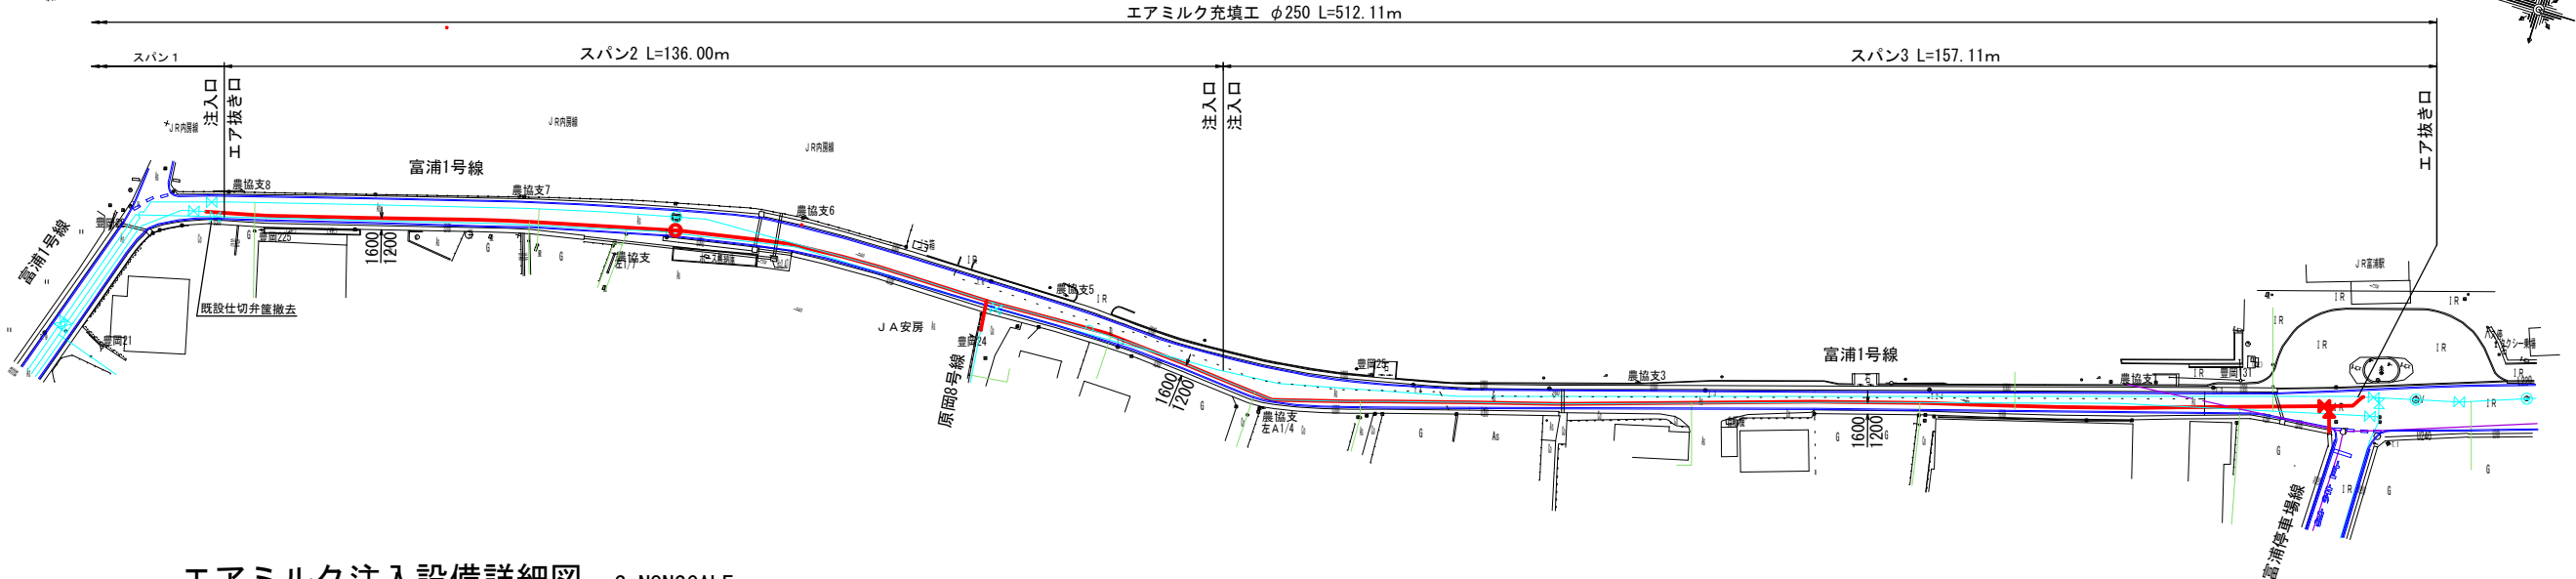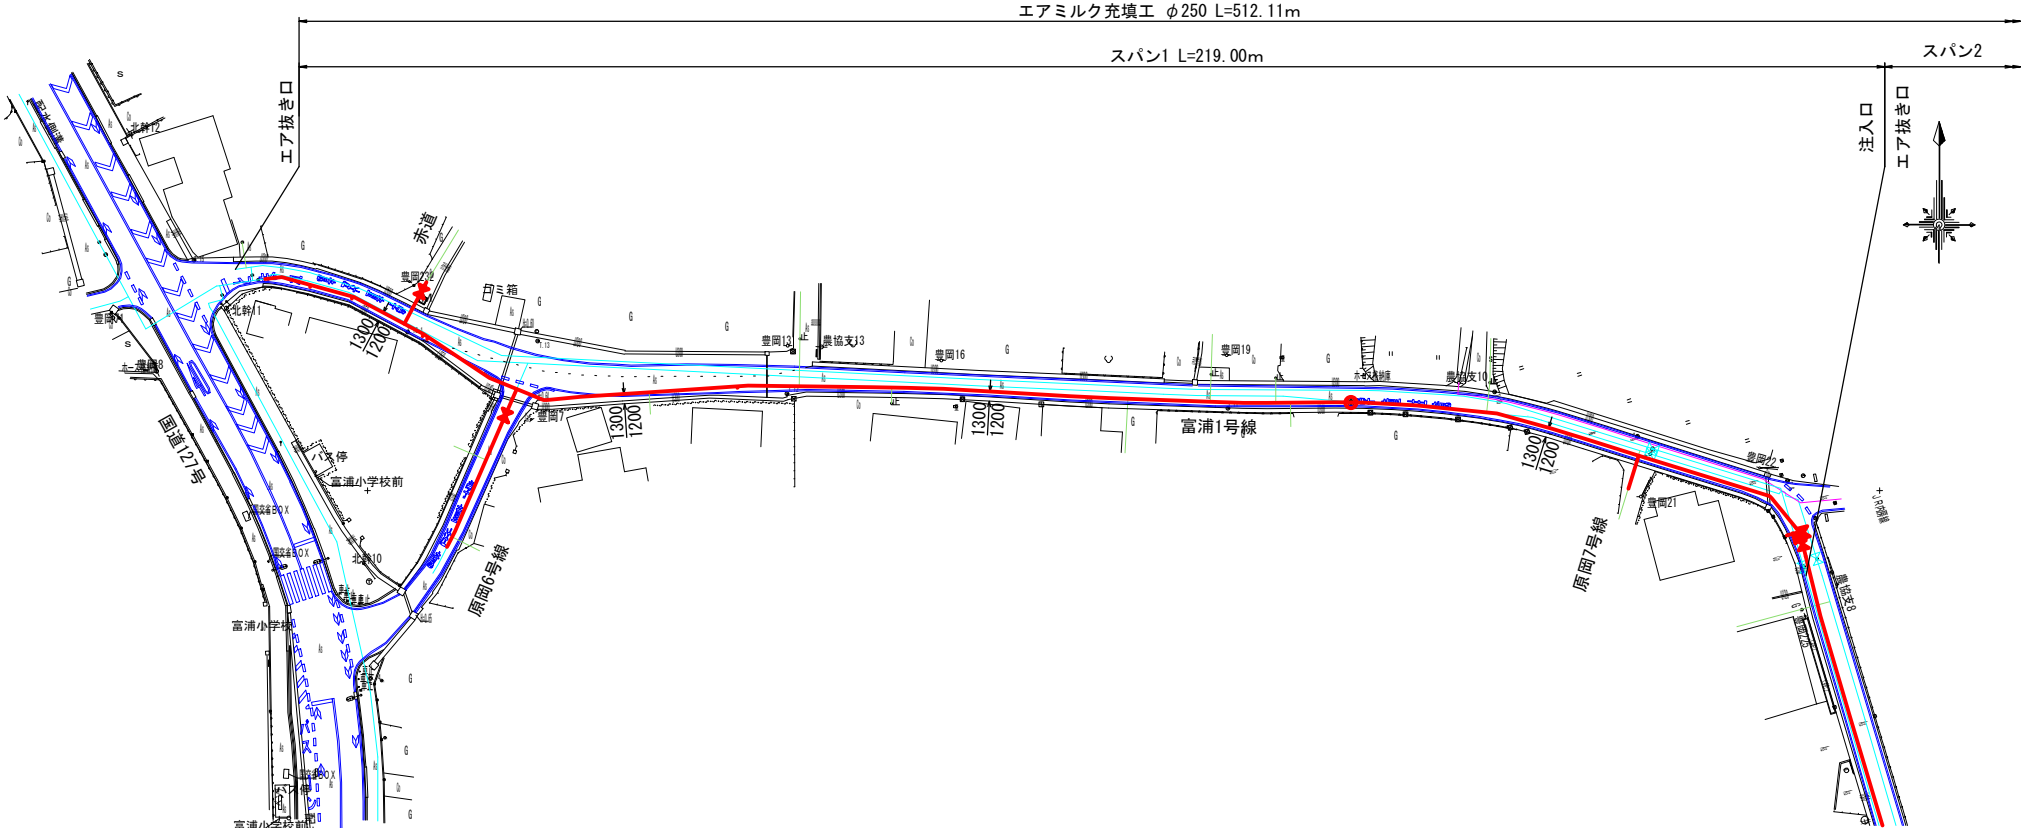

エアミルク注入設備詳細図 S=NONSCALING








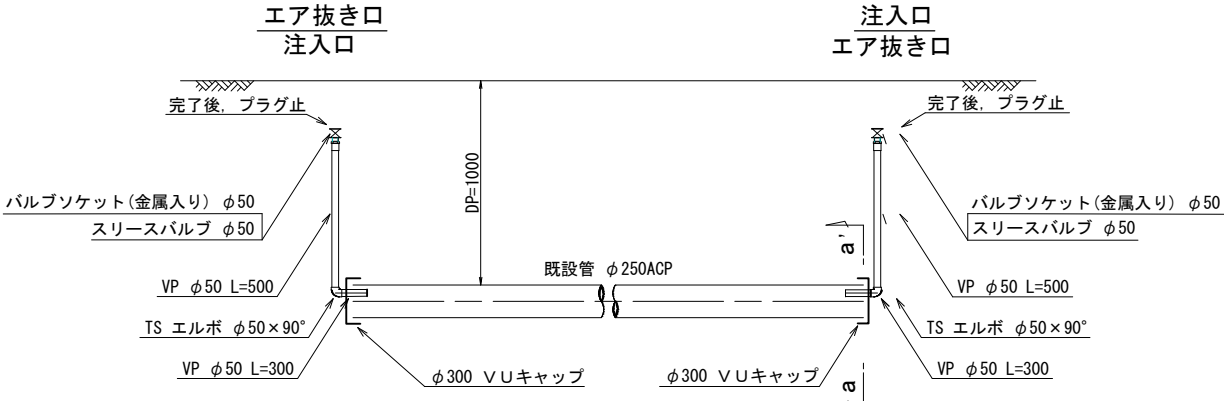


a-a' 断面图

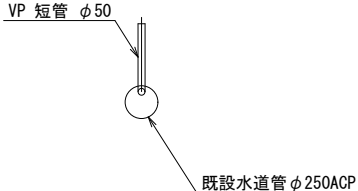










南房総市富浦町原岡地先 配水管布設替工事（防安）			
令和 8 年度			
路 線 名	市道富浦1号線・同原岡8号線・法定外道路		
工事箇所	南房総市富浦町原岡874番1地先		
図面種別	既設管φ250残置平面図		
図面番号	全 1 3 葉の内第 4 号		
縮 尺	図 示	内容表示	
安房郡市広域市町村圏事務組合水道部			
課 長		設計者氏名	

横断図 S=1:100

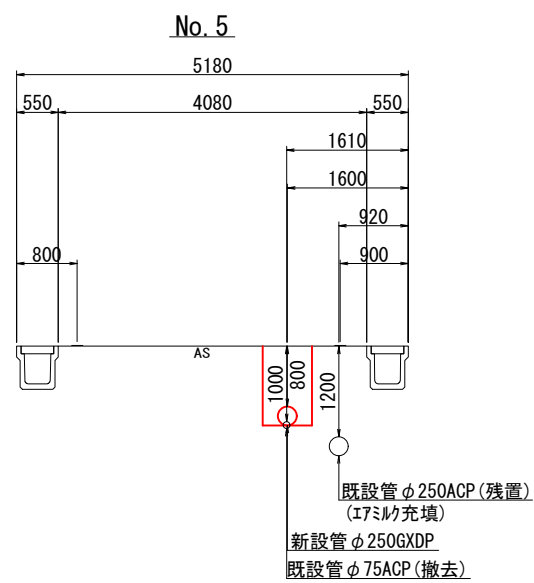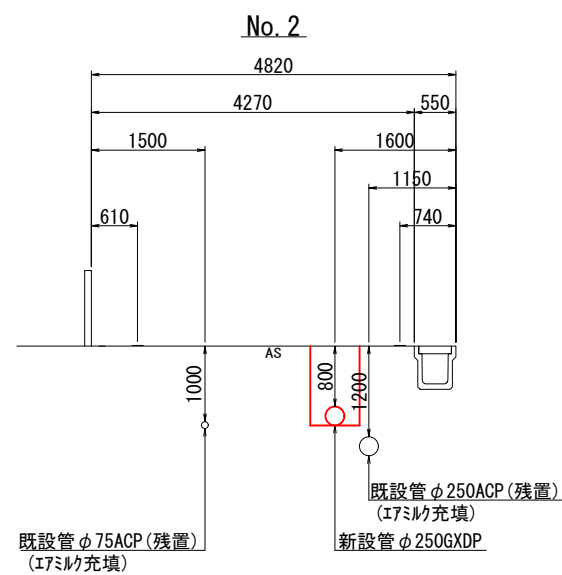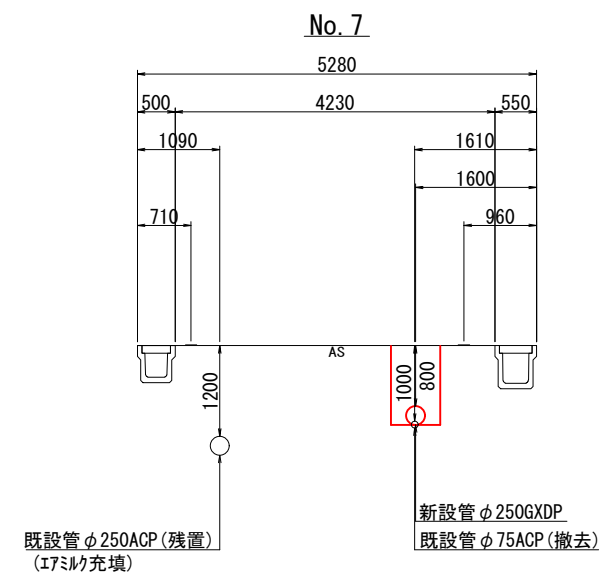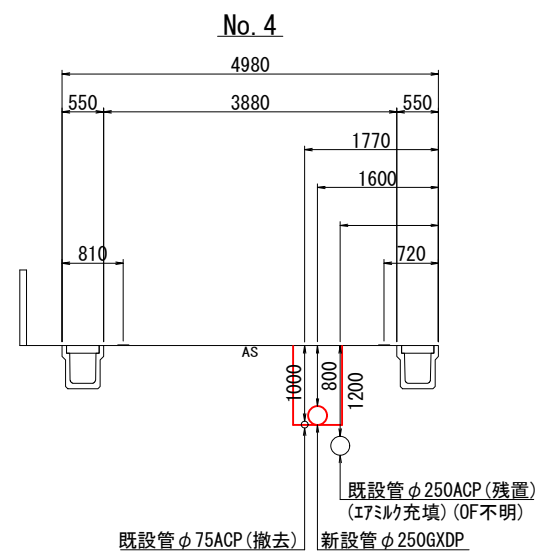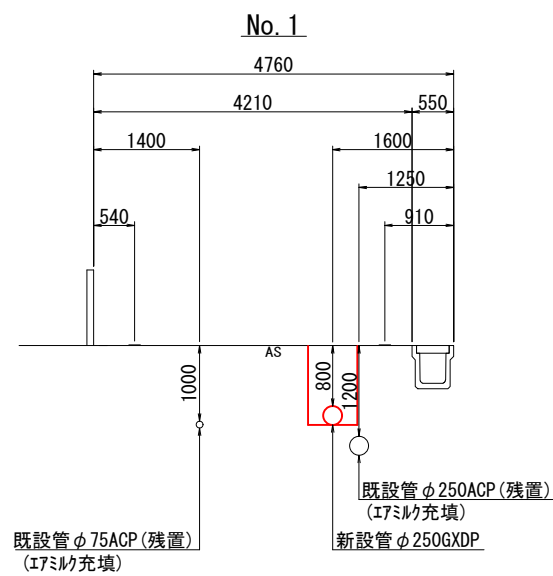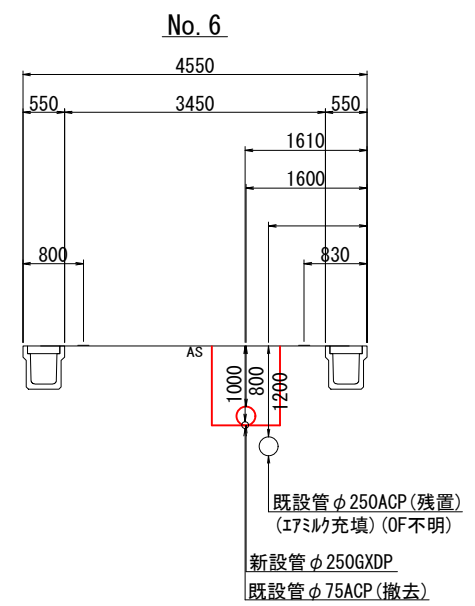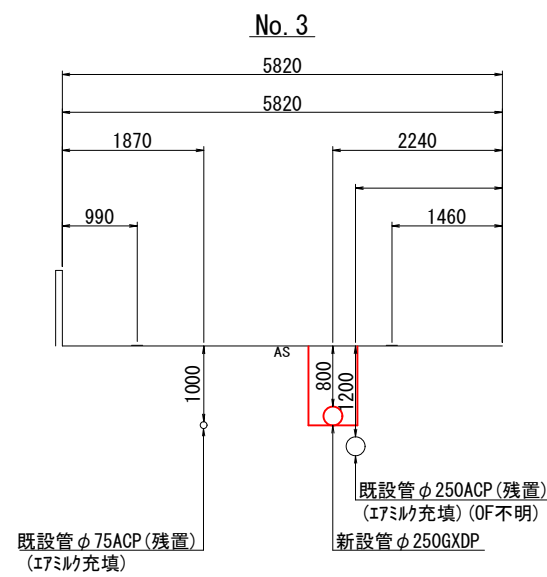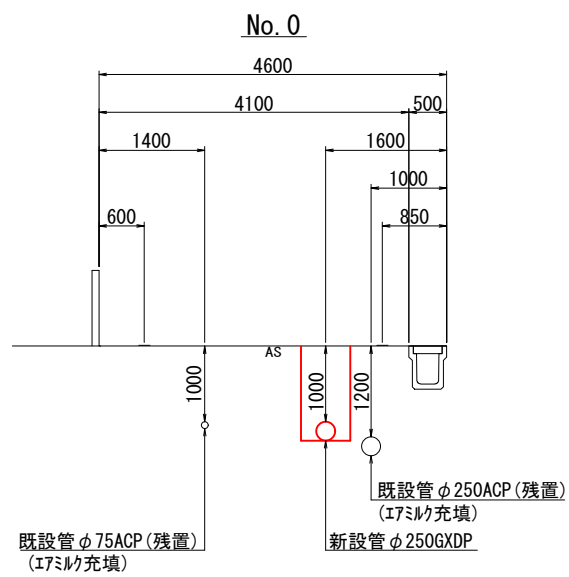


南房総市富浦町原岡地先 配水管布設替工事（防安）			
令和 8 年度			
路 線 名	市道富浦1号線・同原岡8号線・法定外道路		
工事箇所	南房総市富浦町原岡874番1地先		
図面種別	横断図(1)		
図面番号	全 1 3 葉の内第 5 号		
縮 尺	図 示	内容表示	
安房郡市広域市町村圏事務組合水道部			
課 長		設計者氏名	

横断図 S=1:100

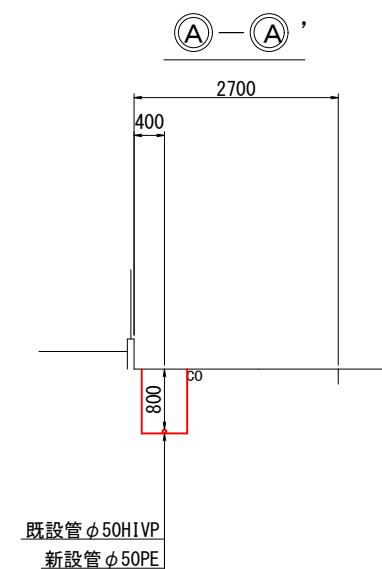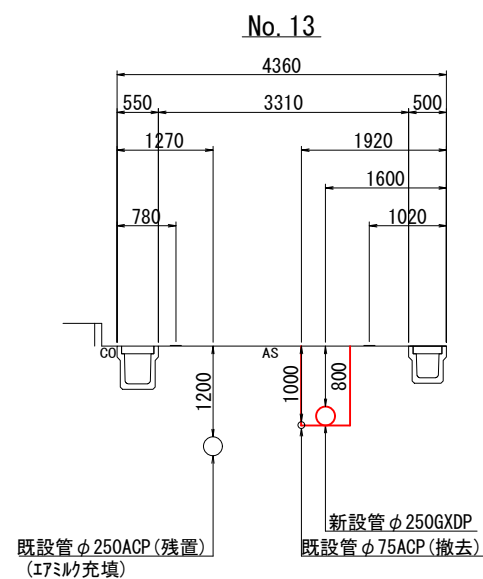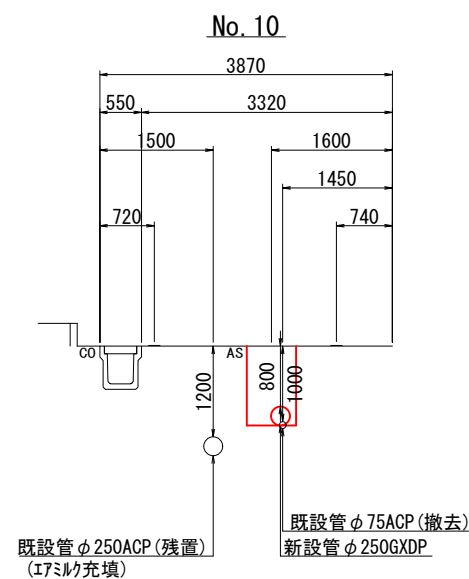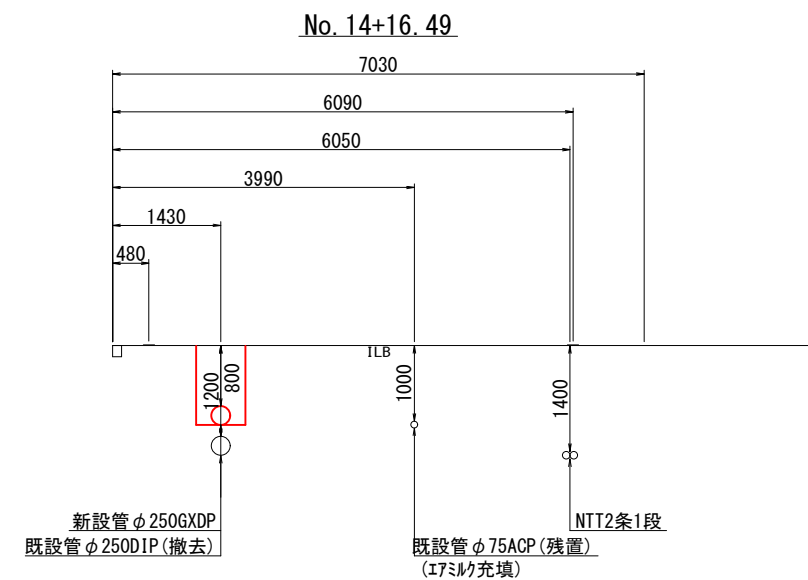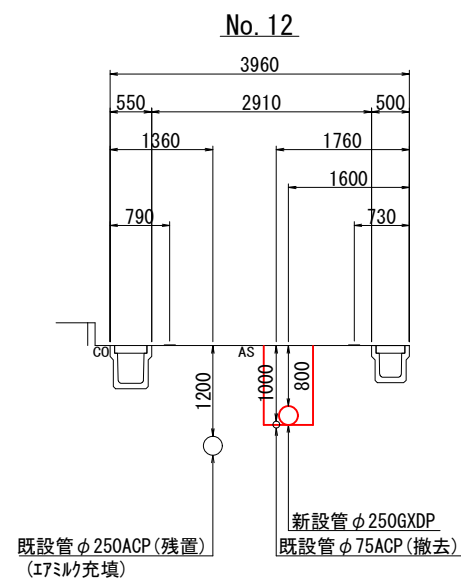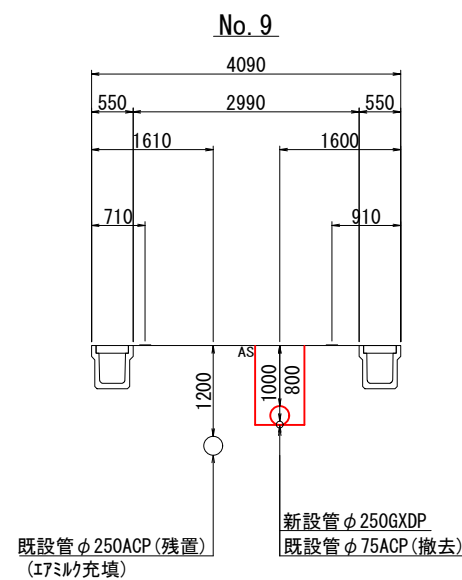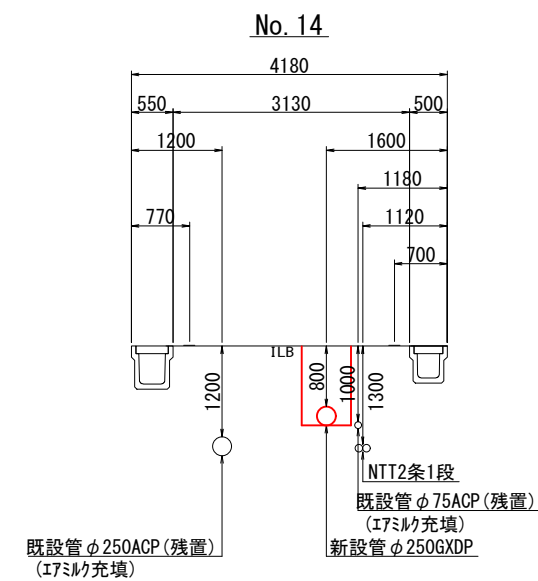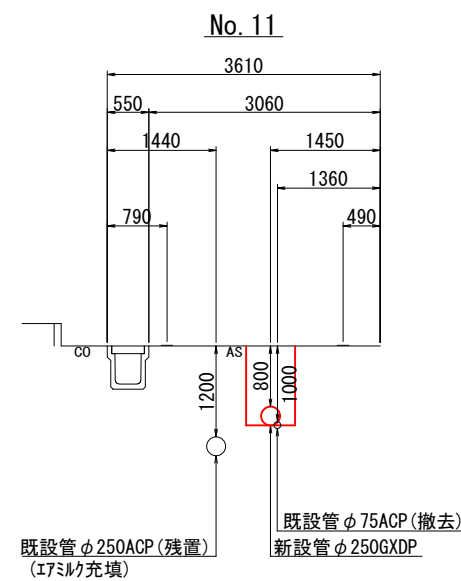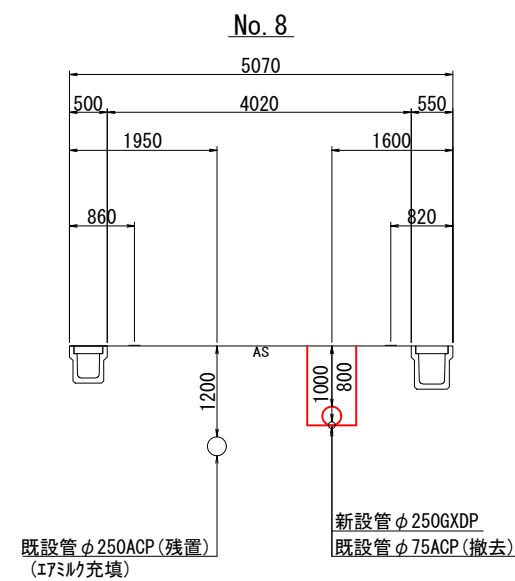

南房総市富浦町原岡地先 配水管布設替工事 (防安)			
令和 8 年度			
路 線 名	市道富浦1号線・同原岡8号線・法定外道路		
工事箇所	南房総市富浦町原岡874番1地先		
図面種別	横断図(2)		
図面番号	全 13 葉の内第 6 号		
縮 尺	図 示	内容表示	
安房郡市広域市町村圏事務組合水道部			
課 長		設計者氏名	

配管詳細図 S=NONSCALE

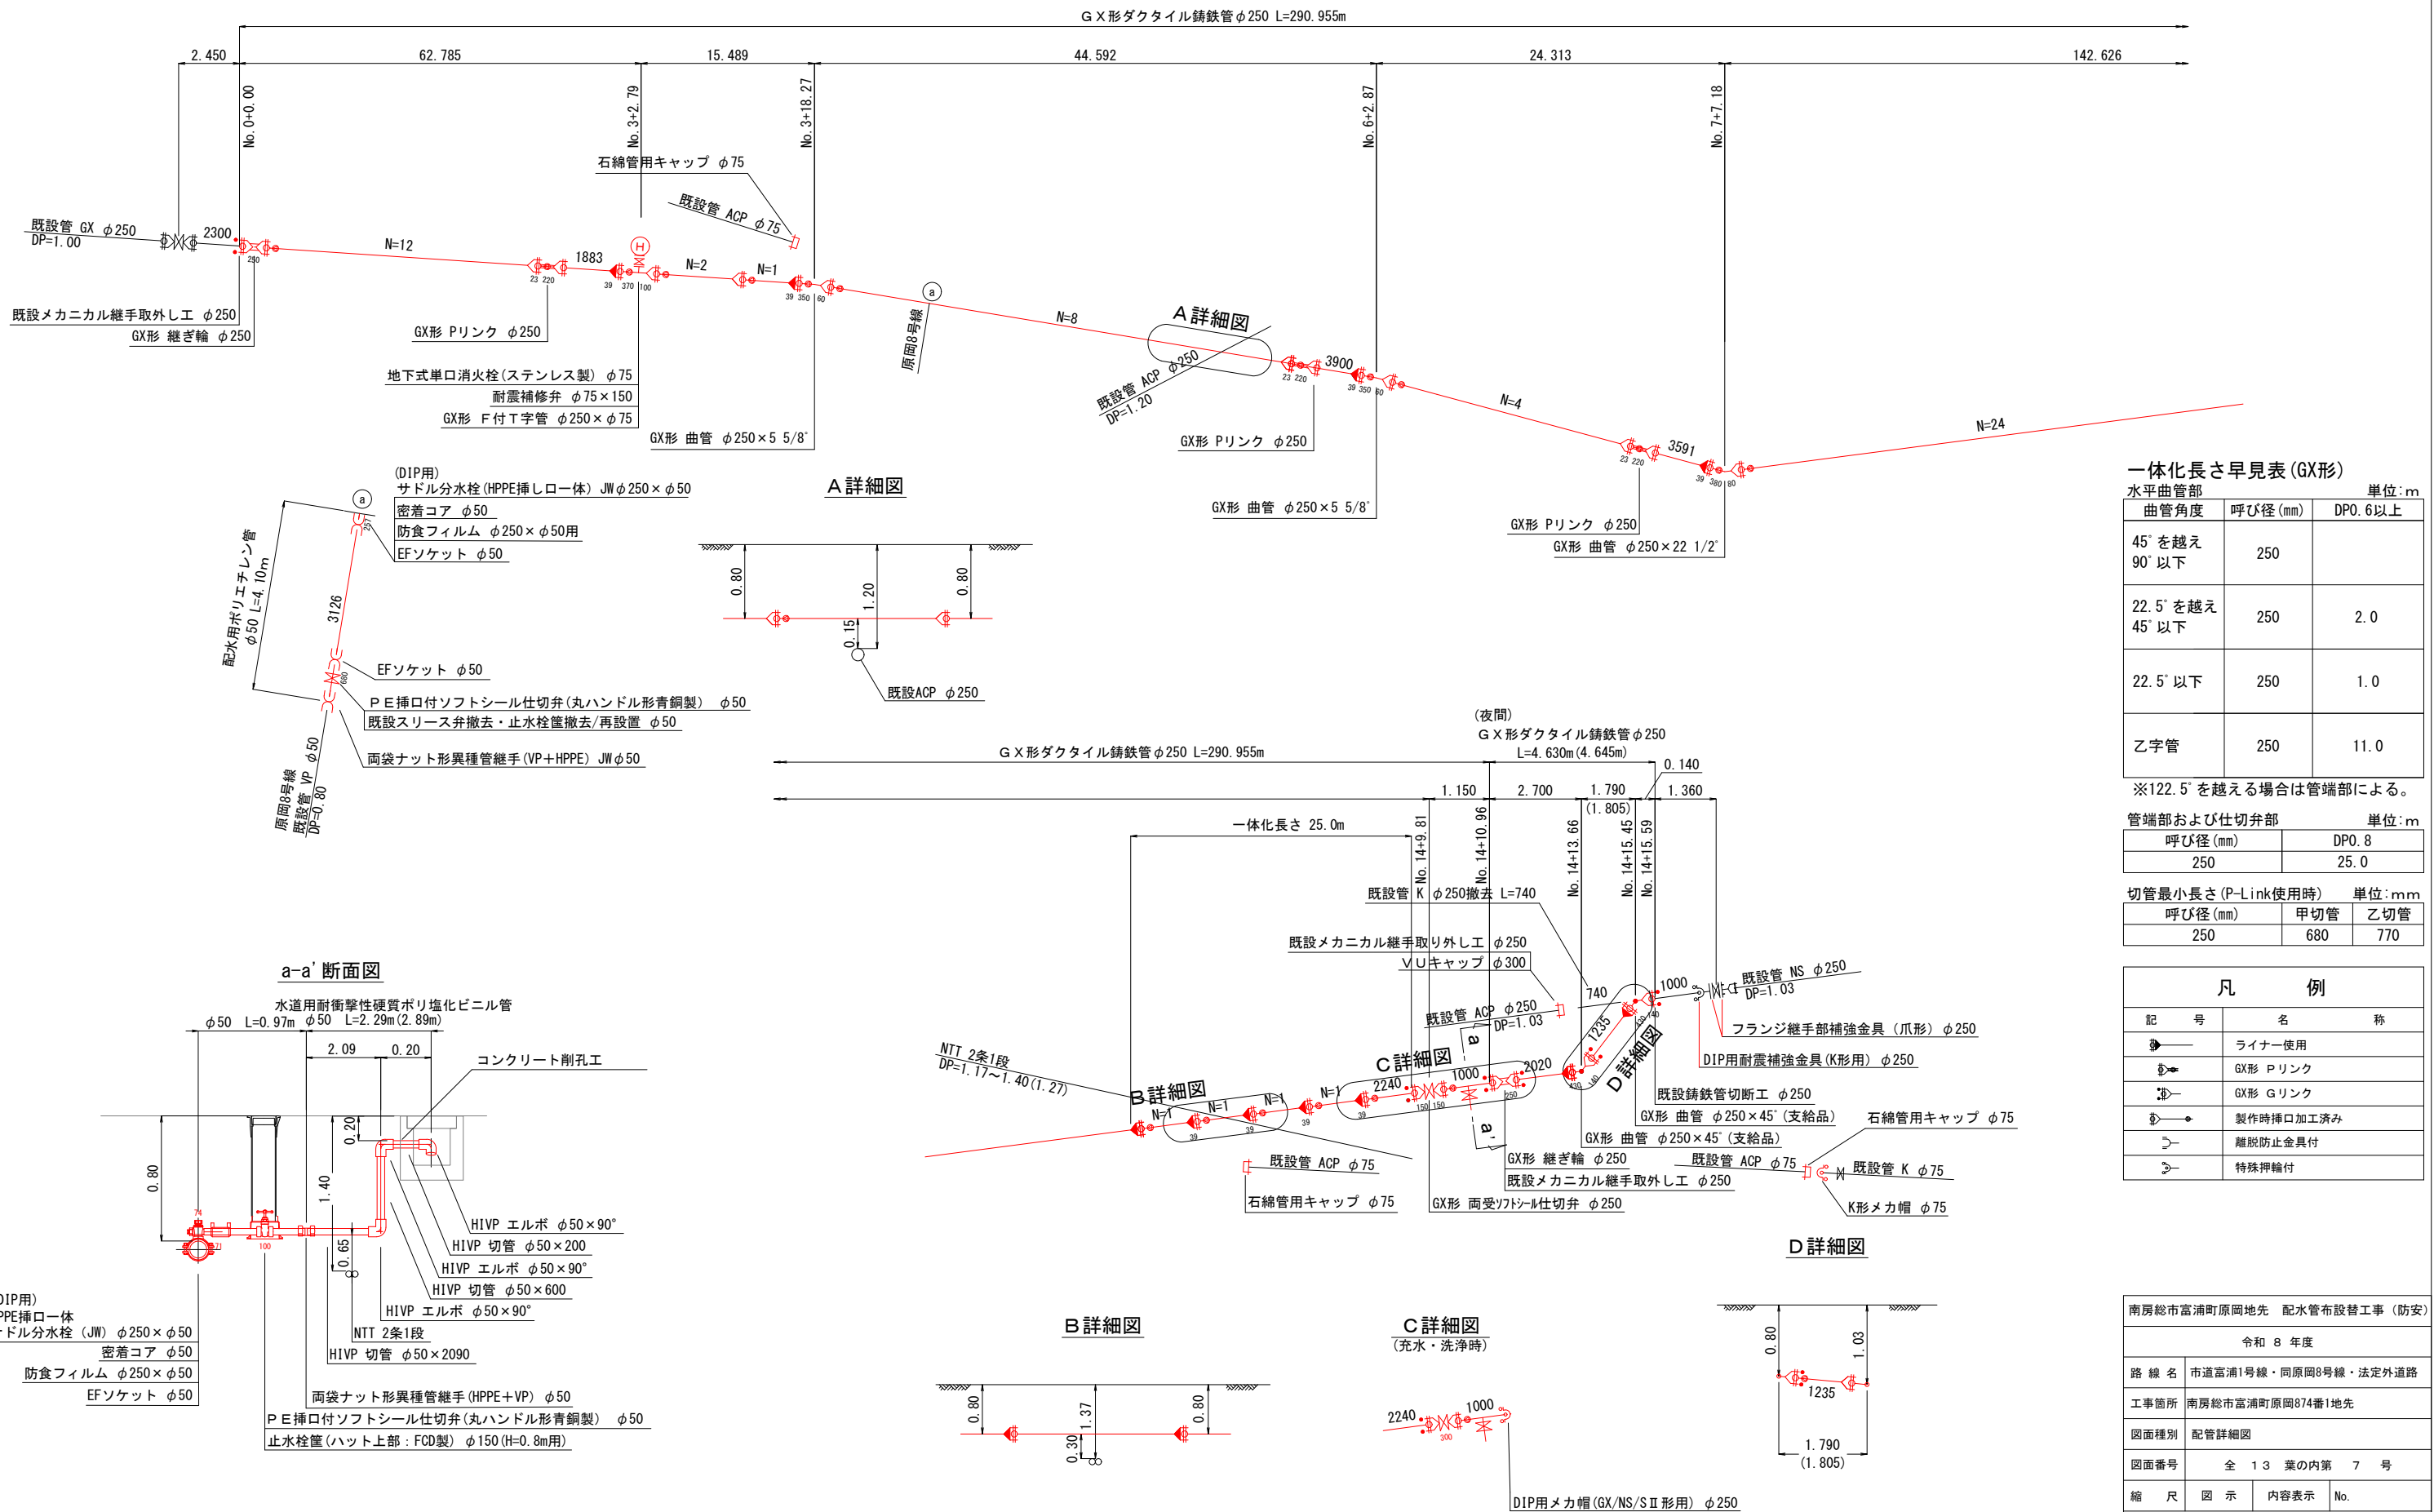

水平曲管部		単位: m
曲管角度	呼び径 (mm)	DP0. 6以上
45° を越え 90° 以下	250	
22. 5° を越え 45° 以下	250	2. 0
22. 5° 以下	250	1. 0
乙字管	250	11. 0

※122.5°を越える場合は管端部による。

管端部および仕切弁部		単位: m
呼び径 (mm)		DP0.8
250		25.0

切管最小長さ (P-Link使用時) 単位:mm




呼び径 (mm)	甲切管	乙切管
250	680	770

凡 例	
記 号	名 称
	ライナー使用
	GX形 プリンク
	GX形 Gリンク
	製作時挿口加工済み
	離脱防止金具付
	特殊押輸付

南房総市富浦町原岡地先 配水管布設替工事（防災）			
令和 8 年度			
路線名	市道富浦1号線・同原岡8号線・法定外道路		
工事箇所	南房総市富浦町原岡874番1地先		
図面種別	配管詳細図		
図面番号	全 1 3 葉の内第 7 号		
縮 尺	図 示	内容表示	No.
安房郡市広域市町村圏事務組合水道部			
課 長	設計者氏名		




道路復旧標準図 S=1:40

アスファルト舗装
(富浦1号線)

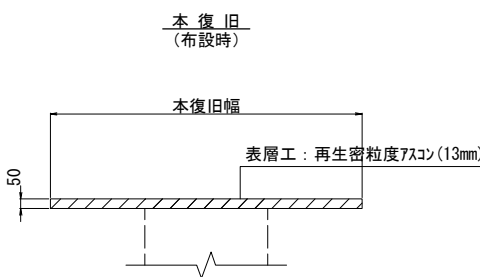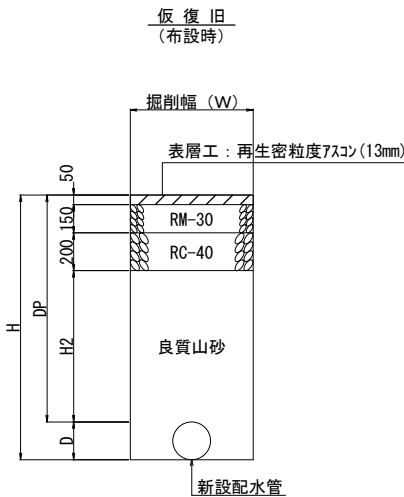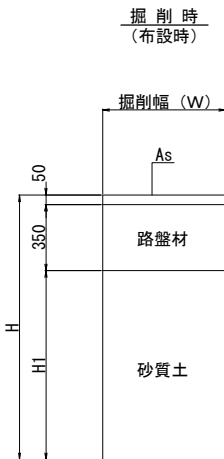

口径	DP	D	W	H	H1	H2
φ50	800	63	600	863	463	400
φ250	800	271	650	1071	671	400




インターロッキングブロック舗装部
(富浦1号線)

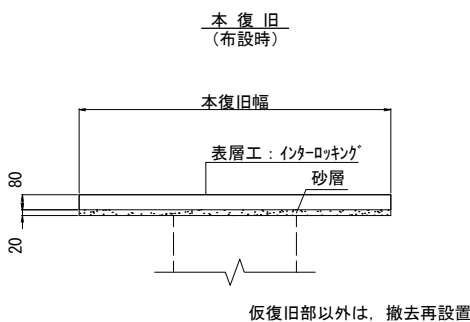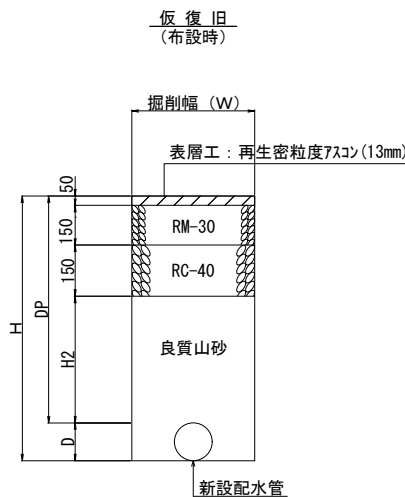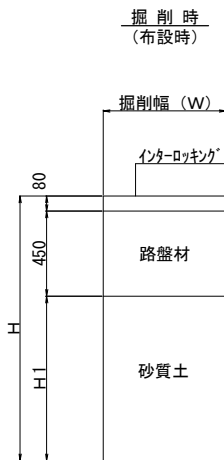

口径	DP	D	W	H	H1	H2
φ50	800	63	600	863	333	450
φ250	800	271	650	1071	541	450
φ250	1000	271	650	1271	741	650




(夜間)

アスファルト舗装
(法定外道路)

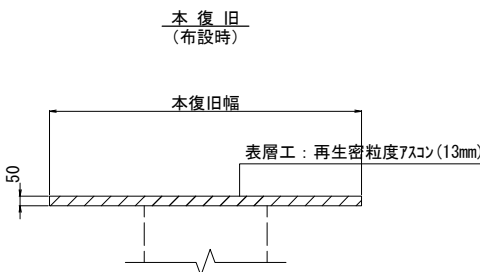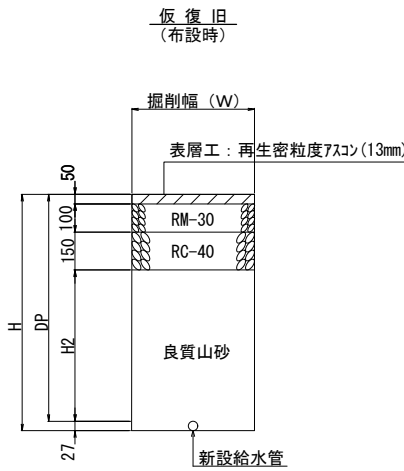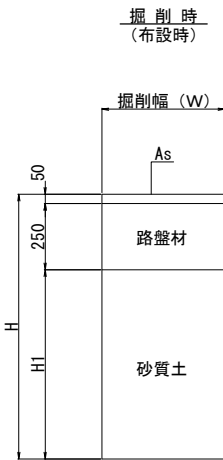

口径	DP	W	H	H1	H2
φ20	600	600	627	327	300


コンクリート舗装
(原岡8号線)

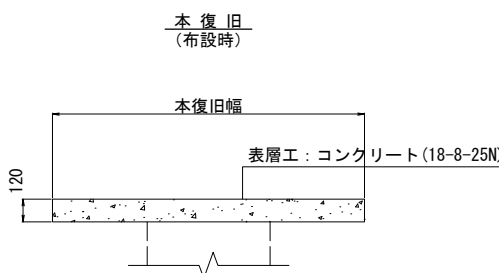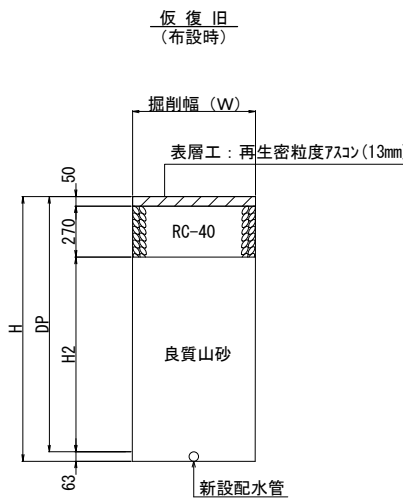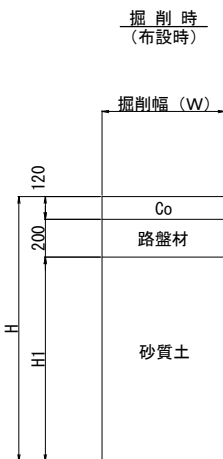


口径	DP	W	H	H1	H2
φ50	800	600	863	543	480

南房総市富浦町原岡地先 配水管布設替工事（防安）			
令和 8 年度			
路線名	市道富浦1号線・同原岡8号線・法定外道路		
工事箇所	南房総市富浦町原岡874番1地先		
図面種別	道路復旧標準図		
図面番号	全 13 葉の内第 8 号		
縮尺	図示	内容表示	No.
安房郡市広域市町村圏事務組合水道部			
課長		設計者氏名	


消火栓室設置標準図 S=NONSCALE

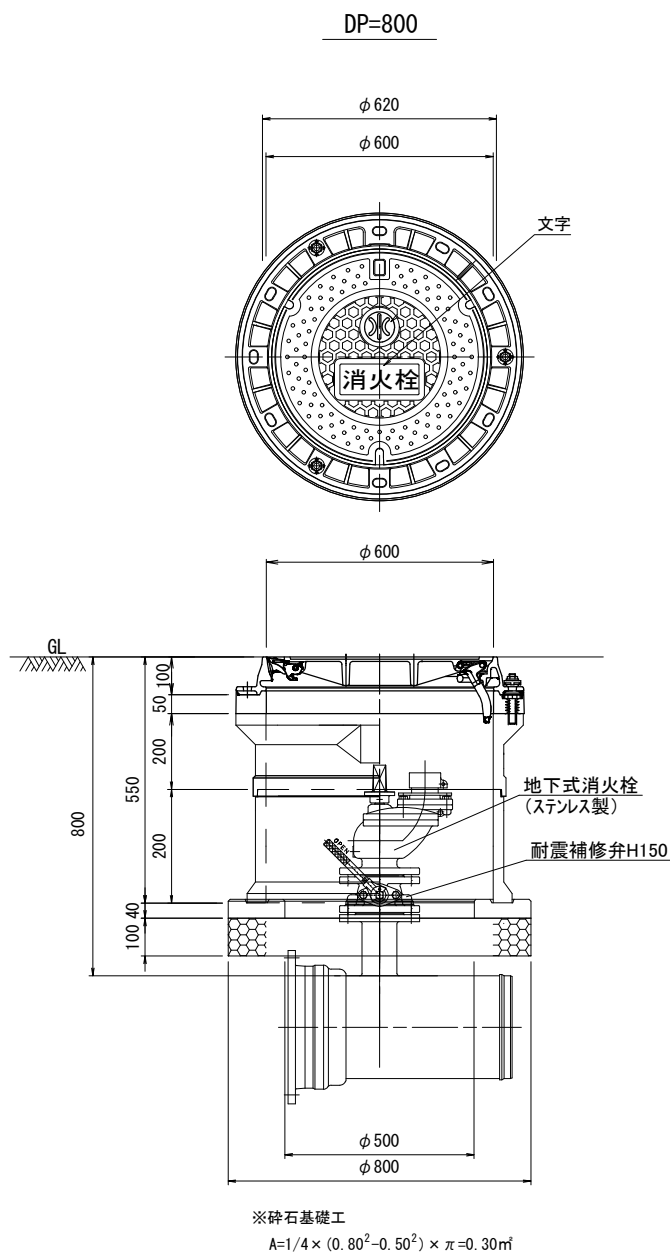

仕切弁筐設置標準図 S=NONSCALE

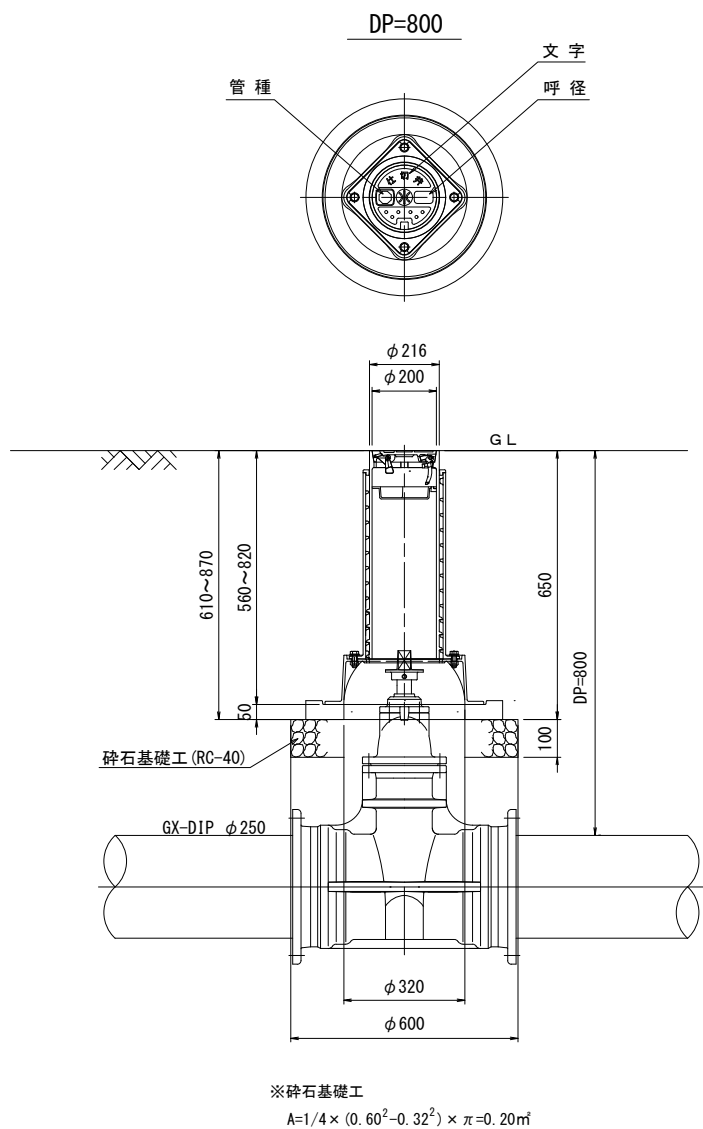


鑄鉄管明示テープ貼付要領標準図 S=NONSCALE

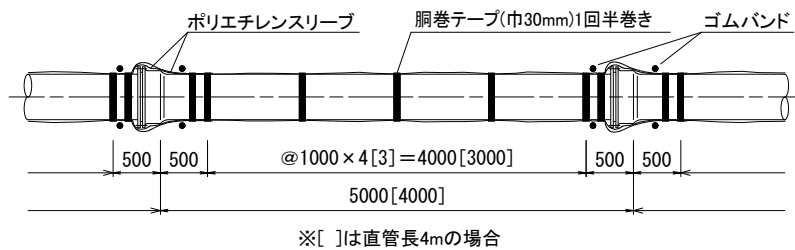

南房総市富浦町原岡地先 配水管布設替工事（防安）			
令和 8 年度			
路線名	市道富浦1号線・同原岡8号線・法定外道路		
工事箇所	南房総市富浦町原岡874番1地先		
図面種別	消火栓設置詳細図、仕切弁筐設置詳細図、 鑄鉄管明示テープ貼付要領標準図		
図面番号	全 13 葉の内第 9 号		
縮尺	図示	内容表示	No.
安房郡市広域市町村圏事務組合水道部			
課長		設計者氏名	

給水切替平面図 S=1:500

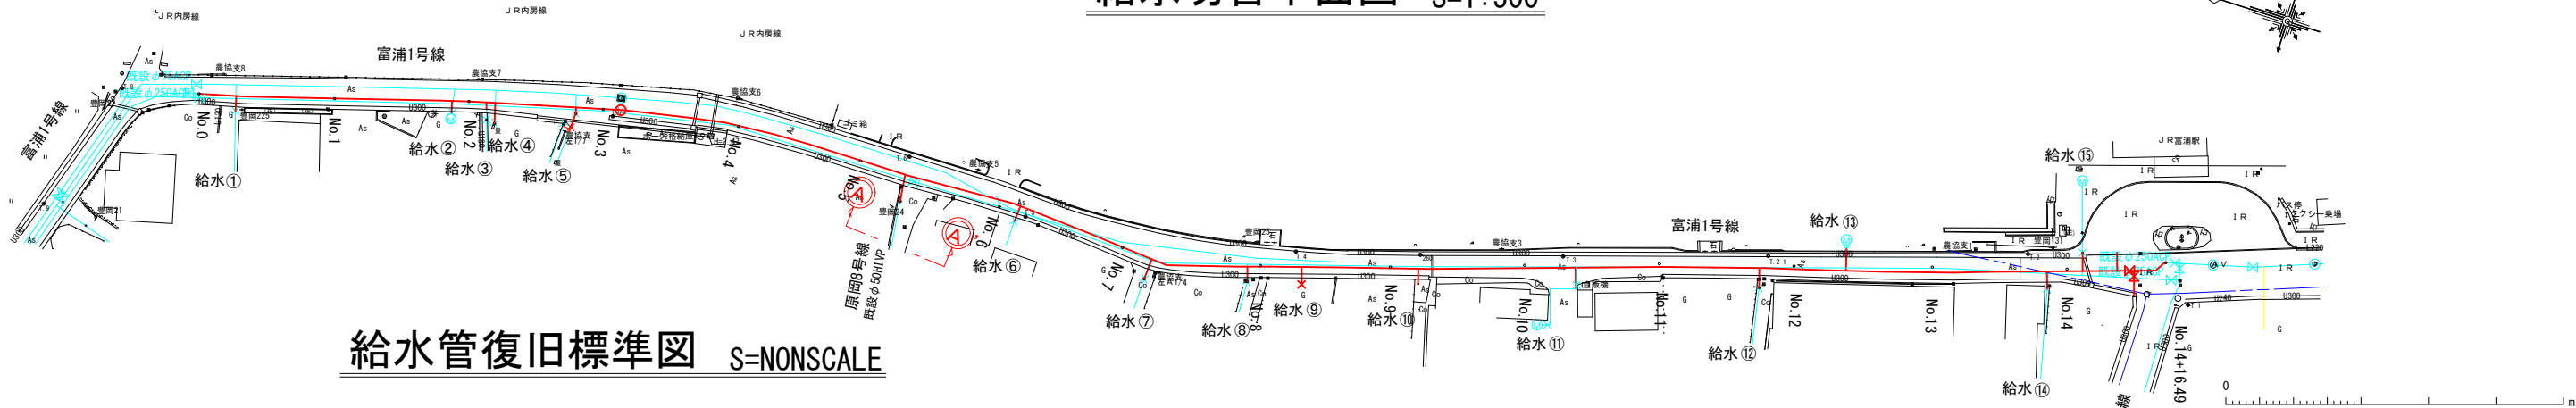



給水管復旧標準図 S=NONSCALE

市道1・2級 アスファルト舗装 (富浦1号線)

インターロッキング舗装部 (富浦1号線)


給水管切替標準図 s=NONSCALE

公道内切替標準図 s=NONSCALE

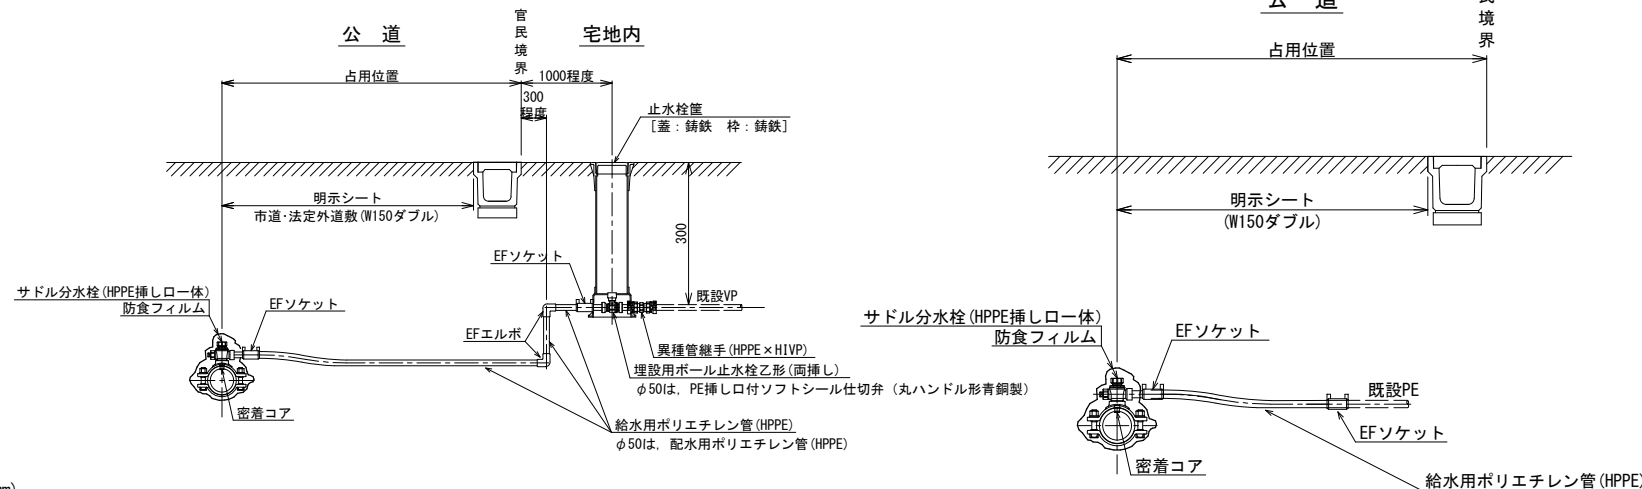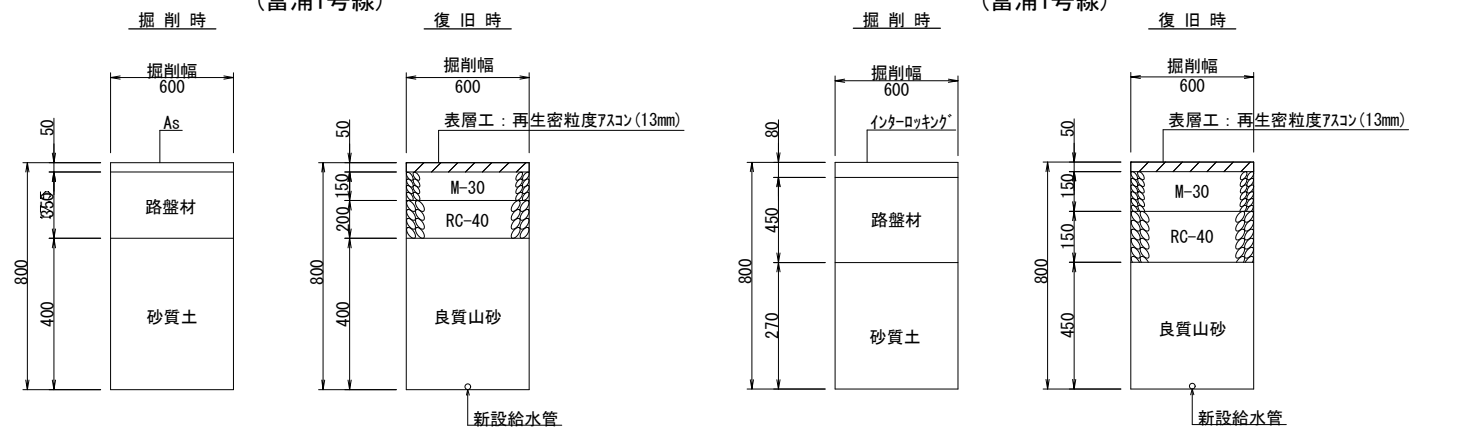


アスファルト舗装 (法定外道路)

宅内アスファルト舗装

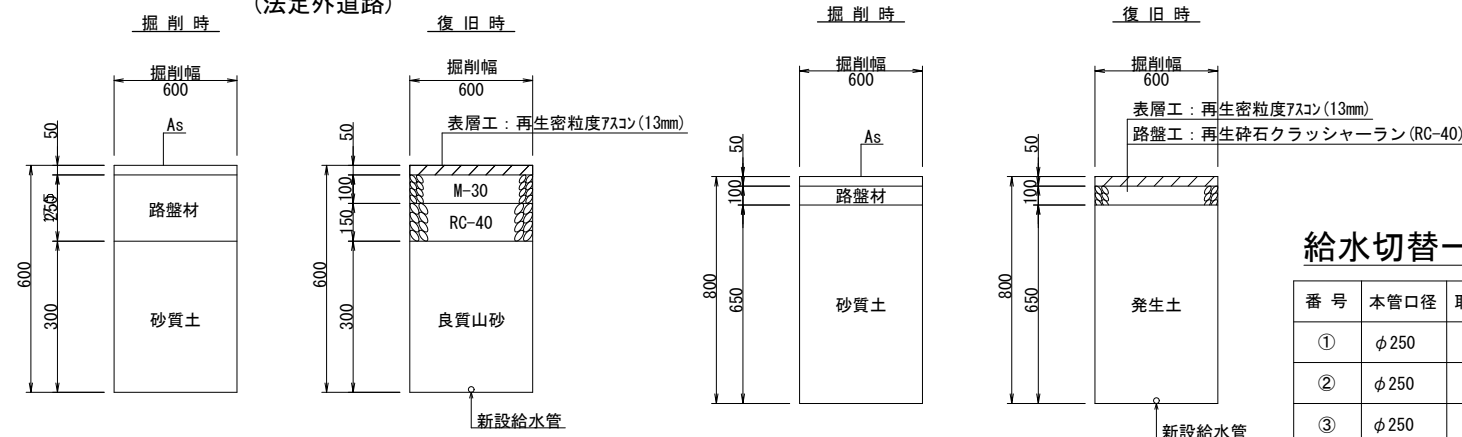

宅内コンクリート舗装

宅内土

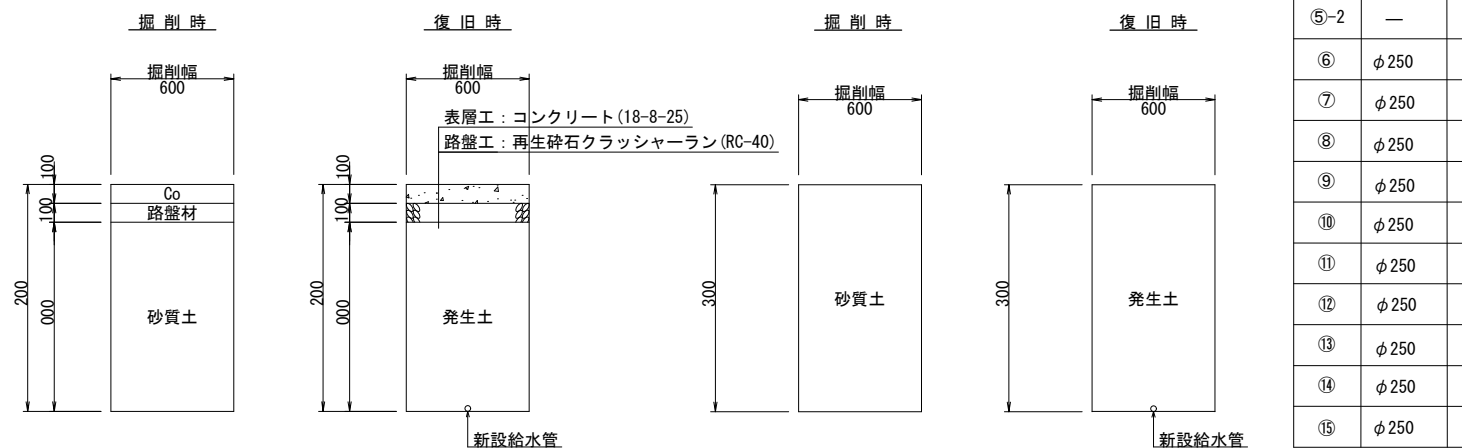


給水切替一覧表

番 号	本管口径	取出口径	既設管		管路延長		道路土工延長				U字溝	宅内舗装	備考
			土被り	管種	口径	HPPE	HIVP	市道As	法定外道路	インターロッキング	宅内		
①	φ250	φ20	0.30	VP	φ20	3.03	—	1.04	—	—	1.00	土	
②	φ250	φ20	0.30	VP	φ16	3.03	—	1.04	—	—	1.00	土	
③	φ250	φ20	0.80	HPPE	φ20	1.00	—	1.04	—	—	—	—	公道内切替
④	φ250	φ20	0.30	VP	φ20	3.03	—	1.04	—	—	1.00	土	
⑤-1	φ250	φ50	0.30	VP	φ30	4.73	0.30 (φ30)	2.10	—	—	1.40	—	7スファルト
⑤-2	—	φ20	0.30	VD	φ20	—	3.10	—	—	—	1.60	—	7スファルト
⑥	φ250	φ20	0.30	VP	φ20	3.08	—	1.04	—	—	1.00	0.56	土
⑦	φ250	φ50	0.60	VP	φ30	2.86	0.80 (φ30)	1.04	—	—	1.80	0.56	コンクリート 私有
⑧	φ250	φ20	0.60	VP	φ25	2.73	—	1.04	1.50	—	—	0.56	7スファルト 法定外道路
⑨	φ250	φ20	0.30	VP	φ16	3.03	—	1.04	—	—	1.00	0.56	土
⑩	φ250	φ25	0.30	VP	φ25	3.07	—	1.04	—	—	1.00	0.56	7スファルト
⑪	φ250	φ20	0.80	VP	φ16	3.03	0.50	1.60	—	—	1.30	—	7スファルト
⑫	φ250	φ20	0.30	VP	φ16	3.03	—	1.10	—	—	1.00	0.56	コンクリート
⑬	φ250	φ20	0.30	VP	φ20	4.03	0.60	2.04	—	—	1.50	0.56	土
⑭	φ250	φ50	0.30	VP	φ40	3.33	—	—	—	1.10	1.00	0.56	コンクリート
⑮	φ250	φ50	0.80	VP	φ30	4.23	—	—	—	1.90	1.00	0.56	インターロッキング


南房総市富浦町原岡地先 配水管布設替工事 (防安)			
令和8年度			
路 線 名	市道富浦1号線・同原岡8号線・法定外道路		
工事箇所	南房総市富浦町原岡874番1地先		
図面種別	給水切替平面図		
図面番号	全 13 葉の内第 10 号		
縮 尺	図 示	内容表示	
安房郡市広域市町村圏事務組合水道部			
課 長		設計者氏名	

仮配管平面図 S=1:500

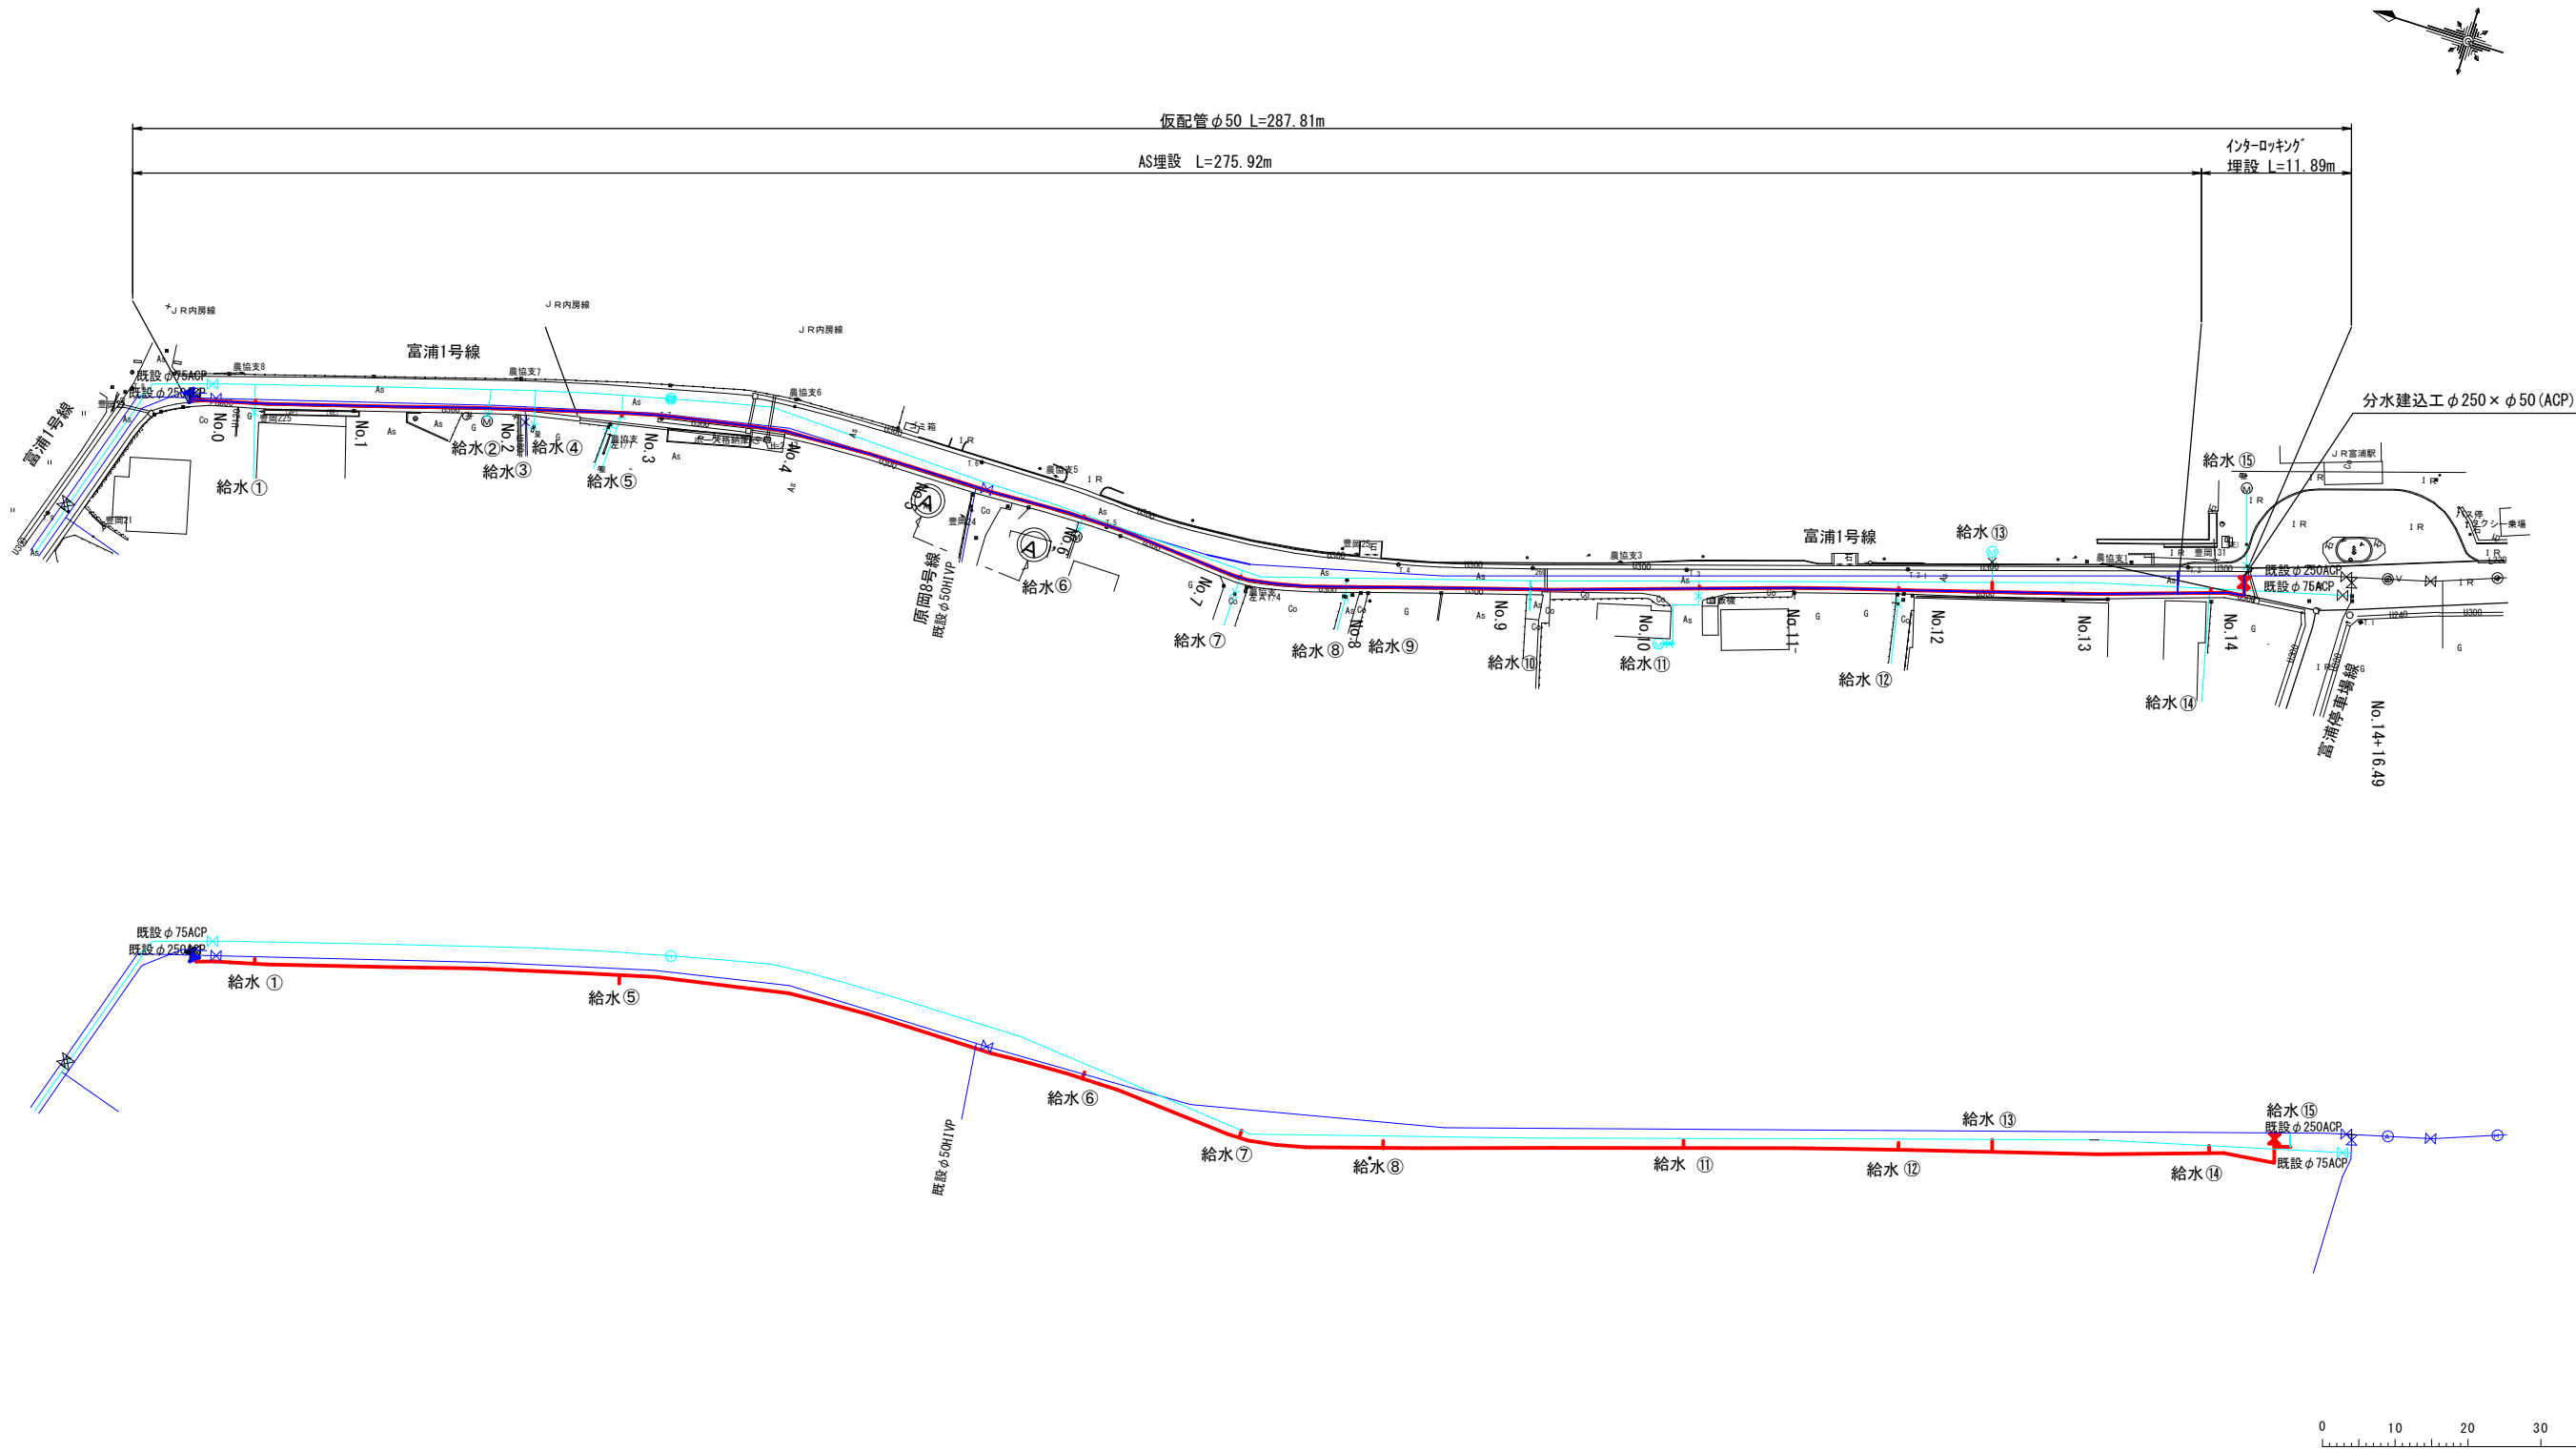

南房総市富浦町原岡地先 配水管布設替工事（防安）			
令和8年度			
路線名	市道富浦1号線・同原岡8号線・法定外道路		
工事箇所	南房総市富浦町原岡874番1地先		
図面種別	仮配管平面図		
図面番号	全 13 葉の内第 11 号		
縮尺	1:500	内容表示	
安房郡市広域市町村圏事務組合水道部			
課長		設計者氏名	

仮給水布設標準図 S=NONSCALE

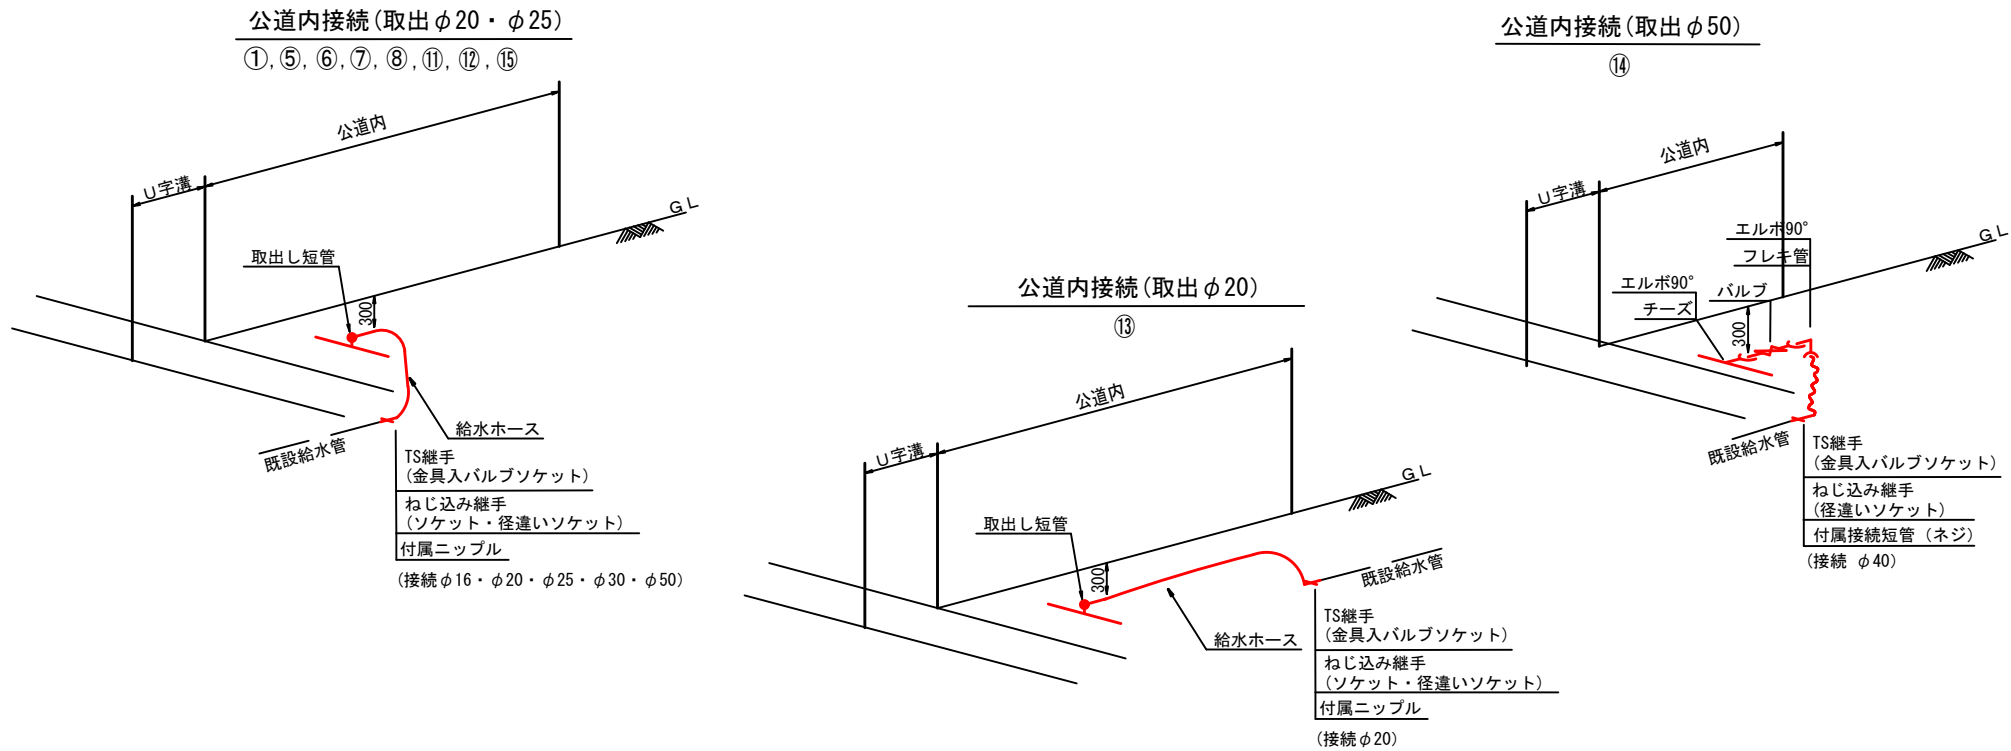


仮給水切替一覧表

仮給水切替一覧表


番 号	仮配管口径	仮給水口径	既設管			公道埋設延長		備考
			土被り	管種	口径	市道As	インターロッキング	
①	φ50	φ20	0.80	VP	φ16	1.00	—	公道内接続
②	—	—	—	—	—	—	—	仮給水接続なし
③	—	—	—	—	—	—	—	仮給水接続なし
④	—	—	—	—	—	—	—	仮給水接続なし
⑤	φ50	φ25	0.80	VP	φ30	1.00	—	公道内接続
⑥	φ50	φ20	0.80	HIVP	φ20	1.00	—	公道内接続
⑦	φ50	φ25	0.80	VP	φ30	1.00	—	公道内接続
⑧	φ50	φ20	0.80	VP	φ20	1.00	—	公道内接続
⑨	—	—	—	—	—	—	—	仮給水接続なし
⑩	—	—	—	—	—	—	—	仮給水接続なし
⑪	φ50	φ20	0.80	VP	φ50	1.00	—	公道内接続
⑫	φ50	φ20	0.80	VP	φ16	1.00	—	公道内接続
⑬	φ50	φ20	0.80	HIVP	φ20	2.00	—	公道内接続
⑭	φ50	φ50	0.80	VP	φ40	—	1.00	公道内接続
⑮	φ50	φ25	0.80	VP	φ30	—	1.00	公道内接続

仮配管復旧標準図 S=NONSCALE

分水部


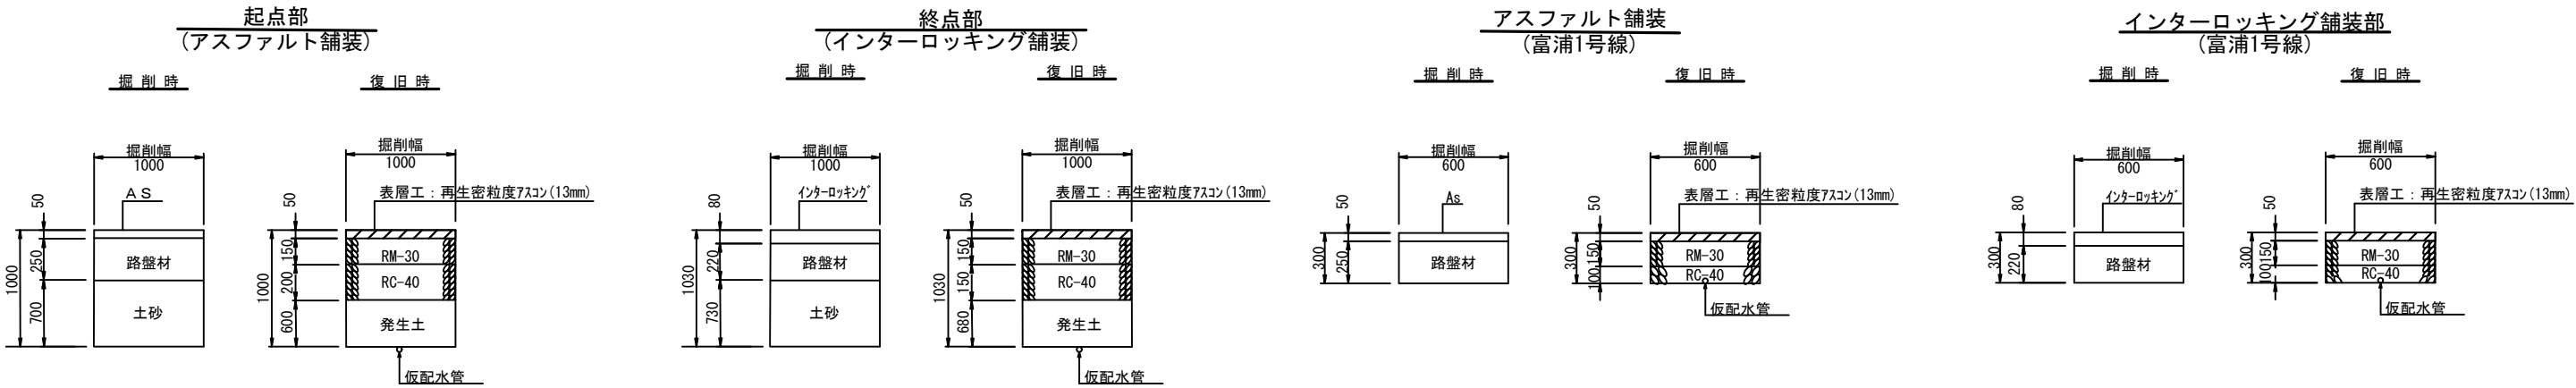


仮給水管

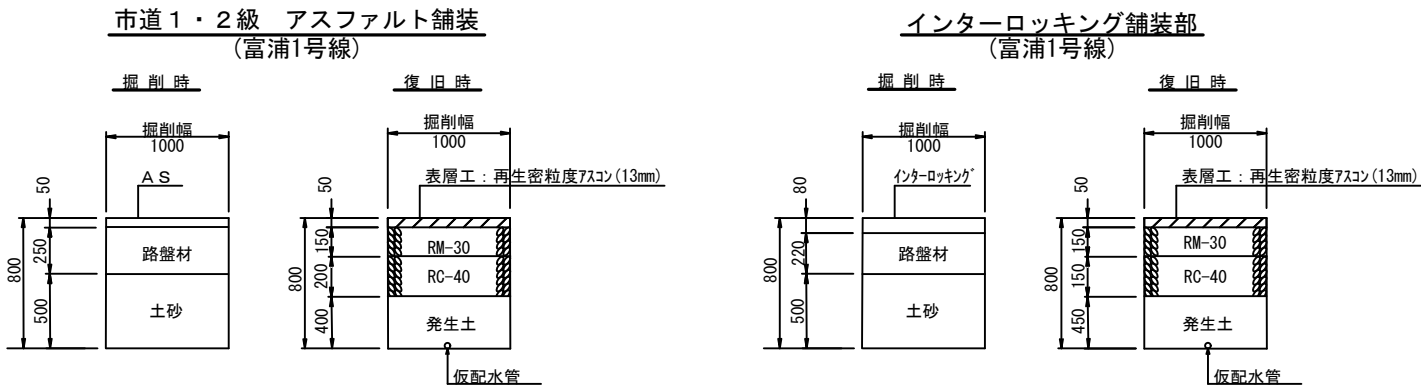


南房総市富浦町原岡地先 配水管布設替工事 (防安)			
令和8年度			
路 線 名	市道富浦1号線・同原岡8号線・法定外道路		
工事箇所	南房総市富浦町原岡 8 7 4 番1地先		
図面種別	仮配管布設標準図		
図面番号	全 1 3 葉の内第 1 2 号		
縮 尺	図 示	内 容 表 示	
安房郡市広域市町村圏事務組合水道部			
課 長		設計者氏名	

本復旧平面図 S=1:500

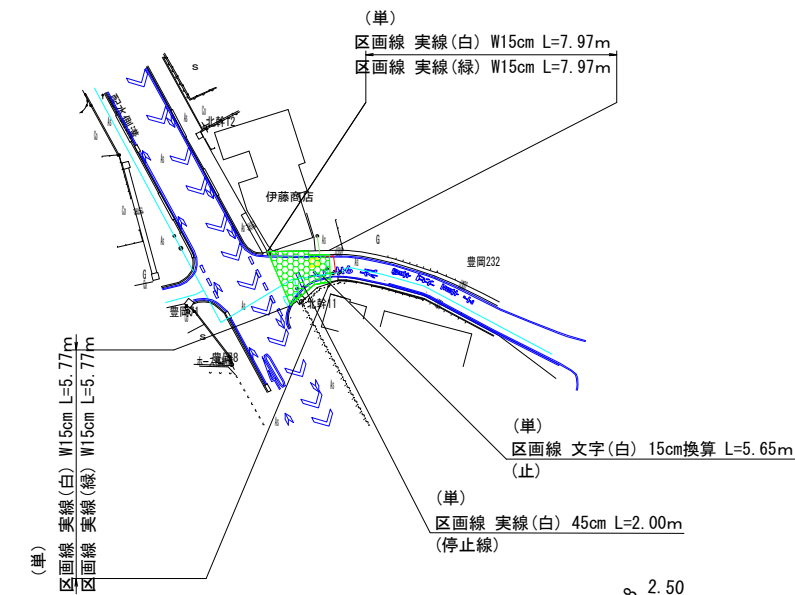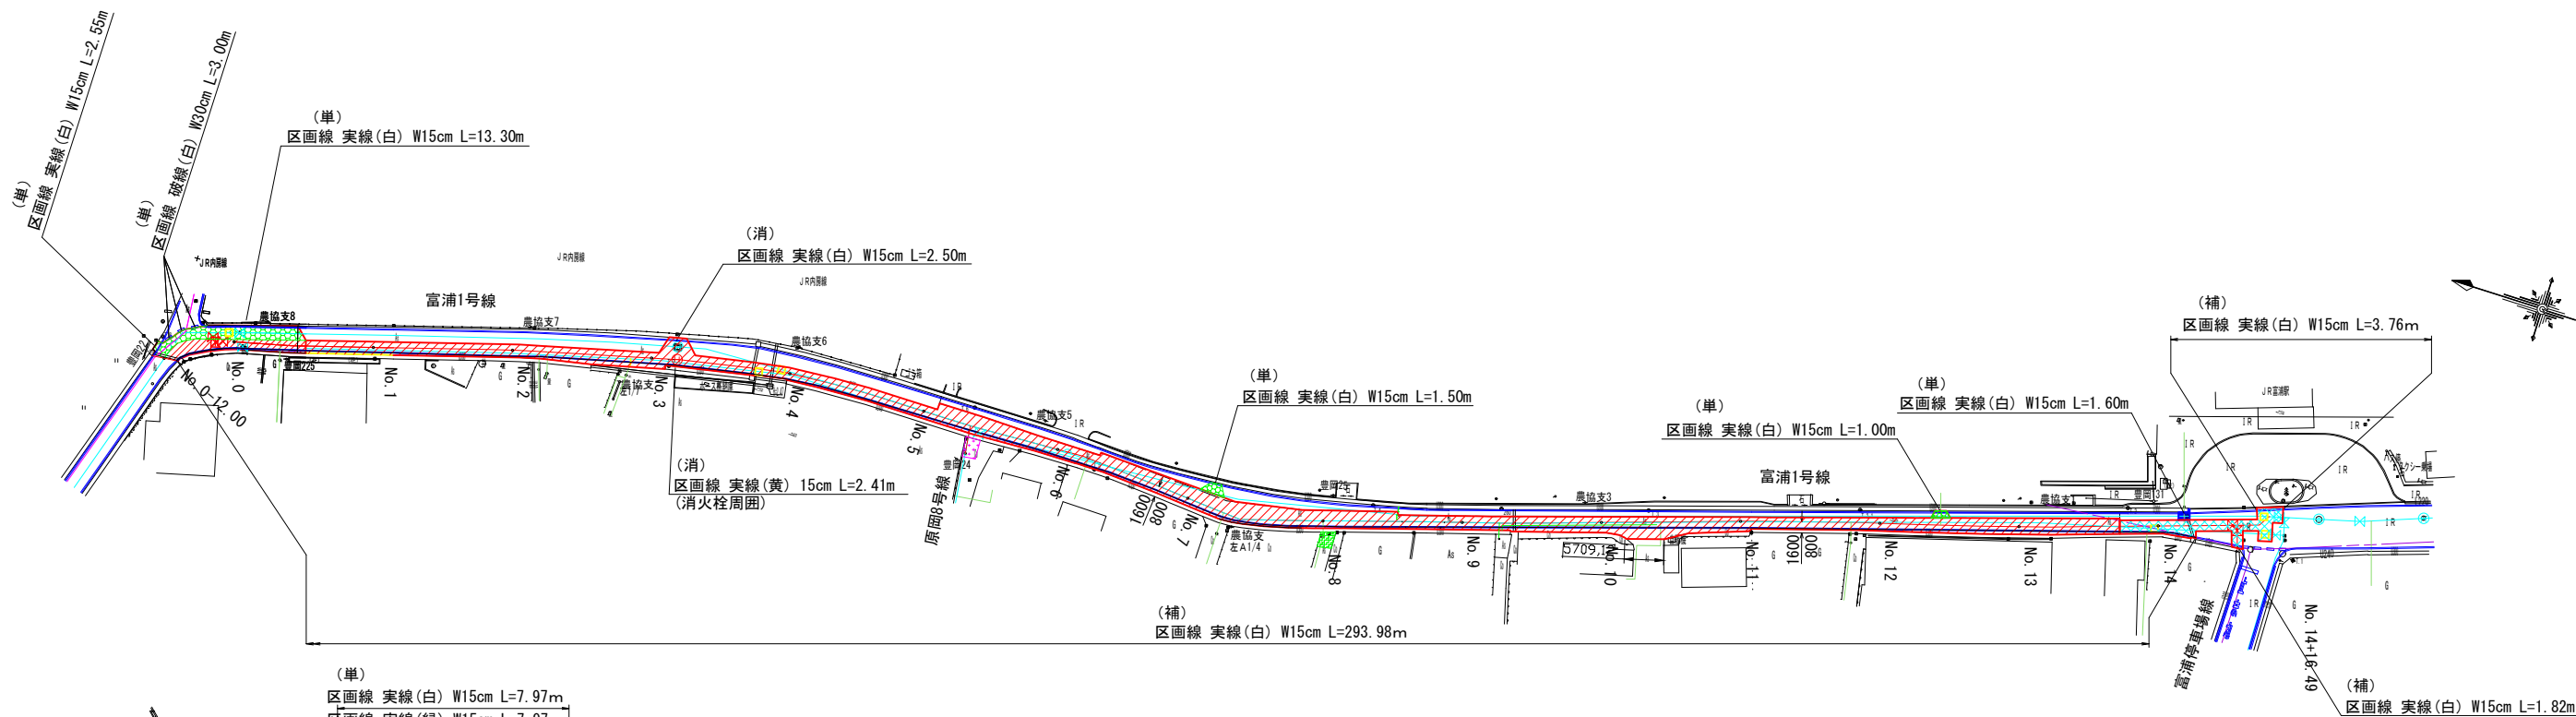

全体復旧図

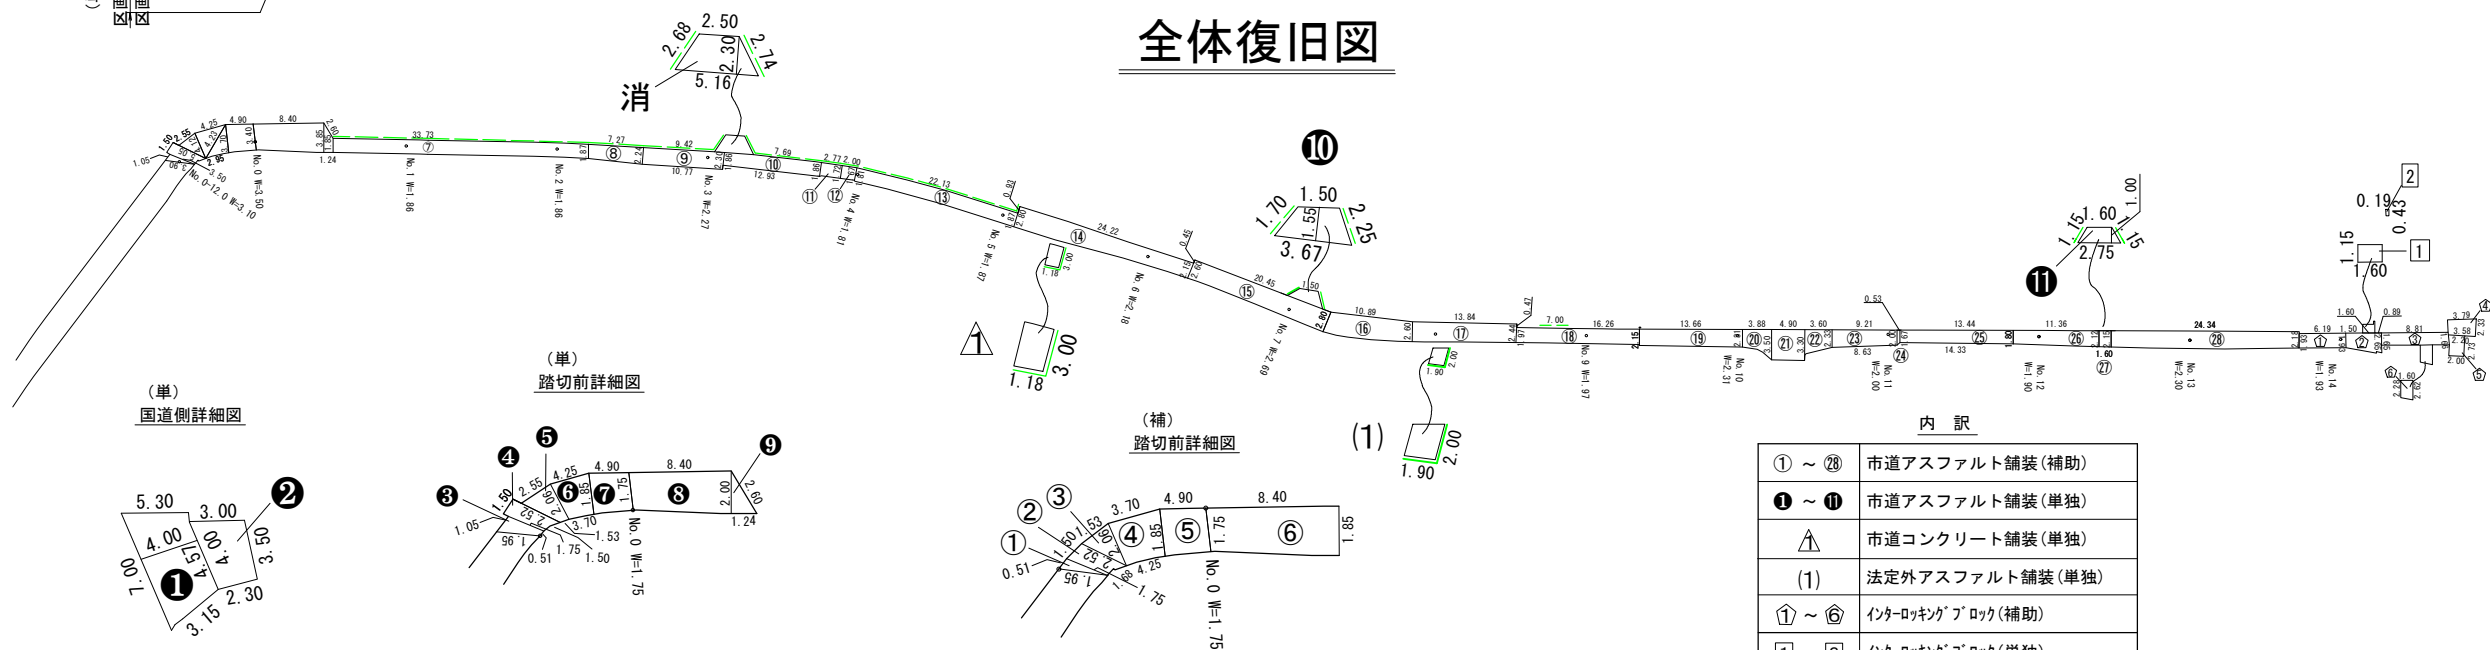

凡 例	
	市道アスファルト舗装(補助)
	市道アスファルト舗装(単独)
	市道コンクリート舗装(単独)
	法定外アスファルト舗装(単独)
	インターロッキングブロック(補助)
	インターロッキングブロック(単独)

南房総市富浦町原岡地先 配水管布設替工事 (防安)	
令和8年度	
路線名	市道富浦1号線・同原岡8号線・法定外道路
工事箇所	南房総市富浦町原岡874番1地先
図面種別	本復旧平面図
図面番号	全 13 葉の内 13 号
縮 尺	図 示
内 容	表示
安房郡市広域市町村圏事務組合水道部	
課 長	設計者氏名

内 訳	
① ~ ②⑧	市道アスファルト舗装(補助)
① ~ ①①	市道アスファルト舗装(単独)
△	市道コンクリート舗装(単独)
(1)	法定外アスファルト舗装(単独)
① ~ ⑥	インターロッキングブロック(補助)
① ~ ②	インターロッキングブロック(単独)