 





案 内 図 S=1:5,000

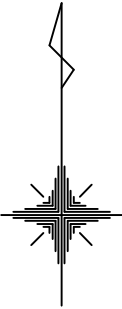

南房総市沓見地先 連絡管布設工事（防安）			
令和 8 年度			
路線名	市道丸山101号線外		
工事箇所	南房総市沓見12番地1先		
図面種別	案 内 図		
図面番号	全 40 葉の内第 1 号		
縮 尺	1:5,000	内容表示	
安房郡市広域市町村圏事務組合 水道部			
課 長		設計者氏名	


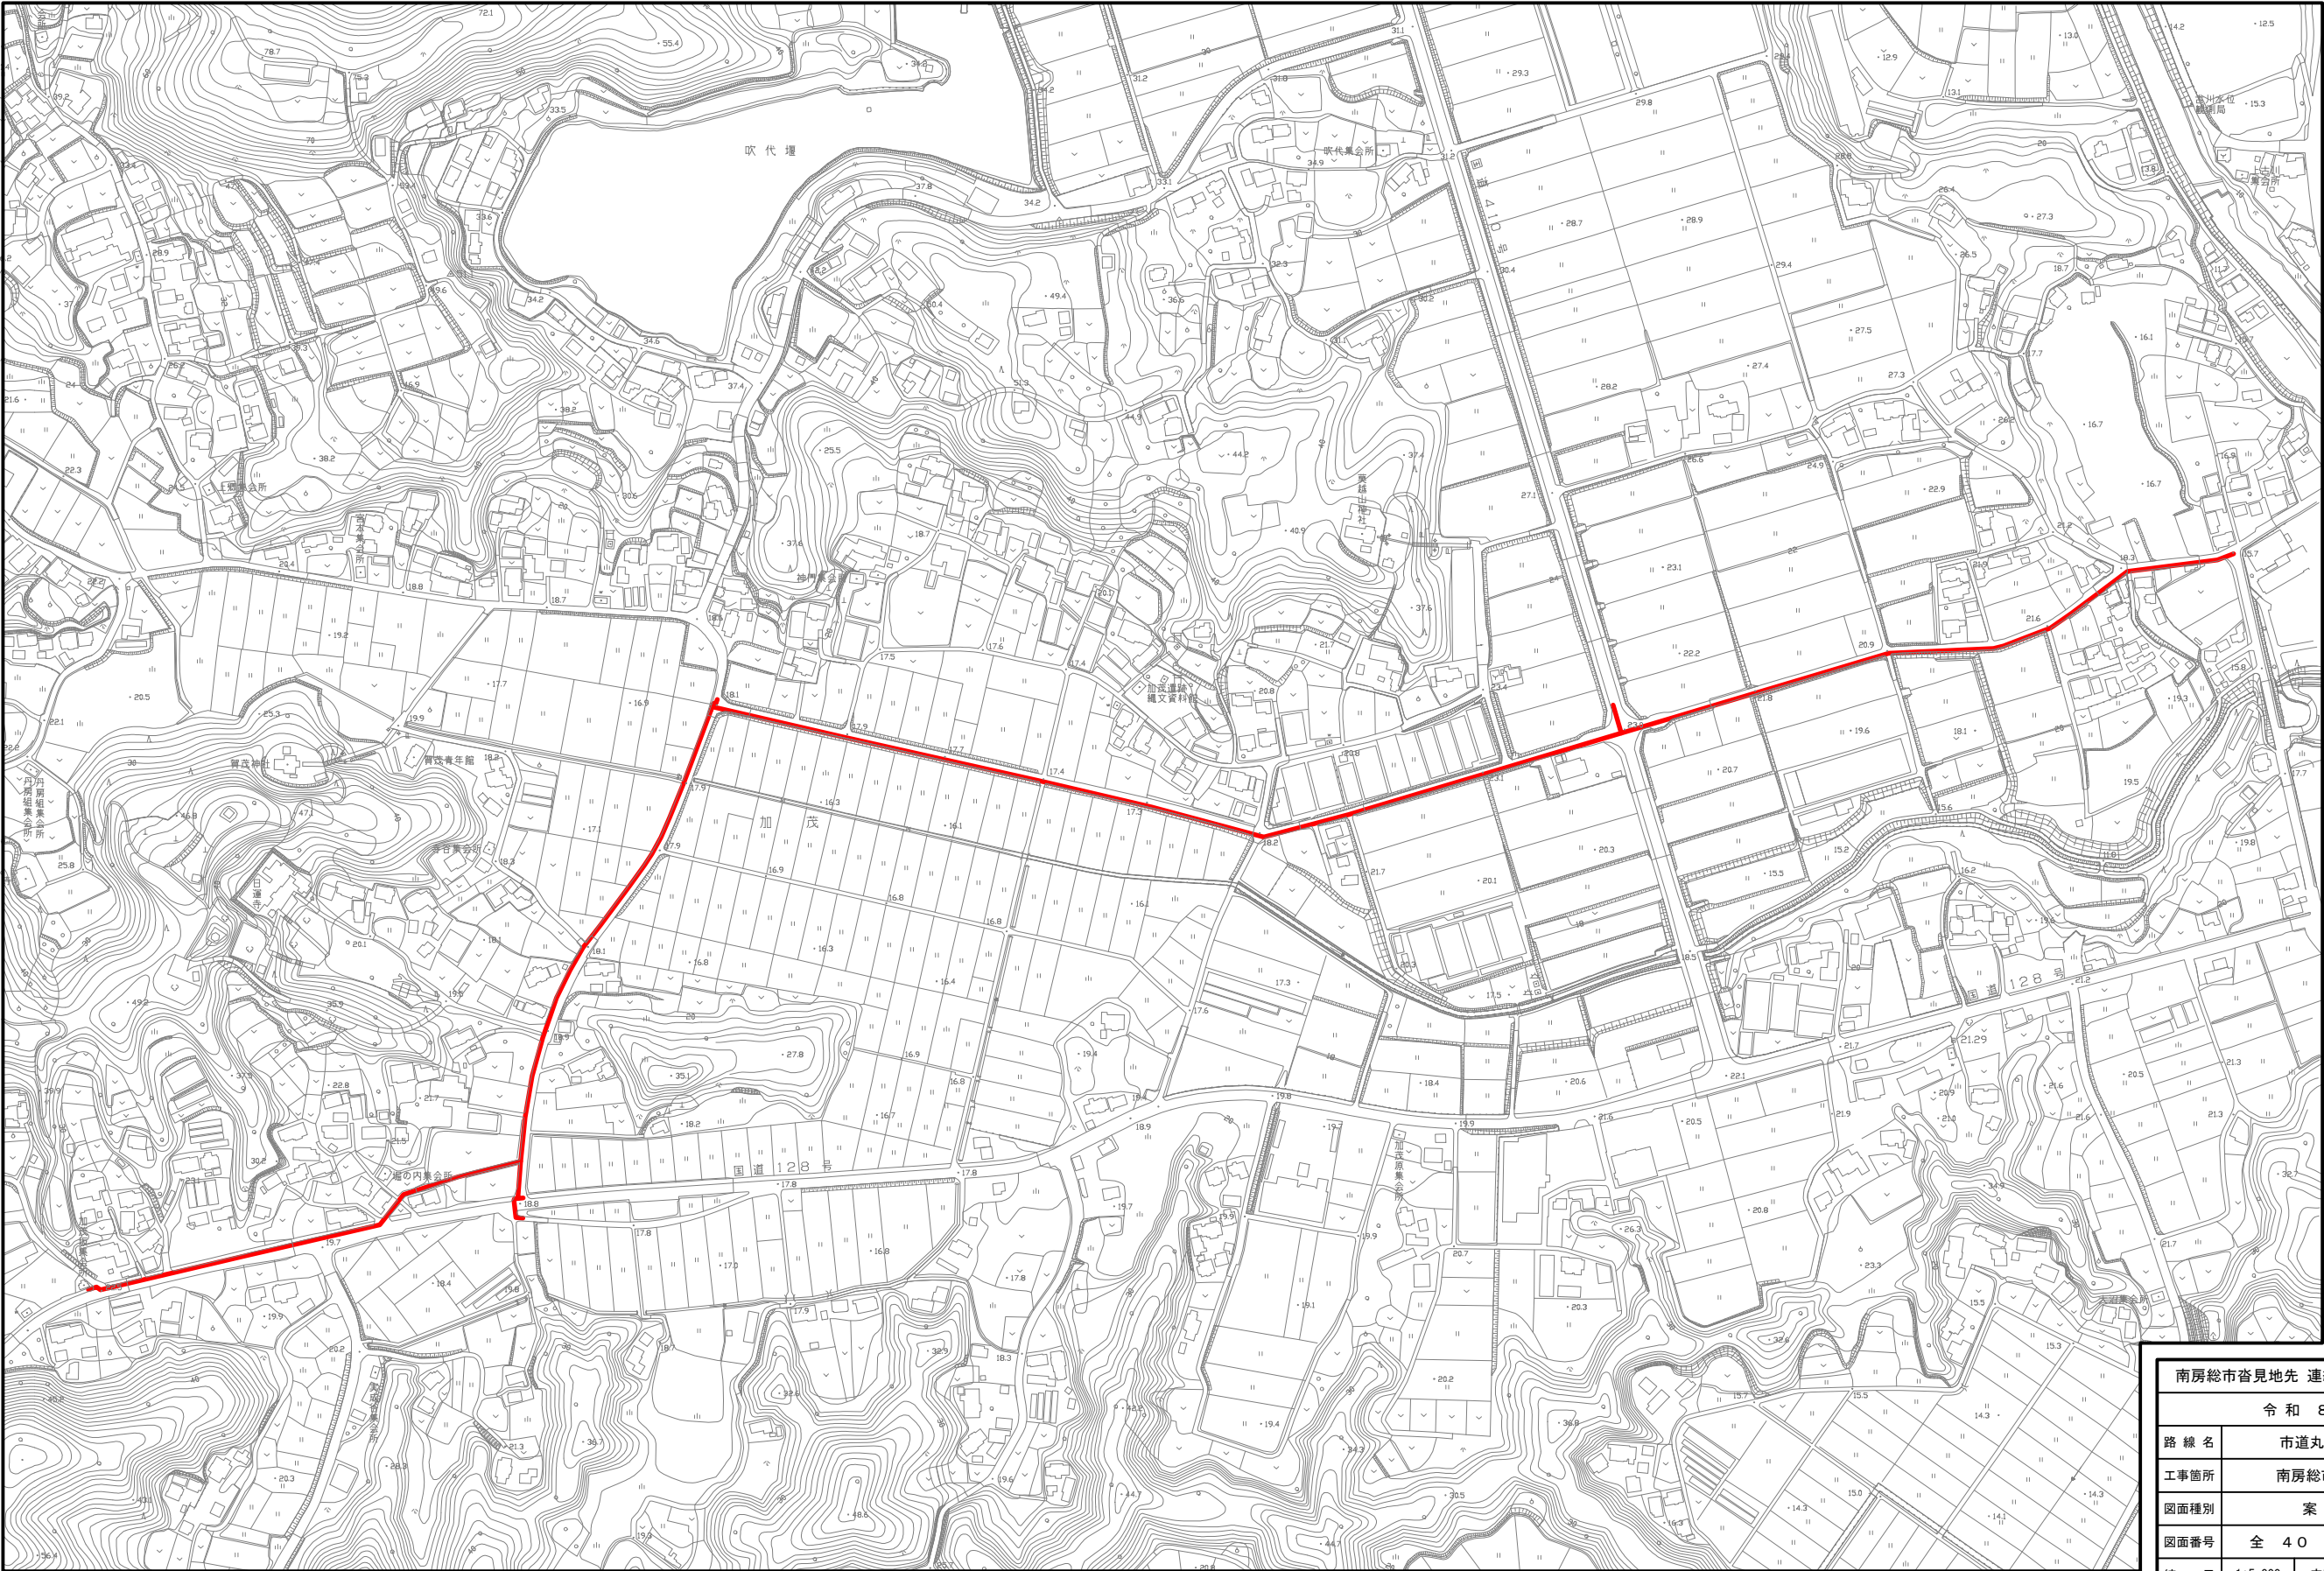


連絡管平面図（１）s=1:1,000

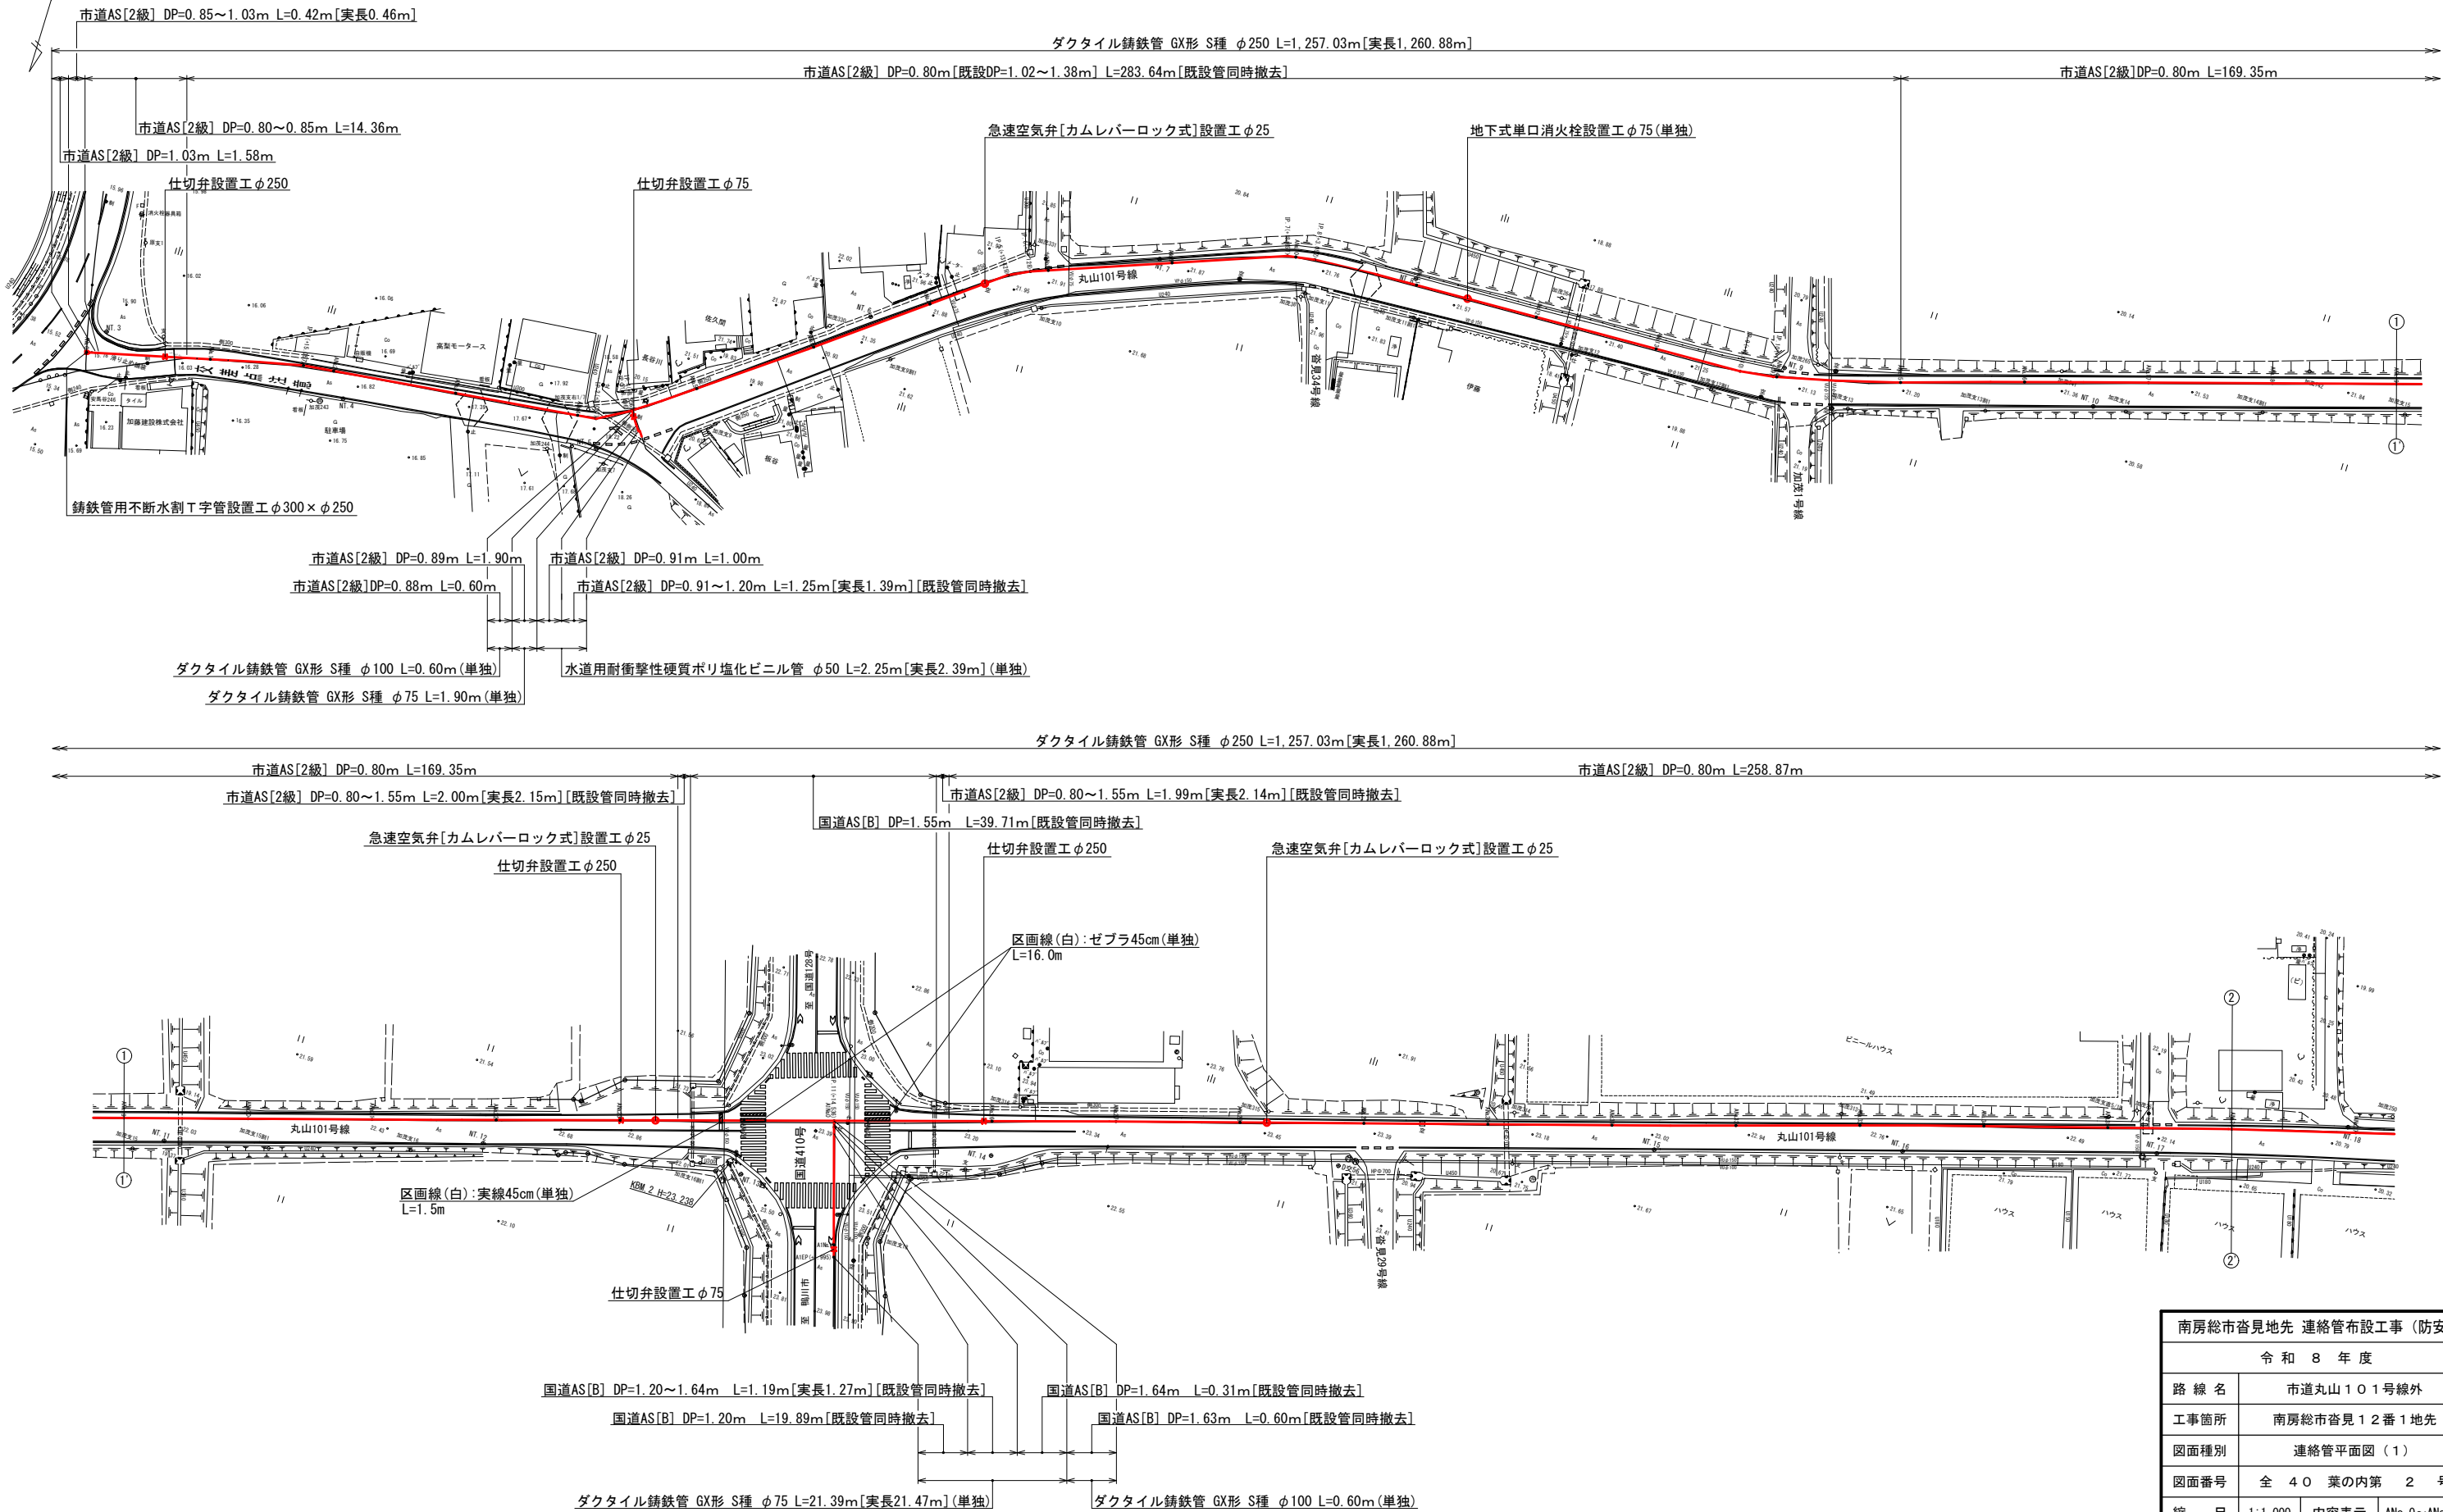


南房総市沓見地先 連絡管布設工事（防安）			
令和 8 年 度			
路 線 名	市道丸山101号線外		
工事箇所	南房総市沓見12番1地先		
図面種別	連絡管平面図（１）		
図面番号	全 40 葉の内第 2 号		
縮 尺	1:1,000	内容表示	ANo. 0~ANo. 36
安房郡市広域市町村圏事務組合 水道部			
課 長		設計者氏名	


連絡管平面図（２）s=1:1,000

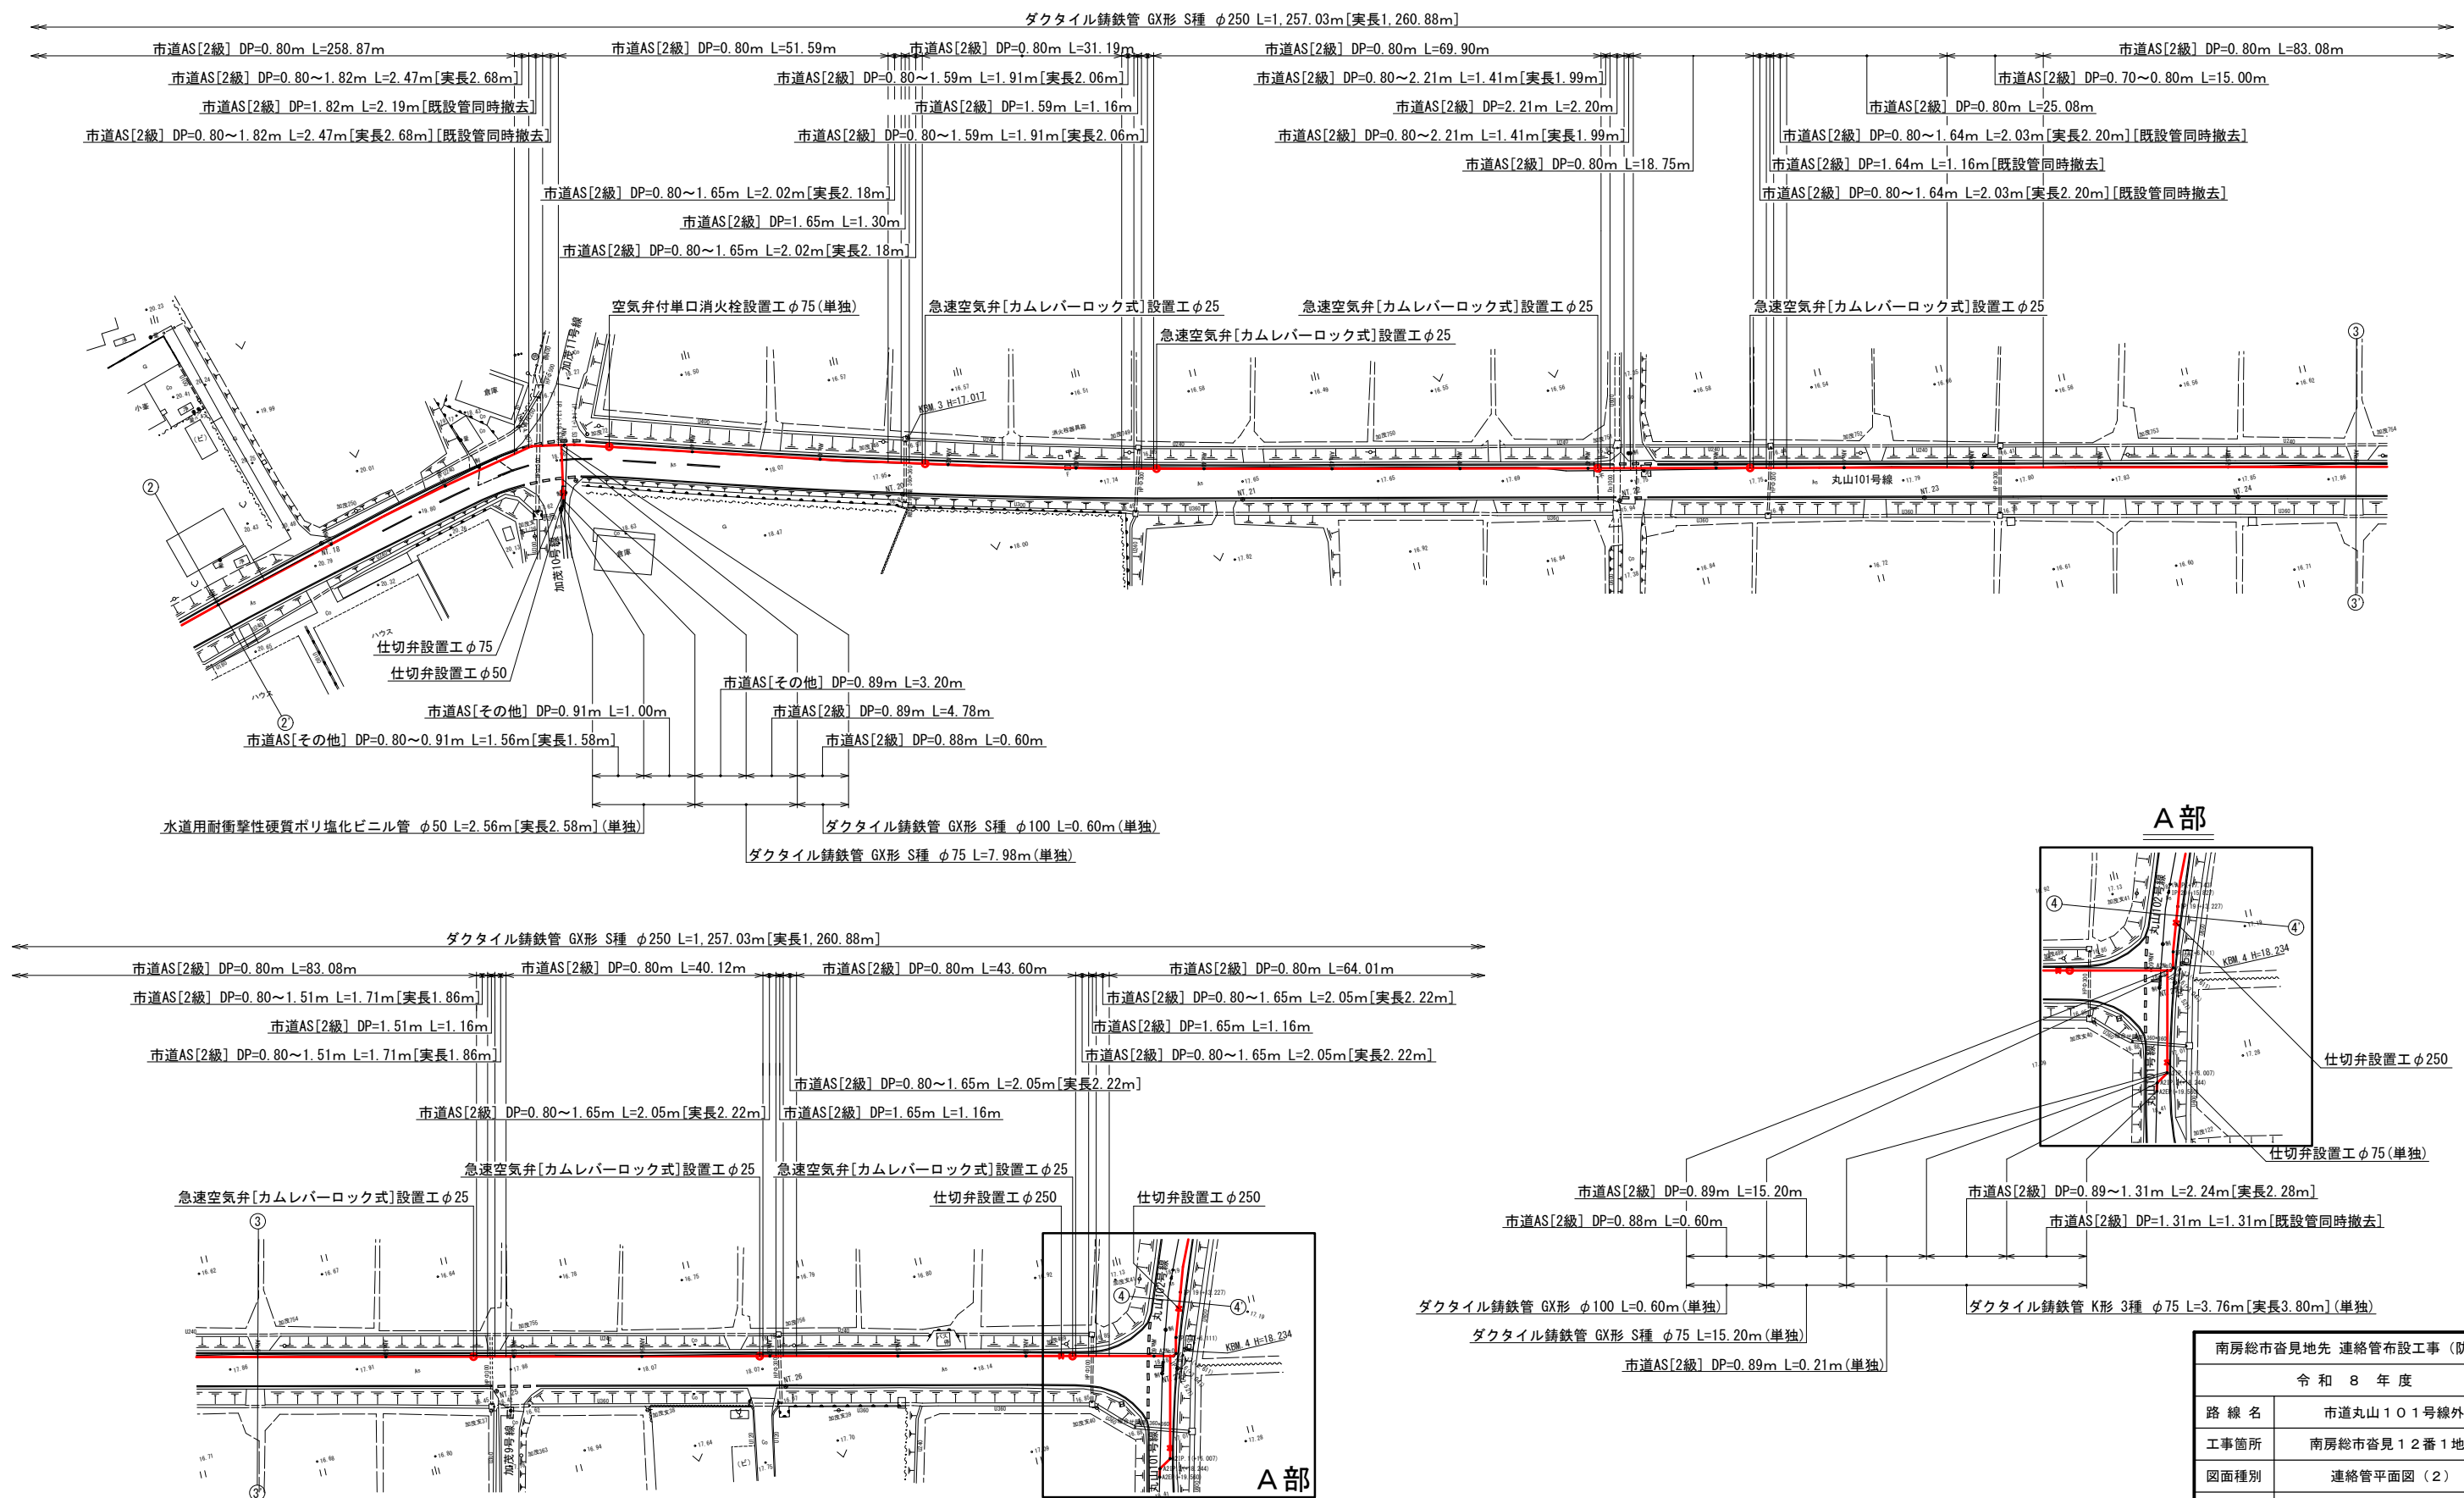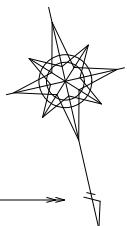


A部

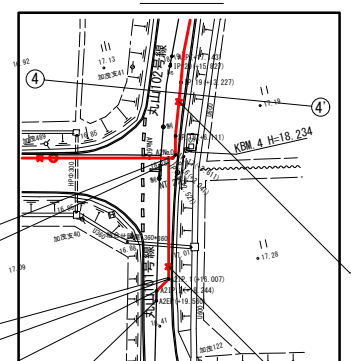


仕切弁設置工 φ250
仕切弁設置工 φ75 (単独)

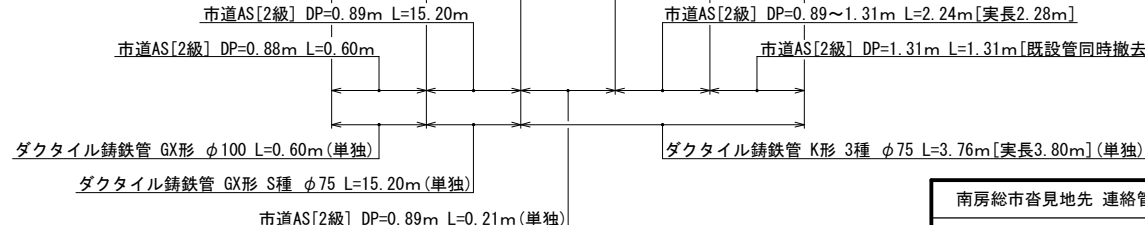


南房総市沓見地先 連絡管布設工事（防安）			
令和 8 年 度			
路 線 名	市道丸山101号線外		
工事箇所	南房総市沓見12番1地先		
図面種別	連絡管平面図（２）		
図面番号	全 40 葉の内第 3 号		
縮 尺	1:1,000	内容表示	ANo. 36~ AEP (ANo. 60+17, 143)
安房郡市広域市町村圏事務組合 水道部			
課 長	設計者氏名		

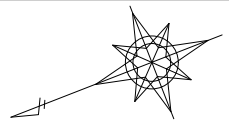


連絡管平面図（3）s=1:1,000

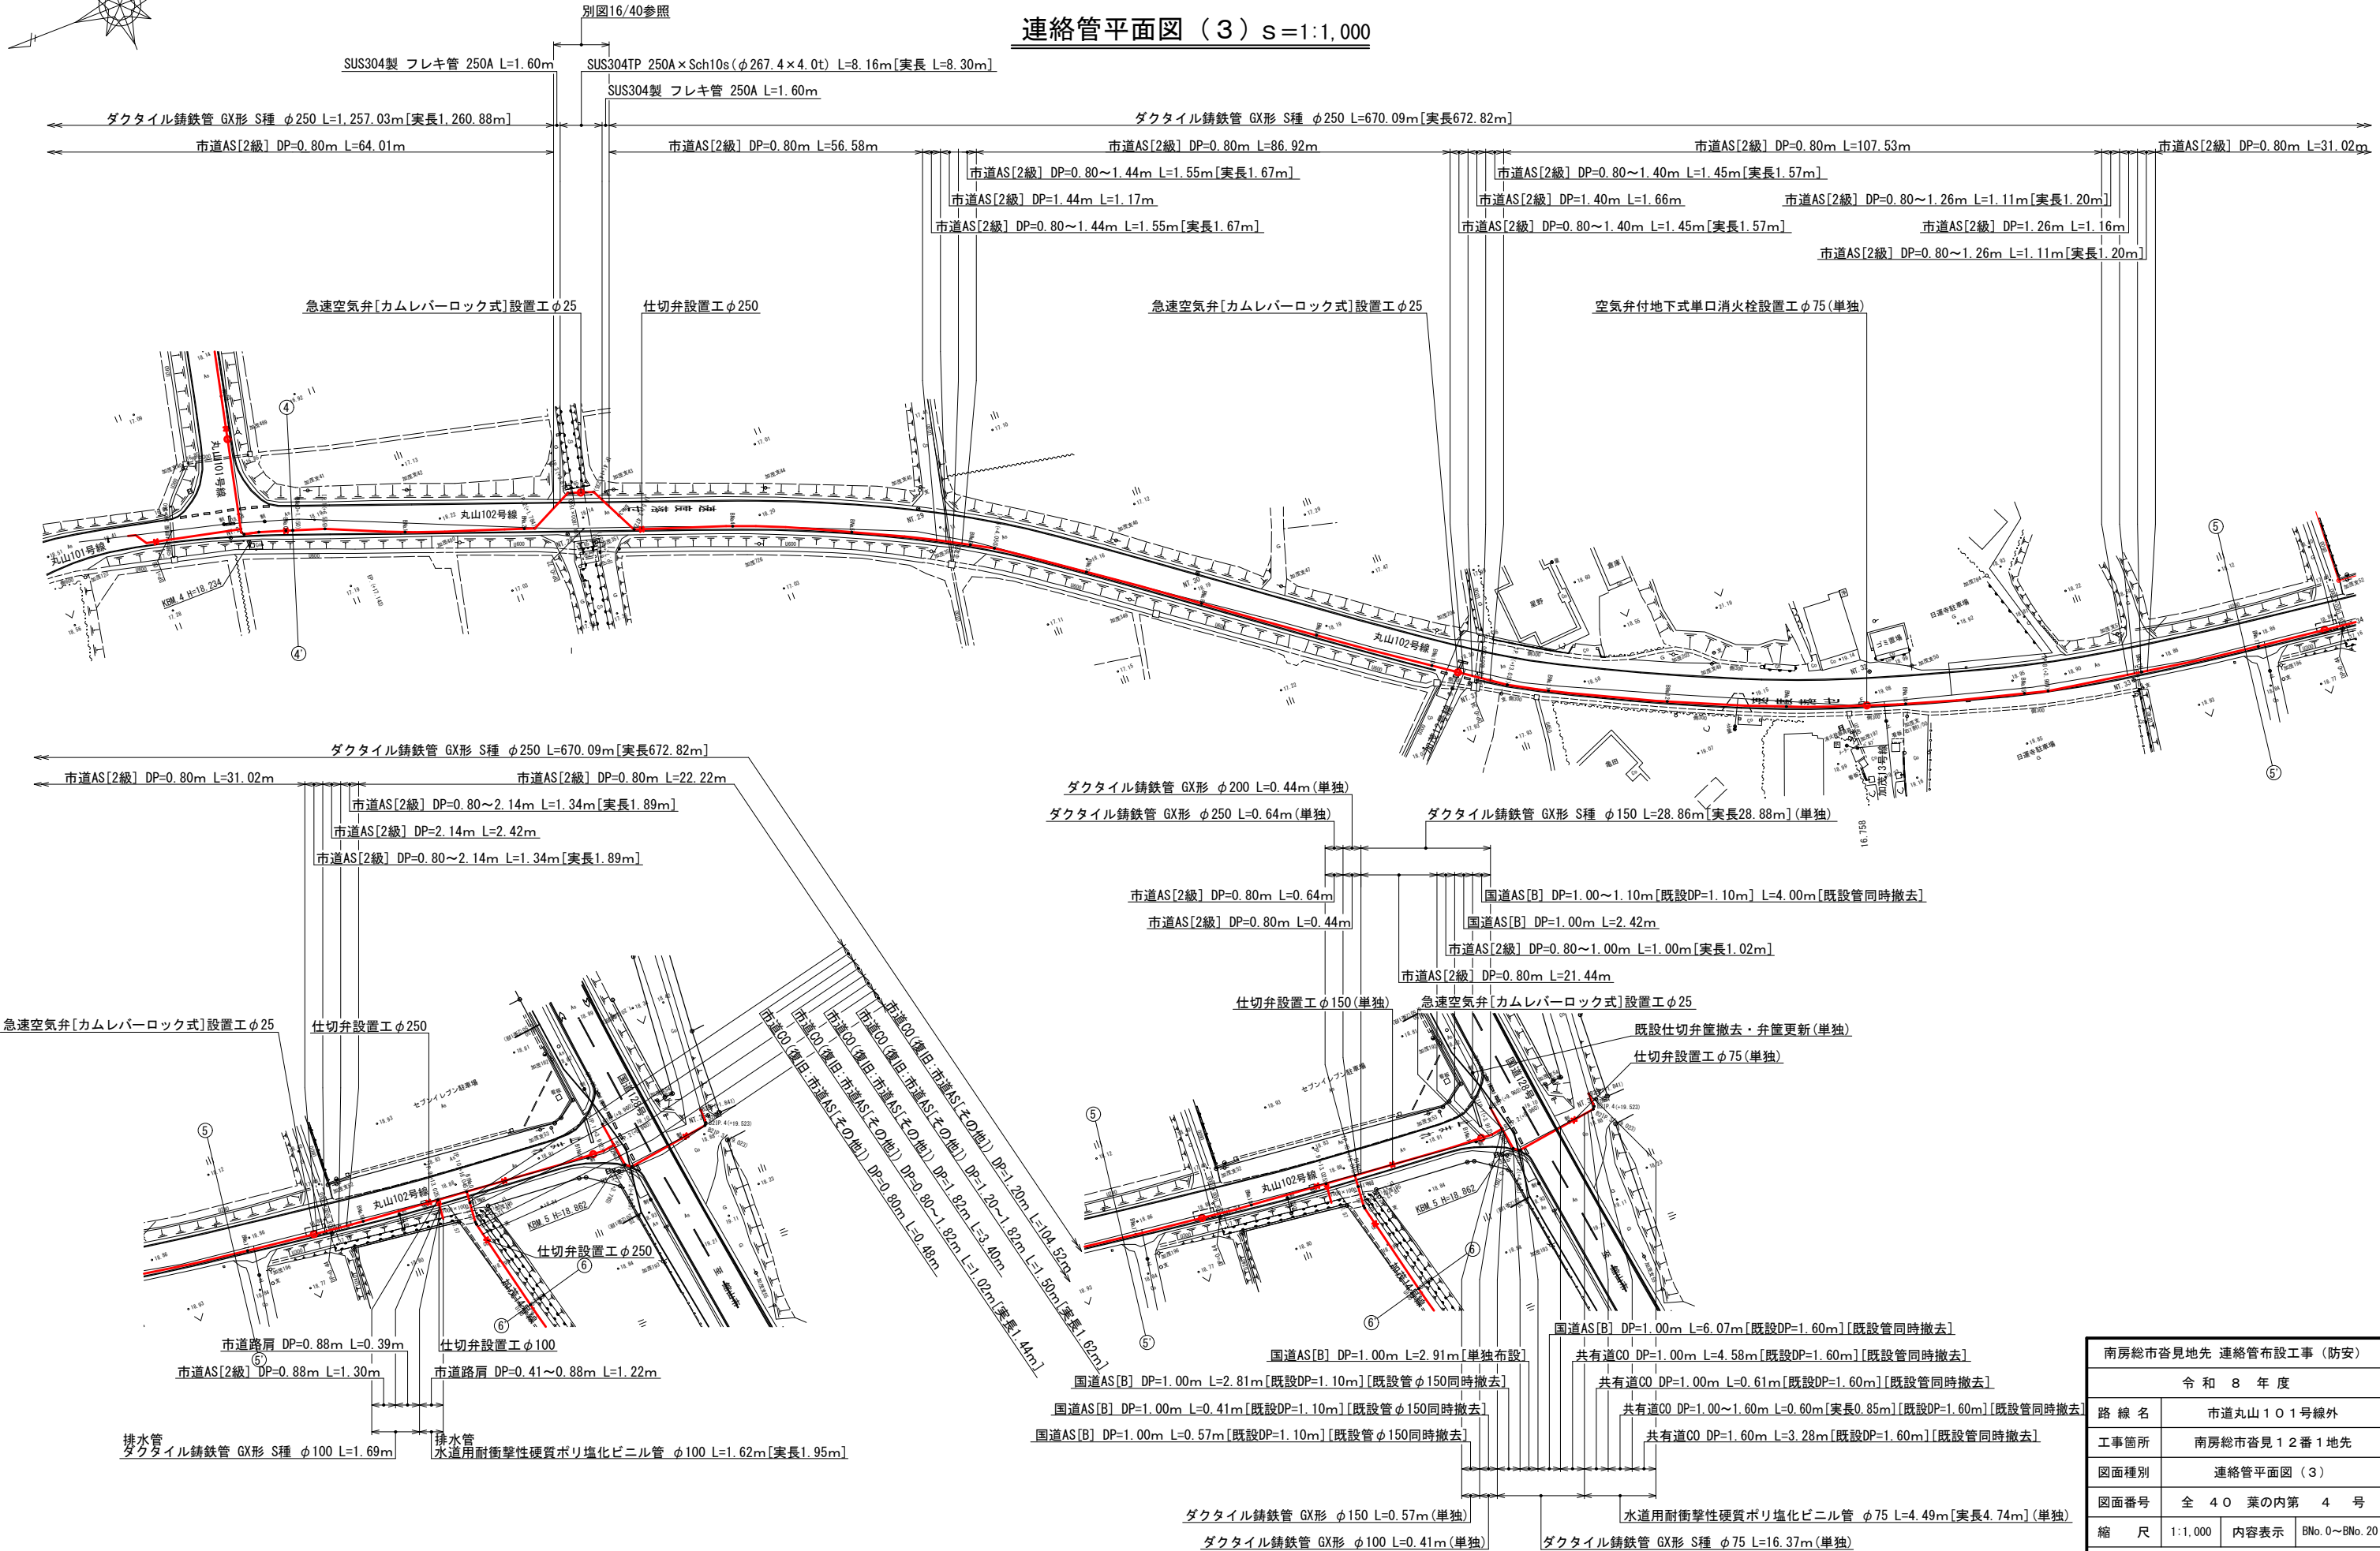

南房総市沓見地先 連絡管布設工事（防安）	
令和 8 年 度	
路 線 名	市道丸山101号線外
工事箇所	南房総市沓見 1 番 1 地先
図面種別	連絡管平面図（3）
図面番号	全 4 0 葉の内第 4 号
縮 尺	1:1,000
内容表示	BNo. 0~BNo. 20
安房郡市広域市町村圏事務組合 水道部	
課 長	設計者氏名




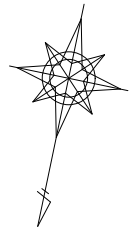


連絡管平面図（４）s=1:1,000

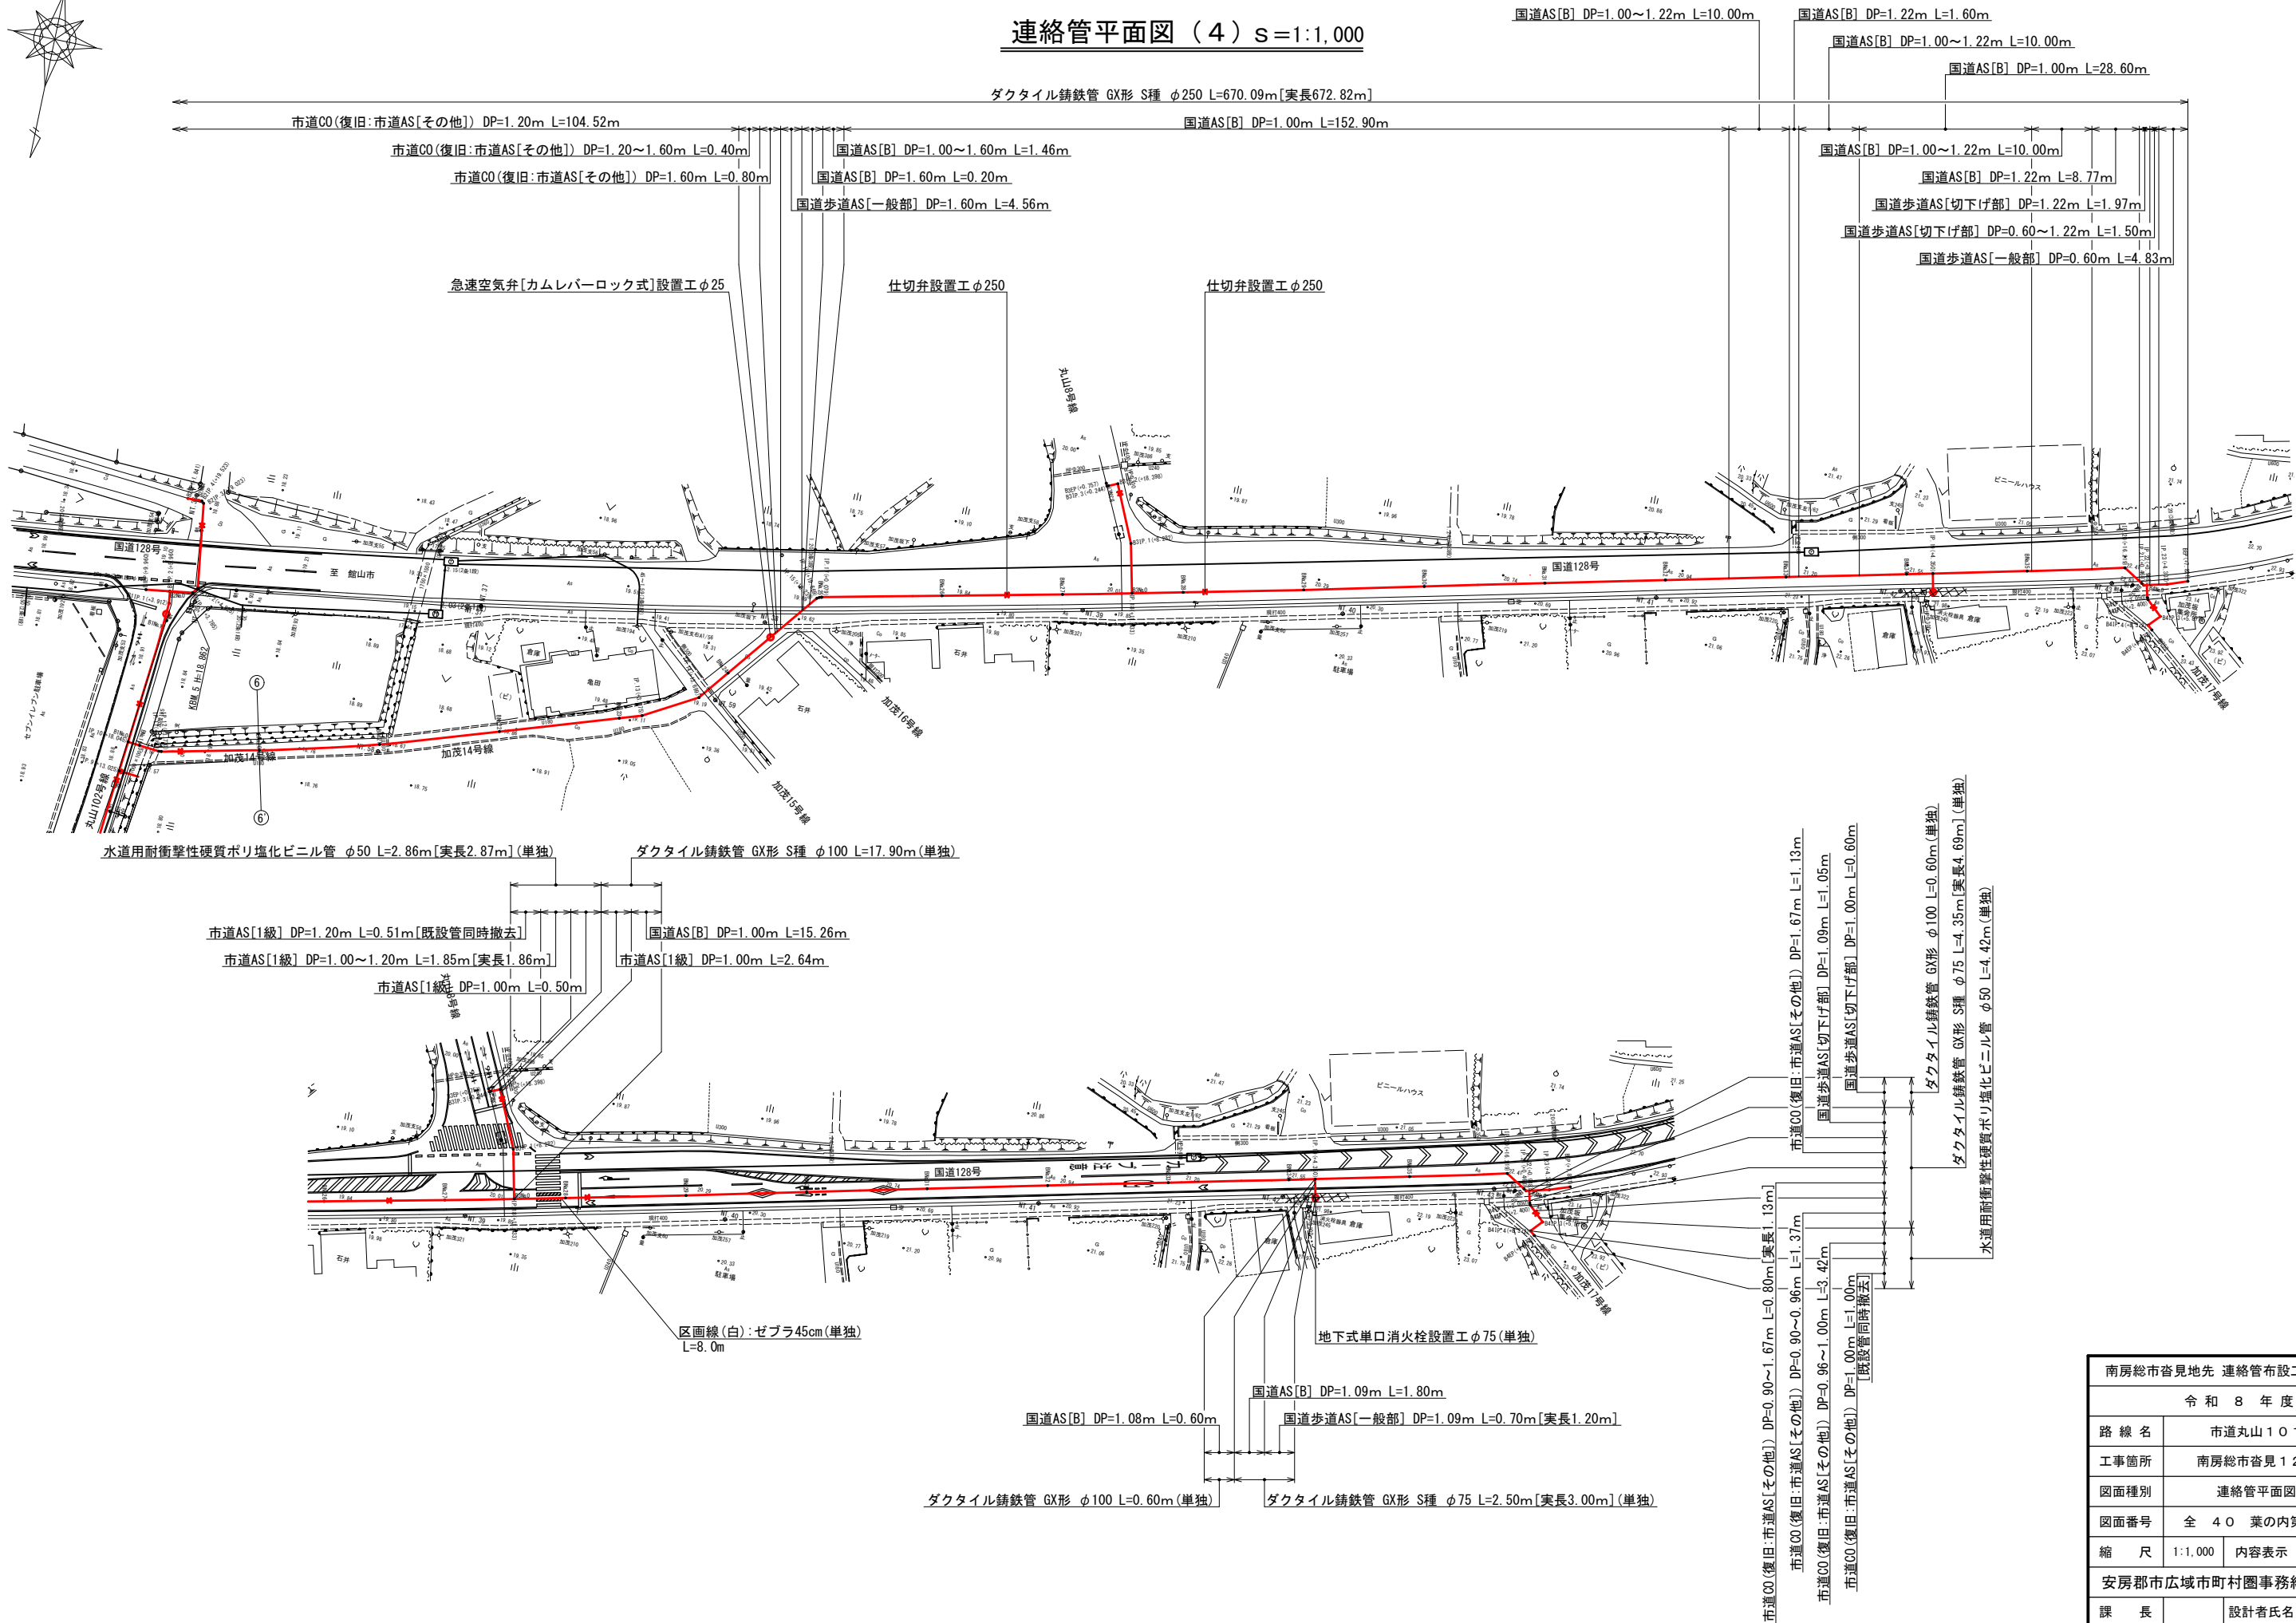

南房総市沓見地先 連絡管布設工事（防安）			
令和 8 年 度			
路 線 名	市道丸山101号線外		
工事箇所	南房総市沓見12番1地先		
図面種別	連絡管平面図（４）		
図面番号	全 40 葉の内第 5 号		
縮 尺	1:1,000	内容表示	BNo. 20~ BEP(BNo.36+7.821)
安房郡市広域市町村圏事務組合 水道部			
課 長		設計者氏名	

連絡管管割参考図（１）s=NONE

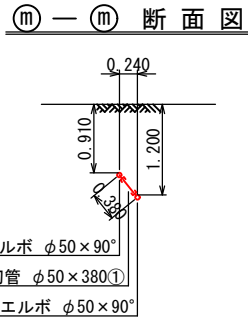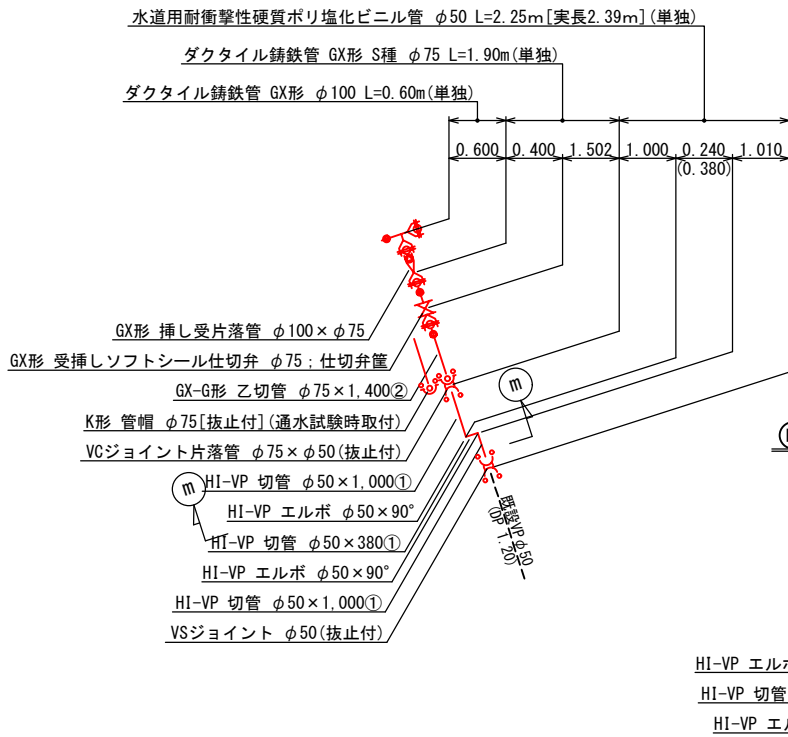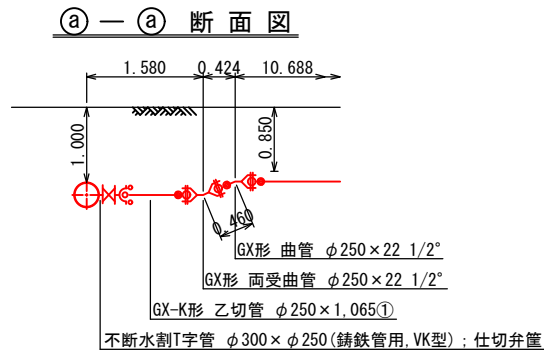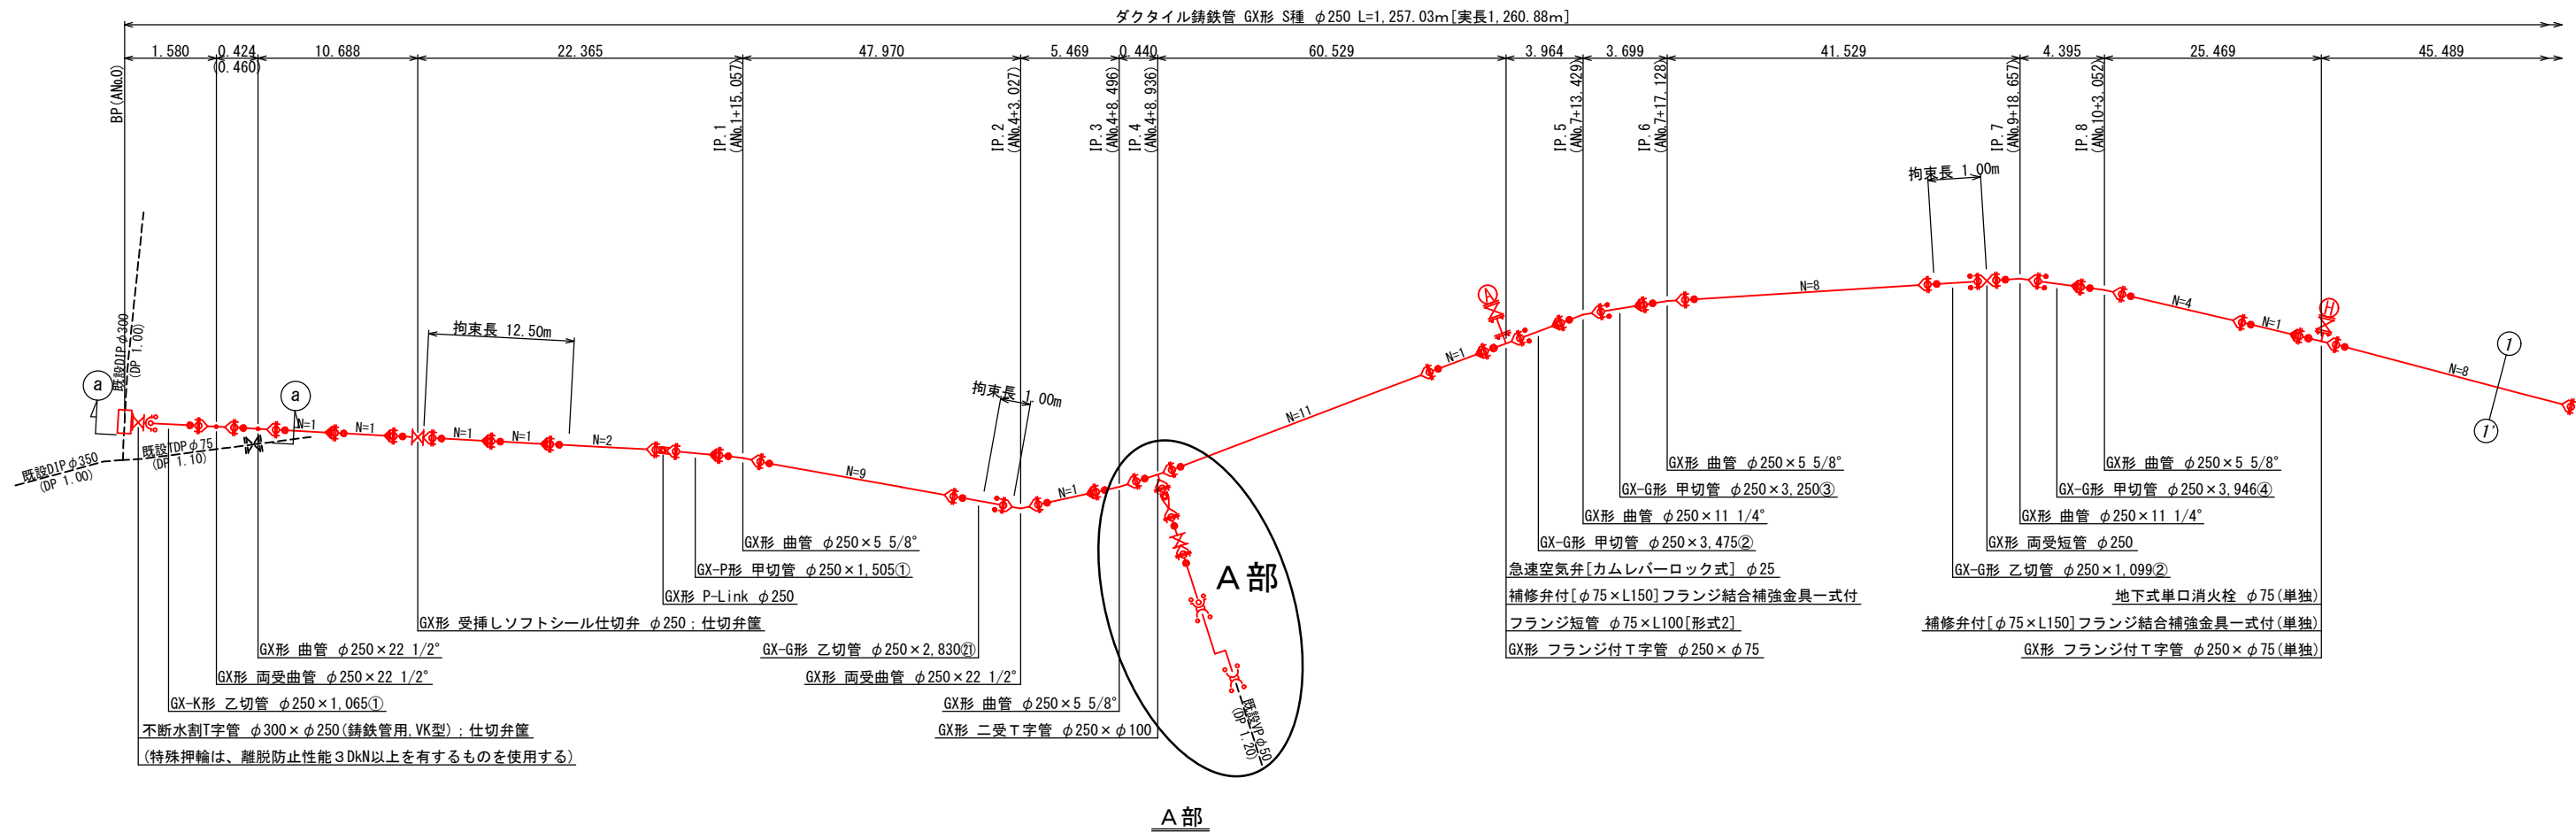


名 称	単位 : m		
	拘 束 長	φ250	φ75
22 1/2° 以下	1.00	1.00	0.60以上
45° 以下	2.00	1.00	0.60以上
90° 以下	11.00	4.00	0.60以上
T字管	7.00	1.00	0.60以上
仕切弁・栓	17.50	6.50	1.20
	20.50	8.00	1.00
	25.00	9.50	0.80


凡	例
	ライナ使用箇所 伸び量 φ250-39mm 伸び量 φ75-29mm
	継ぎ輪使用箇所 標準間隔 φ250-250mm 標準間隔 φ75-190mm
	P-Link使用箇所 伸び量 φ250-23mm 伸び量 φ75-17mm
	G-Link使用箇所
	特殊押輪

南房総市沓見地先 連絡管布設工事 (防安)			
令和 8 年 度			
路 線 名	市道丸山101号線外		
工事箇所	南房総市沓見12番1地先		
図面種別	連絡管管割参考図 (1)		
図面番号	全 40	葉の内第 6 号	
縮 尺	NONE	内容表示	
安房郡市広域市町村圏事務組合 水道部			
課 長		設計者氏名	


連絡管管割参考図（２）s=NONE

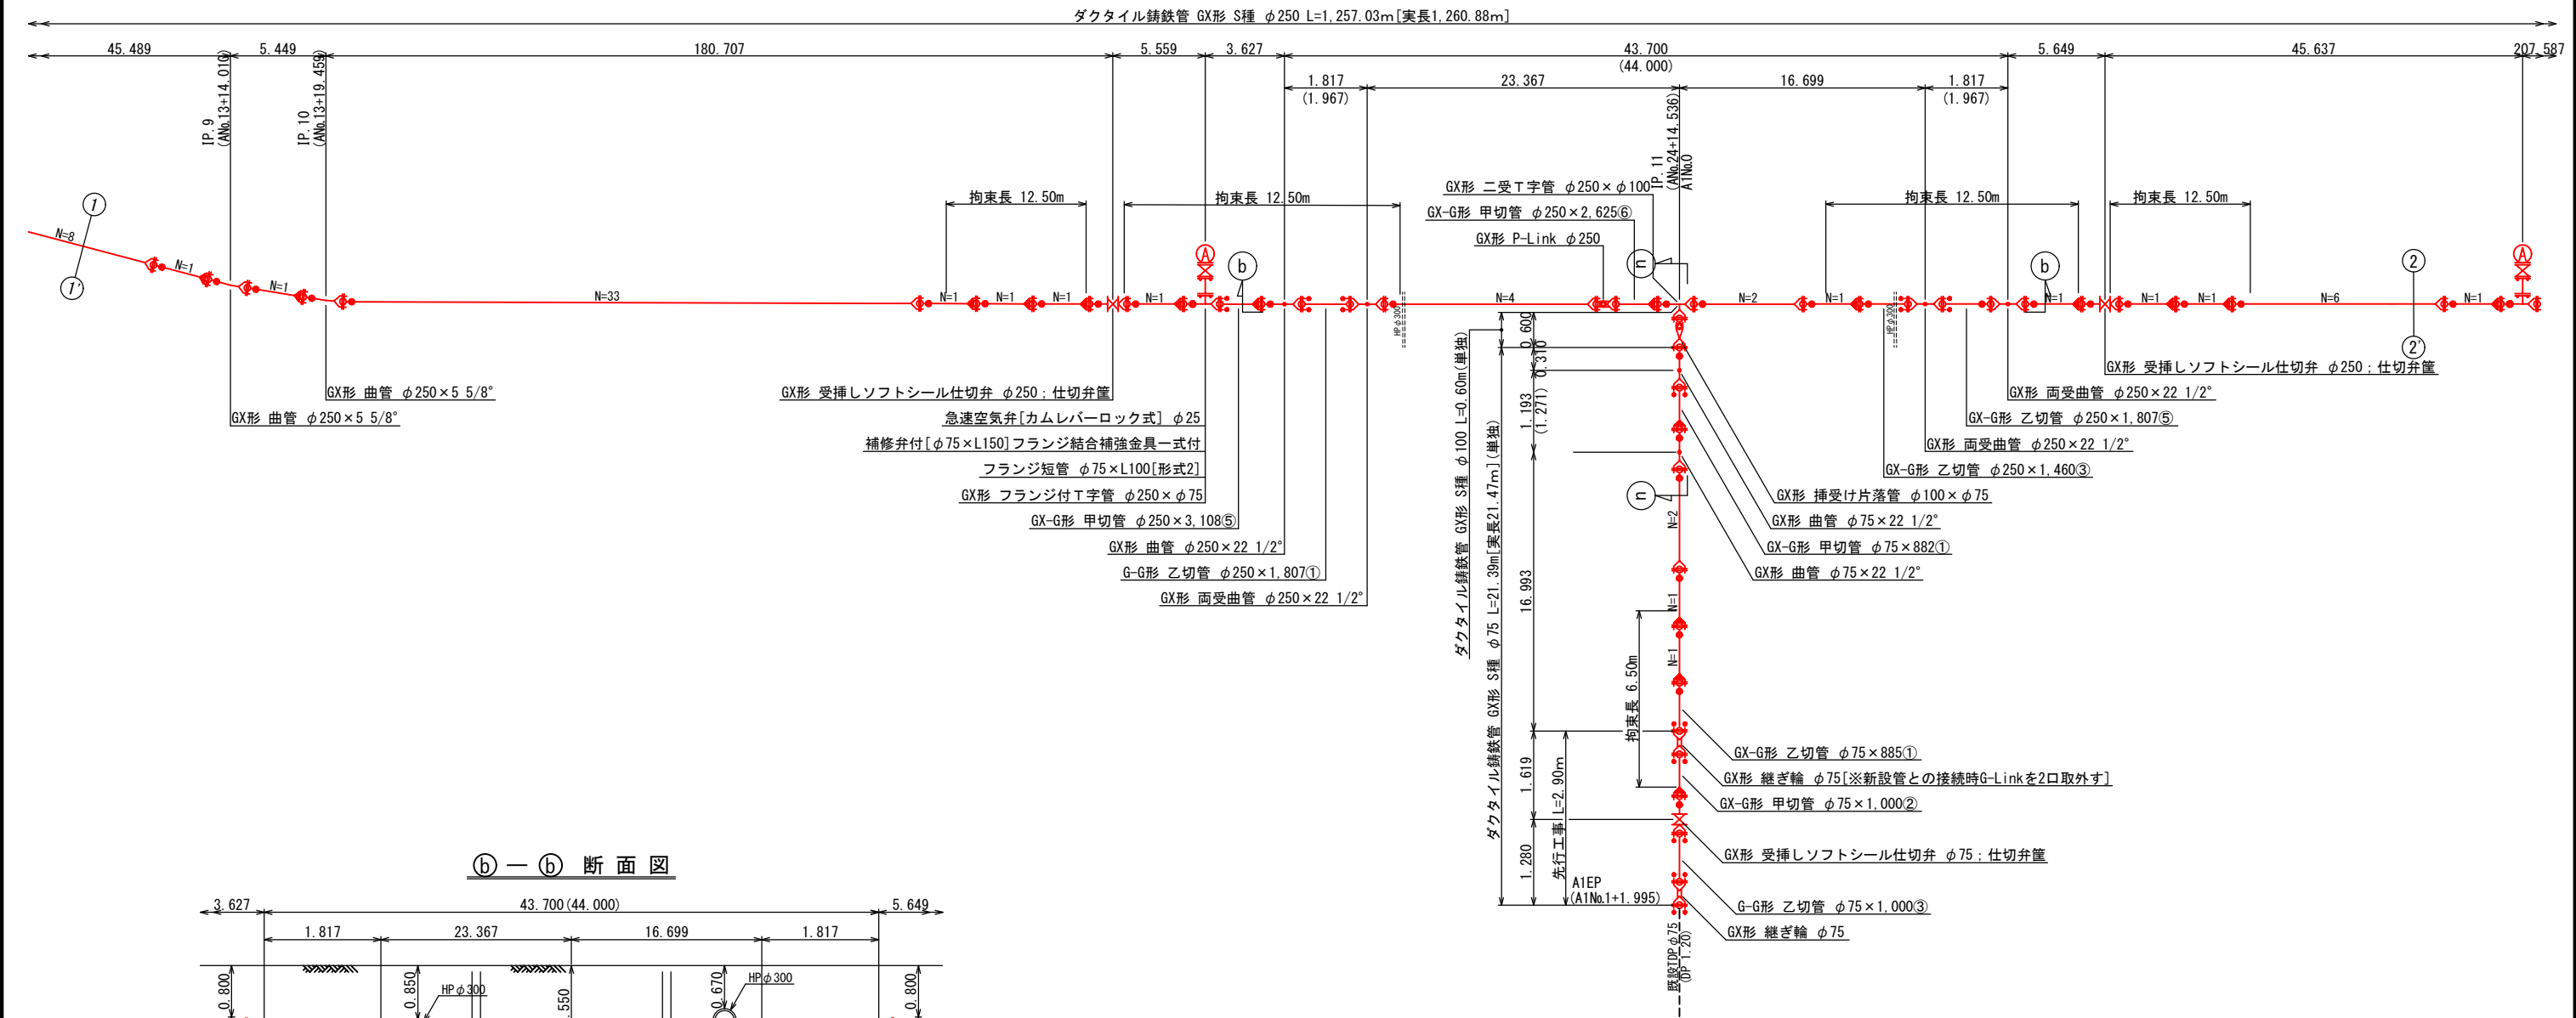

① — ② 断面図

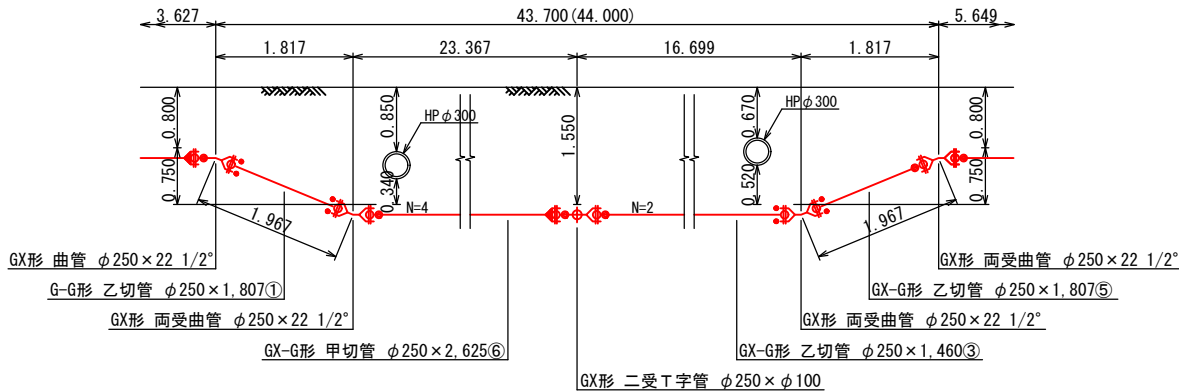

③ — ④ 断面図

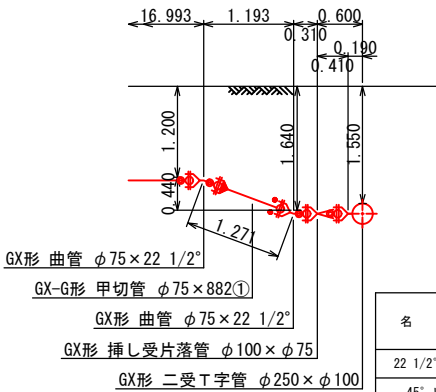


名 称	単位 : m		
	拘束長	φ250	φ75
22 1/2° 以下	1.00	1.00	0.60以上
45° 以下	2.00	1.00	0.60以上
90° 以下	11.00	4.00	0.60以上
T字管	7.00	1.00	0.60以上
仕切弁・栓	17.50	6.50	1.20
	20.50	8.00	1.00
	25.00	9.50	0.80


凡	例
	ライナ使用箇所
	伸び量 φ250-39mm
	伸び量 φ75-29mm
	継ぎ輪使用箇所
	標準間隔 φ250-250mm
	標準間隔 φ75-190mm
	P-Link使用箇所
	伸び量 φ250-23mm
	伸び量 φ75-17mm
	G-Link使用箇所
	特殊押輪

南房総市沓見地先 連絡管布設工事（防安）			
令和 8 年 度			
路 線 名	市道丸山 1 0 1 号線外		
工事箇所	南房総市沓見 1 2 番 1 地先		
図面種別	連絡管管割参考図（２）		
図面番号	全 4 0 葉の内第 7 号		
縮 尺	NONE	内容表示	
安房郡市広域市町村圏事務組合 水道部			
課 長		設計者氏名	


連絡管管割参考図 (3) S=NONE

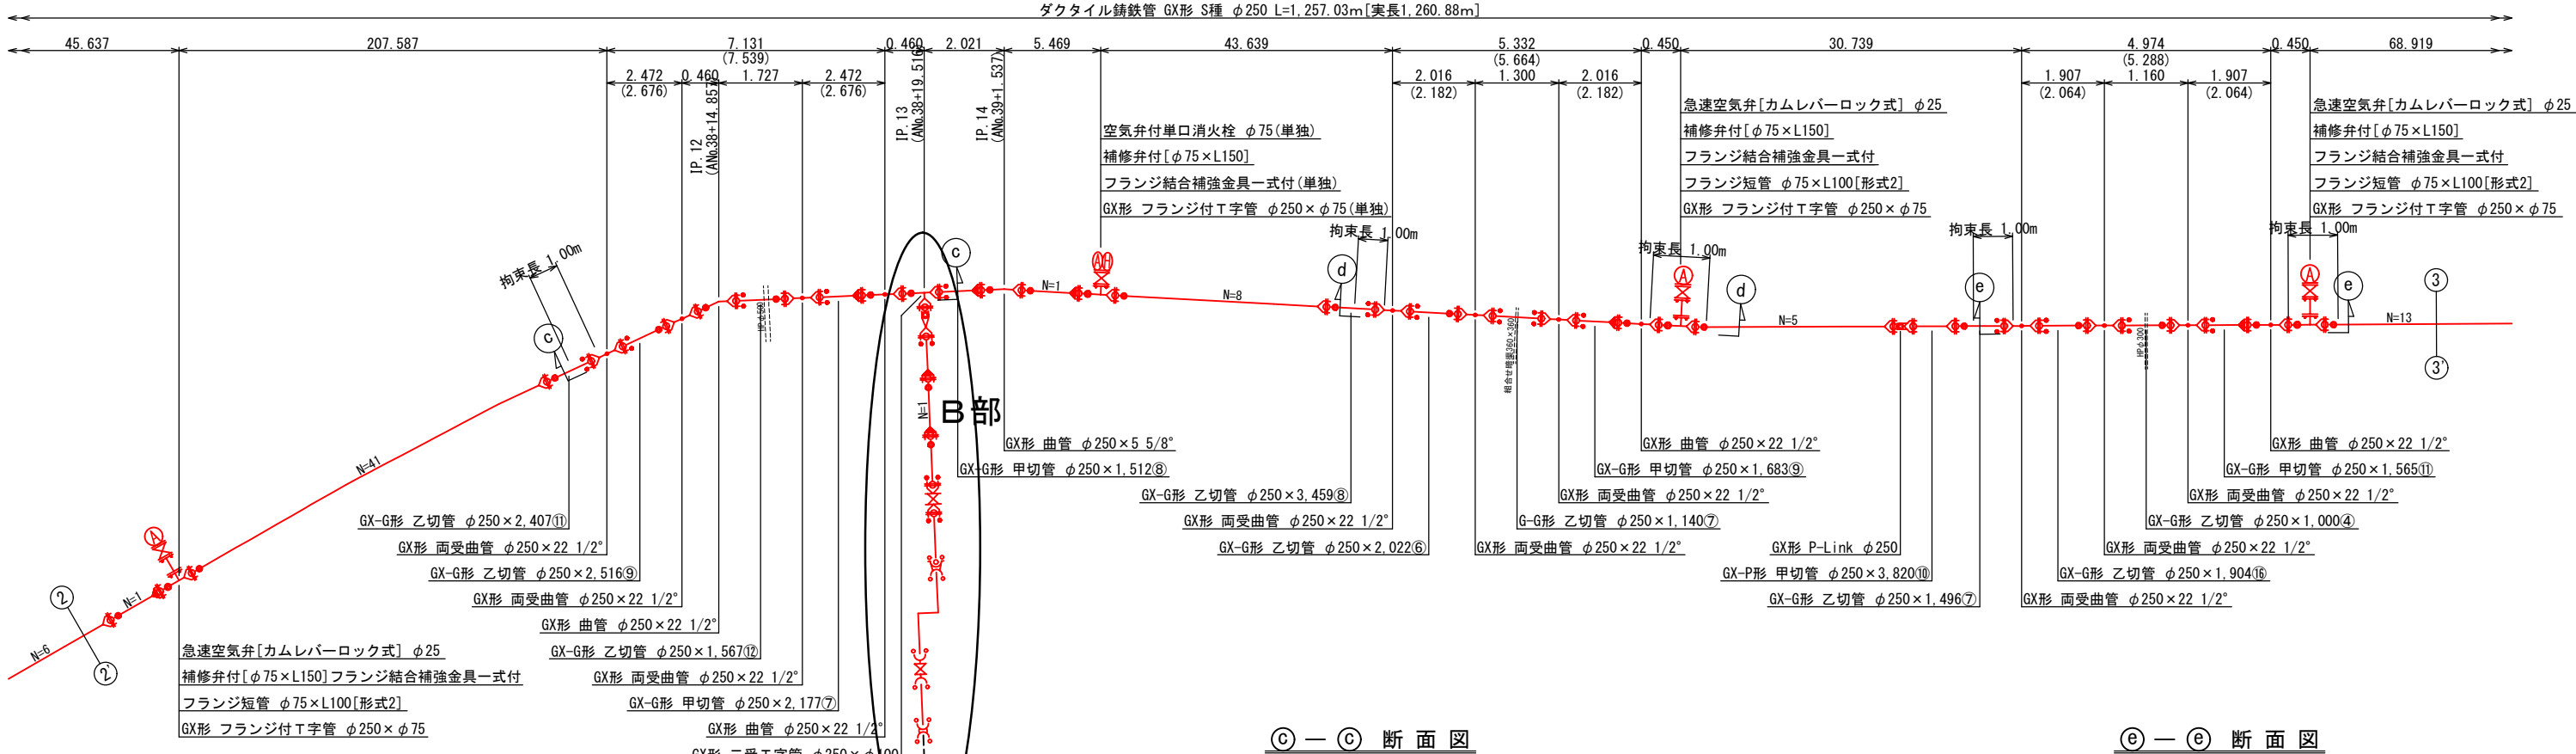


③ — ③ 断面图

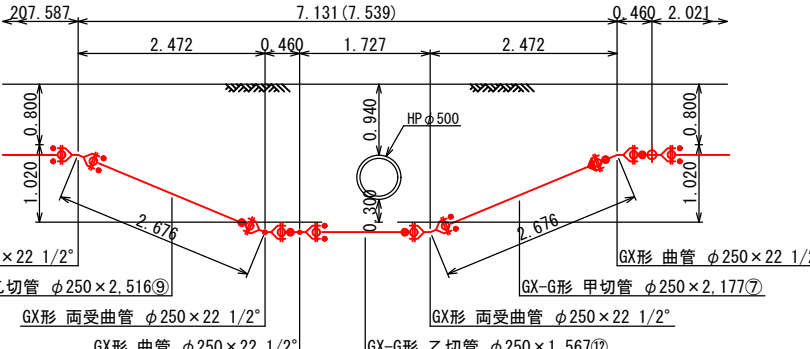



⑤ — ⑤ 断面图

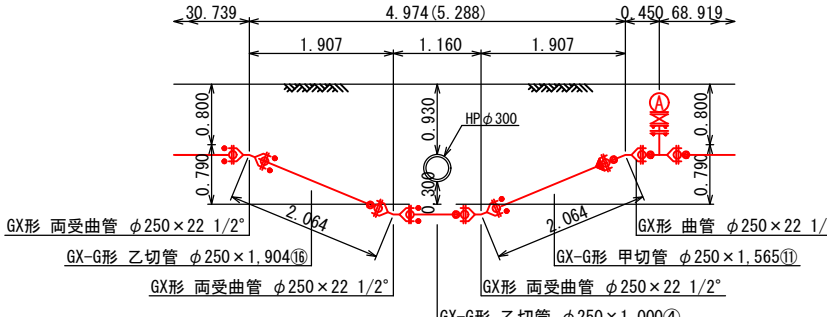

①—① 断面图

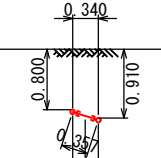

④ — ④ 断面图

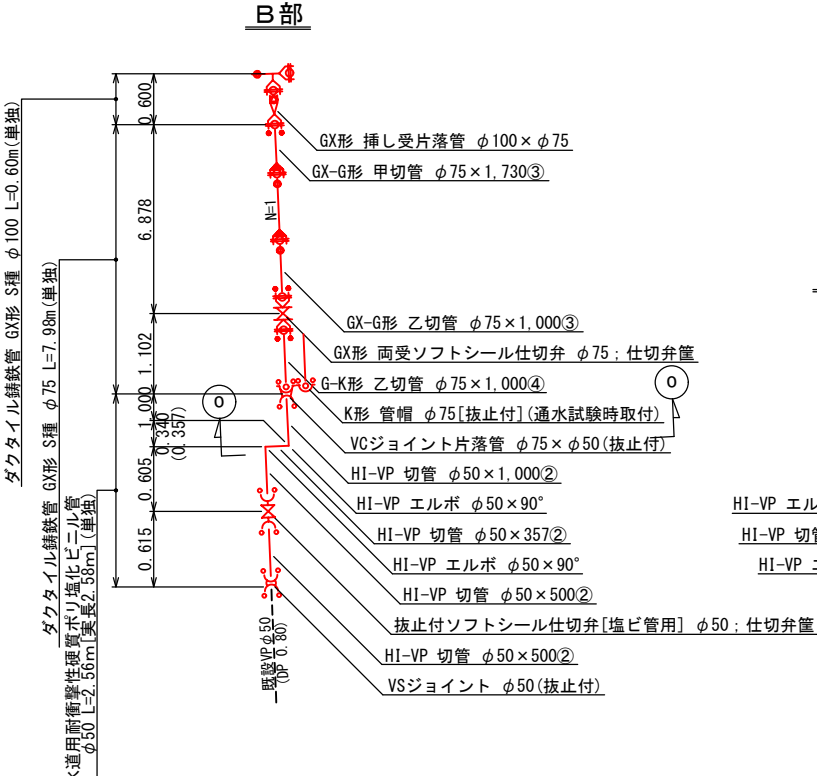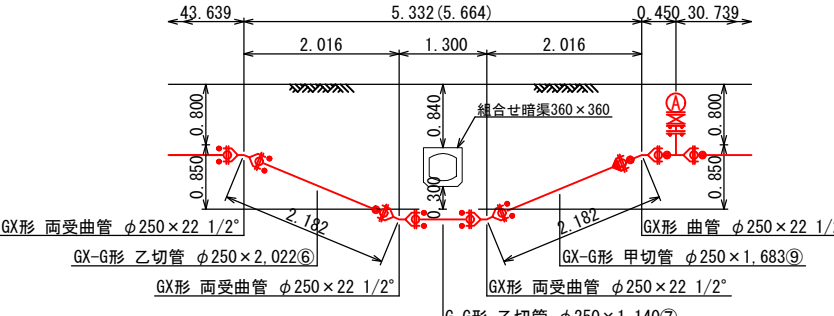


名 称		构 束 长		土 被
		φ250	φ75	
22 1/2' 以下		1.00	1.00	0.60以
45' 以下		2.00	1.00	0.60以
90' 以下		11.00	4.00	0.60以
T字管		7.00	1.00	0.60以
仕切弁・栓		17.50	6.50	1.20
		20.50	8.00	1.00
		25.00	9.50	0.80


凡	例
	ライン使用箇所 伸び量 φ250~39mm 伸び量 φ75~29mm
	縦ぎ輪使用箇所 標準間隔 φ250~250mm 標準間隔 φ75~190mm
	P-Link使用箇所 伸び量 φ250~23mm 伸び量 φ75~17mm
	G-Link使用箇所
	特殊細図

南房総市菅見地先 連絡管布設工事（防災）			
令和 8 年 度			
路 線 名	市道丸山 1 〇 1 号線外		
工事箇所	南房総市菅見 1 番 1 地先		
図面種別	連絡管管割参考図（3）		
図面番号	全 4 〇 葉の内第 8 号		
縮 尺	NONE	内容表示	
安房郡市広域市町村圏事務組合 水道			
課 長		設計者氏名	


連絡管管割参考図（４）s=NONE

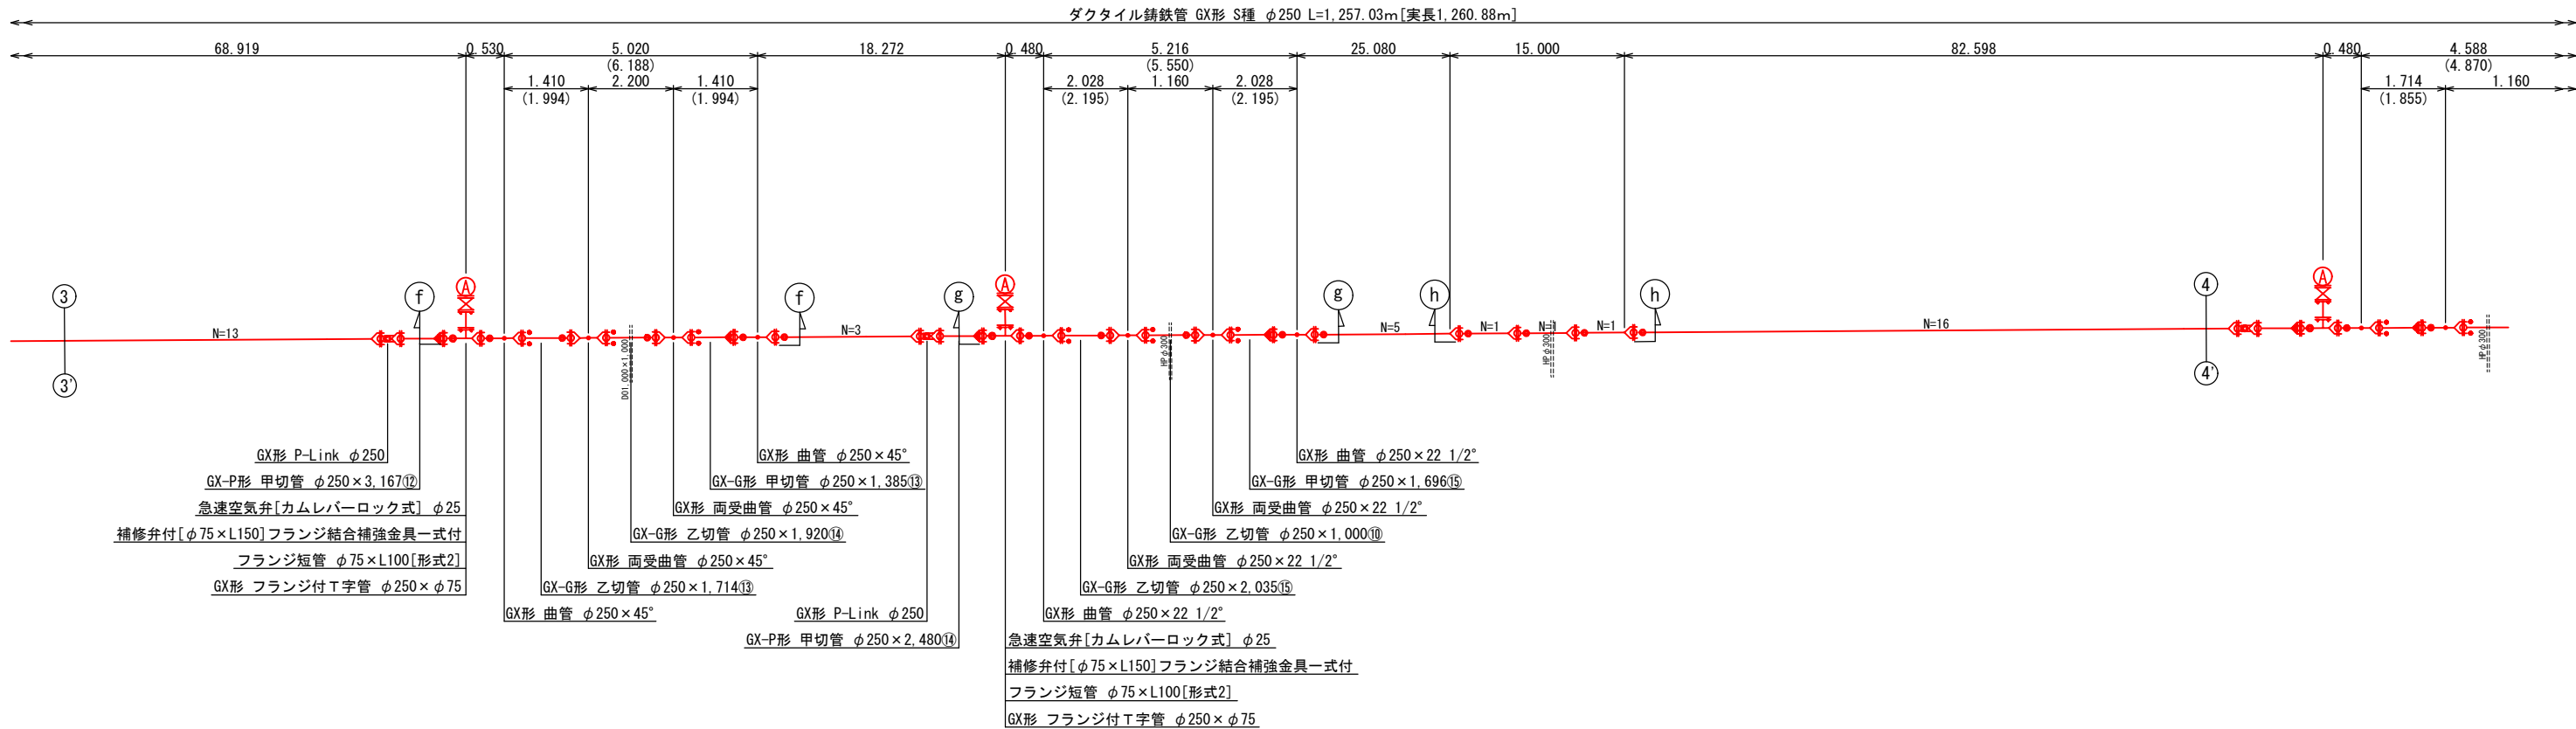


① — ① 断面図

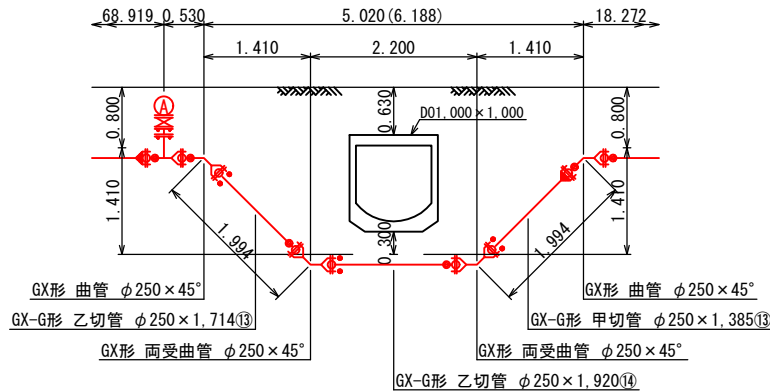

② — ② 断面図

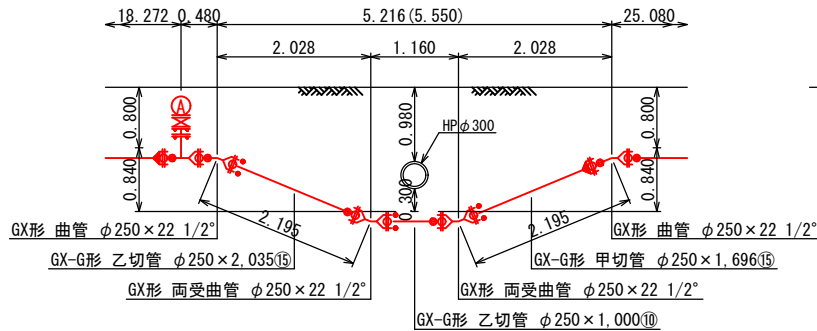

③ — ③ 断面図

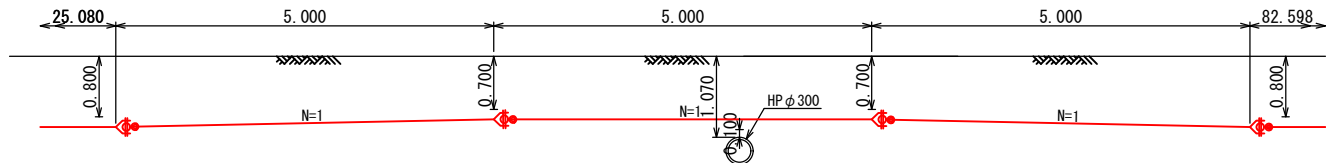


名 称	単位：m		
	拘 束 長	± 被 り	
22 1/2° 以下	1.00	1.00	0.60以上
45° 以下	2.00	1.00	0.60以上
90° 以下	11.00	4.00	0.60以上
T字管	7.00	1.00	0.60以上
仕切弁・栓	17.50	6.50	1.20
	20.50	8.00	1.00
	25.00	9.50	0.80

凡	例
⌚	ライナ使用箇所
⌚	伸び量 φ250-39mm
⌚	伸び量 φ75-29mm
⌚	継ぎ輪使用箇所
⌚	標準間隔 φ250-250mm
⌚	標準間隔 φ75-190mm
⌚	P-Link使用箇所
⌚	伸び量 φ250-23mm
⌚	伸び量 φ75-17mm
⌚	G-Link使用箇所
⌚	特殊押輪

南房総市沓見地先 連絡管布設工事（防安）			
令和 8 年 度			
路 線 名	市道丸山101号線外		
工事箇所	南房総市沓見12番1地先		
図面種別	連絡管管割参考図（４）		
図面番号	全 40 葉の内第 9 号		
縮 尺	NONE	内容表示	
安房郡市広域市町村圏事務組合 水道部			
課 長		設計者氏名	

連絡管管割参考図 (5) S=NONE

名 称	拘束長		土 被 り
	φ250	φ75	
22 1/2" 以下	1.00	1.00	0.60以上
45" 以下	2.00	1.00	0.60以上
90" 以下	11.00	4.00	0.60以上
T字管	7.00	1.00	0.60以上
仕切弁・栓	17.50	6.50	1.20
	20.50	8.00	1.00
	25.00	9.50	0.80

 


①—① 断面图




①—① 断面图



 C 喜



①—① 断面图

 


① — ① 断面图




南房総市杵見地先 連絡管布設工事（防災）			
令和 8 年度			
路線名	市道丸山 1 0 1 号線外		
工事箇所	南房総市杵見 1 2 番 1 地先		
図面種別	連絡管管割参考図（5）		
図面番号	全 4 0 葉の内第 1 0 葉		
縮 尺	NONE	内容表示	
安房郡市広域市町村圏事務組合 水道			
細 則		設計者氏名	



連絡管管割参考図（6）s=NONE

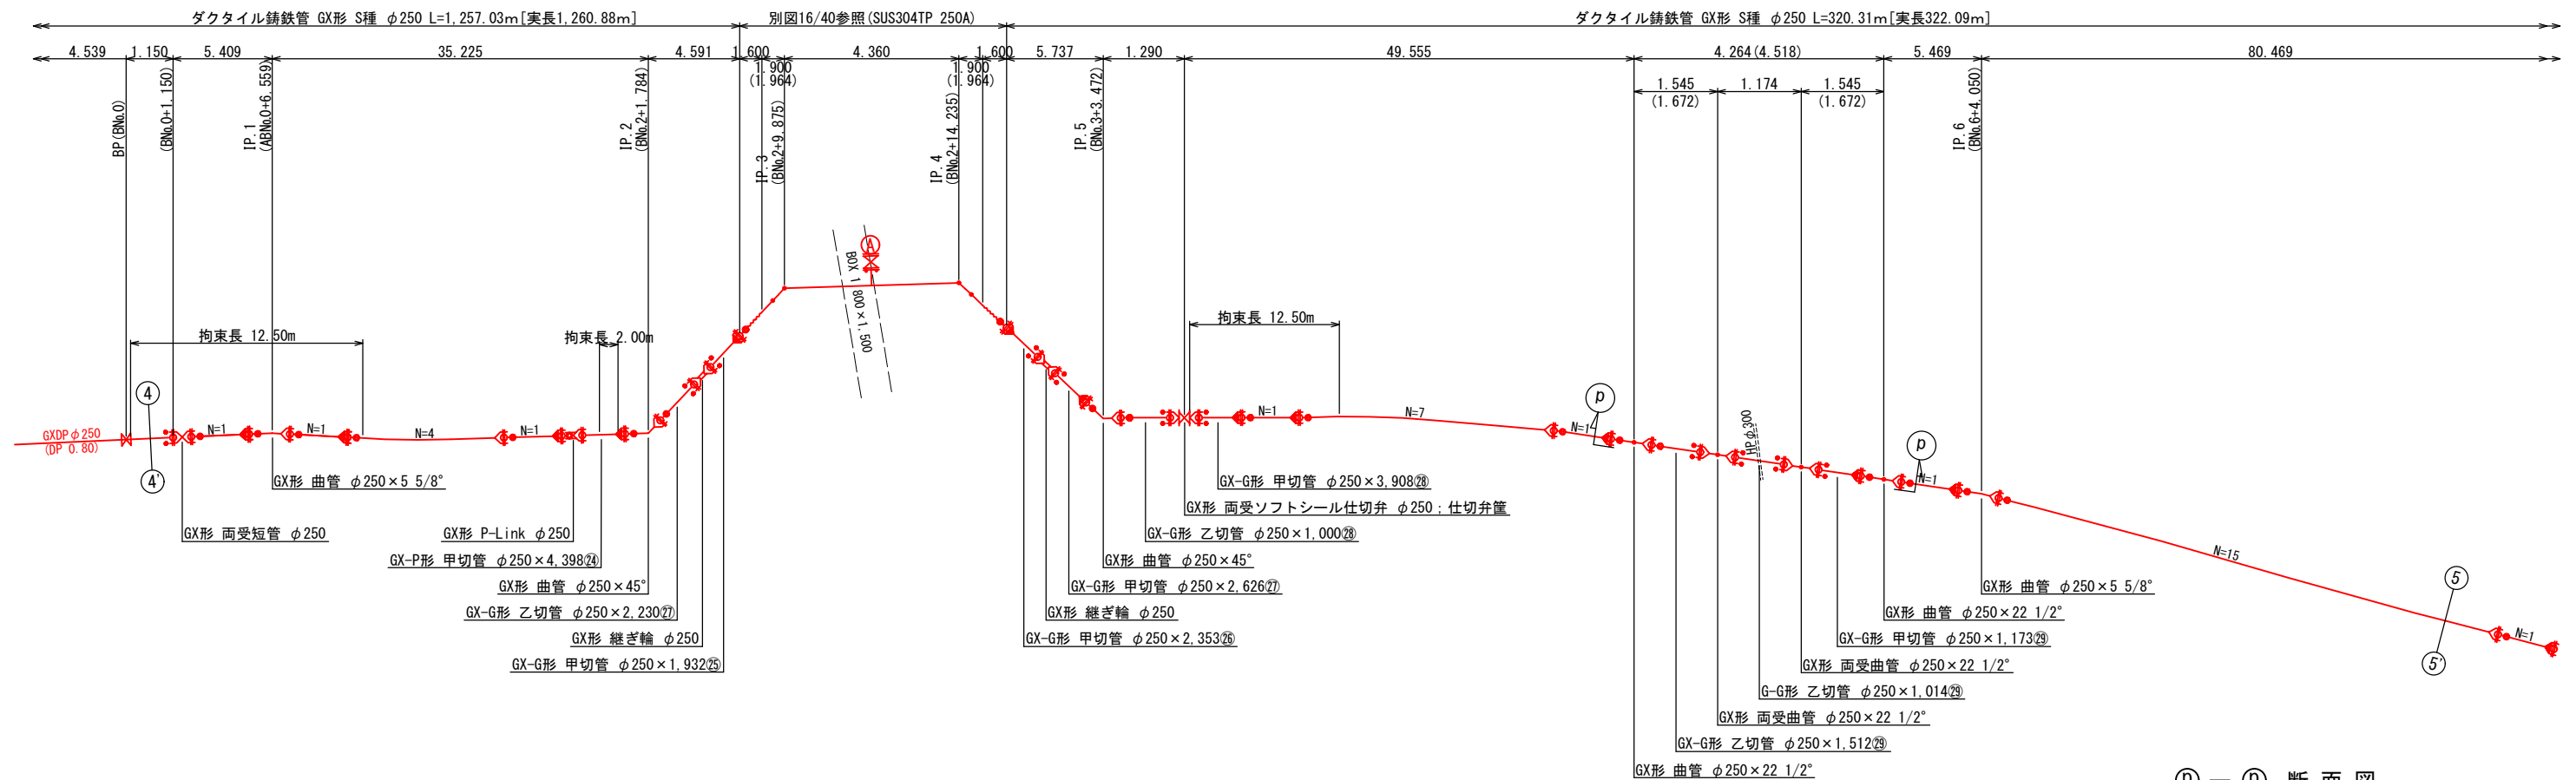

p - p 断面図

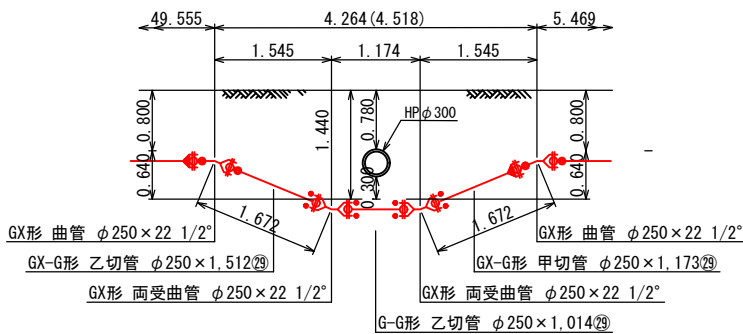

q - q 断面図

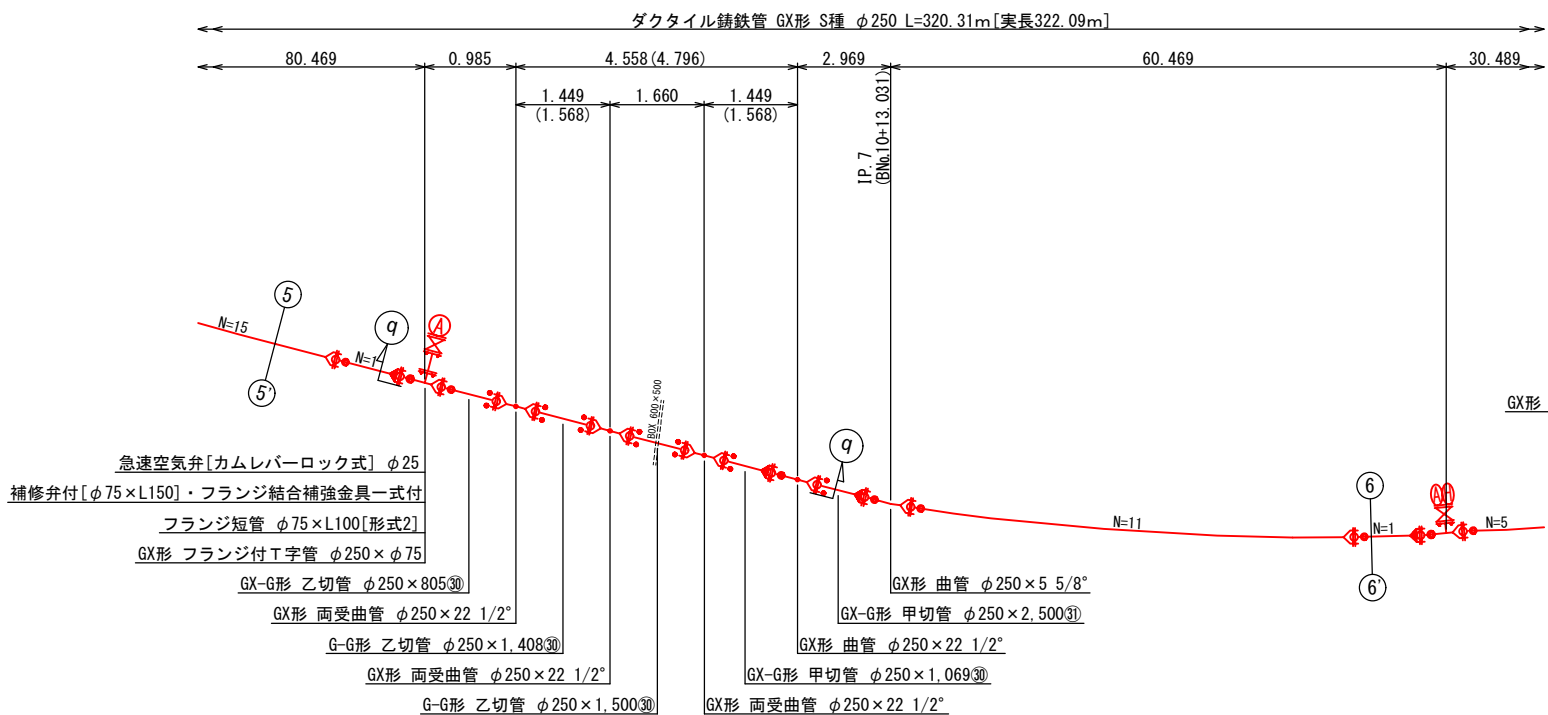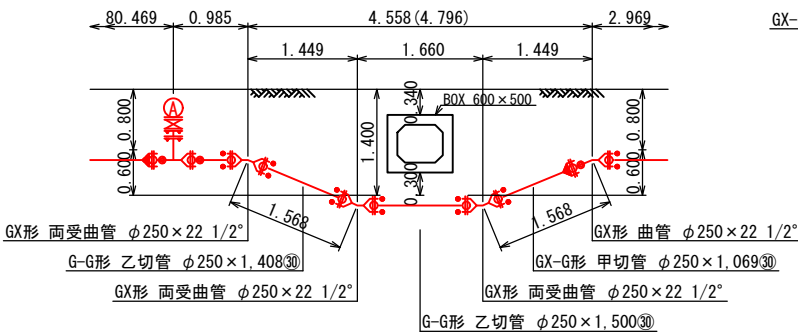





名 称	拘 束 長				土 被 り
	φ250	φ150	φ100	φ75	
22 1/2° 以下	1.00	1.00	1.00	1.00	0.60以上
45° 以下	2.00	1.00	1.00	1.00	0.60以上
90° 以下	11.00	6.00	5.00	4.00	0.60以上
T字管	7.00	6.00	1.00	1.00	0.60以上
仕切弁・栓	20.50	13.50	9.50	8.00	1.00
	25.00	16.50	12.00	9.50	0.80

単位：m

凡	例
	ライナ使用箇所
	伸び量 φ250-39mm
	伸び量 φ150-39mm
	伸び量 φ100-29mm
	継ぎ輪使用箇所
	標準間隔 φ250-250mm
	標準間隔 φ150-240mm
	標準間隔 φ100-200mm
	P-Link使用箇所
	伸び量 φ250-23mm
	伸び量 φ150-23mm
	伸び量 φ100-20mm
	G-Link使用箇所
	伸び量 φ75-17mm

南房総市沓見地先 連絡管布設工事（防安）			
令和 8 年 度			
路 線 名	市道丸山 1 〇 1 号線外		
工事箇所	南房総市沓見 1 2 番 1 地先		
図面種別	連絡管管割参考図（6）		
図面番号	全 4 〇 葉の内第 1 1 号		
縮 尺	NONE	内容表示	
安房郡市広域市町村圏事務組合 水道部			
課 長		設計者氏名	

連絡管管割参考図（7）s=NONE

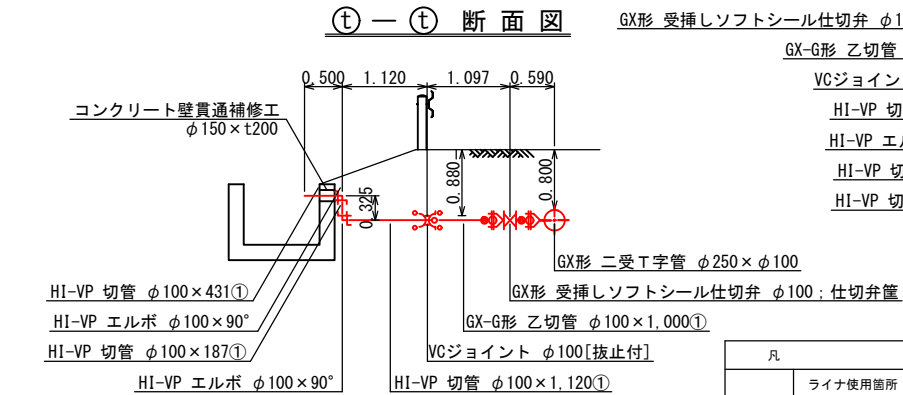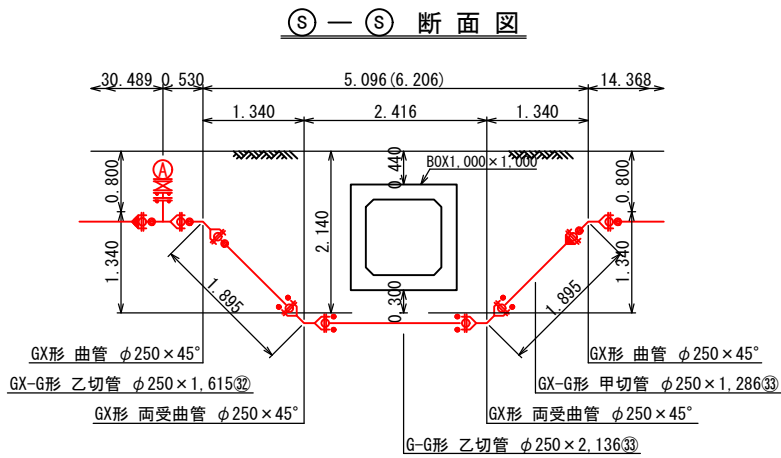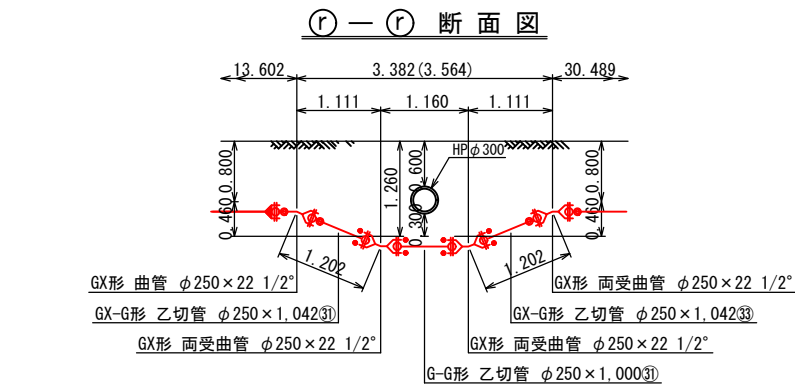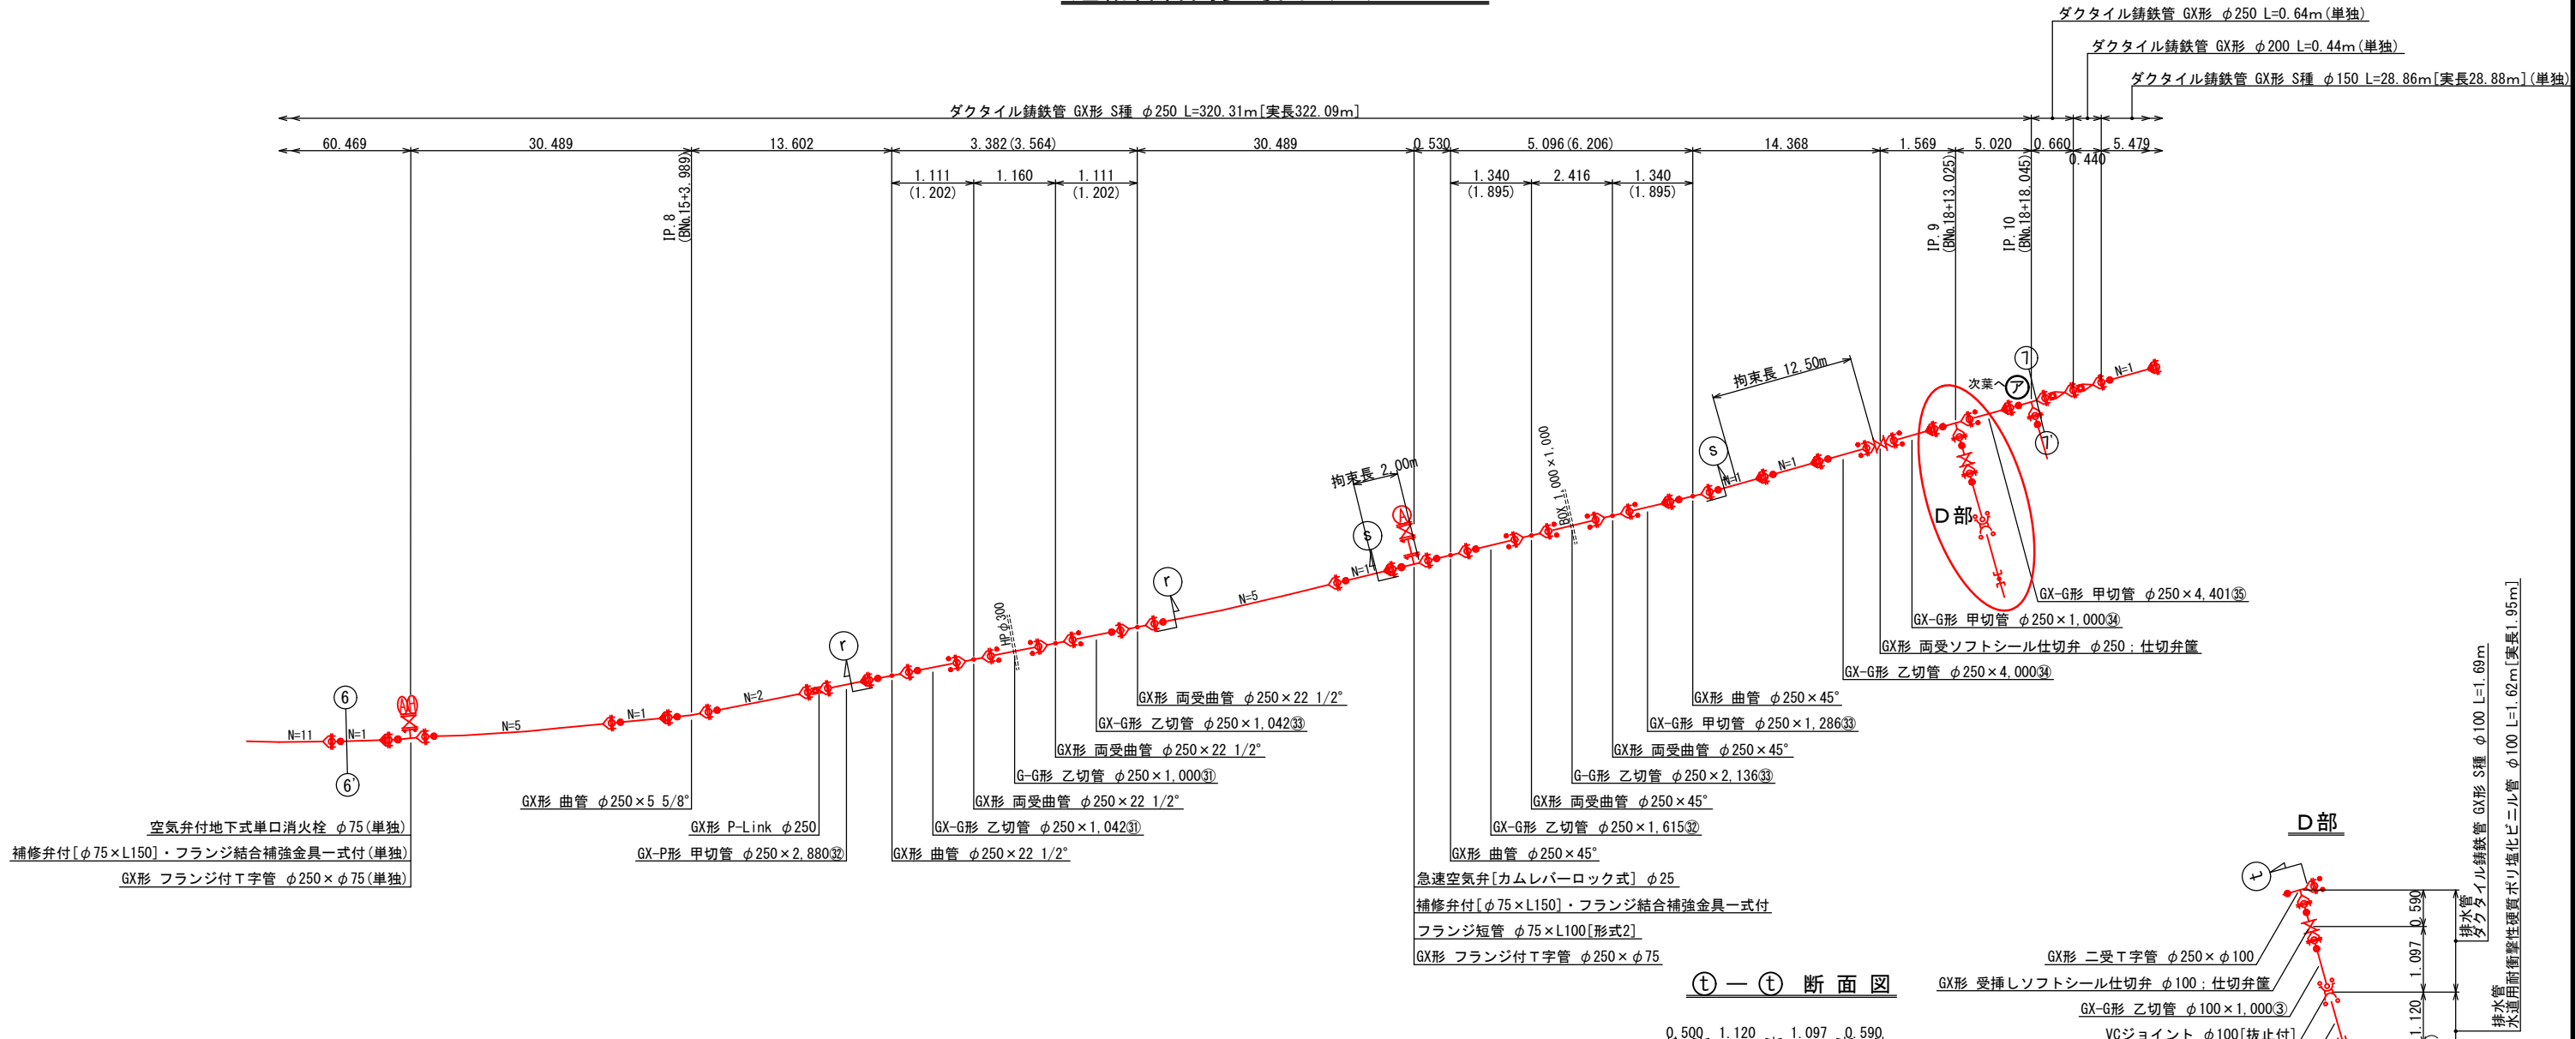


名 称	拘 束 長				土 被 り
	φ250	φ150	φ100	φ75	
22 1/2° 以下	1.00	1.00	1.00	1.00	0.60以上
45° 以下	2.00	1.00	1.00	1.00	0.60以上
90° 以下	11.00	6.00	5.00	4.00	0.60以上
T字管	7.00	6.00	1.00	1.00	0.60以上
仕切弁・栓	20.50	13.50	9.50	8.00	1.00
	25.00	16.50	12.00	9.50	0.80





凡	例
	ライナ使用箇所
	伸び量 φ250-39mm
	伸び量 φ150-39mm
	伸び量 φ100-29mm
	伸び量 φ75-29mm
	継ぎ輪使用箇所
	標準間隔 φ250-250mm
	標準間隔 φ150-240mm
	標準間隔 φ100-200mm
	標準間隔 φ75-190mm
	P-Link使用箇所
	伸び量 φ250-23mm
	伸び量 φ150-23mm
	伸び量 φ100-20mm
	伸び量 φ75-17mm
	G-Link使用箇所

南房総市沓見地先 連絡管布設工事（防安）			
令和 8 年 度			
路 線 名	市道丸山101号線外		
工事箇所	南房総市沓見12番1地先		
図面種別	連絡管管割参考図（7）		
図面番号	全 40 葉の内第 12 号		
縮 尺	NONE	内容表示	
安房郡市広域市町村圏事務組合 水道部			
課 長		設計者氏名	

連絡管管割参考図（8）s=NONE

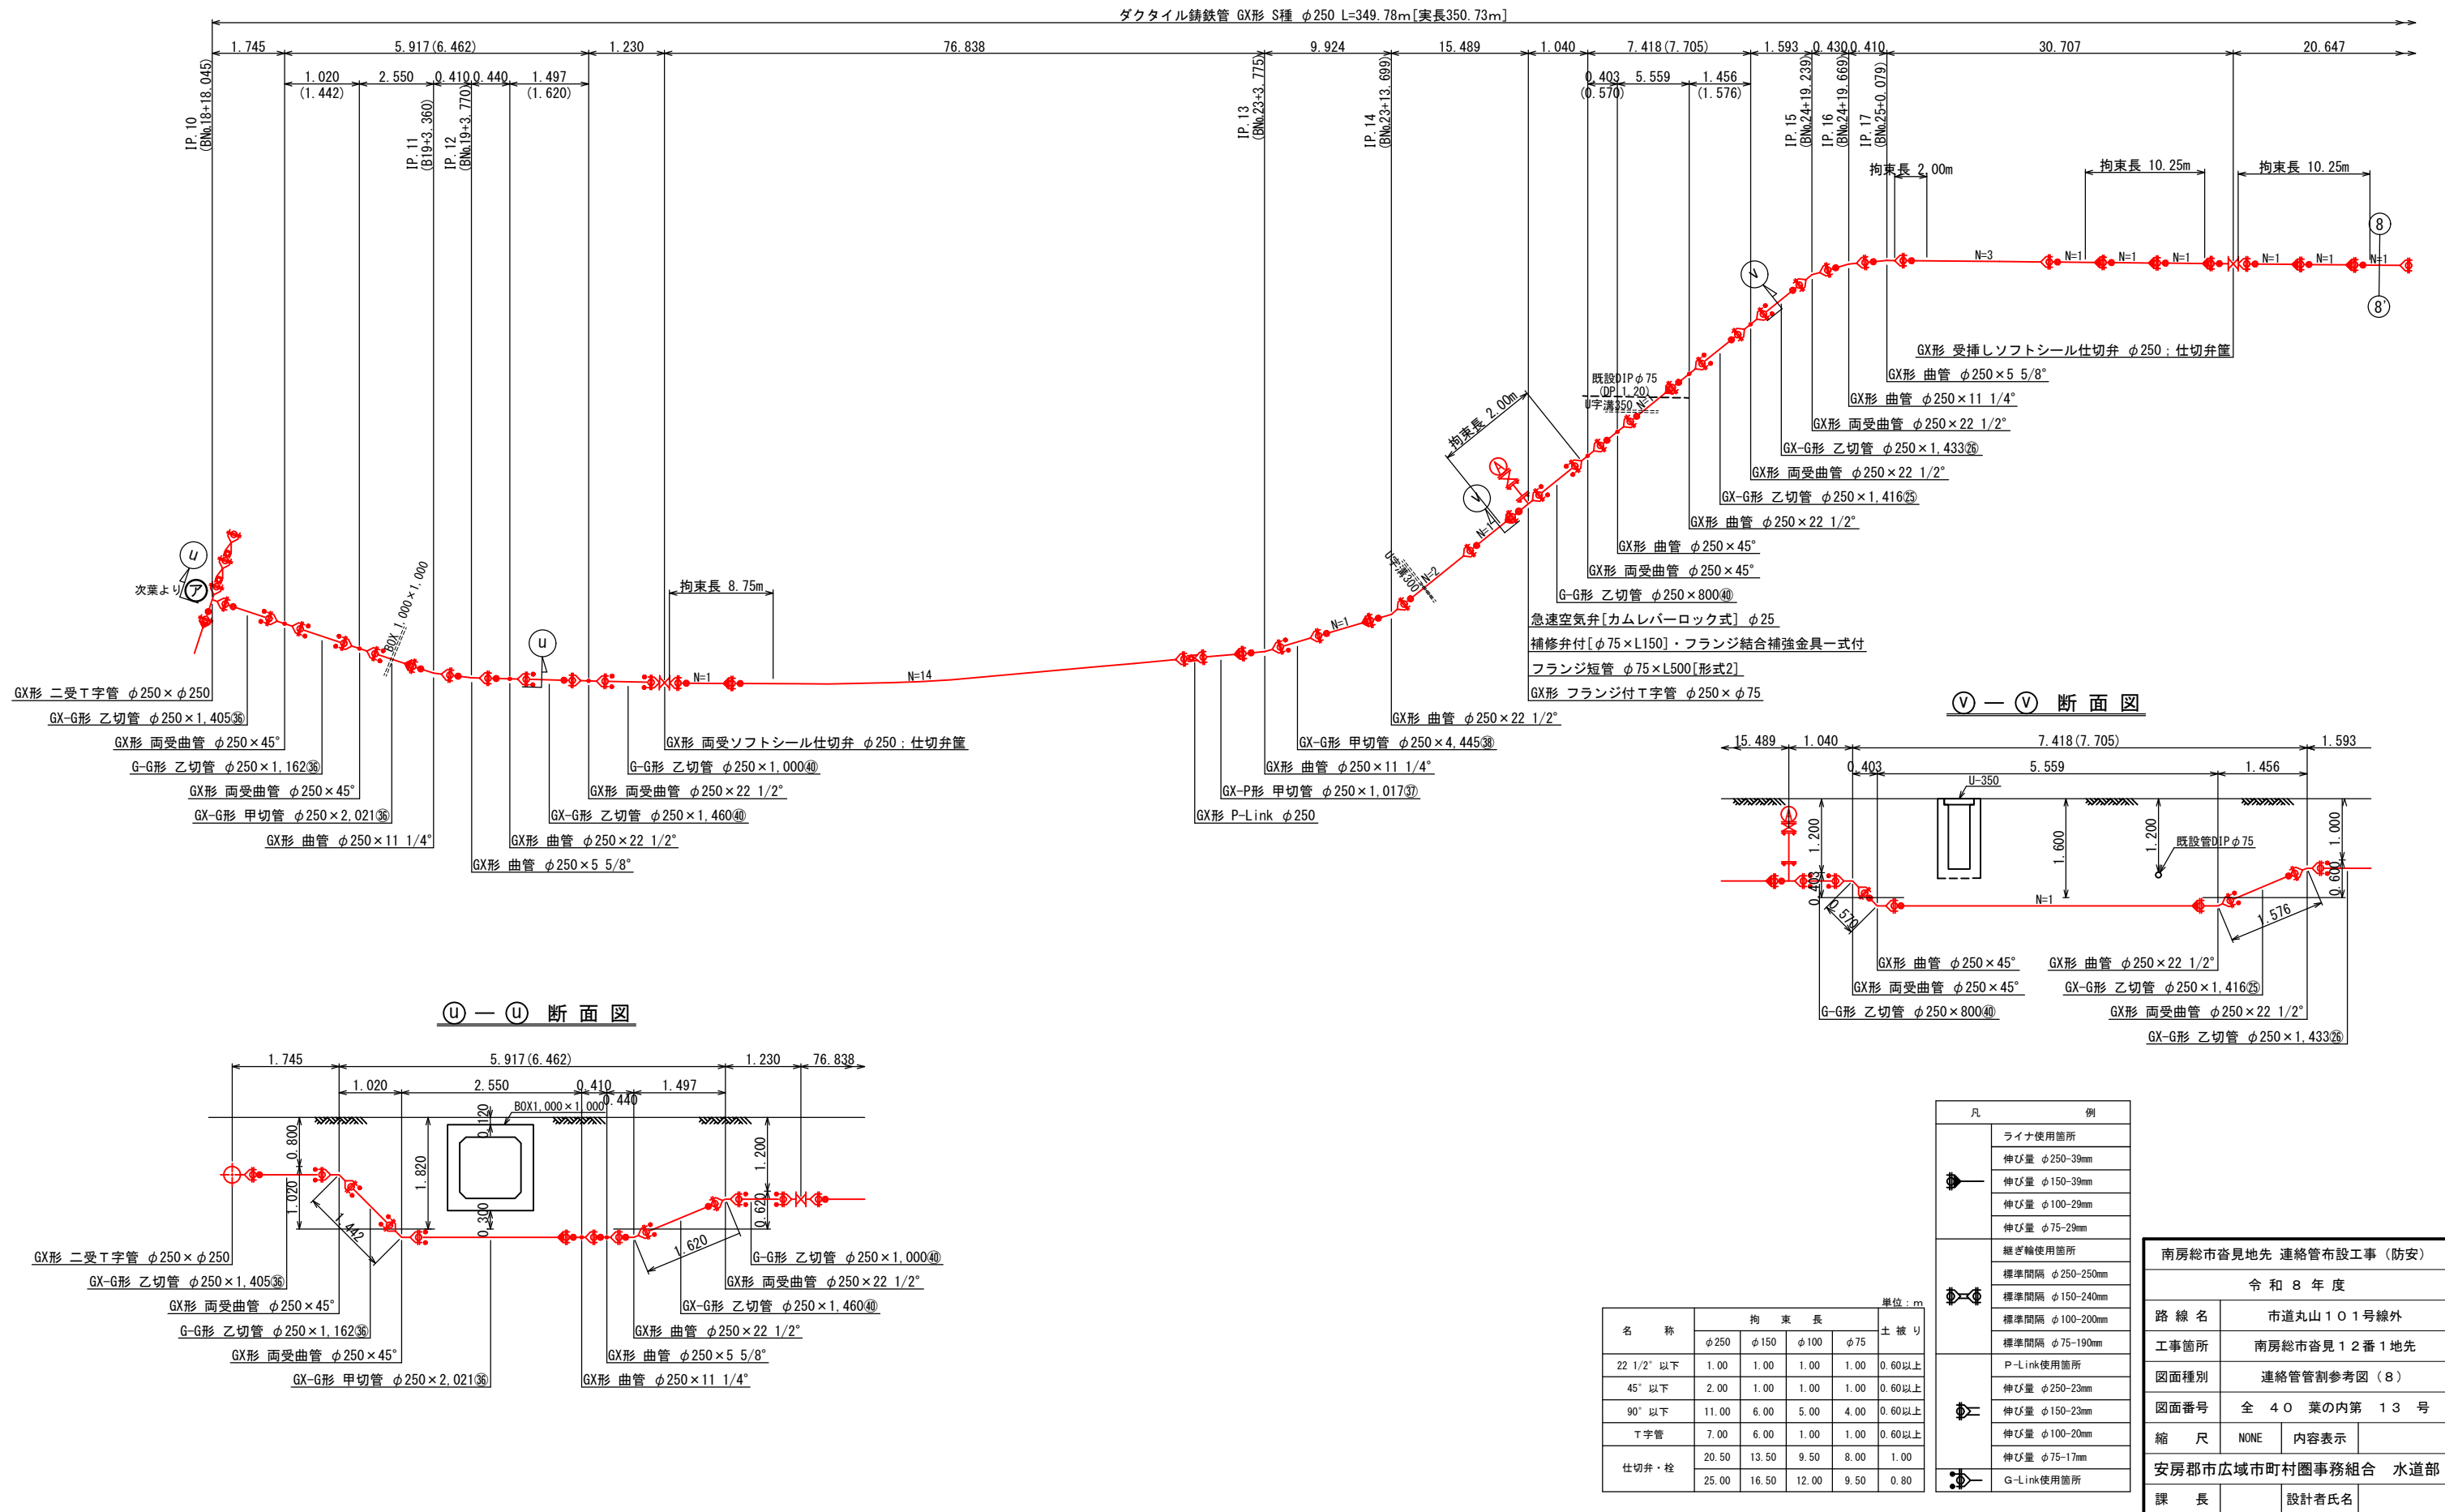


連絡管管割参考図（9）s=NONE

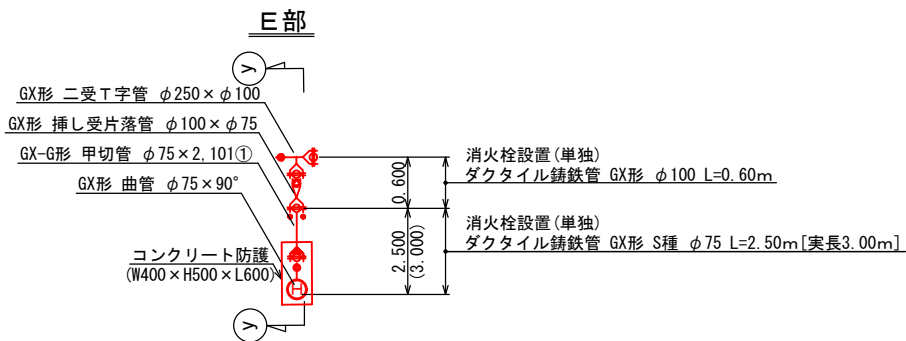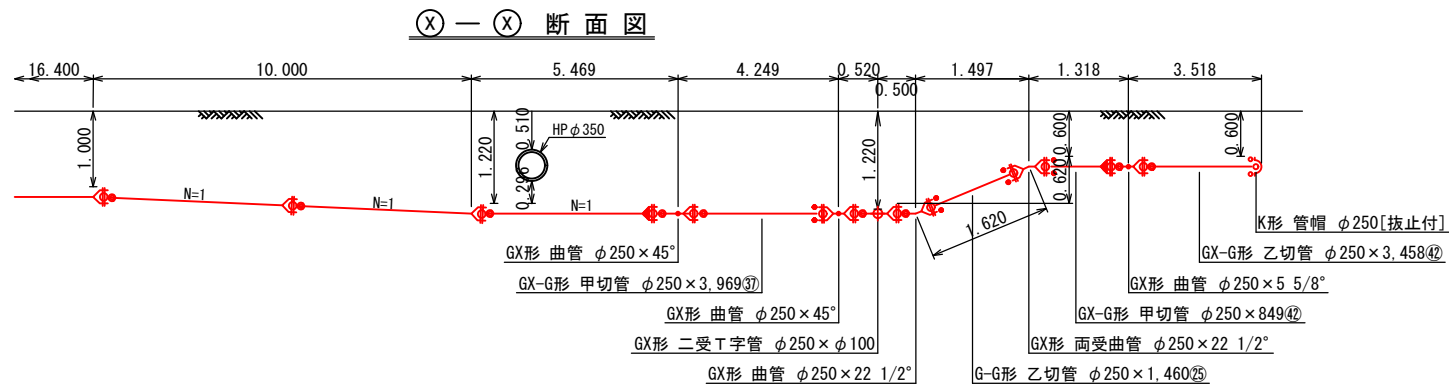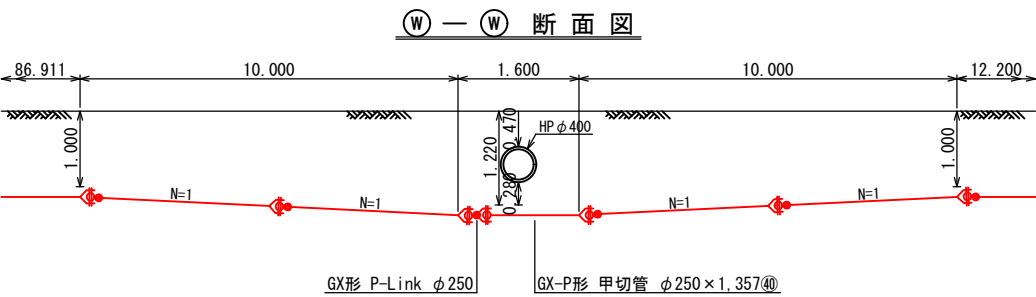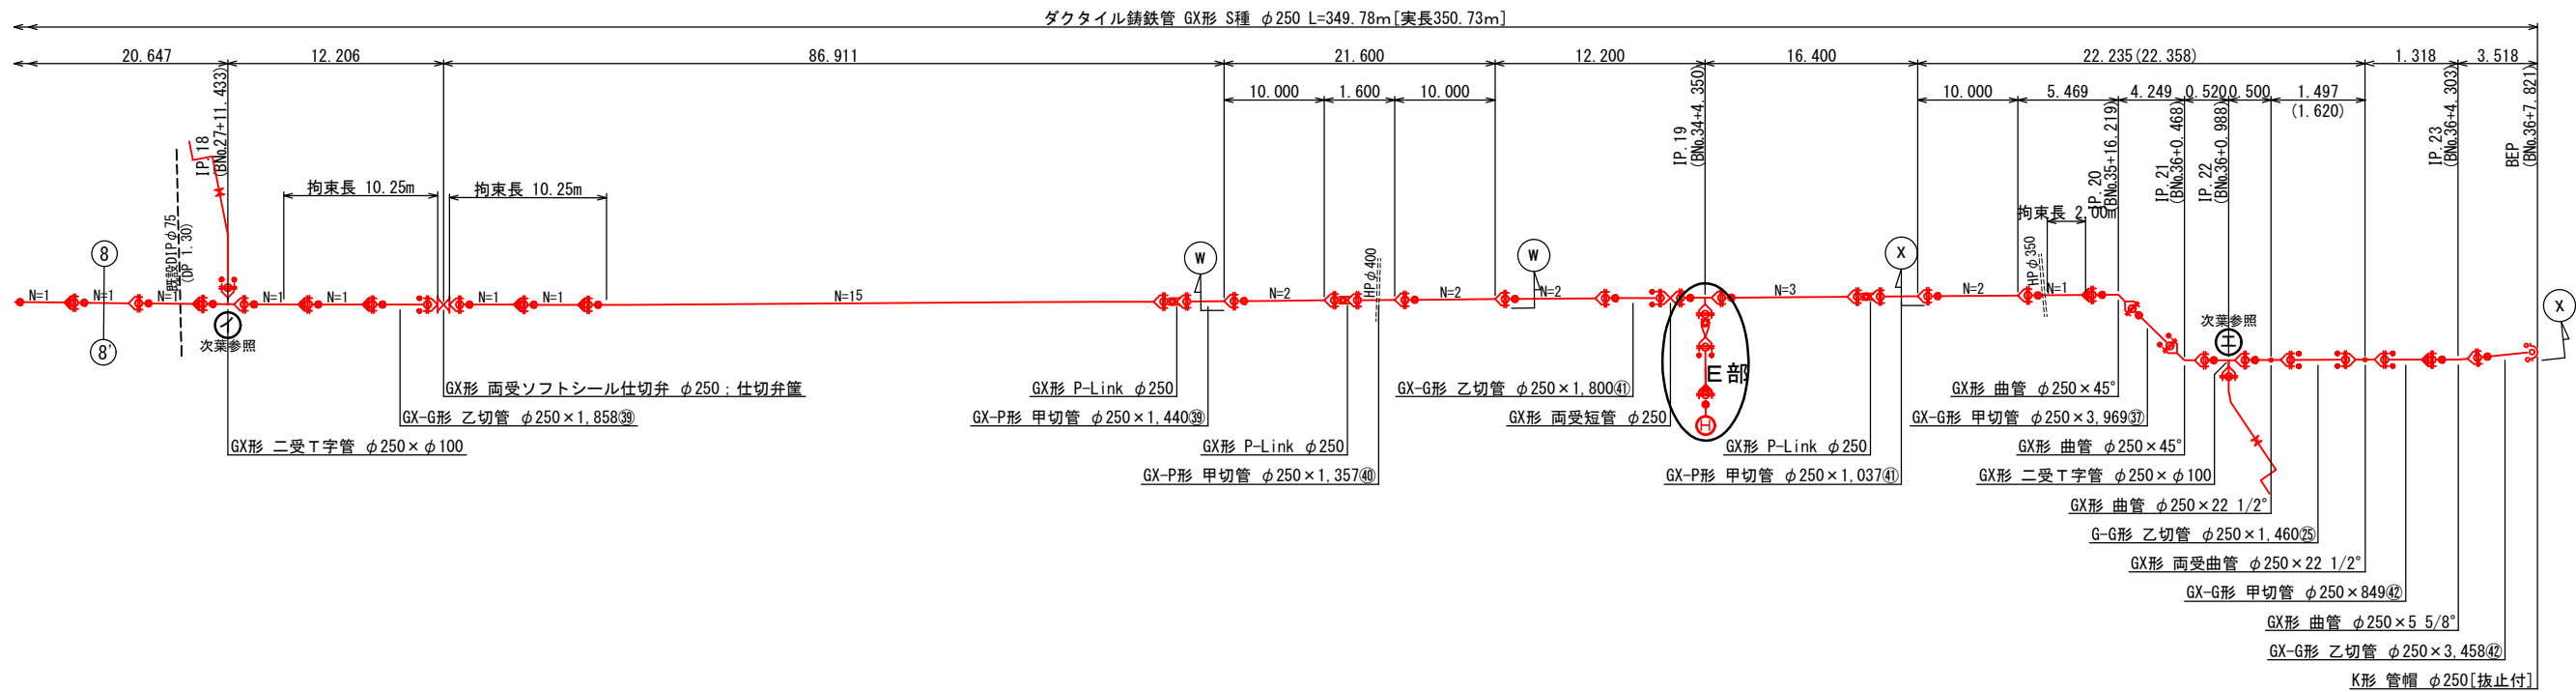

⑤ — ⑤ 断面図

コンクリート防護詳細図

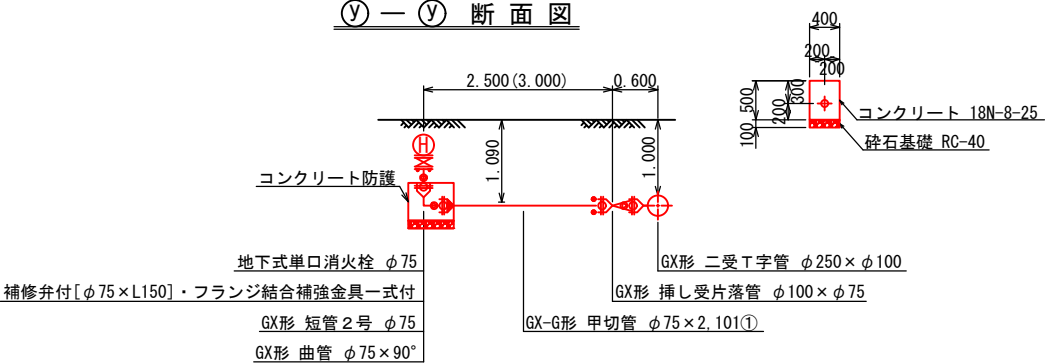


名 称	拘 束 長				単位: m
	φ250	φ150	φ100	φ75	
22 1/2° 以下	1.00	1.00	1.00	1.00	0.60以上
45° 以下	2.00	1.00	1.00	1.00	0.60以上
90° 以下	11.00	6.00	5.00	4.00	0.60以上
T字管	7.00	6.00	1.00	1.00	0.60以上
仕切弁・栓	20.50	13.50	9.50	8.00	1.00
	25.00	16.50	12.00	9.50	0.80

凡	例
●	ライナ使用箇所 伸び量 φ250-39mm 伸び量 φ150-39mm 伸び量 φ100-29mm 伸び量 φ75-29mm
●	継ぎ輪使用箇所 標準間隔 φ250-250mm 標準間隔 φ150-240mm 標準間隔 φ100-200mm 標準間隔 φ75-190mm
●	P-Link使用箇所 伸び量 φ250-23mm 伸び量 φ150-23mm 伸び量 φ100-20mm 伸び量 φ75-17mm
●	G-Link使用箇所

南房総市沓見地先 連絡管布設工事（防安）			
令和8年度			
路線名	市道丸山101号線外		
工事箇所	南房総市沓見12番1地先		
図面種別	連絡管管割参考図（9）		
図面番号	全40葉の内第14号		
縮尺	NONE	内容表示	
安房郡市広域市町村圏事務組合 水道部			
課長		設計者氏名	


連絡管管割参考図 (10)S=NONE

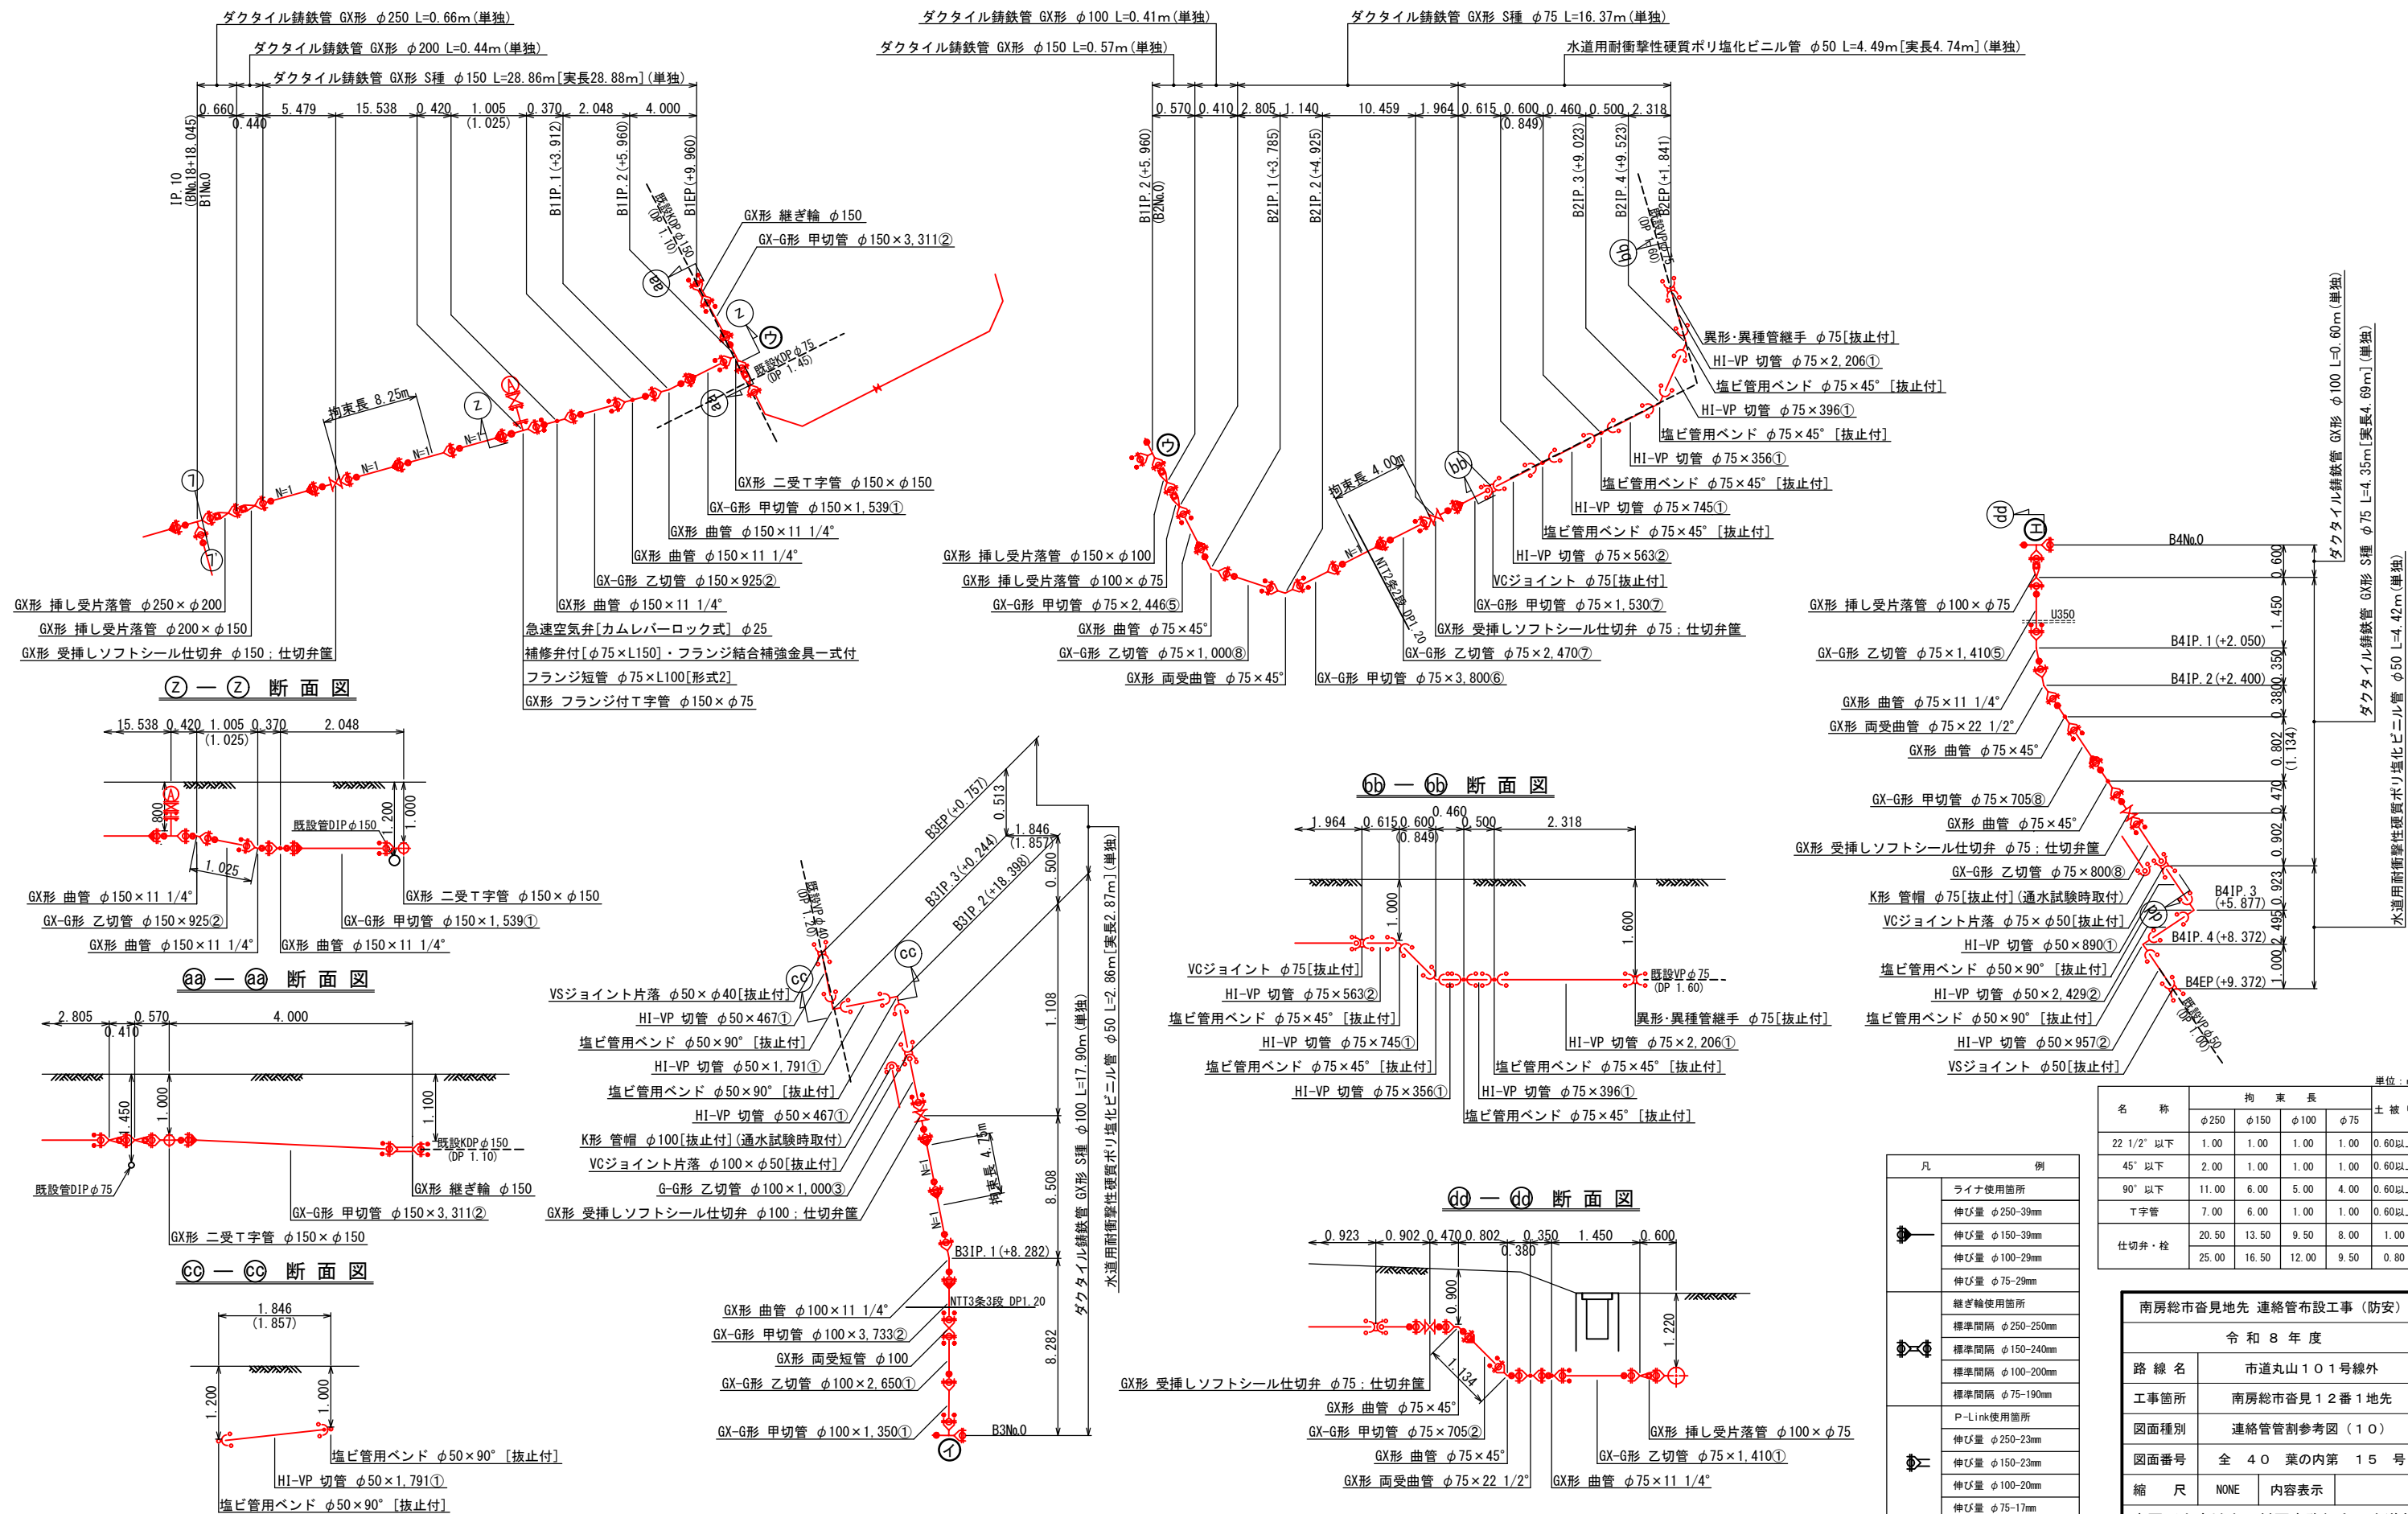

名 称	拘 束 長				単位: m
	φ250	φ150	φ100	φ75	土 被 り
22 1/2" 以下	1.00	1.00	1.00	1.00	0.60以上
45" 以下	2.00	1.00	1.00	1.00	0.60以上
90" 以下	11.00	6.00	5.00	4.00	0.60以上
T字管	7.00	6.00	1.00	1.00	0.60以上
仕切弁・栓	20.50	13.50	9.50	8.00	1.00
	25.00	16.50	12.00	9.50	0.80

南房総市沓見地先 連絡管布設工事（防災）			
令和 8 年 度			
路線名	市道丸山 101 号線外		
工事箇所	南房総市沓見 12 番 1 地先		
図面種別	連絡管管割参考図（10）		
図面番号	全 40 葉の内第 15 号		
縮 尺	NONE	内容表示	
安房郡市広域市町村圏事務組合 水道部			
課 長	設計者氏名		

 平面图 S=1:100




1. 表記単位
特に示さない限り、寸法はmm単位とし、（ ）内寸法は実長とする。
2. 使用材質
特に示さない限り、使用する材質はSUS304とする。
3. 適用規格
 - (1) 鋼管は配管用ステンレス鋼管 JIS G 3459による。
 - (2) その他の鋼材は以下に挙げた規格もしくはこれらに準ずるものを用いる。
 - ・熱間圧延ステンレス鋼板及び鋼材 JIS G 4304
 - ・冷間圧延ステンレス鋼板及び鋼材 JIS G 4305
 - ・ステンレス鋼棒 JIS G 4303
 - (3) 異形管の製作寸法は、水輸送用塗覆装鋼管の異形管JIS G 3443-2による。
4. 塗覆装
内 面：無塗装とする。
外 面：ポリウレタン被覆とする。
5. 記号
▶ 印は現場溶接箇所を示す。
6. 製品の品質保証は、日本水道協会の検査合格品とする。
7. 設計照会、製作、施工は日本水道鋼管協会の指針に準拠、属するものとする。

※. 製作の際は現地調査の上、寸法等を決定のこと。


南房総市杵見地先 連絡管布設工事（防災）		
令和 8 年度		
路線名	市道丸山 101 号線外	
工事箇所	南房総市杵見 12 番 1 地先	
図面種別	水路横断部配管詳細図	
図面番号	全 40 葉の内第 16 号	
縮 尺	1:100	内容表示
安房郡市広域市町村圏事務組合 水道部		
課 長	設計者氏名	

水路横断部配管管体図 S=1:20


名 称	曲管
寸 法	250A×900L×20° 29'×300L
材質(本 管)	SUS304
製 作 数	1
外 面 塗 装	無塗装
内 面 塗 装	無塗装
埋 設 部 塗 装	ポリウレタン被覆 1.5mm以上

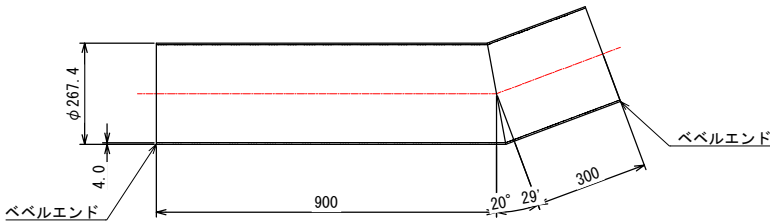


名 称	1FT字管
寸 法	250A×80A×4016L×350H
材質(本 管)	SUS304
製 作 数	1
外 面 塗 装	無塗装
内 面 塗 装	無塗装
埋 設 部 塗 装	ポリウレタン被覆 1.5mm以上

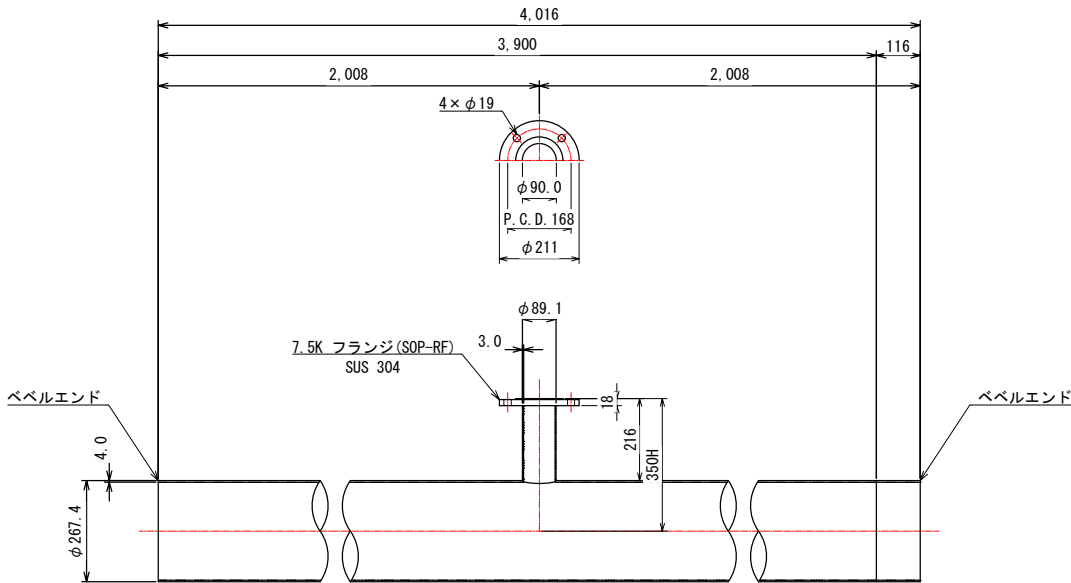


名 称	曲管
寸 法	250A×768L×48° 31'×172L
材質(本 管)	SUS304
製 作 数	1
外 面 塗 装	無塗装
内 面 塗 装	無塗装
埋 設 部 塗 装	ポリウレタン被覆 1.5mm以上

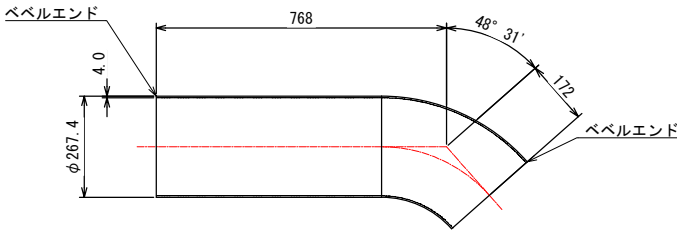

名 称	曲管
寸 法	250A×172L×48° 31'×768L
材質(本 管)	SUS304
製 作 数	1
外 面 塗 装	無塗装
内 面 塗 装	無塗装
埋 設 部 塗 装	ポリウレタン被覆 1.5mm以上

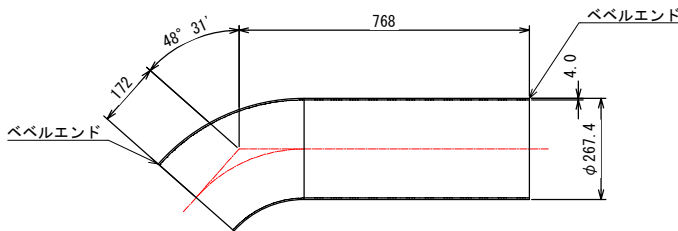

名 称	曲管
寸 法	250A×300L×20° 29'×900L
材質(本 管)	SUS304
製 作 数	1
外 面 塗 装	無塗装
内 面 塗 装	無塗装
埋 設 部 塗 装	ポリウレタン被覆 1.5mm以上

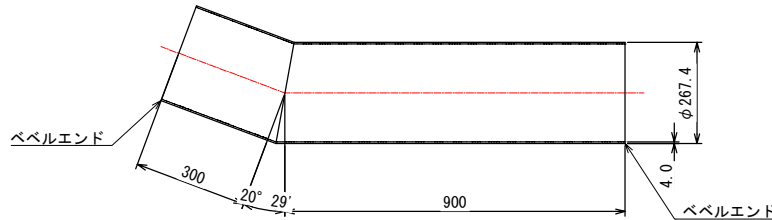















《特記事項》

- 表記単位
特に示さない限り、寸法はmm単位とする。
- 使用材質
特に示さない限り、使用する材質はSUS304とする。
- 製品の品質保証は、日本水道協会の検査合格品とする。
- 設計照査、製作、施工は日本水道鋼管協会の指針に準拠、属するものとする。

※. 製作の際は現地調査の上、寸法等を決定のこと。

南房総市沓見地先 連絡管布設工事（防安）			
令和 8 年 度			
路 線 名	市道丸山101号線外		
工事箇所	南房総市沓見12番1地先		
図面種別	水路横断部配管管体図		
図面番号	全 40 葉の内第 17 号		
縮 尺	1:20	内容表示	
安房郡市広域市町村圏事務組合 水道部			
課 長		設計者氏名	


横断図(1) S=1:200

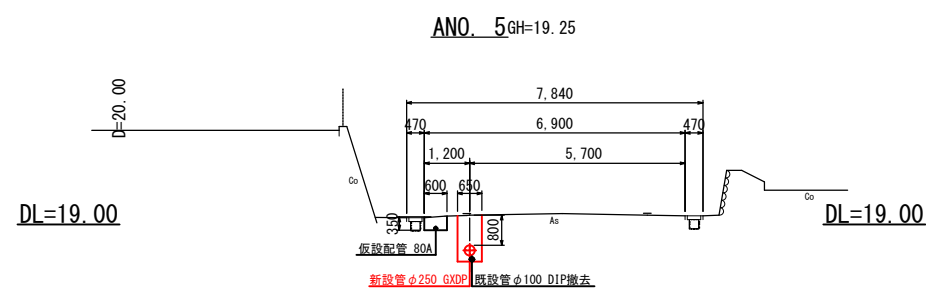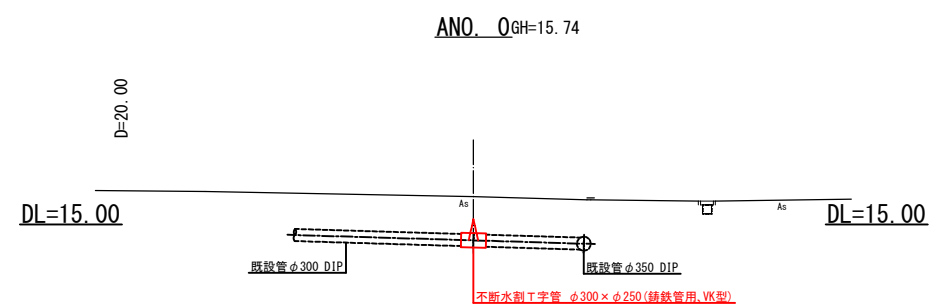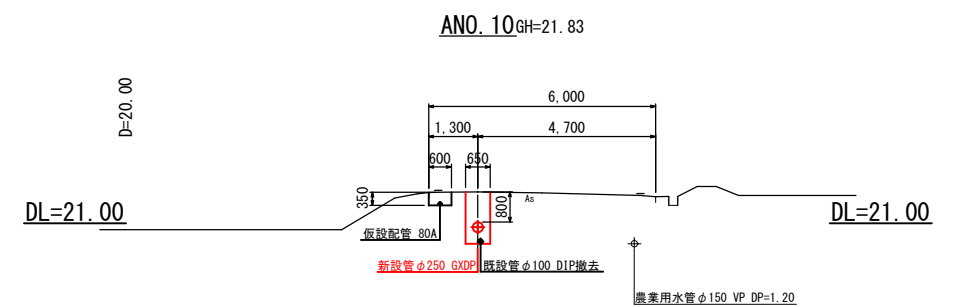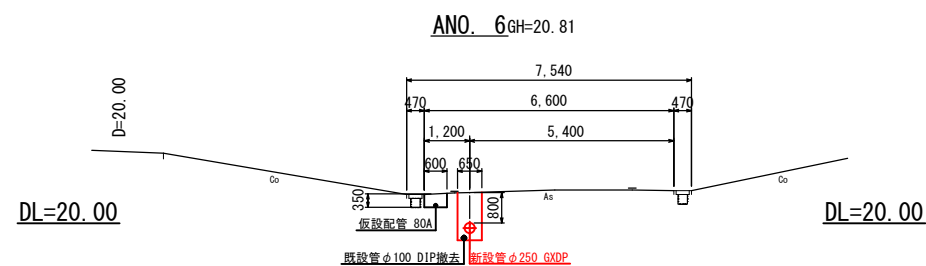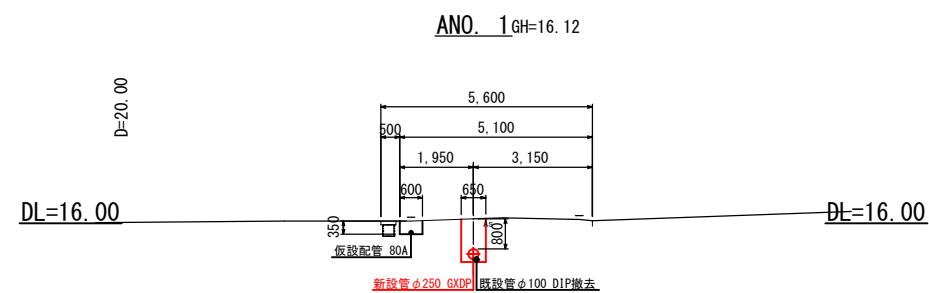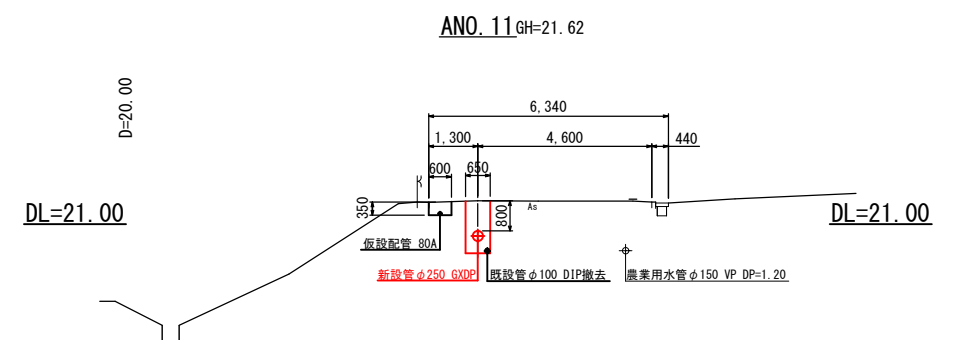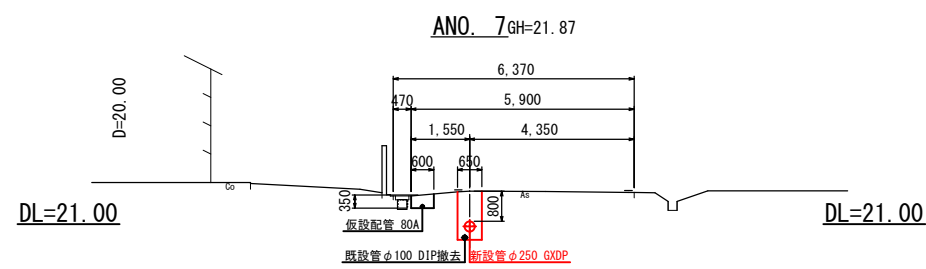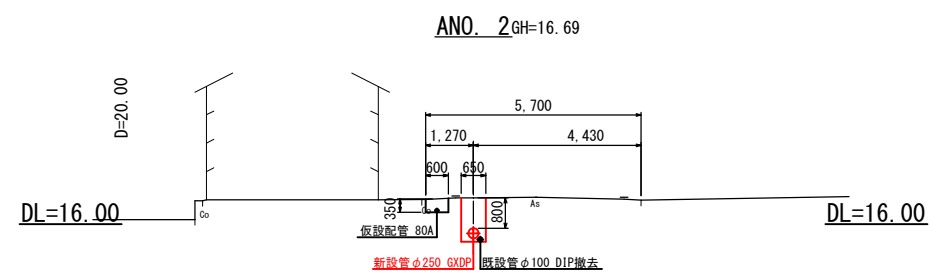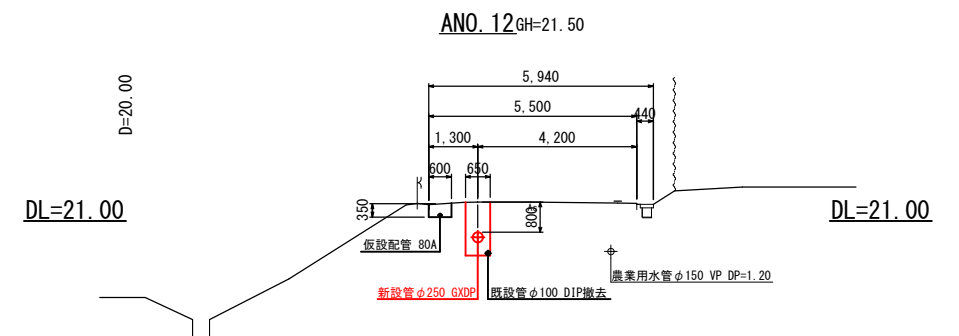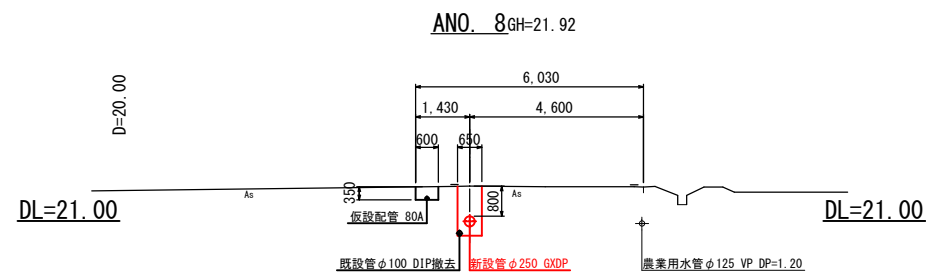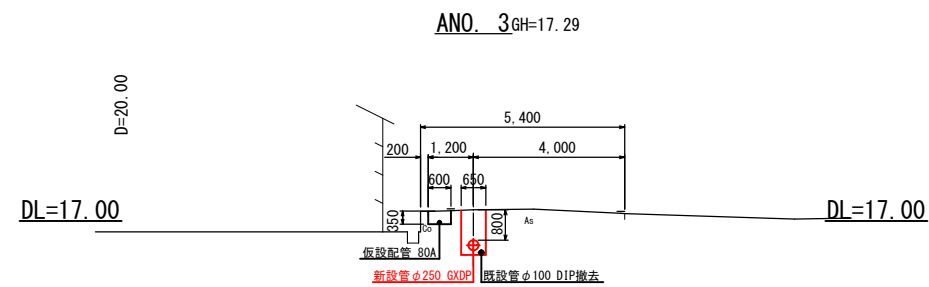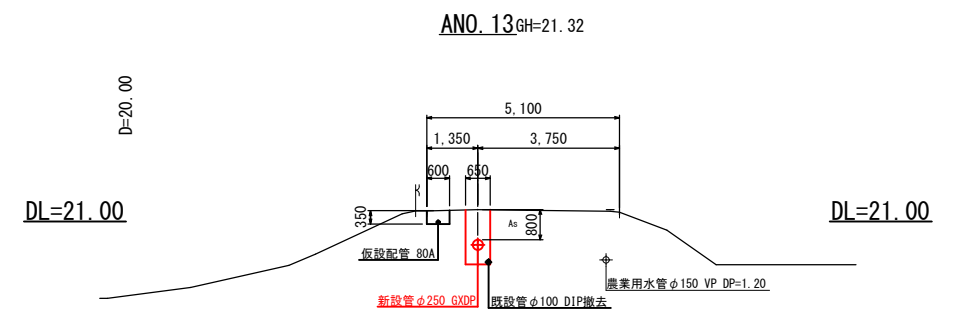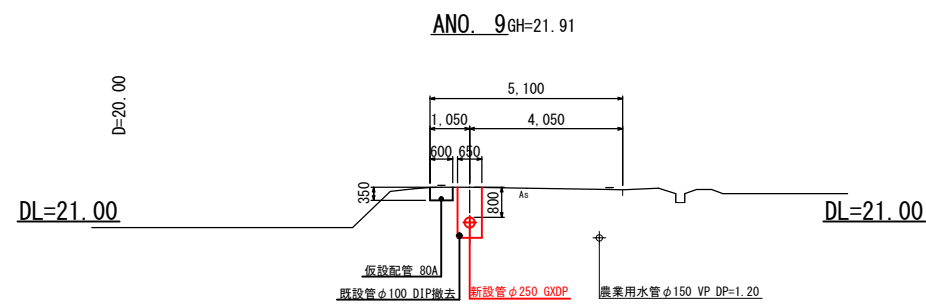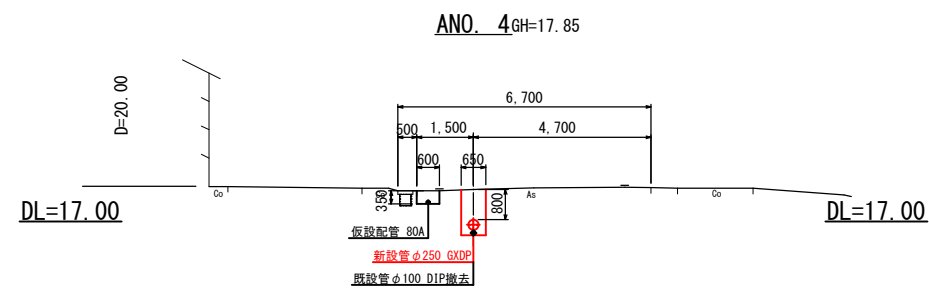

注1: 既設管は想定位置である。
注2: 農業用水管は想定位置である。

南房総市沓見地先 連絡管布設替工事(防安)			
令和8年度			
路線名	市道丸山101号線外		
工事箇所	南房総市沓見12番1地先		
図面種別	横断図(1)		
図面番号	全40葉の内第18号		
縮尺	1:200	内容表示	ANO.0~ANO.13
安房郡市広域市町村圏事務組合 水道部			
課長		設計者氏名	















横断図(2) S=1:200

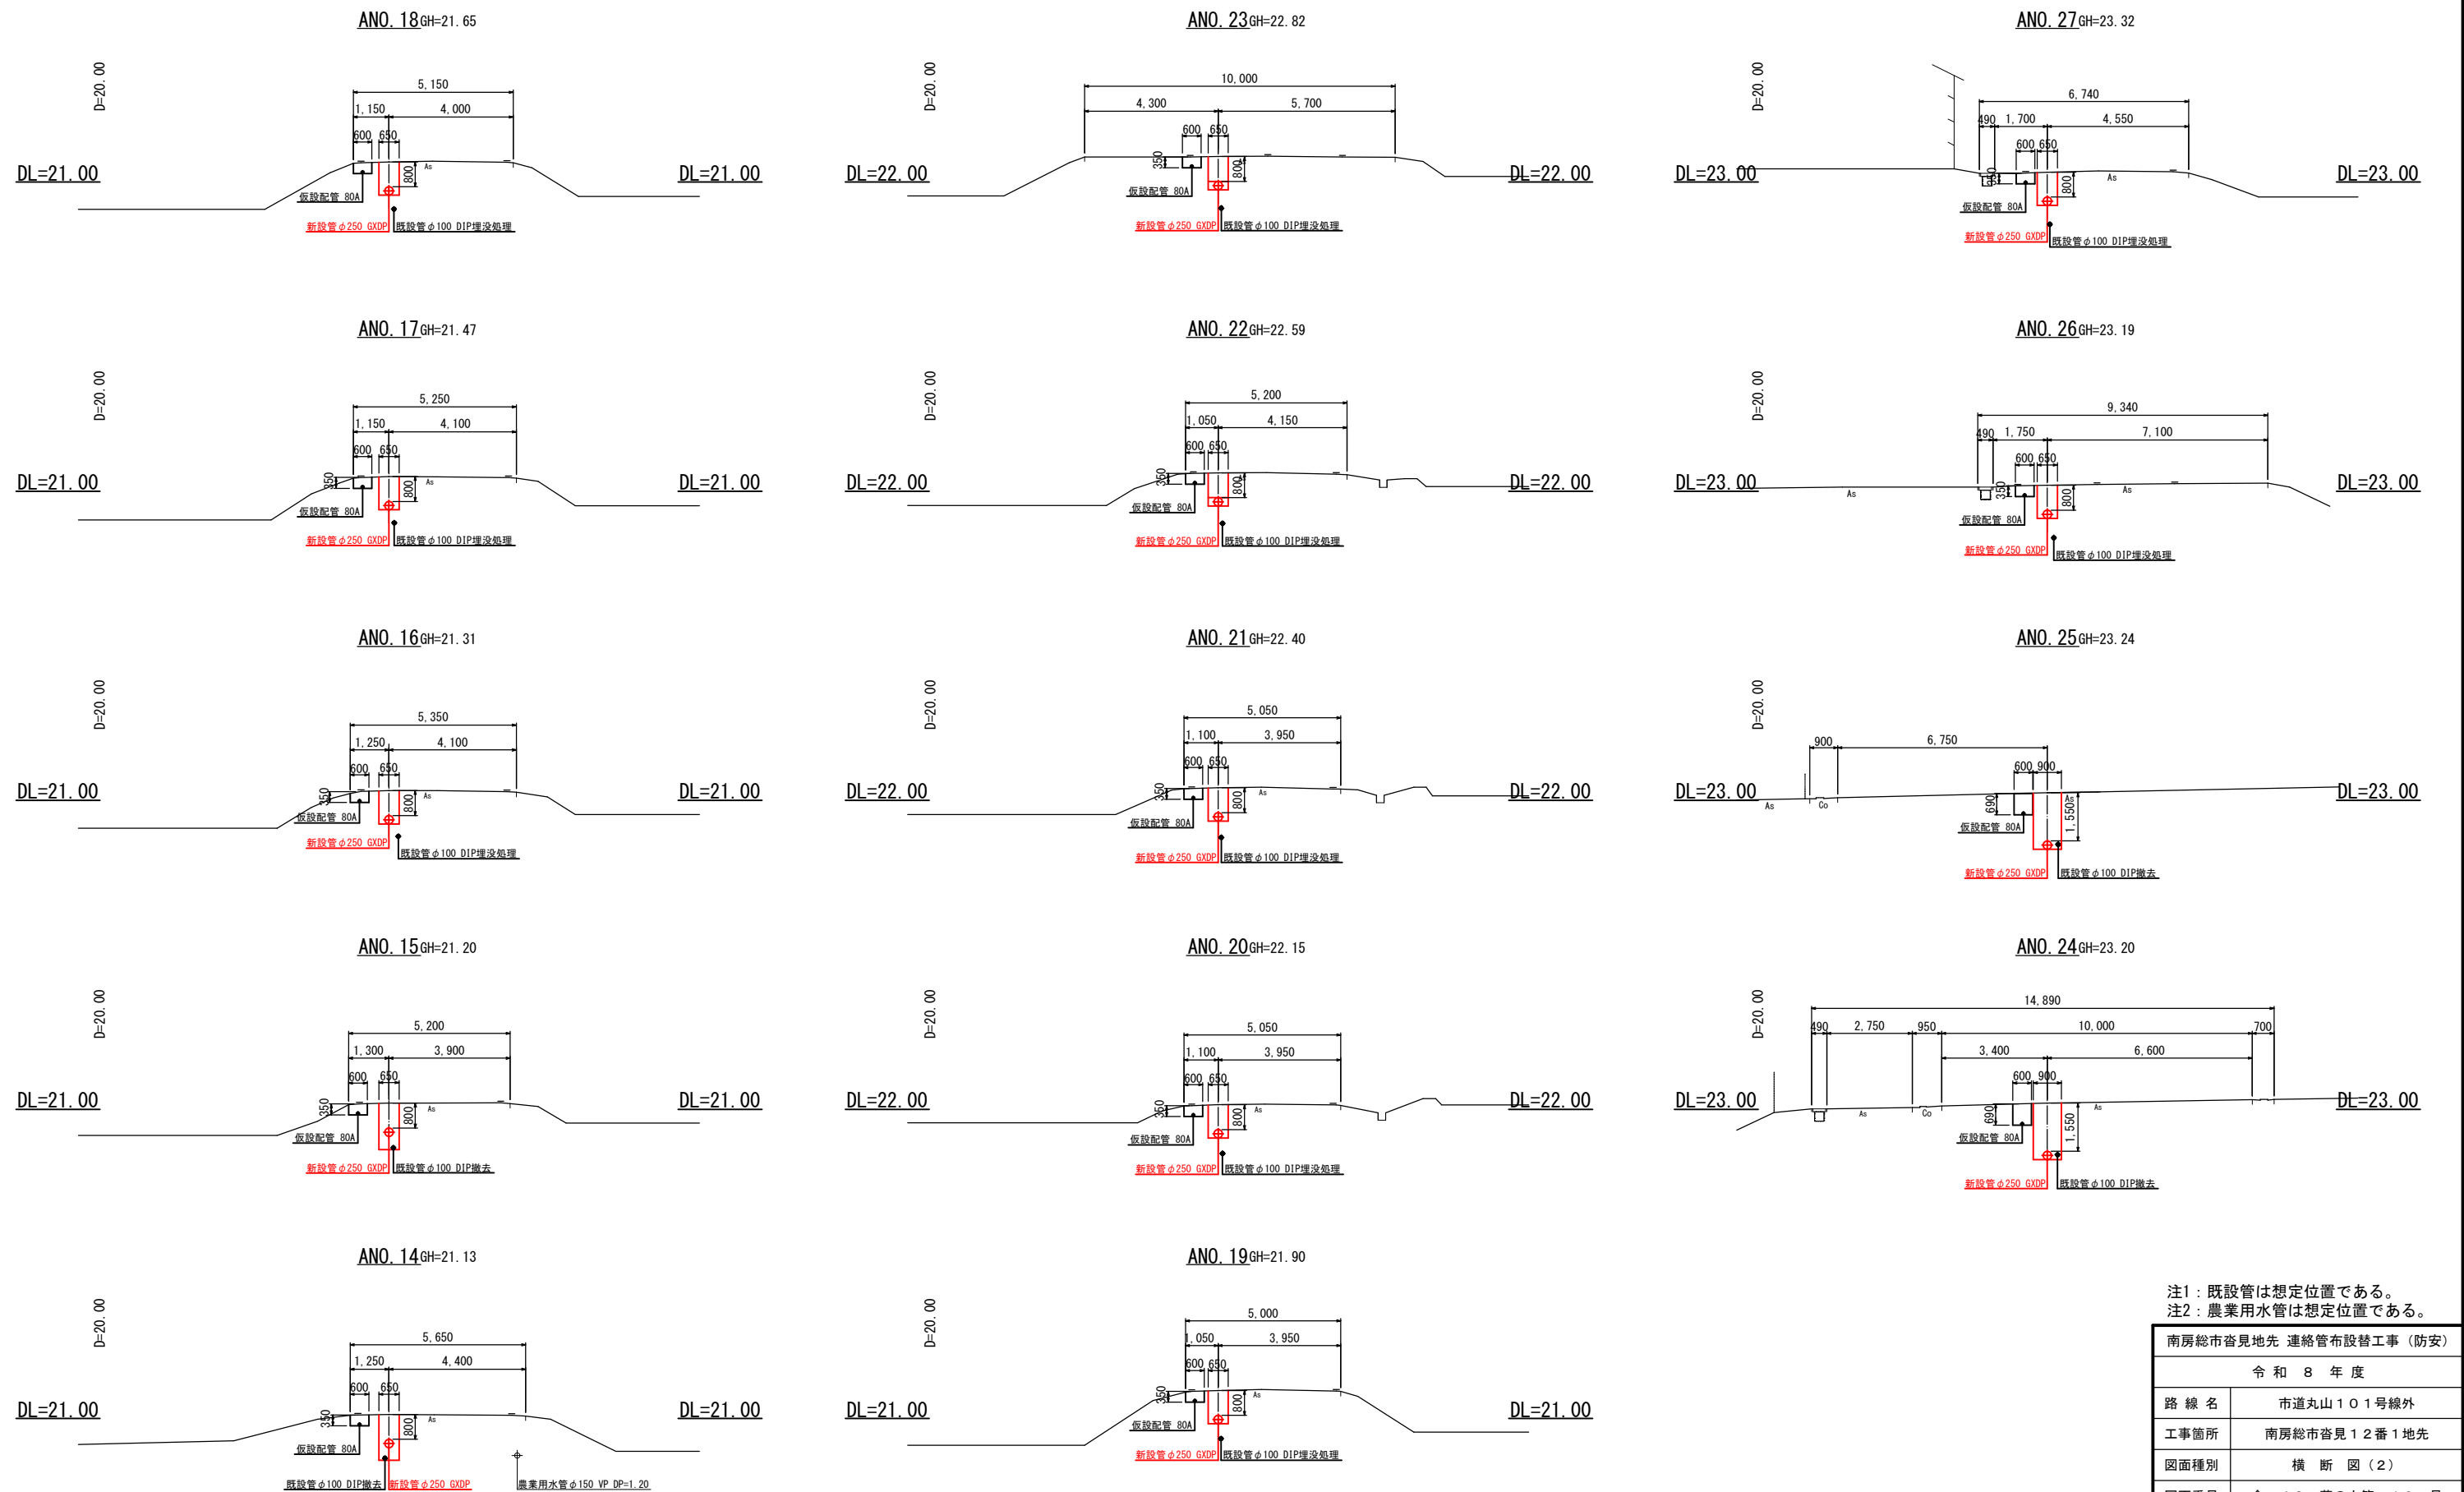

注1：既設管は想定位置である。
注2：農業用水管は想定位置である。

南房総市沓見地先 連絡管布設替工事（防安）			
令和 8 年度			
路線名	市道丸山101号線外		
工事箇所	南房総市沓見12番1地先		
図面種別	横断図(2)		
図面番号	全 40 葉の内第 19 号		
縮尺	1:200	内容表示	ANO. 14~ANO. 27
安房郡市広域市町村圏事務組合 水道部			
課長		設計者氏名	


横断図(3) S=1:200

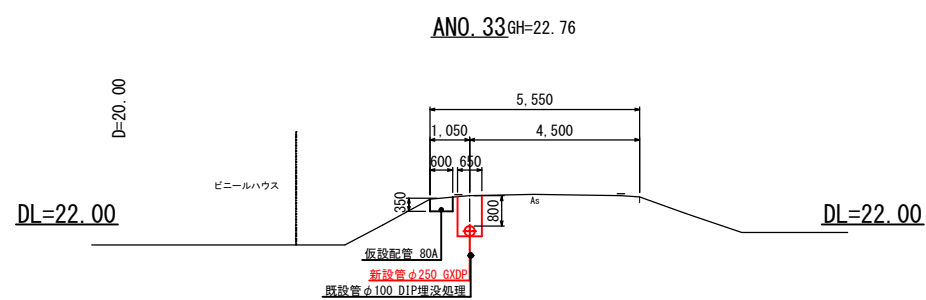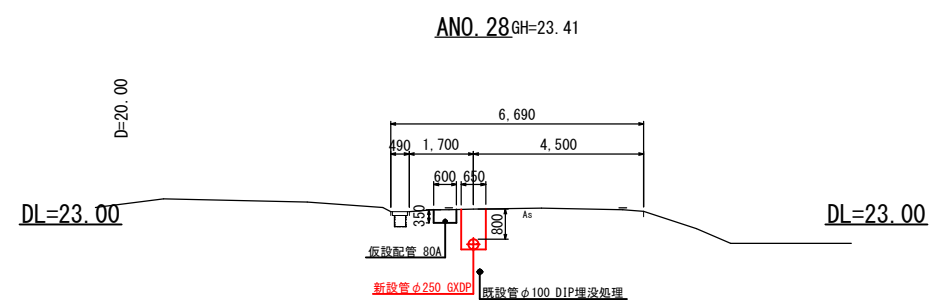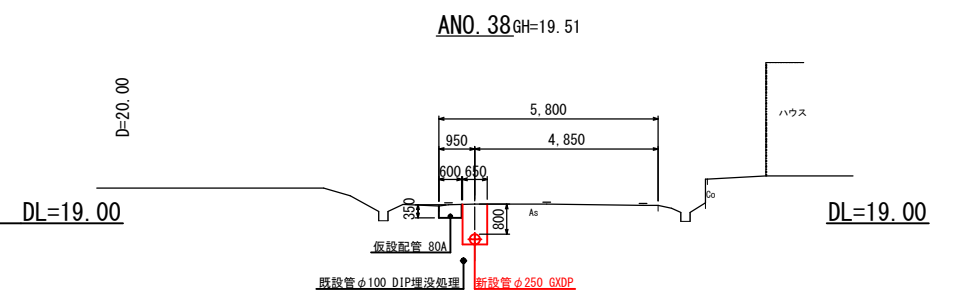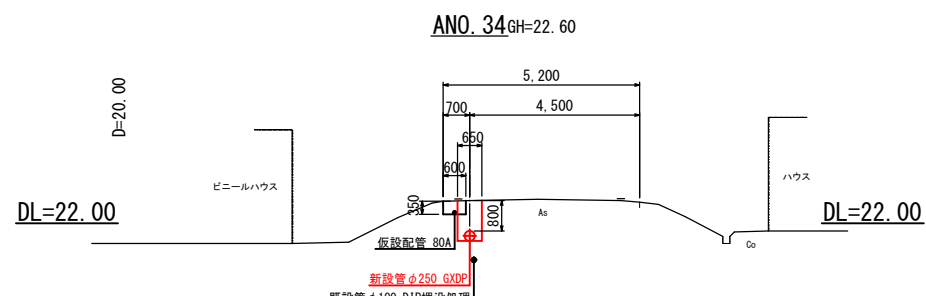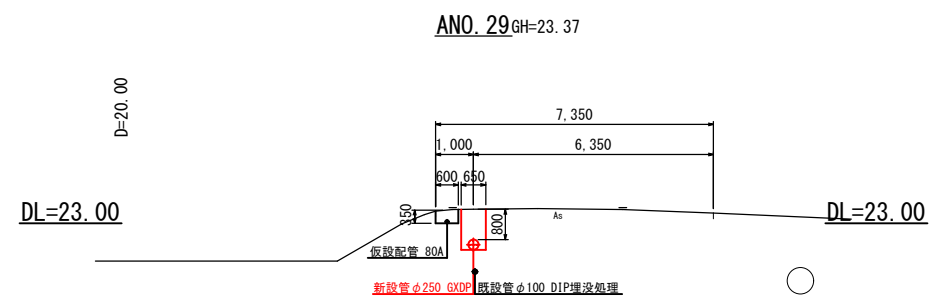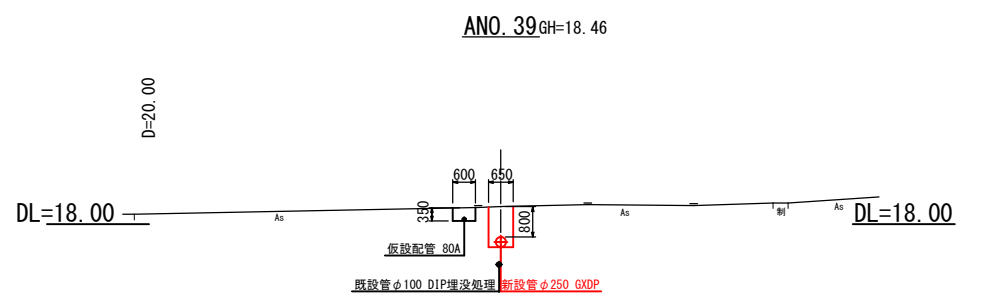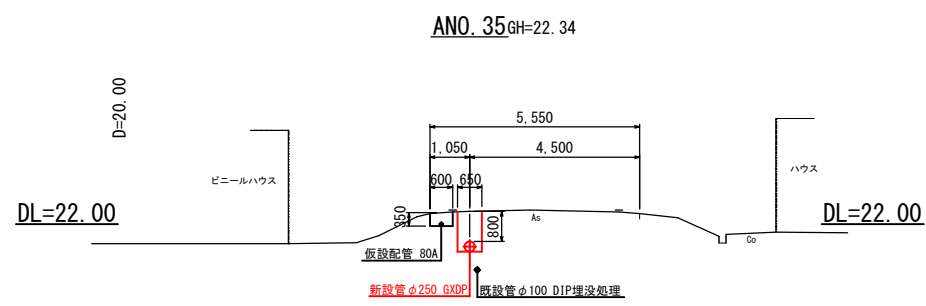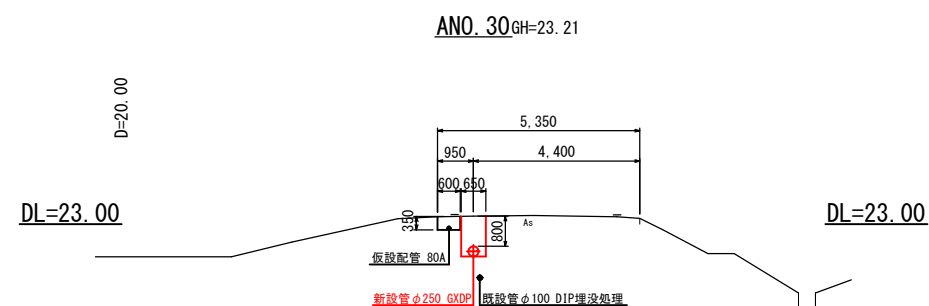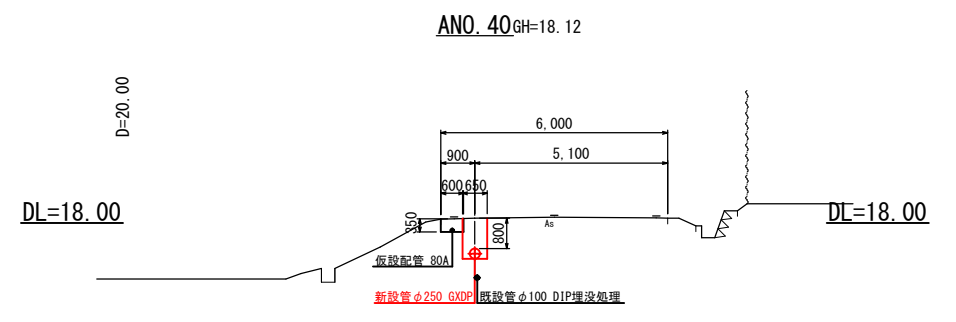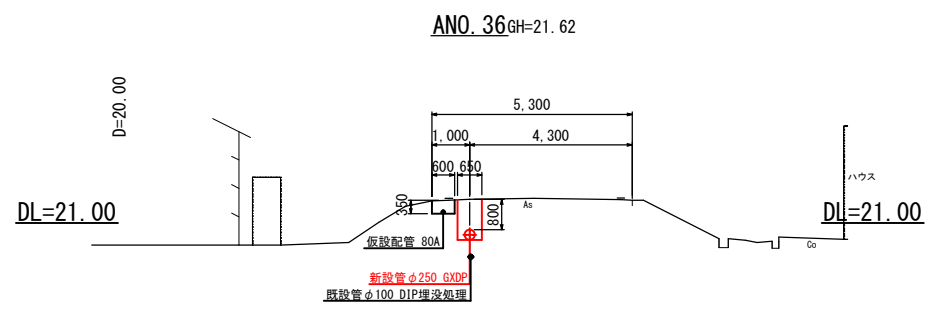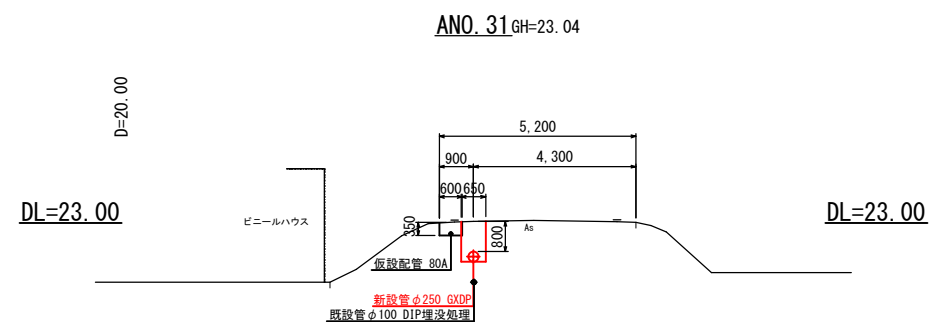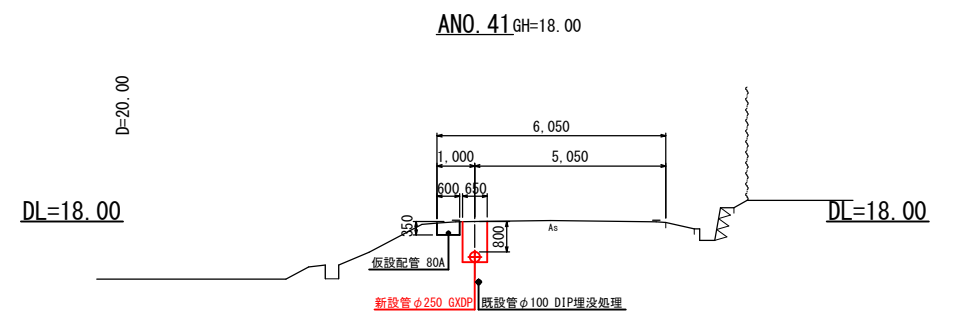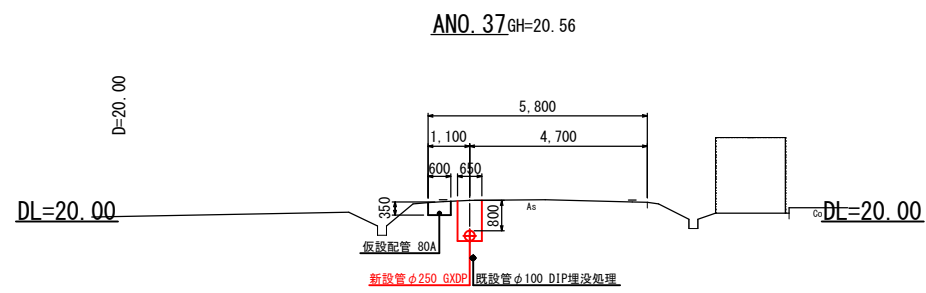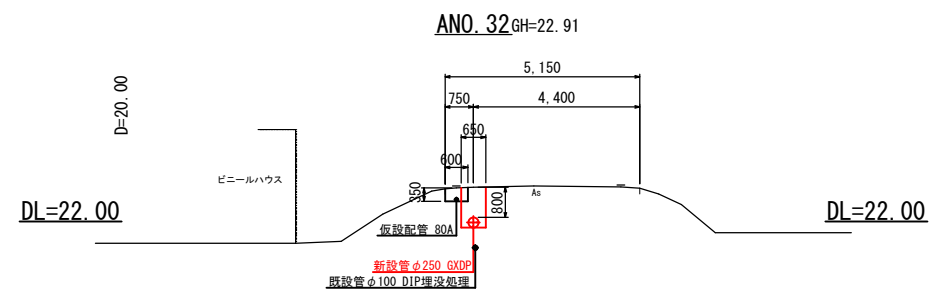

注1：既設管は想定位置である。

南房総市沓見地先 連絡管布設工事（防安）			
令和 8 年 度			
路 線 名	市道丸山101号線外		
工事箇所	南房総市沓見12番1地先		
図面種別	横 断 図（3）		
図面番号	全 40 葉の内第 20 号		
縮 尺	1:200	内容表示	ANO. 28～ANO. 41
安房郡市広域市町村圏事務組合 水道部			
課 長		設計者氏名	












横断図(4) S=1:200

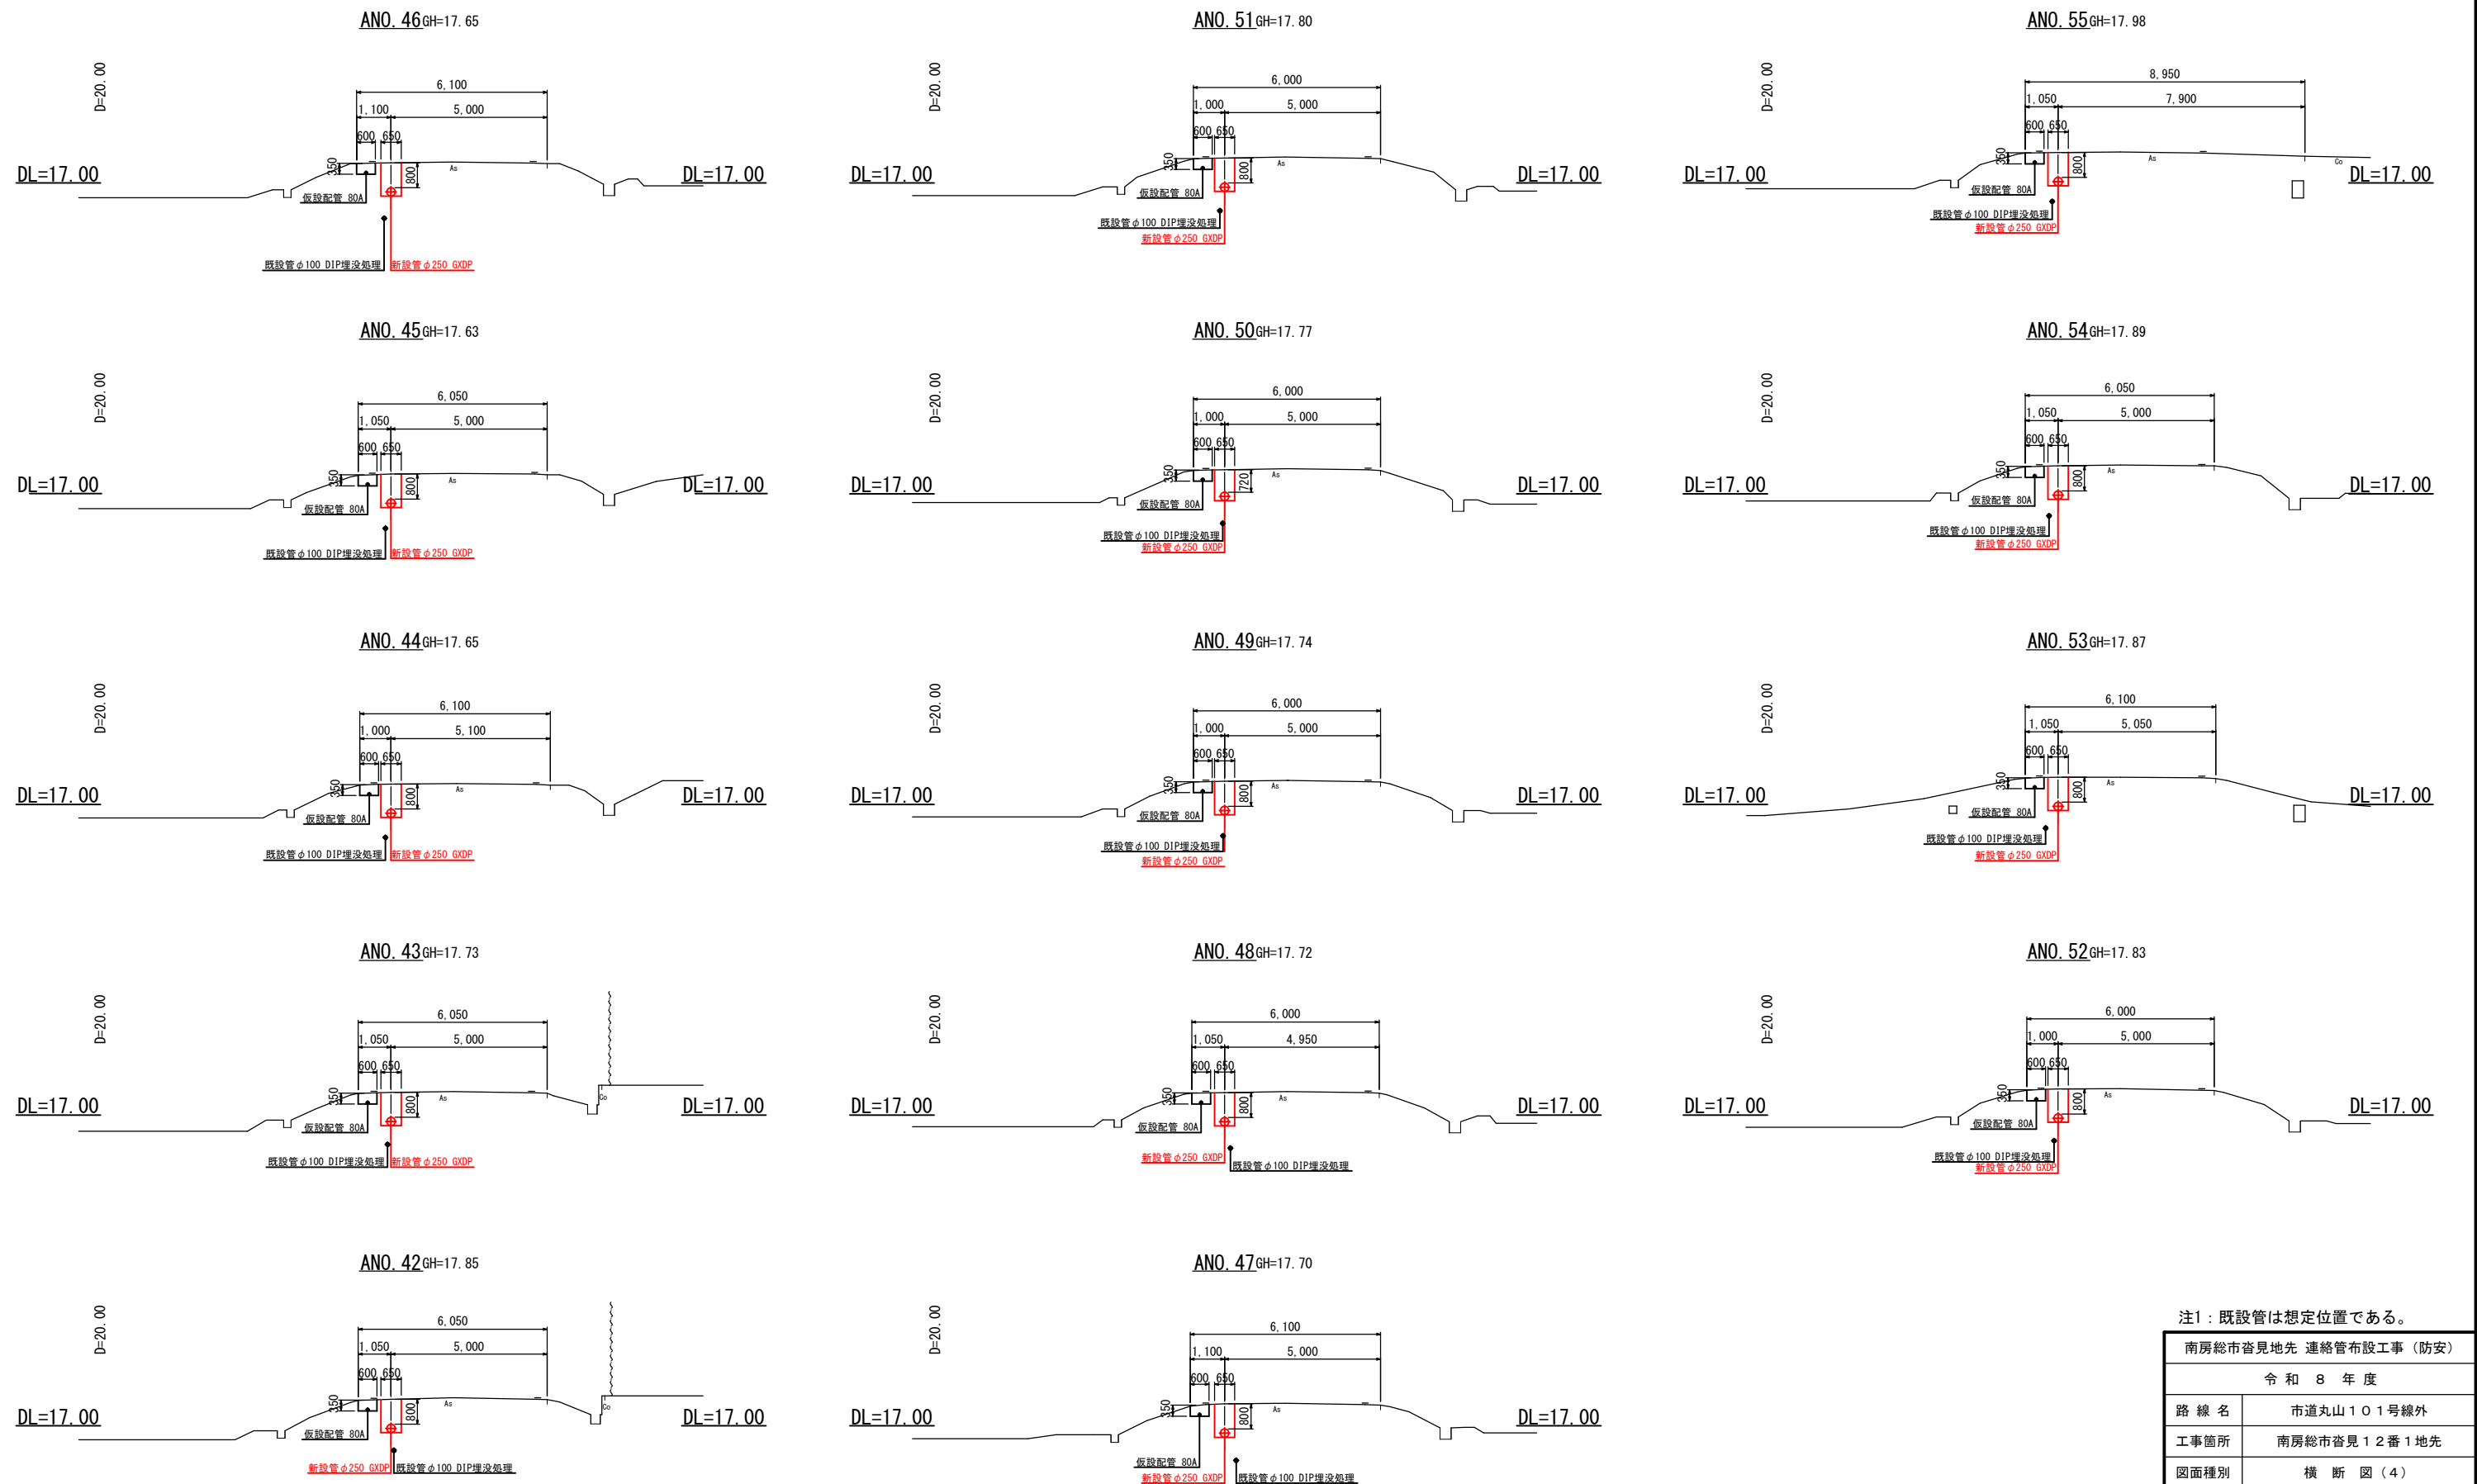

注1：既設管は想定位置である。

南房総市沓見地先 連絡管布設工事（防安）			
令和 8 年度			
路線名	市道丸山101号線外		
工事箇所	南房総市沓見12番1地先		
図面種別	横断図(4)		
図面番号	全 40 葉の内第 21 号		
縮 尺	1:200	内容表示	ANO. 42～ANO. 55
安房郡市広域市町村圏事務組合 水道部			
課 長		設計者氏名	















横断図(5) S=1:200

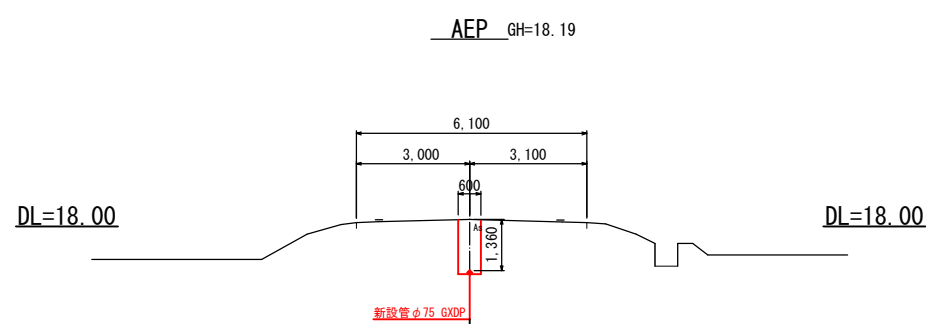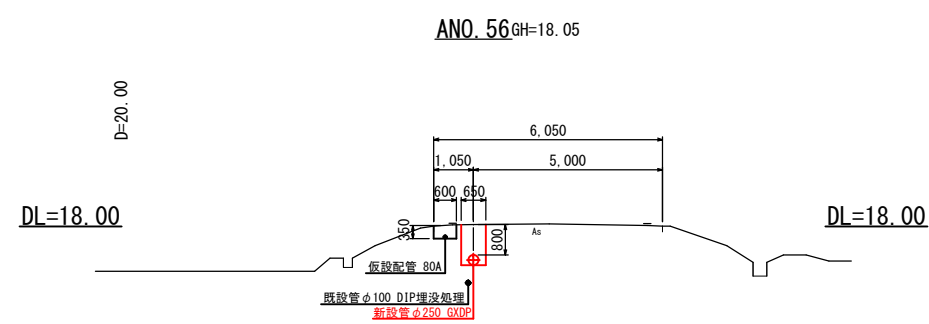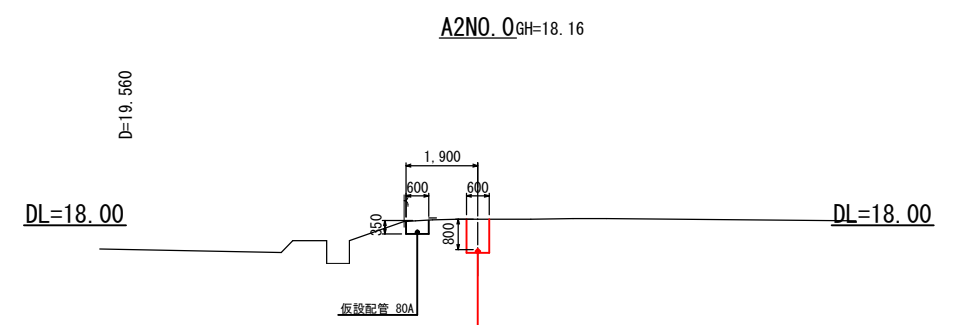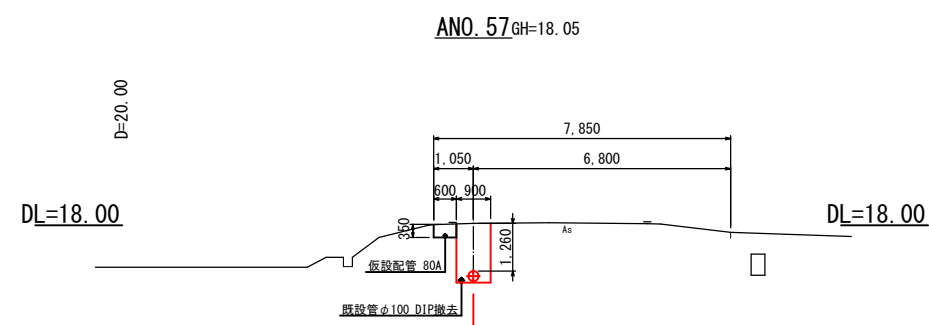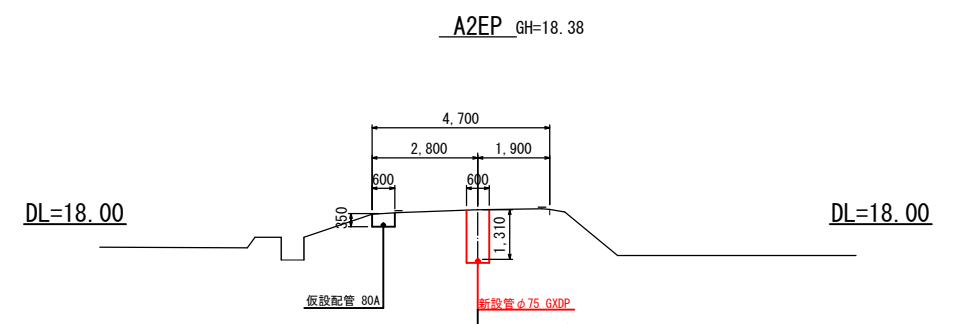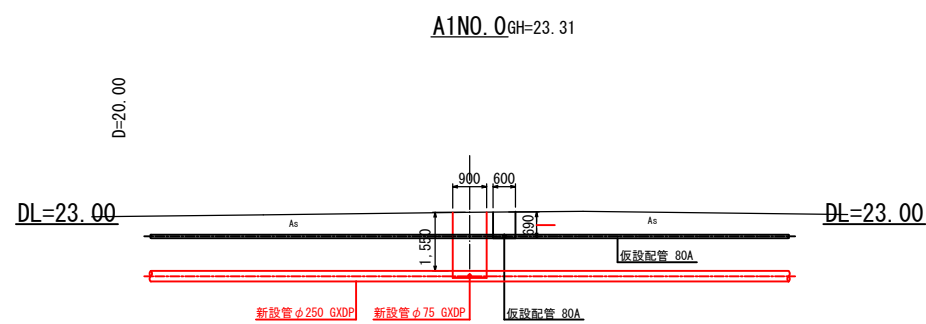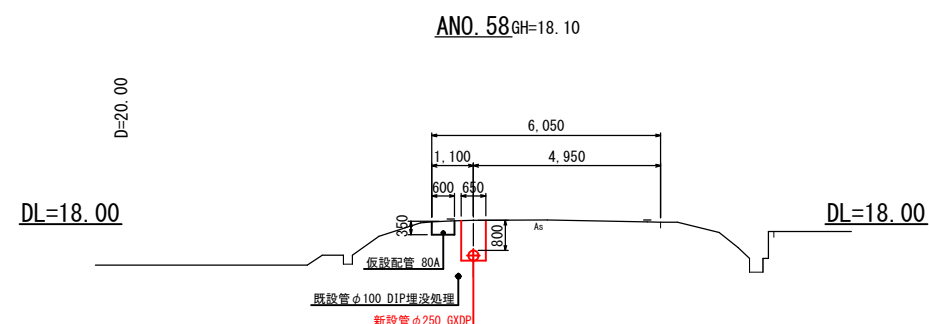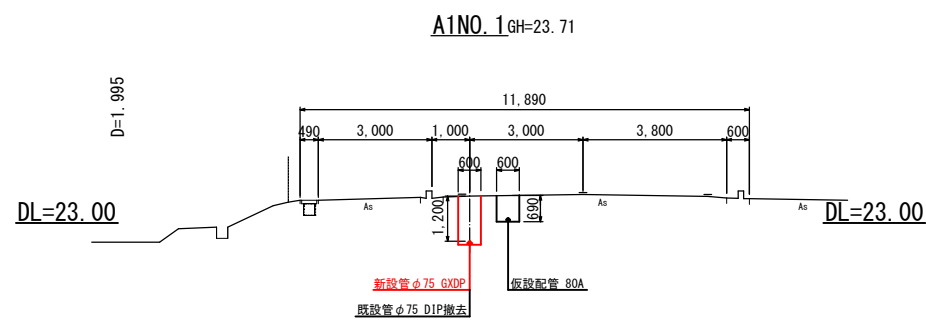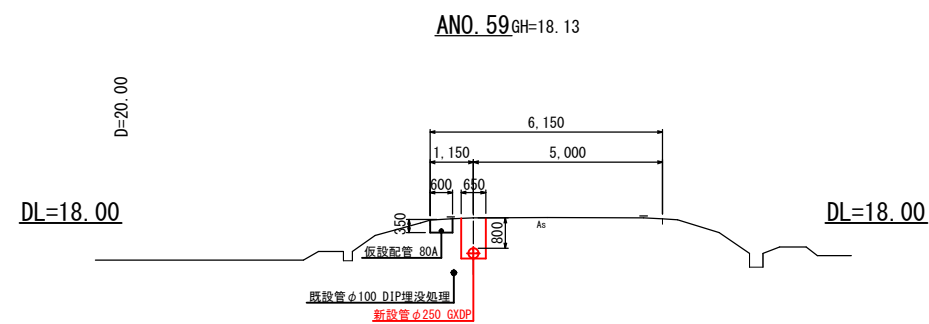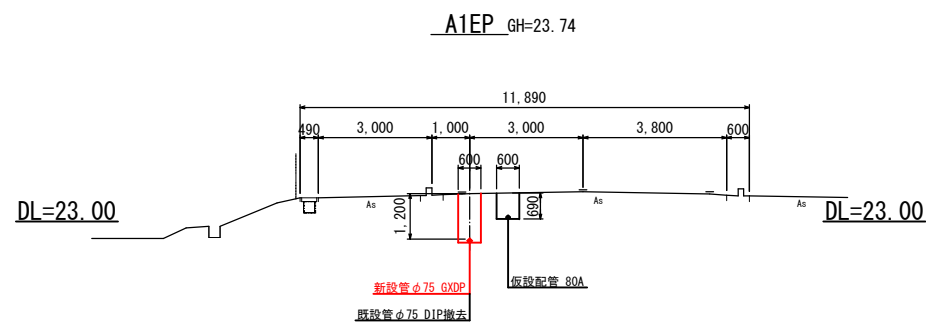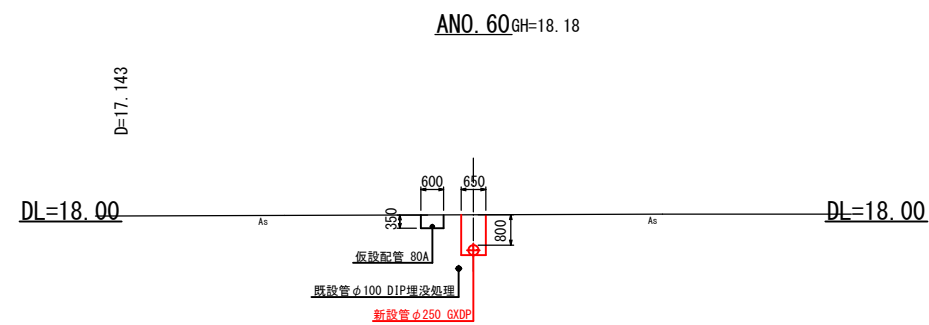

注1：既設管は想定位置である。

南房総市沓見地先 連絡管布設工事（防安）			
令和 8 年 度			
路 線 名	市道丸山101号線外		
工事箇所	南房総市沓見12番1地先		
図面種別	横 断 図（5）		
図面番号	全 40 葉の内第 22 号		
縮 尺	1:200	内容表示	ANO.56～AEP A1NO.0～A1EP A2NO.0～A2EP
安房郡市広域市町村圏事務組合 水道部			
課 長		設計者氏名	















横断図(6) S=1:200

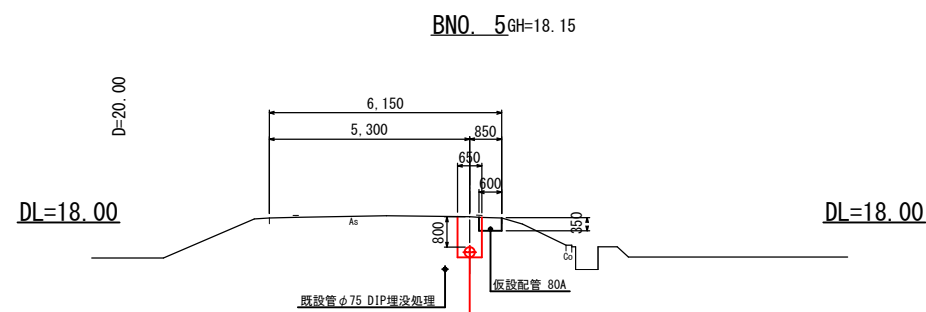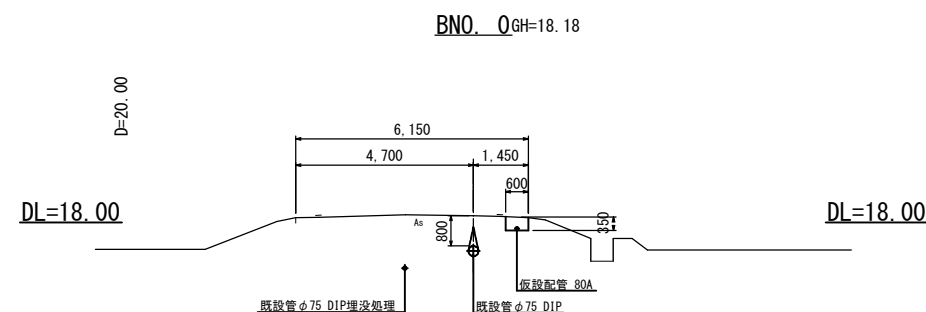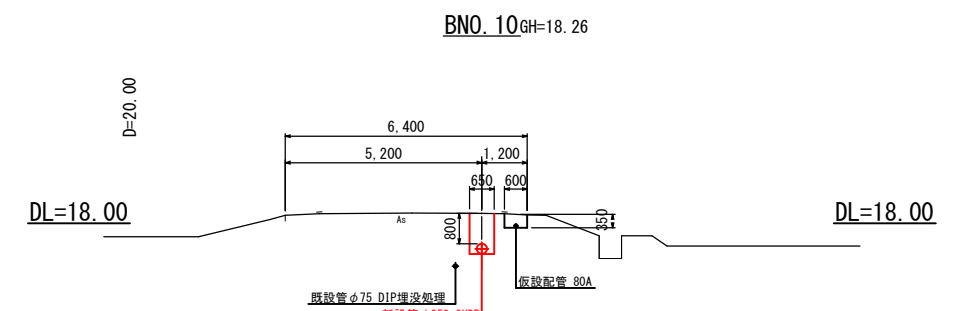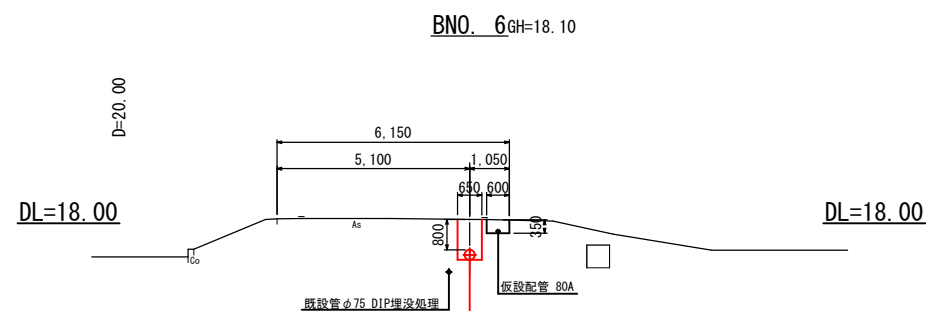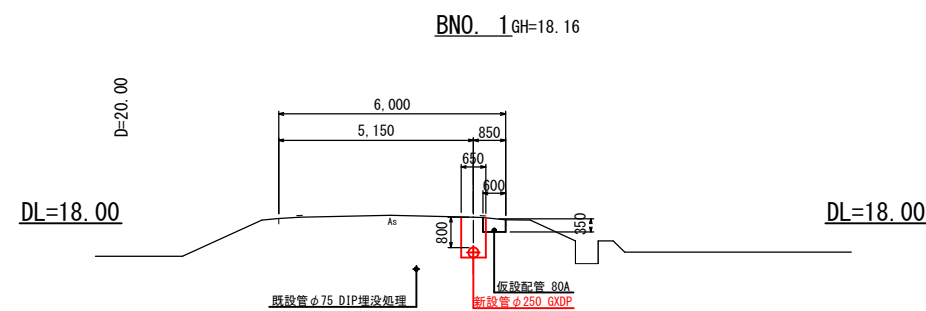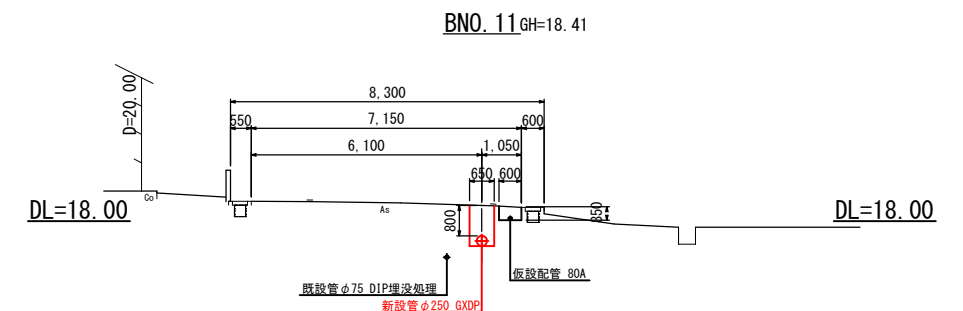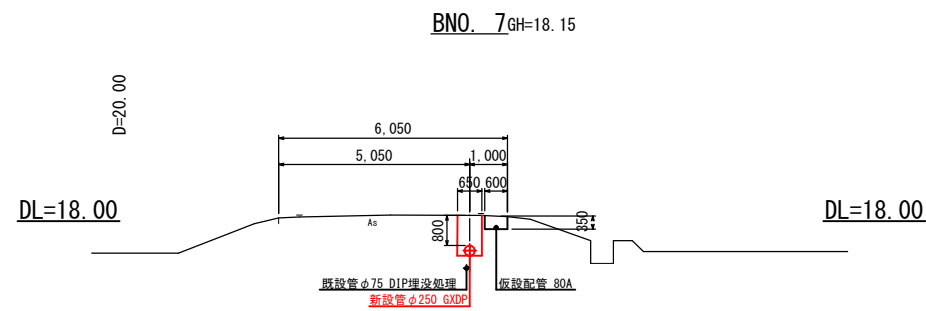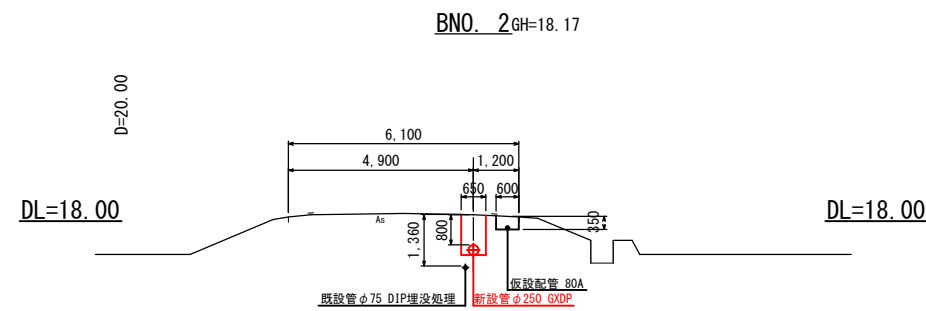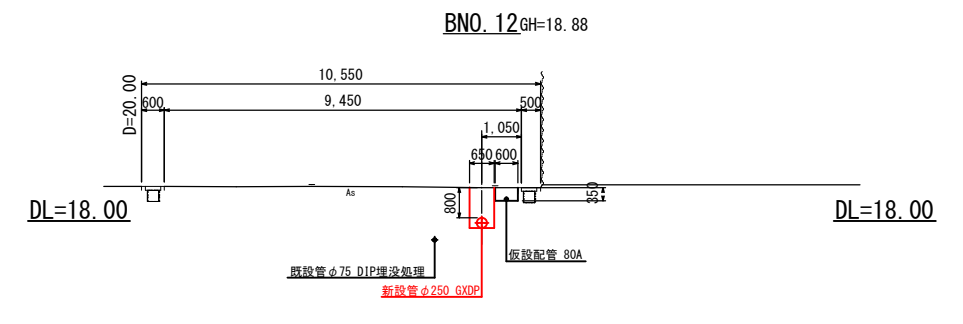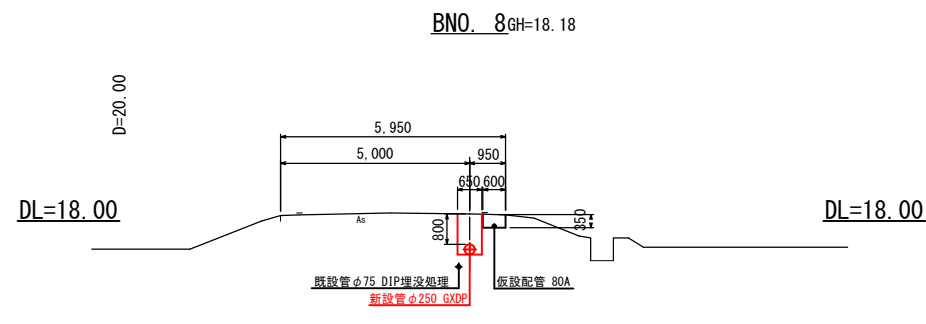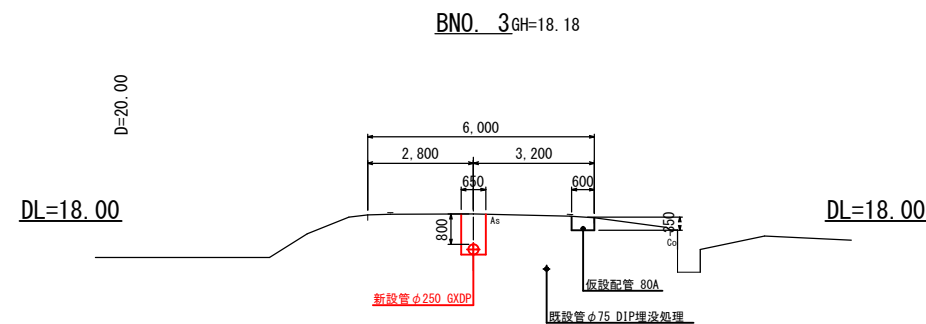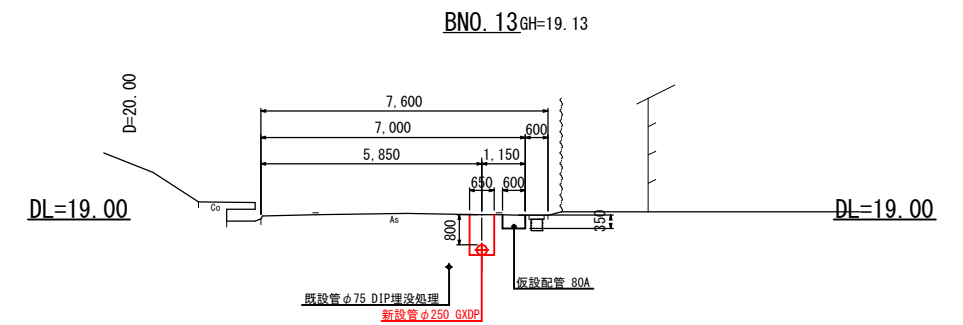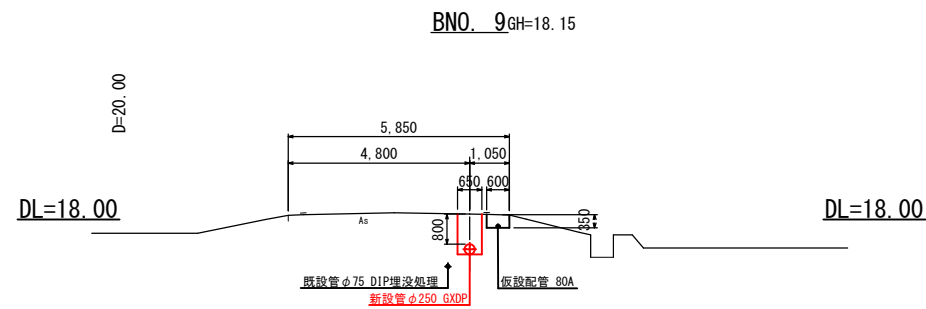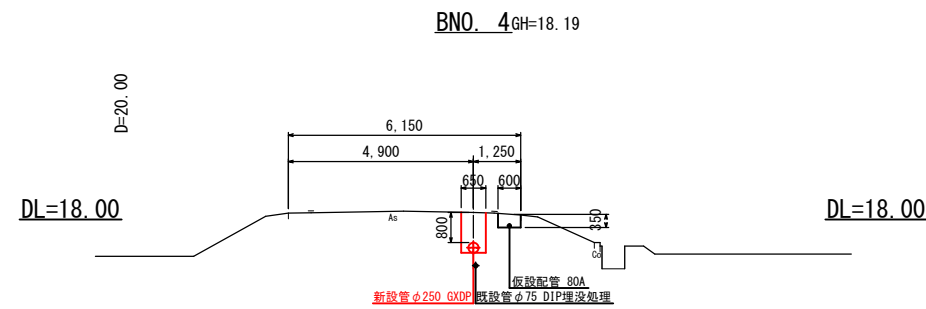

注1: 既設管は想定位置である。

南房総市沓見地先 連絡管布設工事(防安)			
令和8年度			
路線名	市道丸山101号線外		
工事箇所	南房総市沓見12番1地先		
図面種別	横断図(6)		
図面番号	全40葉の内第23号		
縮尺	1:200	内容表示	BNO. 0~BNO. 13
安房郡市広域市町村圏事務組合 水道部			
課長		設計者氏名	














横 断 図 (7) S=1:200

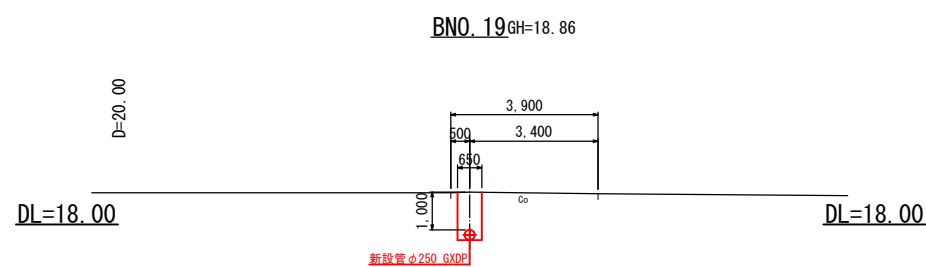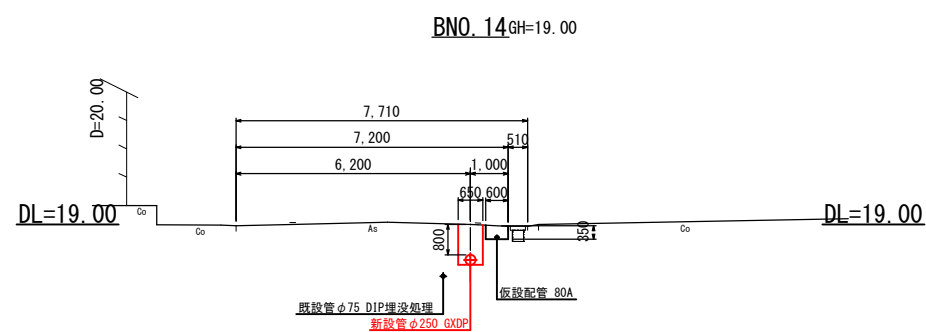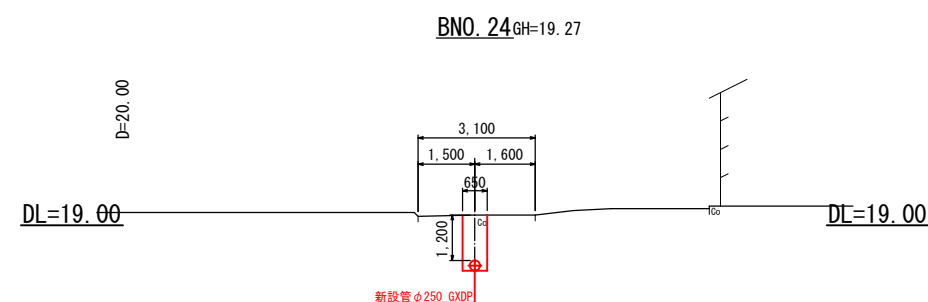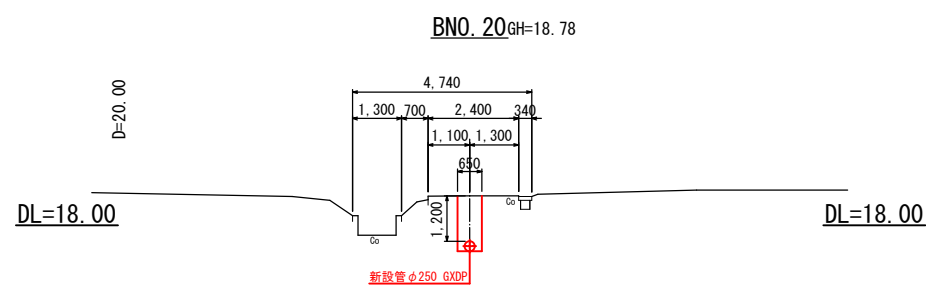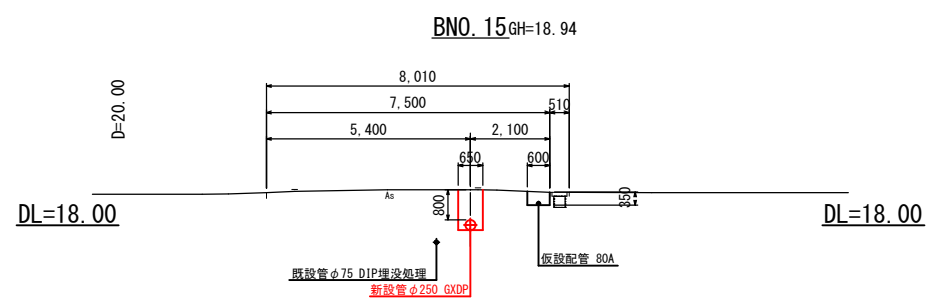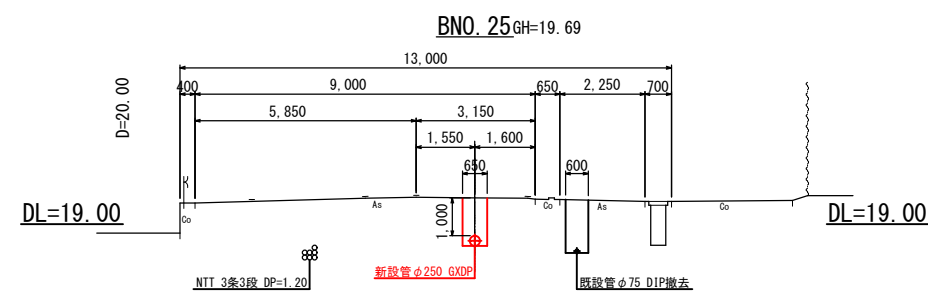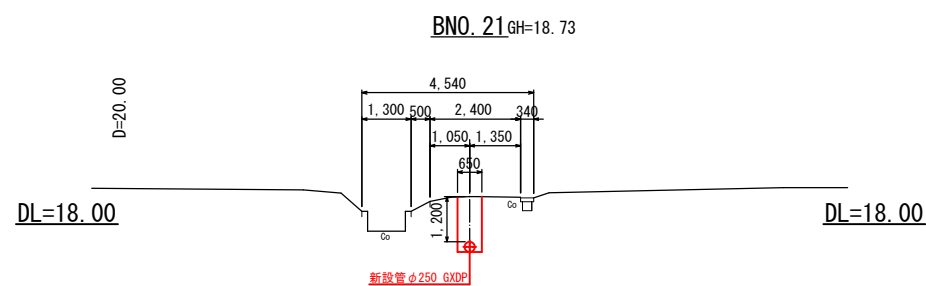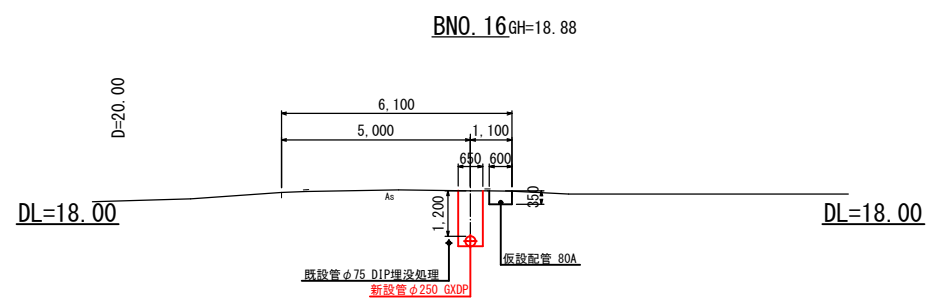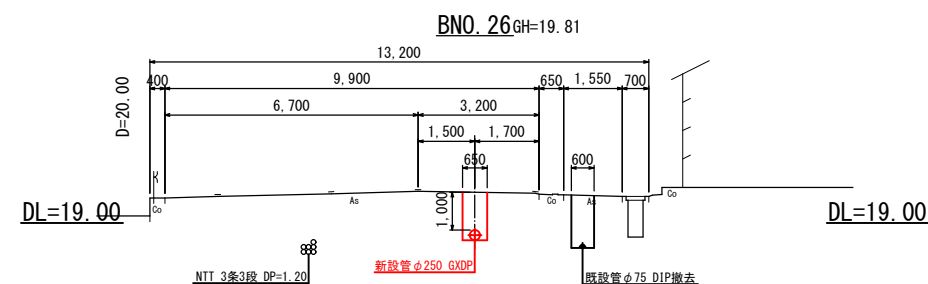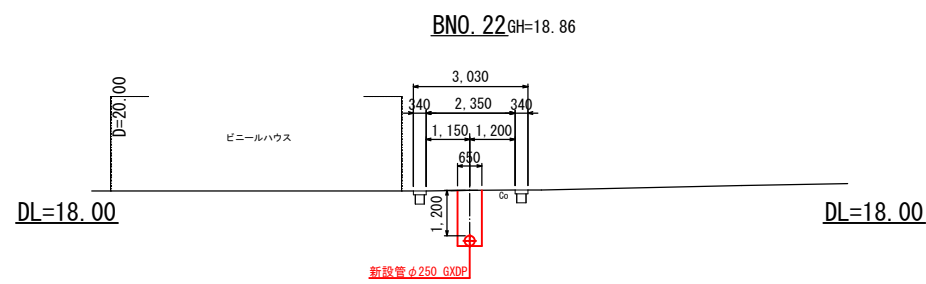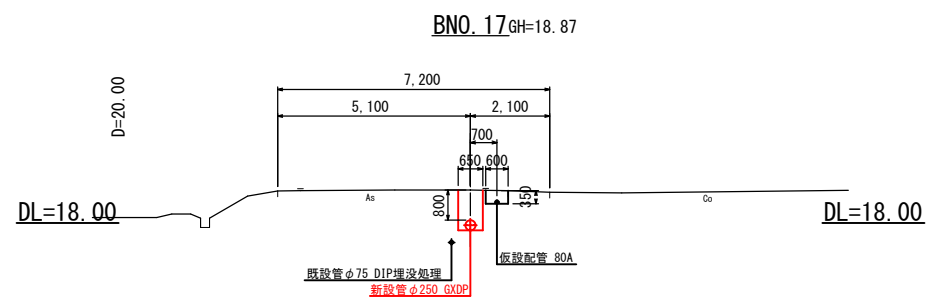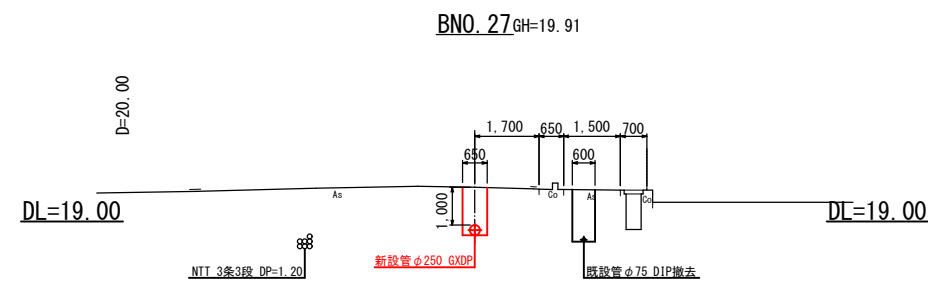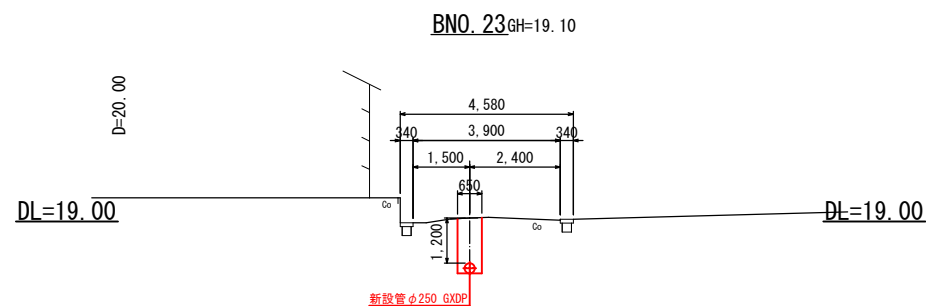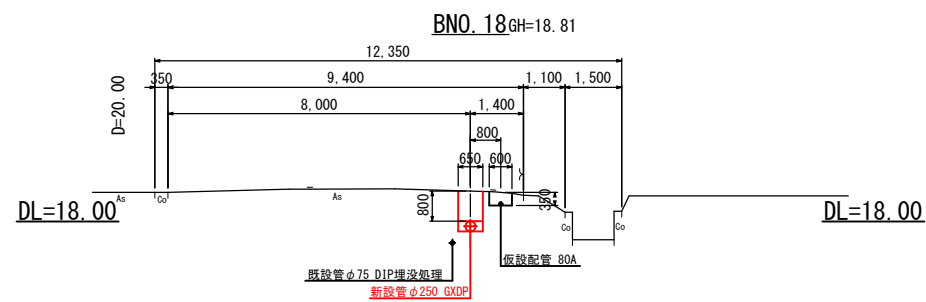

注1：既設管は想定位置である。
注2：NTTケーブルは想定位置である。

南房総市杓見地先 連絡管[第1工区]布設工事（防安）			
令和 8 年度			
路 線 名	市道丸山101号線外		
工事箇所	南房総市杓見12番1地先		
図面種別	横 断 図（7）		
図面番号	全 40 葉の内第 24 号		
縮 尺	1:200	内容表示	BNO. 14~BNO. 27
安房郡市広域市町村圏事務組合 水道部			
課 長	設計者氏名		









横断図(8) S=1:200

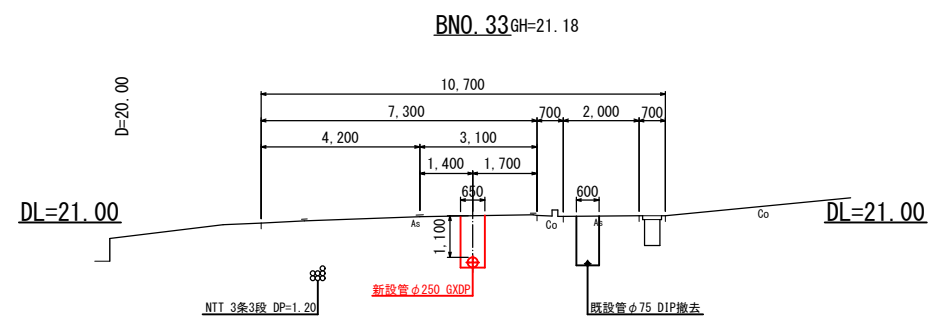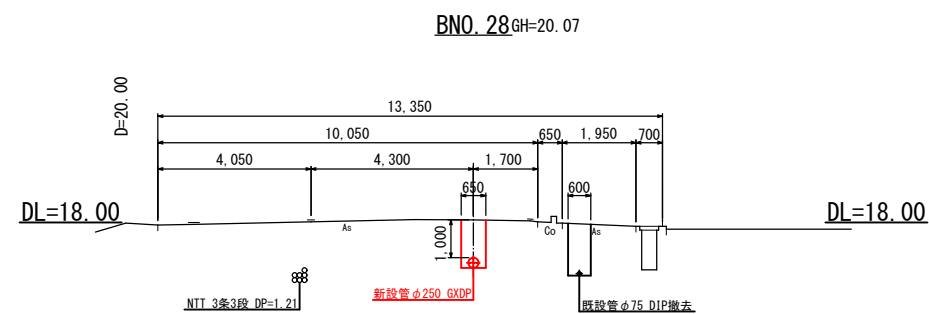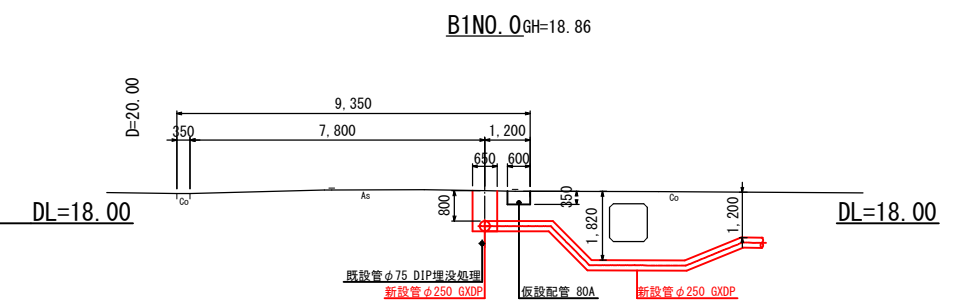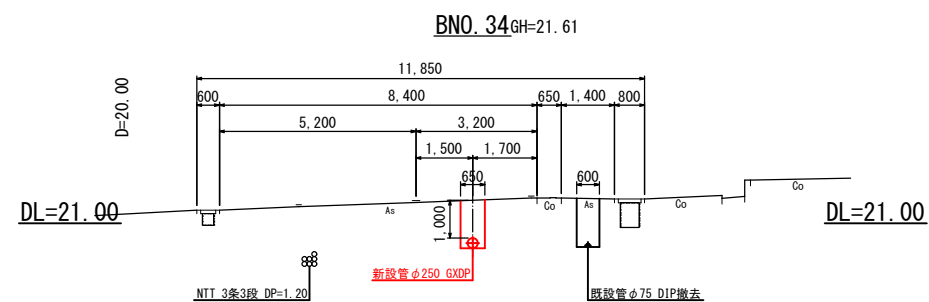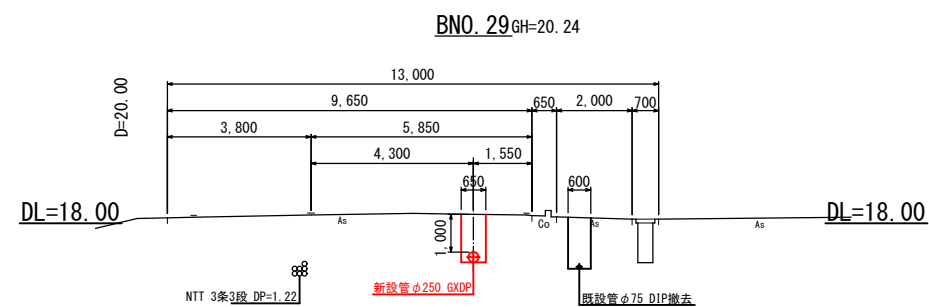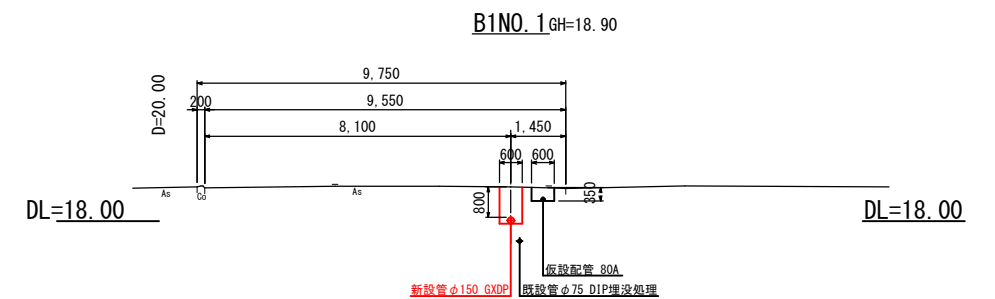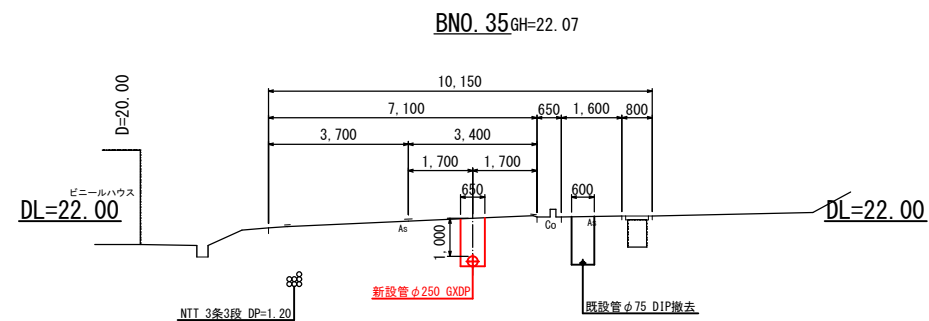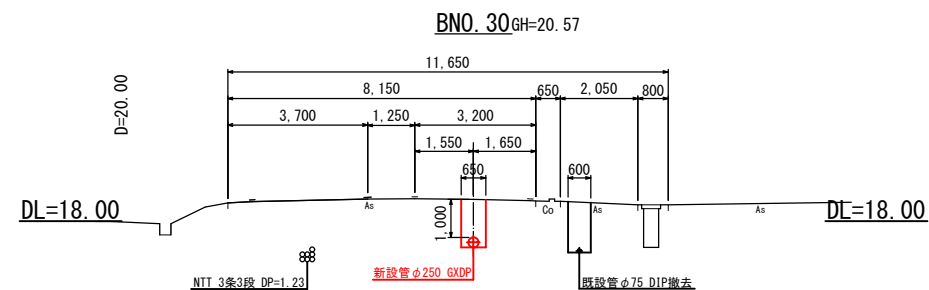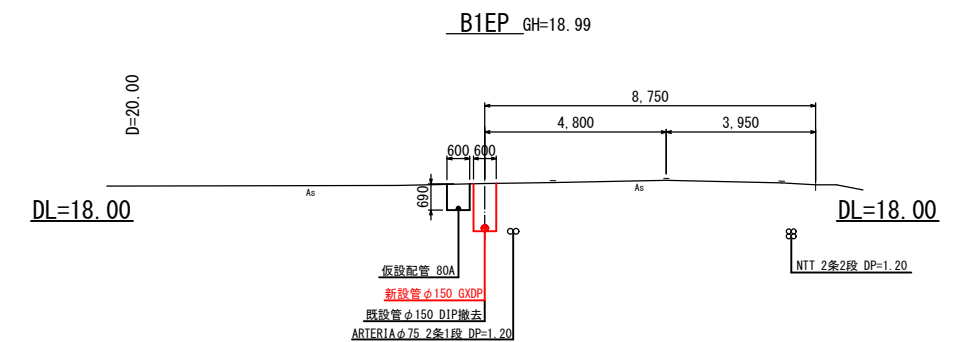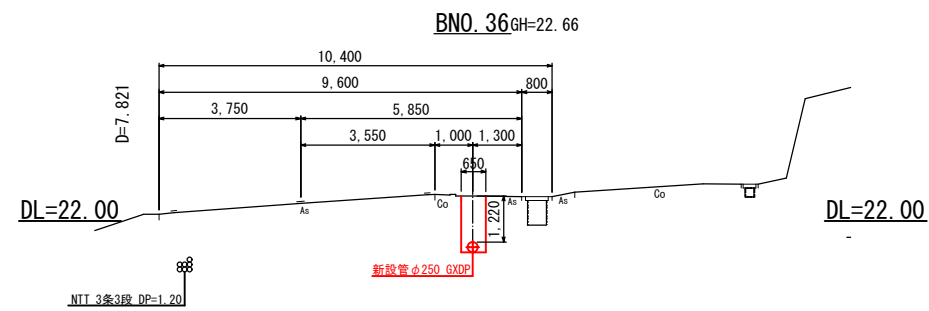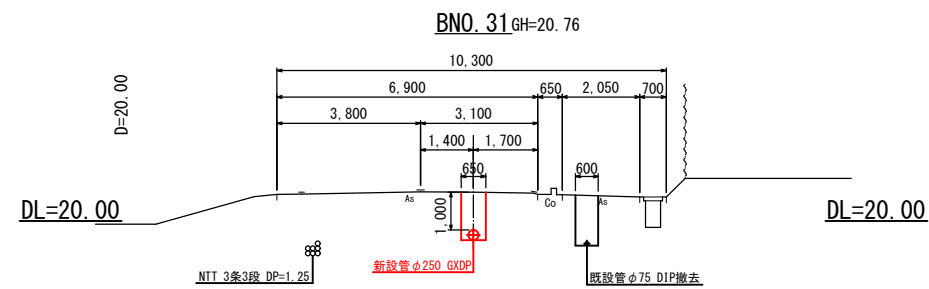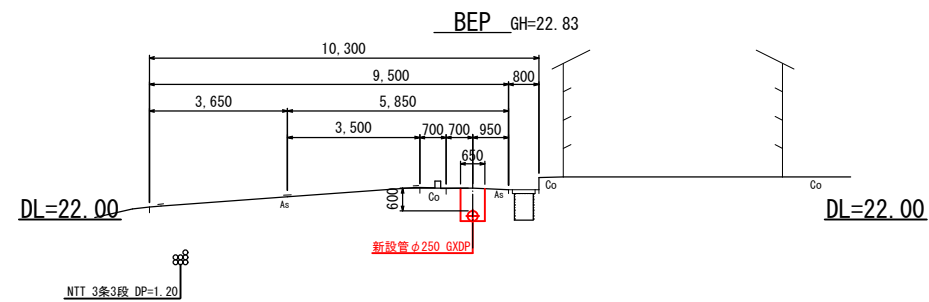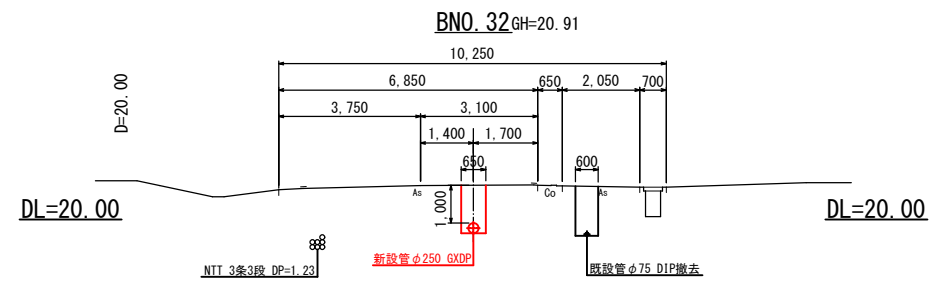

注1：既設管は想定位置である。
注2：N T Tケーブルは想定位置である。
注3：アルテリアネットワークケーブルは想定位置である。

南房総市沓見地先 連絡管布設工事（防安）			
令和 8 年 度			
路 線 名	市道丸山101号線外		
工事箇所	南房総市沓見12番1地先		
図面種別	横 断 図（8）		
図面番号	全 4 0 葉の内第 2 5 号		
縮 尺	1:200	内容表示	BNO. 28～BEP B1NO. 0～B1EP
安房郡市広域市町村圏事務組合 水道部			
課 長		設計者氏名	

横断図(9) S=1:200

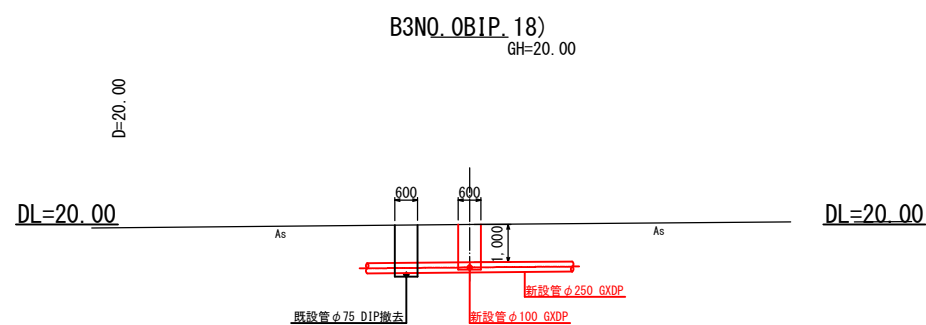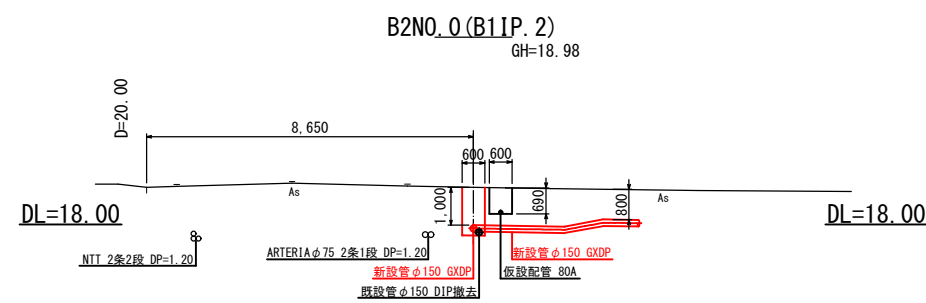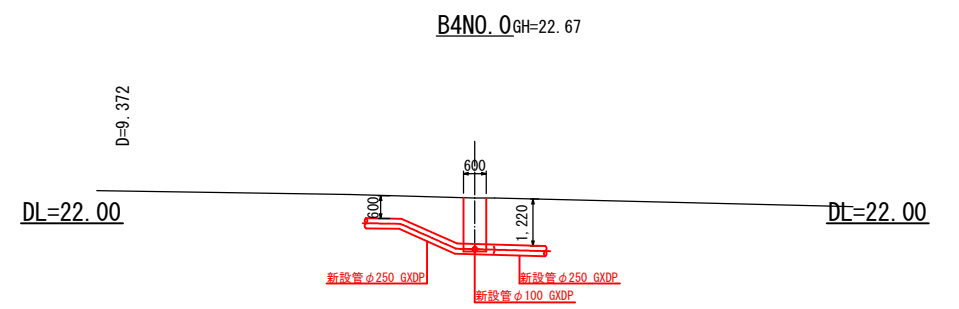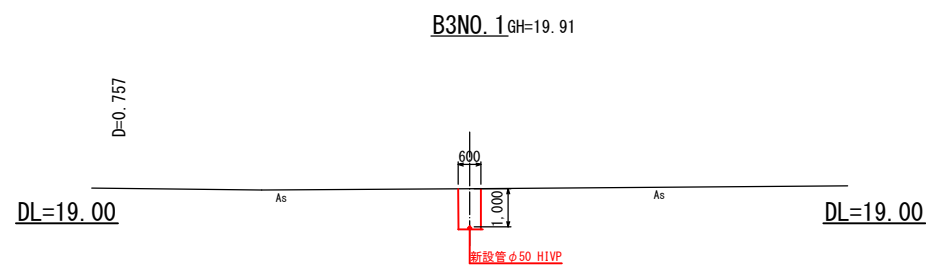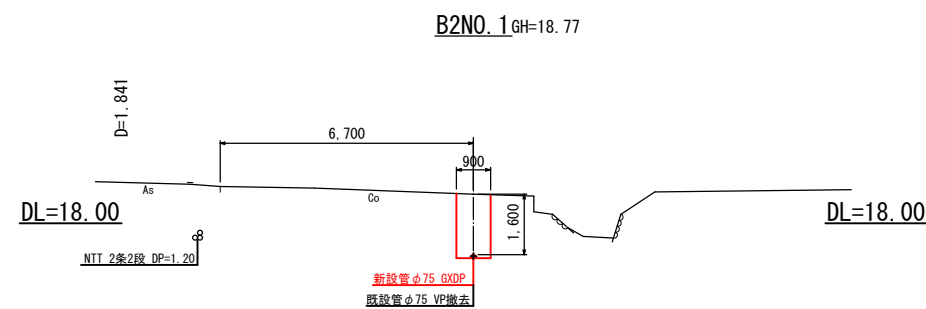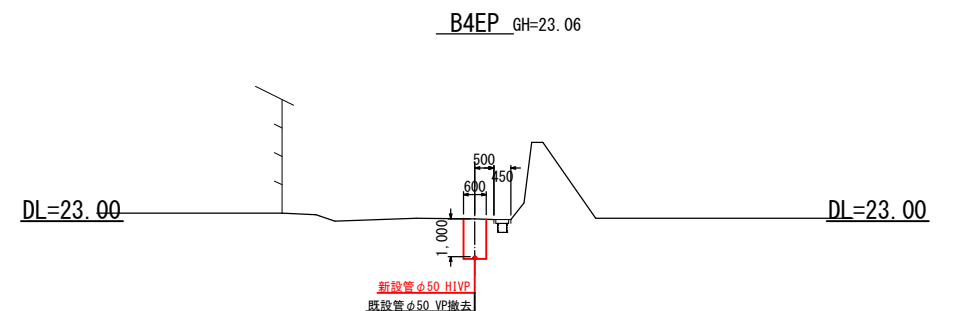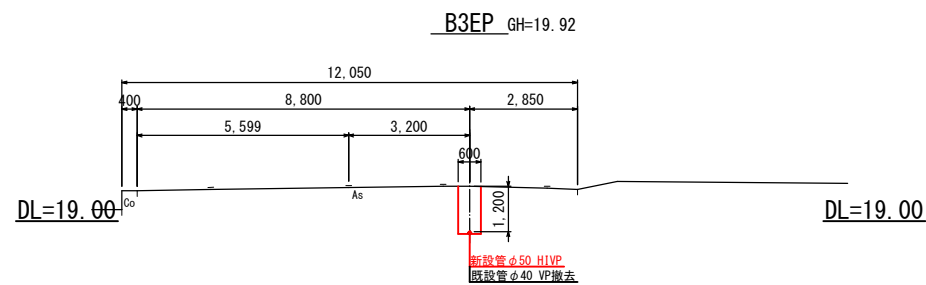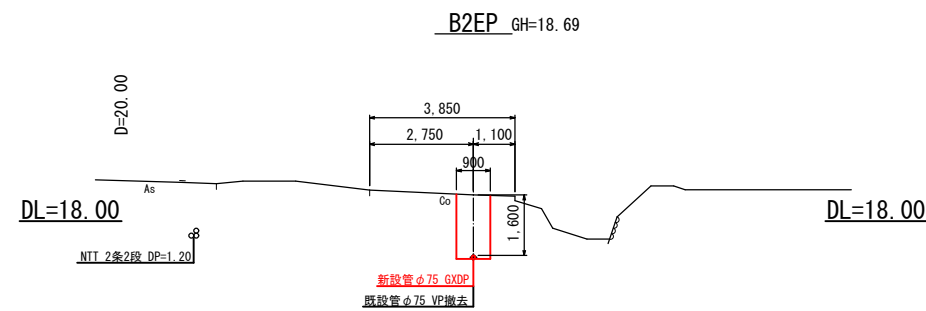


注1: 既設管は想定位置である。
注2: NTTケーブルは想定位置である。
注3: アルテリアネットワークスは想定位置である。

南房総市沓見地先 連絡管布設工事 (防安)			
令和 8 年 度			
路 線 名	市道丸山101号線外		
工事箇所	南房総市沓見12番1地先		
図面種別	横断図(9)		
図面番号	全 40 葉の内第 26 号		
縮 尺	1:200	内容表示	B2NO.0~B2EP B3NO.0~B3EP B4NO.0~B4EP
安房郡市広域市町村圏事務組合 水道部			
課 長		設計者氏名	


仕切弁設置標準図 S=1:20

管種、口径表示、土砂流入防止内蓋付
蓋色：配水弁-青、排水弁-緑



φ75～φ100用

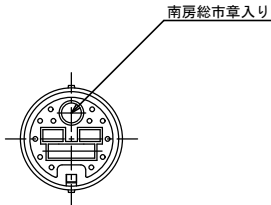

φ150～φ200用
(既設ソトシル150mm用)

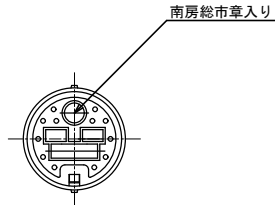


φ250～φ300用

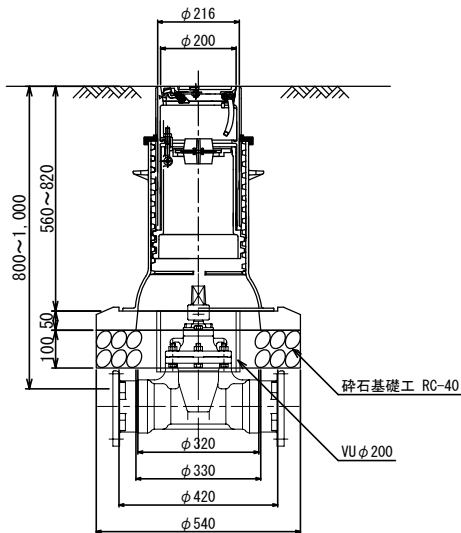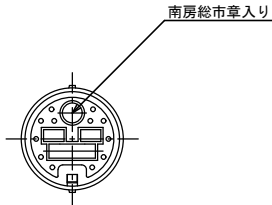

※砕石基礎工 RC-40
 $V=1/4 \times 0.54^2 \times \pi \times 0.10=0.023\text{m}^3$ (VU管無しの場合)
 $V=1/4 \times (0.54^2 - 0.216^2) \times \pi \times 0.10=0.019\text{m}^3$ (VU管有りの場合)


※土被りが0.8mの場合は、VU管不用
それ以上の土被りは、VU管にて調整

※仕切弁設置の際、コンクリート平板(300×300×t60)を以下の通り計上
両受仕切弁 - 2枚、受挿し仕切弁 - 1枚

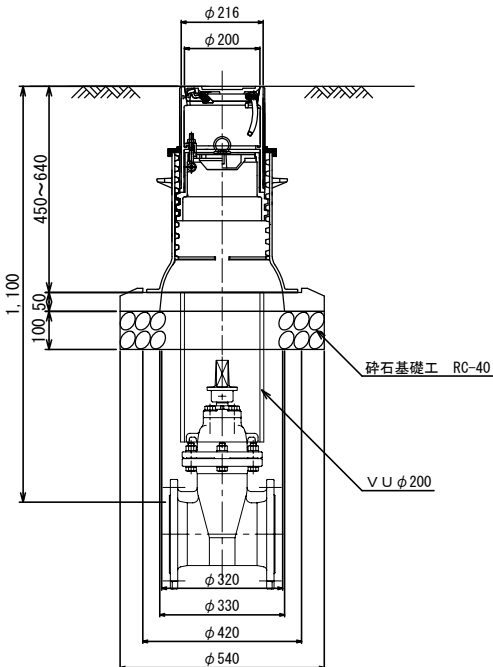

※砕石基礎工 RC-40
 $V=1/4 \times 0.54^2 \times \pi \times 0.10=0.023\text{m}^3$ (VU管無しの場合)
 $V=1/4 \times (0.54^2 - 0.216^2) \times \pi \times 0.10=0.019\text{m}^3$ (VU管有りの場合)

※土被りが0.8mの場合は、VU管不用
それ以上の土被りは、VU管にて調整

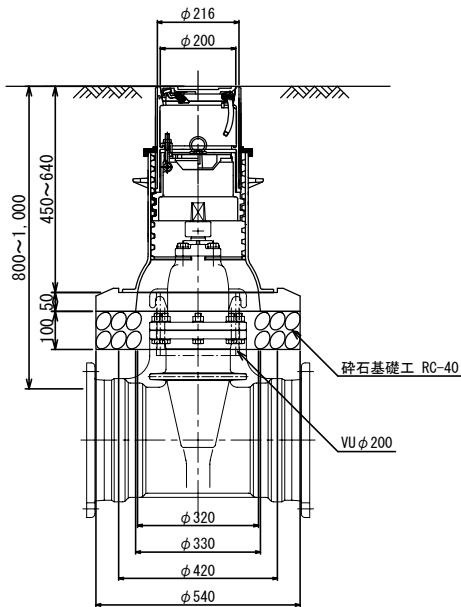


※砕石基礎工 RC-40
 $V=1/4 \times 0.54^2 \times \pi \times 0.10=0.023\text{m}^3$ (VU管無しの場合)
 $V=1/4 \times (0.54^2 - 0.216^2) \times \pi \times 0.10=0.019\text{m}^3$ (VU管有りの場合)

※土被りが0.8mの場合は、VU管不用
それ以上の土被りは、VU管にて調整


※仕切弁設置の際、コンクリート平板(300×300×t60)を以下の通り計上
両受仕切弁 - 2枚、受挿し仕切弁 - 1枚

鋳鉄管明示テープ貼付要領標準図 S=NONE

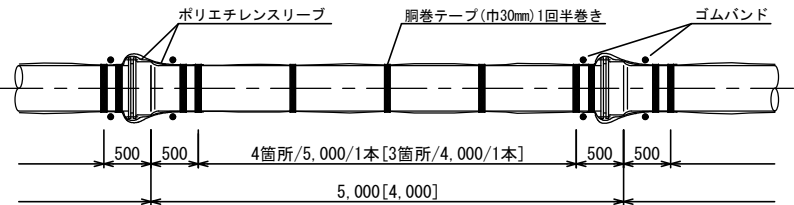

※[]は直管長4mの場合

塩ビ管明示テープ貼付要領標準図 S=NONE

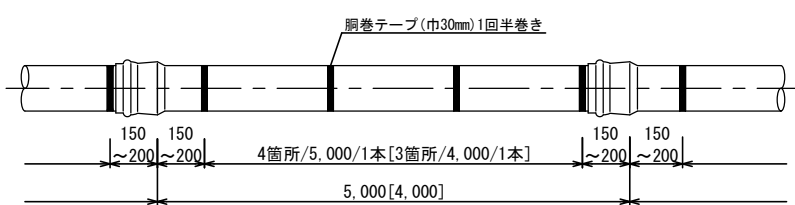


※[]は直管長4mの場合

南房総市沓見地先 連絡管布設工事（防安）			
令和 8 年度			
路線名	市道丸山101号線外		
工事箇所	南房総市沓見12番1地先		
図面種別	連絡管付帯標準図（1）		
図面番号	全 40 葉の内第 27 号		
縮尺	図示	内容表示	
安房郡市広域市町村圏事務組合 水道部			
課長		設計者氏名	




消火栓室設置標準図 S=1:20

蓋色：黄



DP=0.80

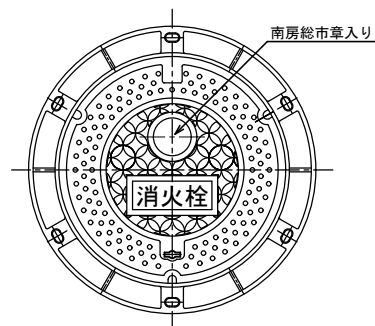



DP=1.00

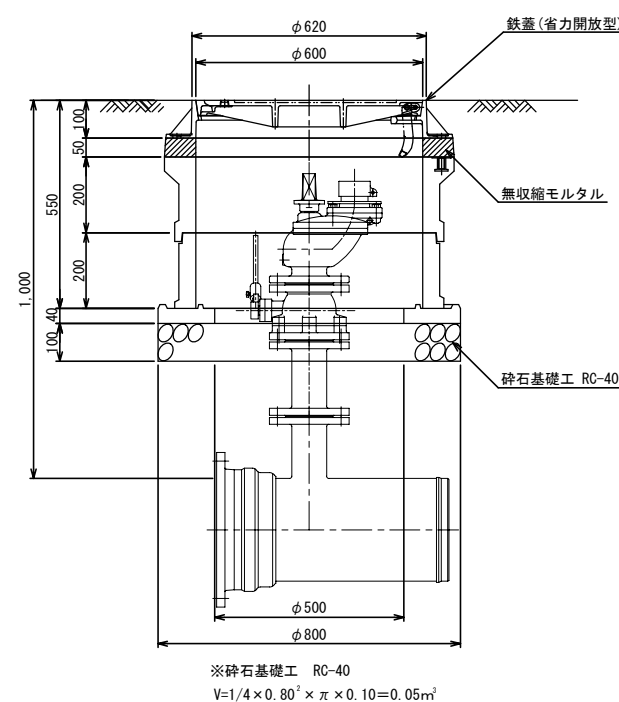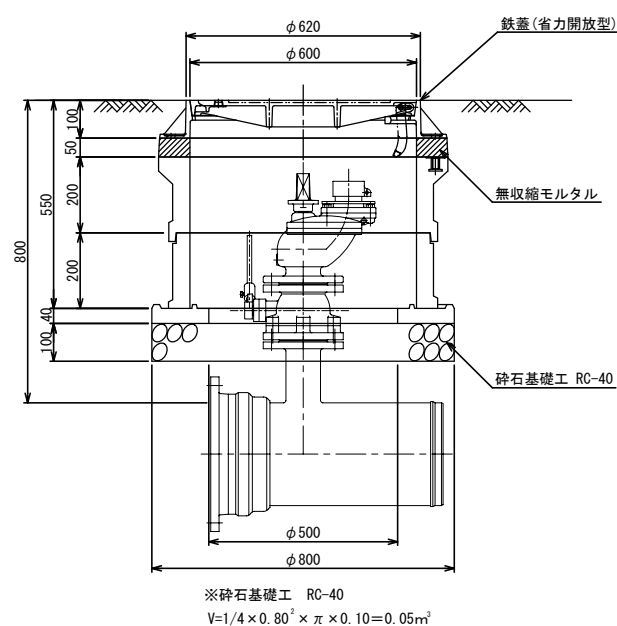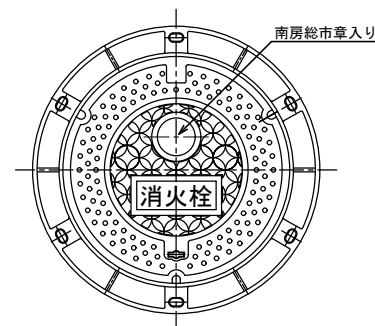

DP=0.80

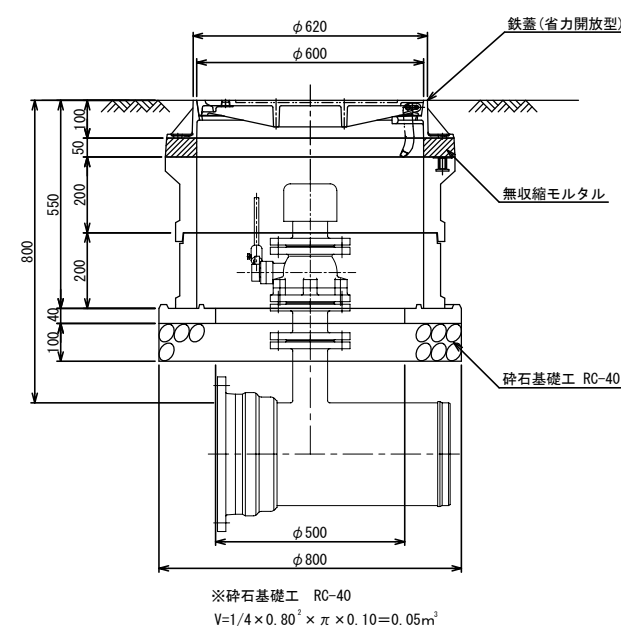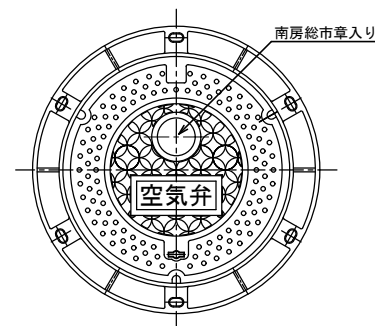


DP=1.00

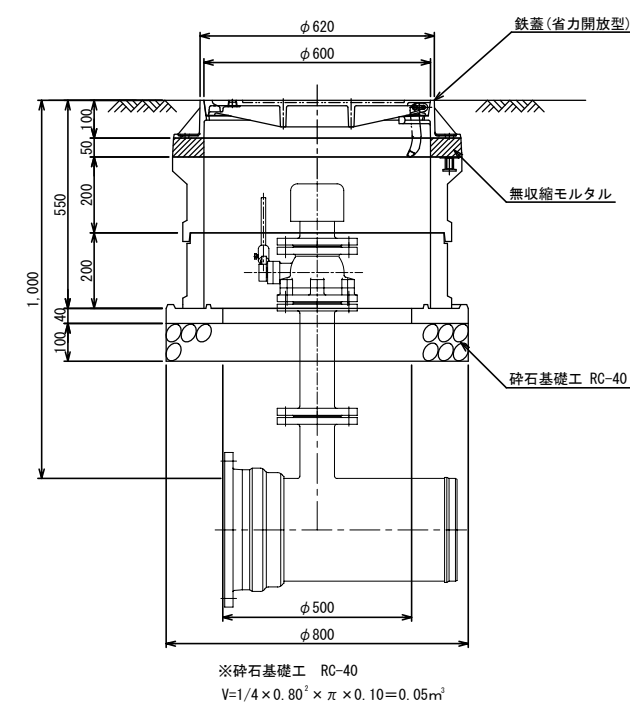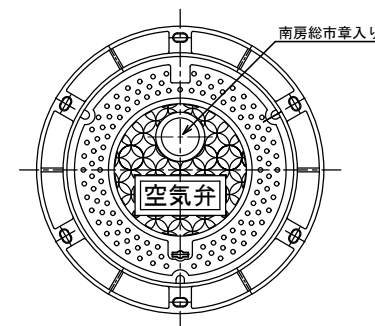

南房総市沓見地先 連絡管布設工事（防安）			
令和 8 年度			
路線名	市道丸山101号線外		
工事箇所	南房総市沓見12番1地先		
図面種別	連絡管付帯標準図（2）		
図面番号	全 40 葉の内第 28 号		
縮尺	図示	内容表示	
安房郡市広域市町村圏事務組合 水道部			
課長		設計者氏名	

掘削断面標準図 S=NONE

一般掘削部

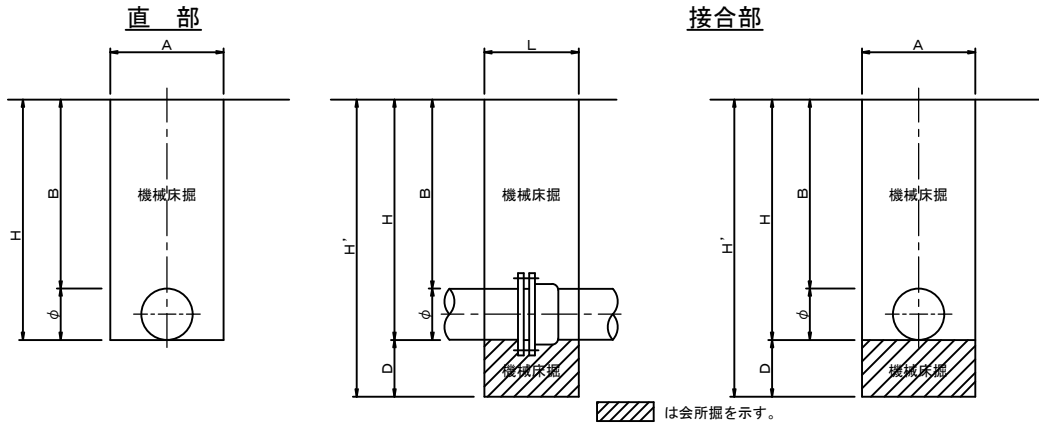


掘削断面寸法表

呼 径 (mm)	A (m)	B (m)	L (m)	D (m)	H (m)	H' (m)	備 考
φ 50	0. 60	0. 80	0. 50	0. 30	0. 86	1. 16	市 道
φ 75	0. 60	0. 80	0. 50	0. 30	0. 89	1. 19	市 道
φ 100	0. 60	0. 80	0. 50	0. 30	0. 92	1. 22	市 道
φ 150	0. 60	0. 80	0. 50	0. 30	0. 97	1. 27	市 道
φ 250	0. 65	0. 80	0. 50	0. 30	1. 07	1. 37	市 道
φ 50	0. 60	1. 00	0. 50	0. 30	1. 06	1. 36	国 道
φ 75	0. 60	1. 00	0. 50	0. 30	1. 09	1. 39	国 道
φ 100	0. 60	1. 00	0. 50	0. 30	1. 12	1. 42	国 道
φ 150	0. 60	1. 00	0. 50	0. 30	1. 17	1. 47	国 道
φ 250	0. 65	1. 00	0. 50	0. 30	1. 27	1. 57	国 道


不断水連絡土工参考図 S=NONE

(φ 300×φ 250)

平面図

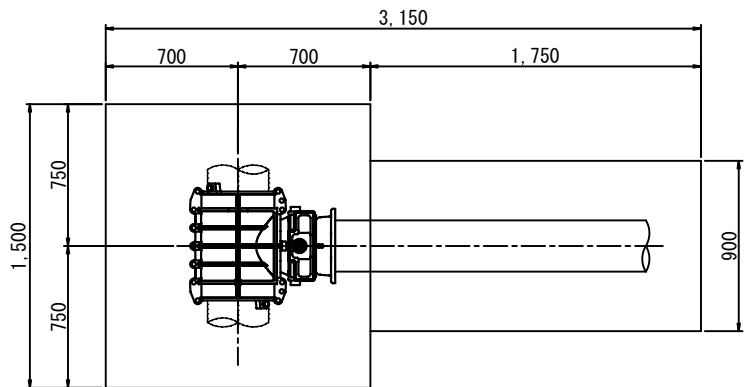


断面図

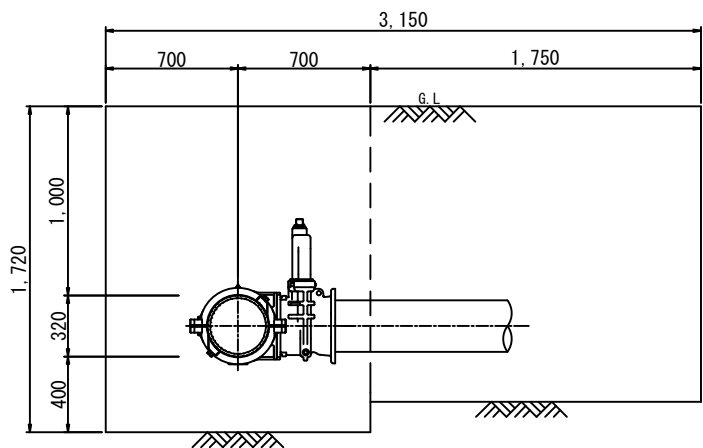

国道アスファルト[B]舗装

(縦断管路部)


仮 復 旧

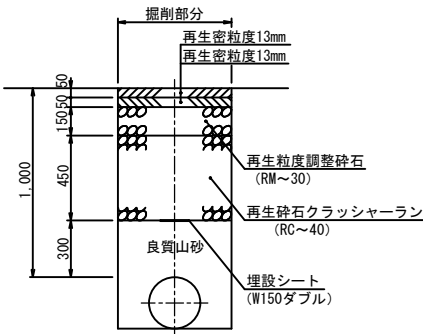

国道アスファルト[B]舗装


(横断管路部)

仮 復 旧

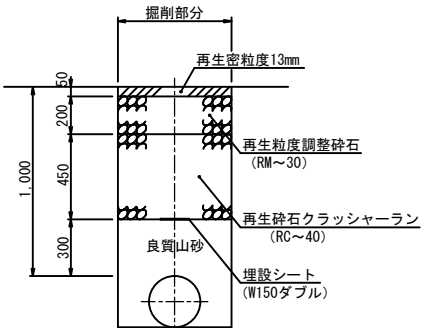


既設管同時撤去の場合

仮 復 旧

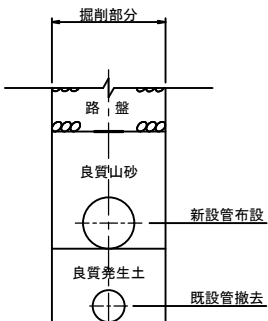


仮 復 旧

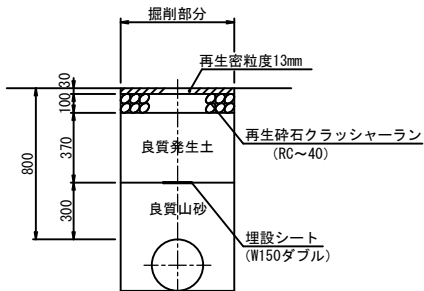


市道アスファルト舗装

1・2級
仮 復 旧

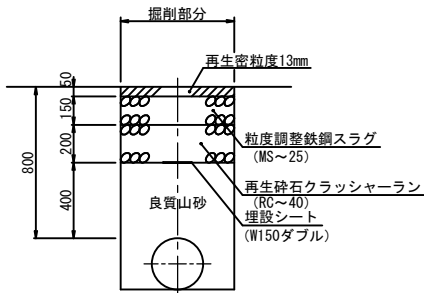

既設管単独撤去の場合


仮 復 旧

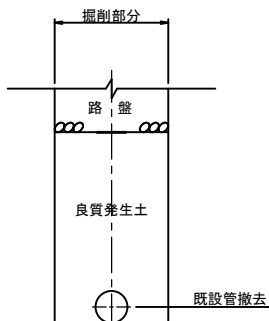


道路復旧標準図 S=NONE

国道歩道アスファルト[一般部]舗装

切下げ 4 m 以下
仮 復 旧

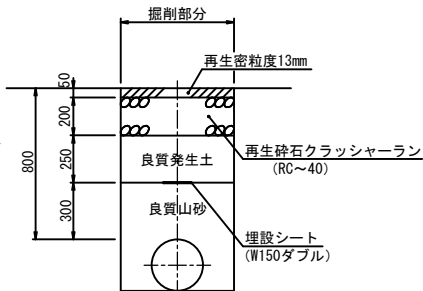


切下げ 8 m 以下
仮 復 旧

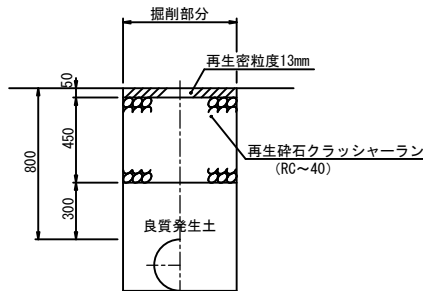


市道コンクリート舗装
(共有道コンクリート舗装)

仮 復 旧

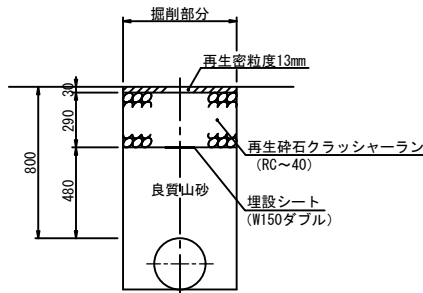


市 道 砂 利
(共有道砂利)

復 旧

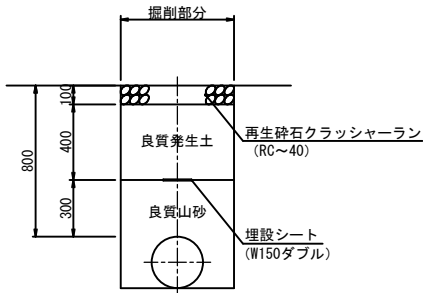


市 道 路 肩

復 旧

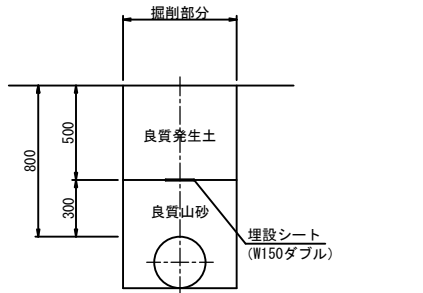

軽量鋼矢板土留工設置標準図 S=NONE

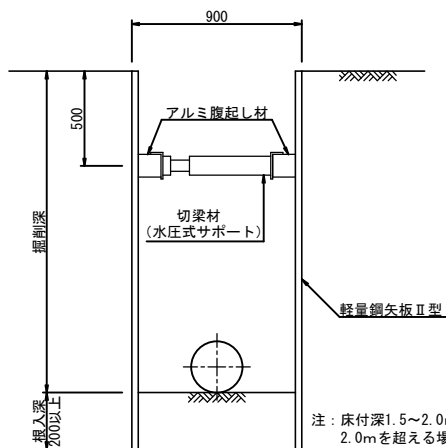


注：床付深1.5～2.0mは腹起し切梁を1段とし
2.0mを超える場合は2段とする。

凍結工法土工標準図 S=NONE


(鑄鉄管φ 100・φ 75)

平面図

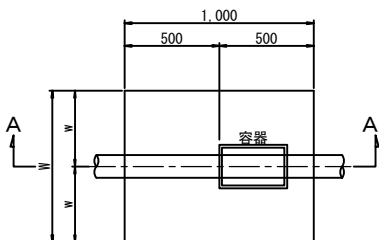


既設管	土留り (h)	掘削深 (h)	掘削半径 (w)	掘削幅 (W)	凍結種類
φ 100	1, 100	1, 370	400	600	市道AS (2 級)
φ 75	1, 200	1, 440	400	600	市道AS (1 級)
φ 75	1, 310	1, 550	400	600	市道AS (2 級)


A-A' 断面図

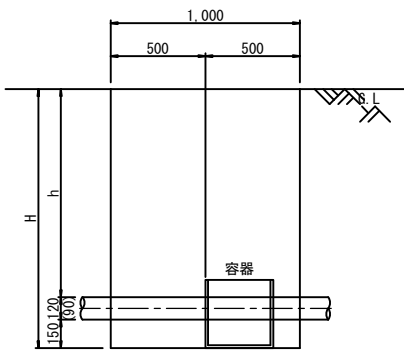

南房総市沓見地先 連絡管布設工事（防安）			
令 和 8 年 度			
路 線 名	市道丸山 1 0 1 号線外		
工事箇所	南房総市沓見 1 2 番 1 地先		
図面種別	掘削断面及び道路復旧標準図		
図面番号	全 4 0 葉の内第 2 9 号		
縮 尺	NONE	内容表示	
安房郡市広域市町村圏事務組合 水道部			
課 長		設計者氏名	

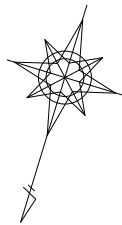


給水管切替平面図（１）S=1:500

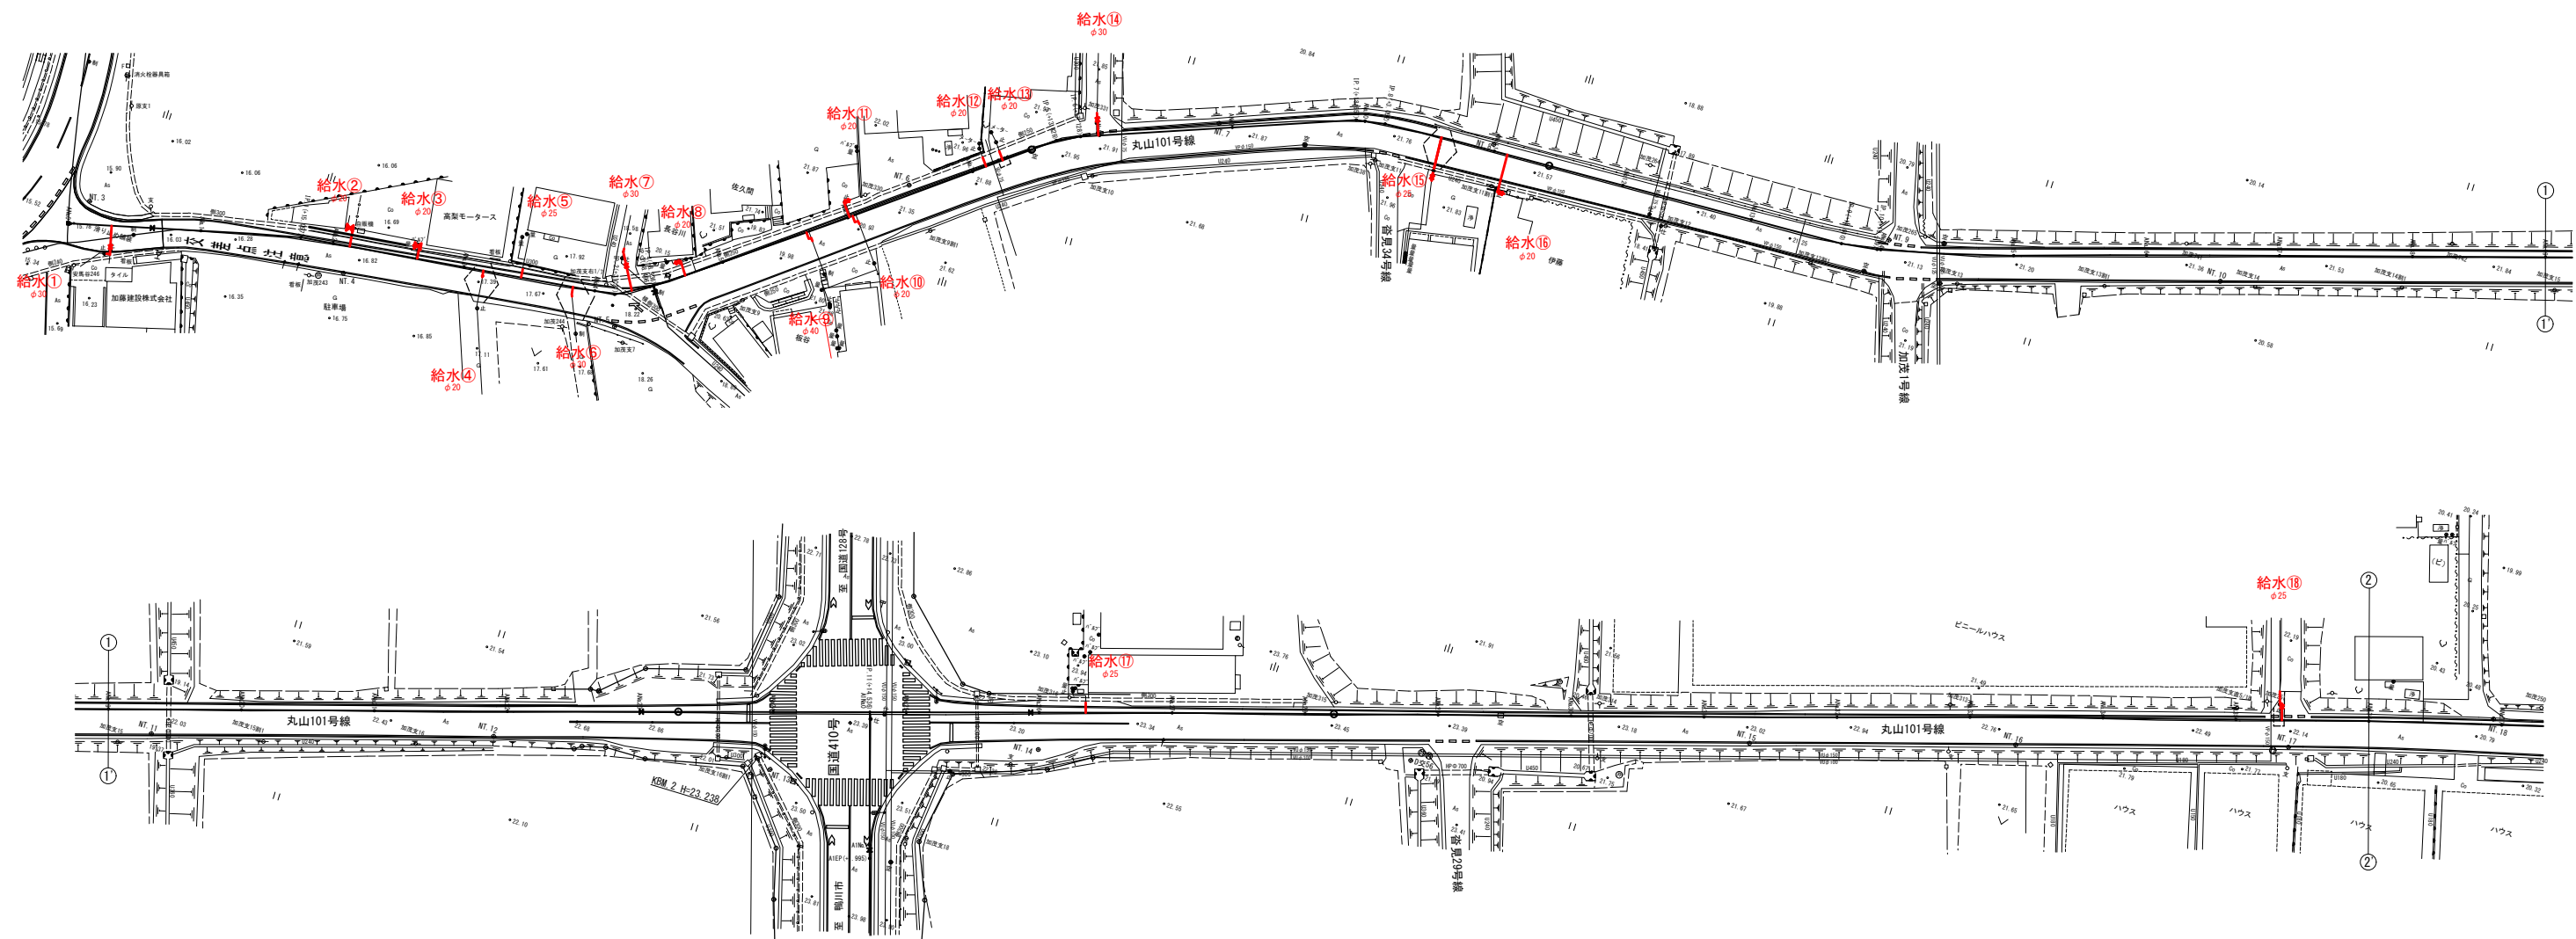


給水管宅内復旧標準図 S=NONE

給水管掘削断面標準図 S=NONE

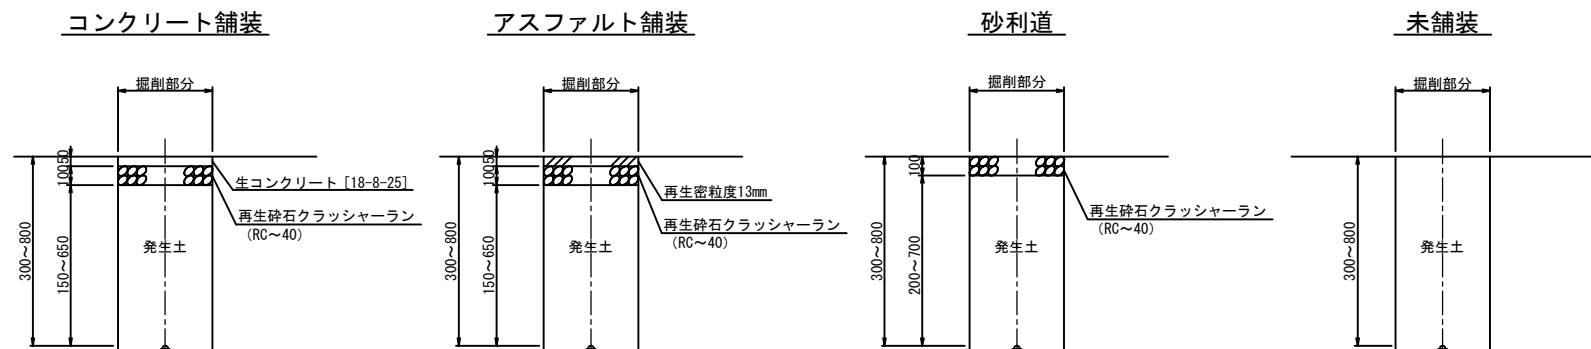


一般掘削部

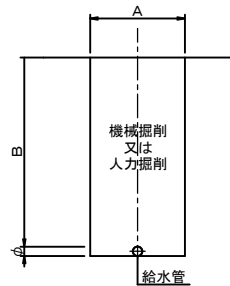


掘削断面寸法表



管 径 (mm)	A (m)	B (m)	備 考
φ 20	0.60	0.30～0.80	
φ 25	0.60	0.30～0.80	
φ 30	0.60	0.30～0.80	
φ 40	0.60	0.30～0.80	

南房総市沓見地先 連絡管布設工事（防安）			
令和 8 年 度			
路 線 名	市道丸山101号線外		
工事箇所	南房総市沓見12番1地先		
図面種別	給水管切替平面図（１）		
図面番号	全 40 葉の内第 30 号		
縮 尺	1:500	内容表示	ANo. 0～ANo. 36
安房郡市広域市町村圏事務組合 水道部			
課 長		設計者氏名	

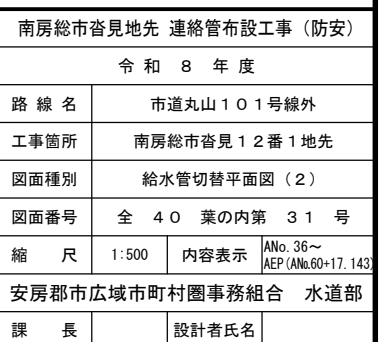

 


給水管切替平面図（3） s=1:500

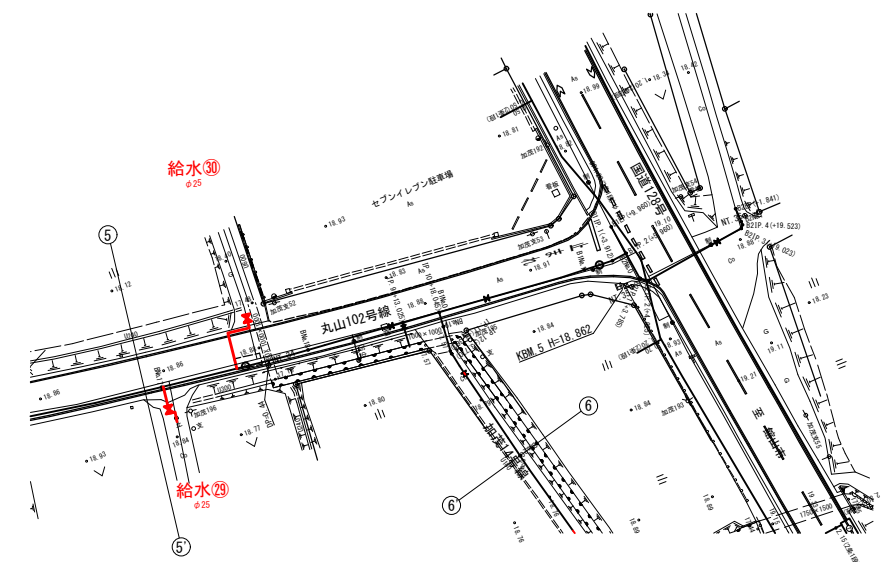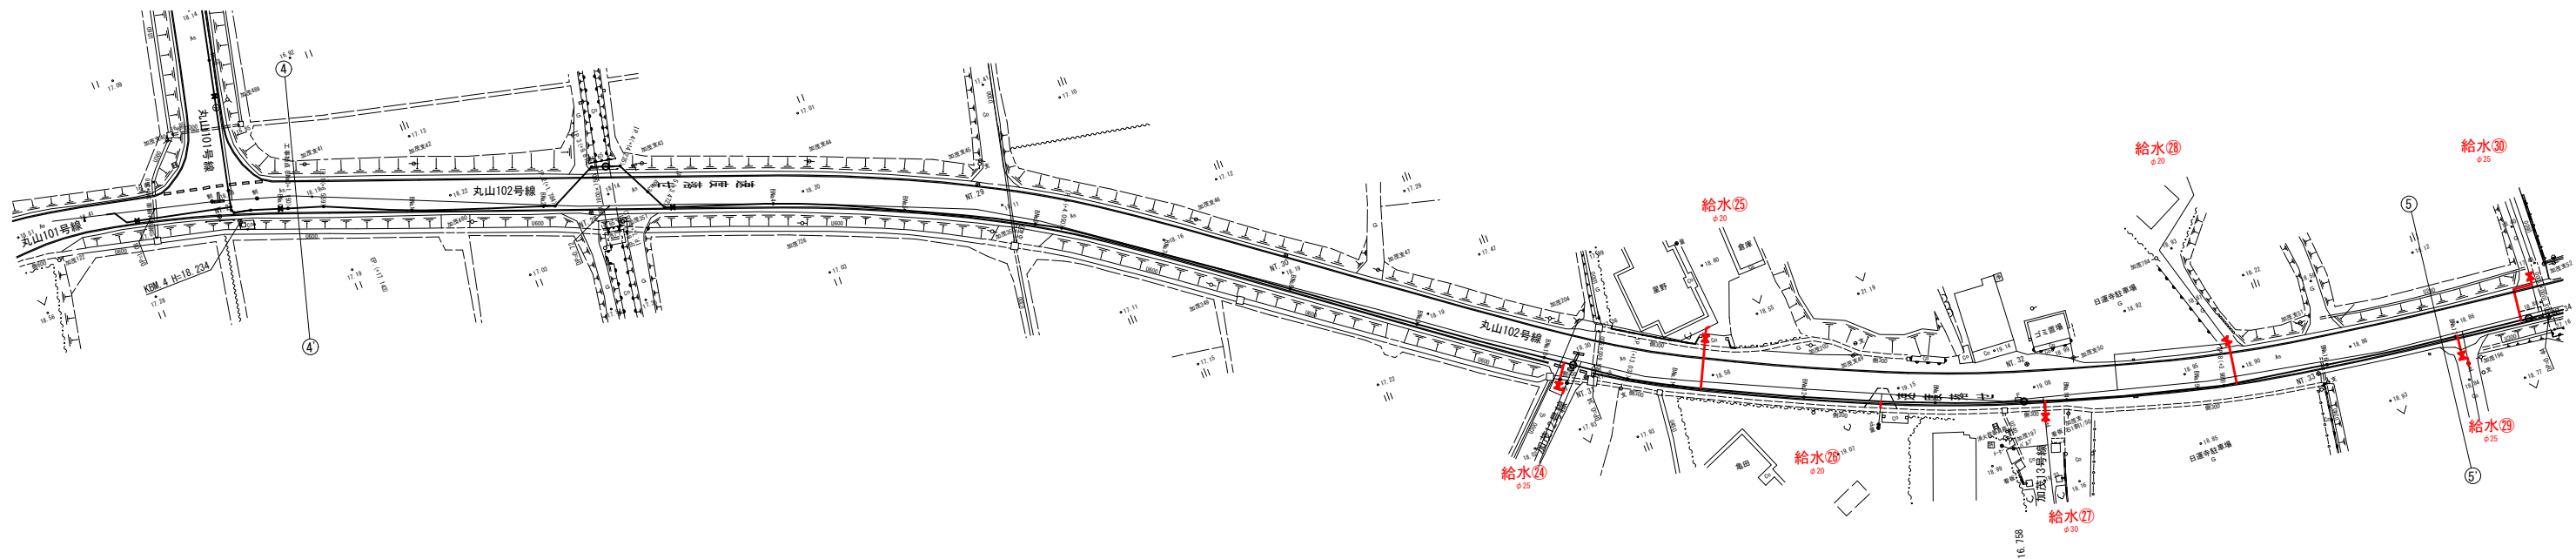


給水管切替一覧表

番号	氏名	取出口径	量水器口径	接続場所	乙止水栓	備考
24	連合管	φ25	—	道路内	有	
25		φ20	φ13	宅地内	有	
26		φ20	φ13	道路内	無	
27	連合管	φ50	—	道路内	有	
28		φ20	φ13	宅地内	有	
29	連合管	φ25	—	道路内	有	
30		φ25	φ13	道路内	有	
31		φ20	φ13	宅地内	有	
32	連合管	φ50	—	道路内	有	
33		φ20	φ13	宅地内	有	
34	連合管	φ25	—	道路内	有	
35	連合管	φ50	—	—	—	配水管布設参照
36		φ20	φ13	宅地内	有	閉栓
37	連合管	φ25	—	宅地内	有	
38		φ20	φ13	道路内	無	
39	連合管	φ25	—	道路内	有	
40		φ20	φ13	道路内	無	
41		φ20	φ13	道路内	有	


南房総市沓見地先 連絡管布設工事（防安）			
令和8年度			
路線名	市道丸山101号線外		
工事箇所	南房総市沓見12番1地先		
図面種別	給水管切替平面図（3）		
図面番号	全40葉の内第32号		
縮尺	1:500	内容表示	BN0.0~BN0.20
安房郡市広域市町村圏事務組合 水道部			
課長		設計者氏名	

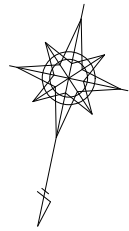


給水管切替平面図（４） s=1:500

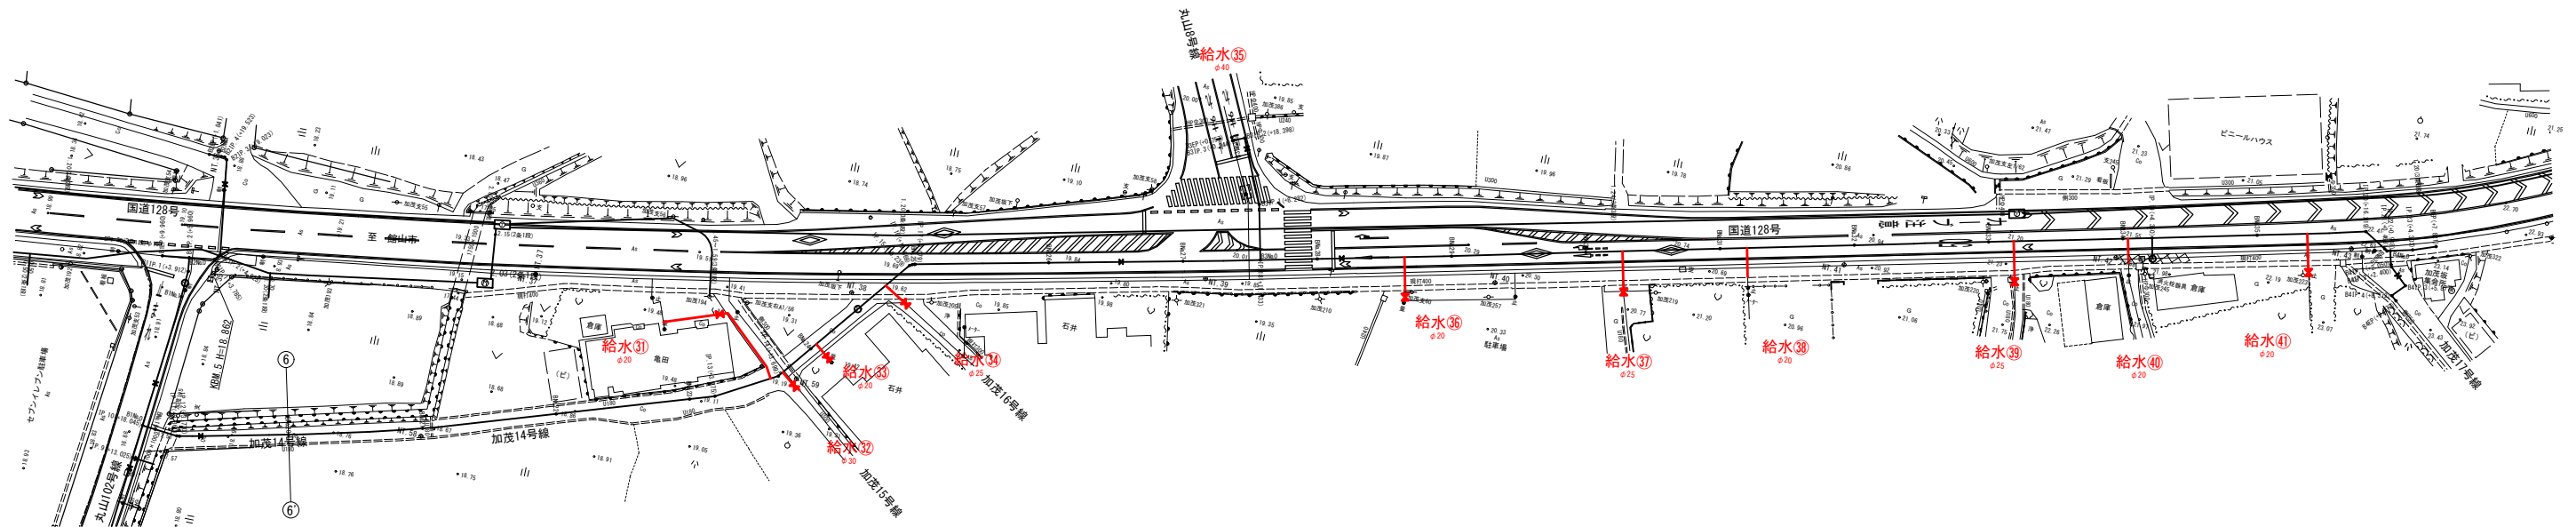

南房総市沓見地先 連絡管布設工事（防安）			
令和 8 年度			
路 線 名	市道丸山101号線外		
工事箇所	南房総市沓見12番1地先		
図面種別	給水管切替平面図（４）		
図面番号	全 40 葉の内第 33 号		
縮 尺	1:500	内容表示	BNo. 20～ BEP (ANo.36+7.821)
安房郡市広域市町村圏事務組合 水道部			
課 長		設計者氏名	



 


既設管埋没処理及び撤去平面図（１）S=1:1,000

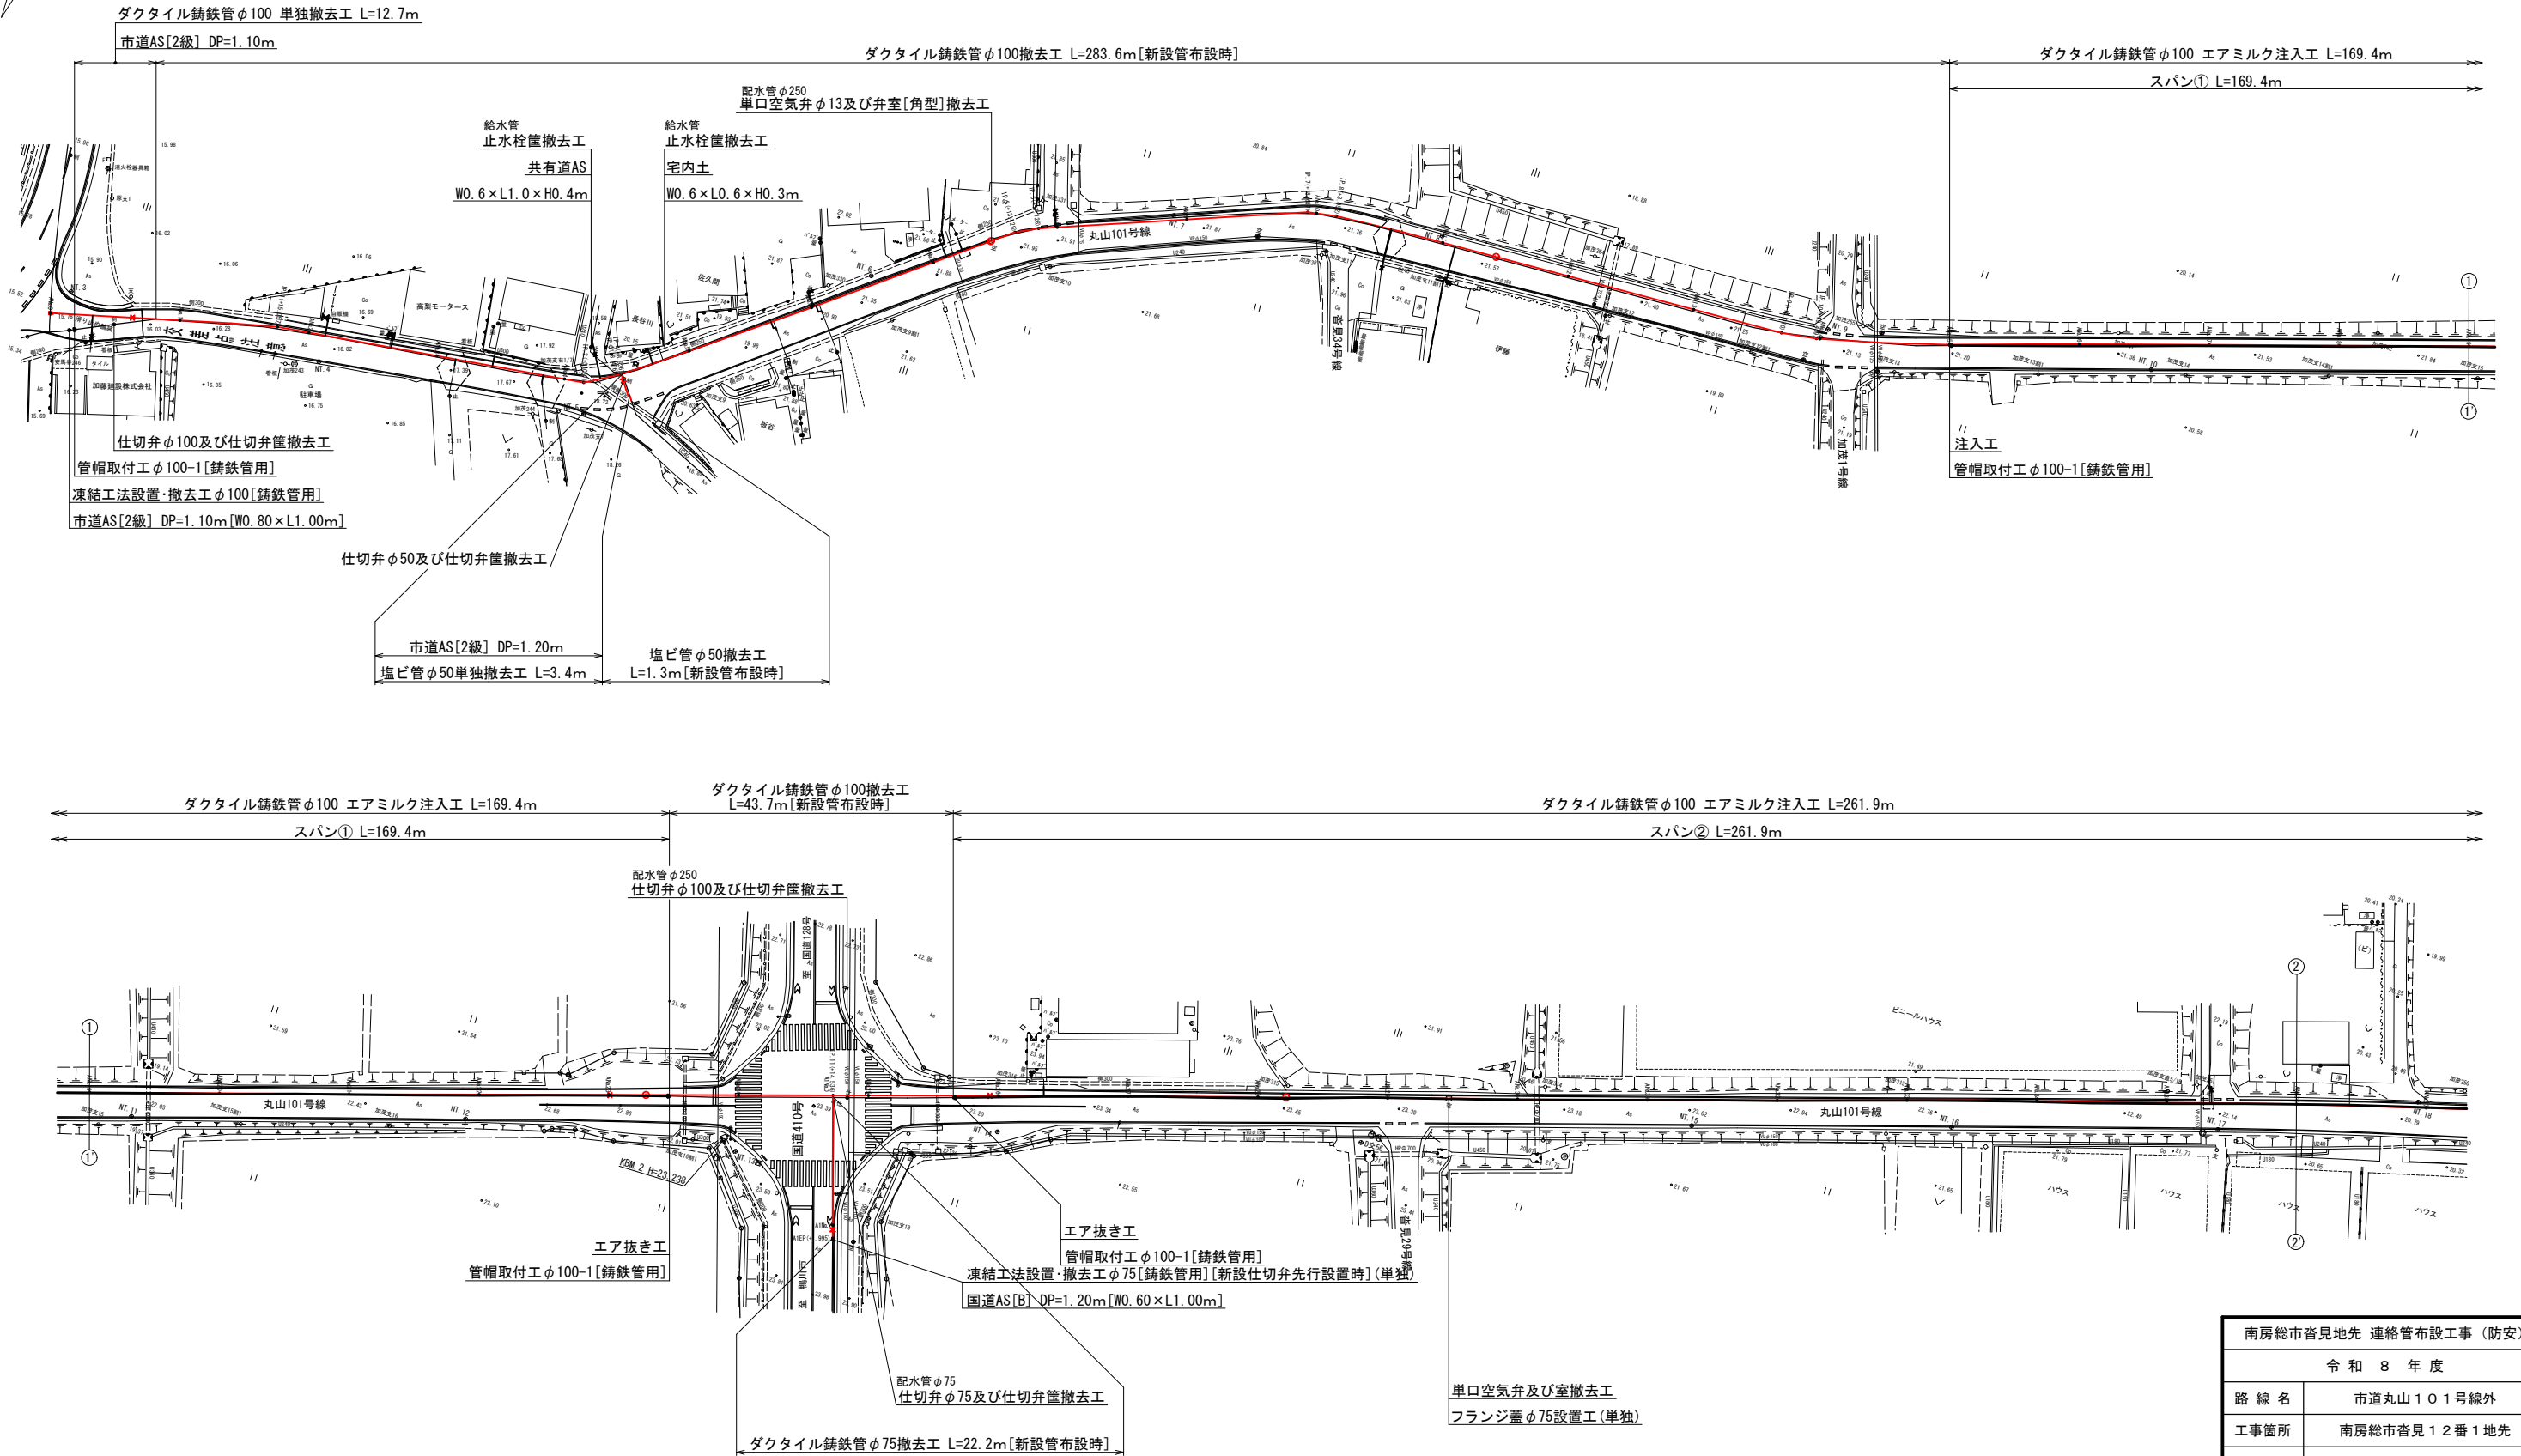


南房総市杓見地先 連絡管布設工事（防安）			
令和 8 年 度			
路 線 名	市道丸山 1 0 1 号線外		
工事箇所	南房総市杓見 1 2 番 1 地先		
図面種別	既設管埋没処理及び撤去平面図（１）		
図面番号	全 4 0 葉の内第 3 4 号		
縮 尺	1:1,000	内容表示	ANo. 0~ANo. 36
安房郡市広域市町村圏事務組合 水道部			
課 長	設計者氏名		

 既設管埋没処理及び撤去平面図（２）S=1:1,000

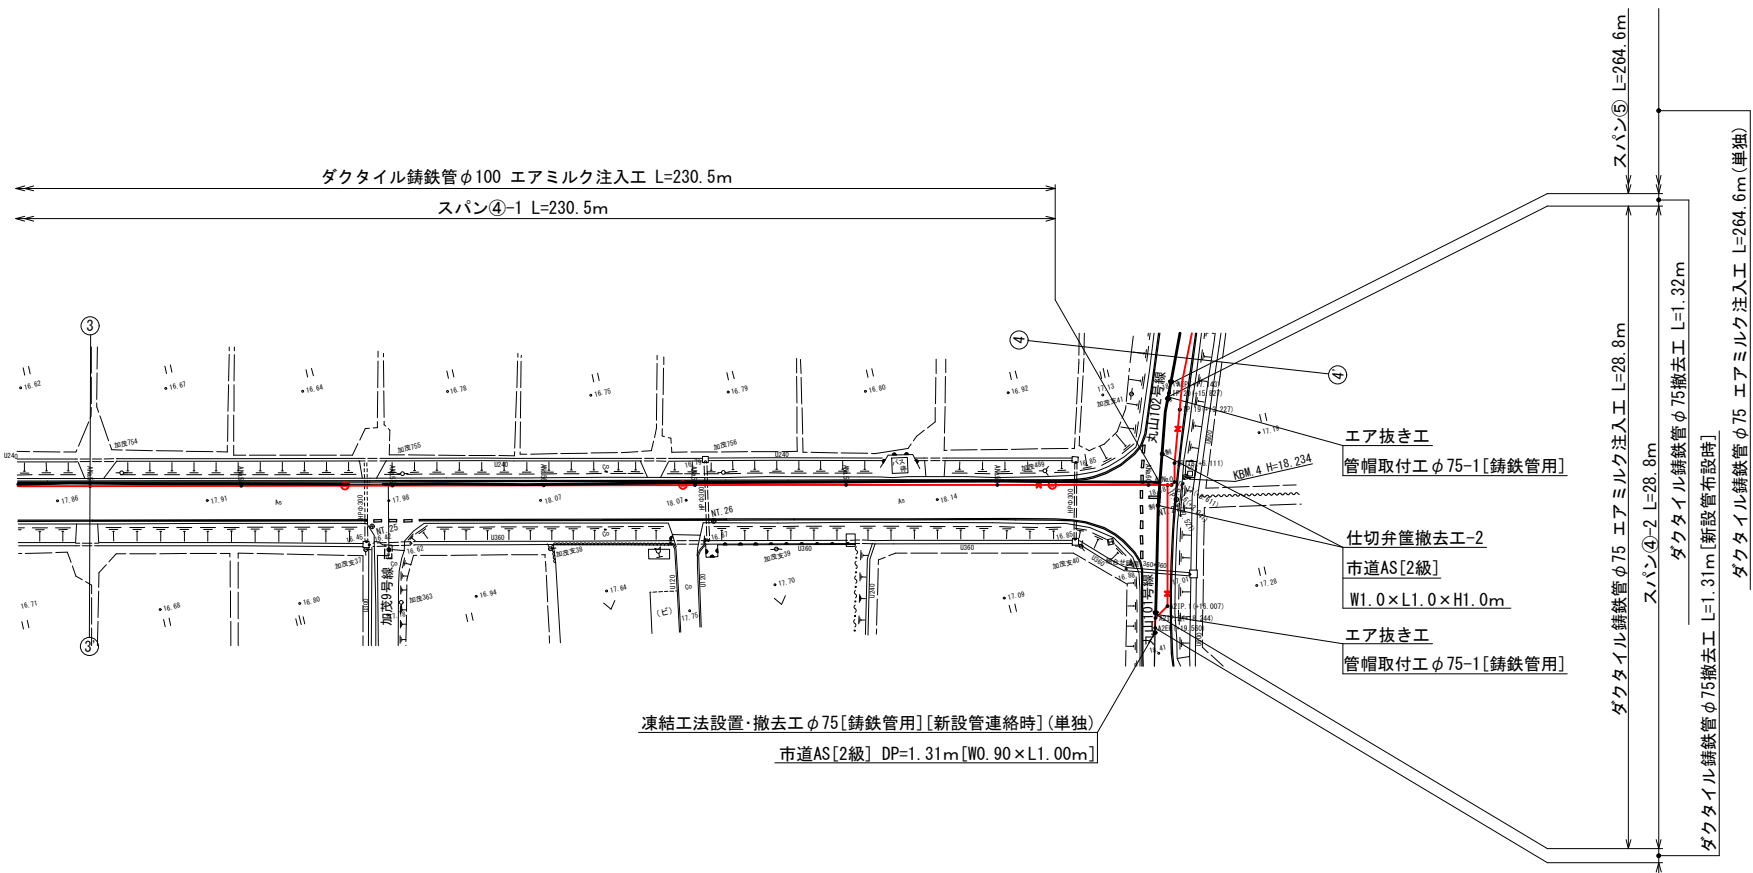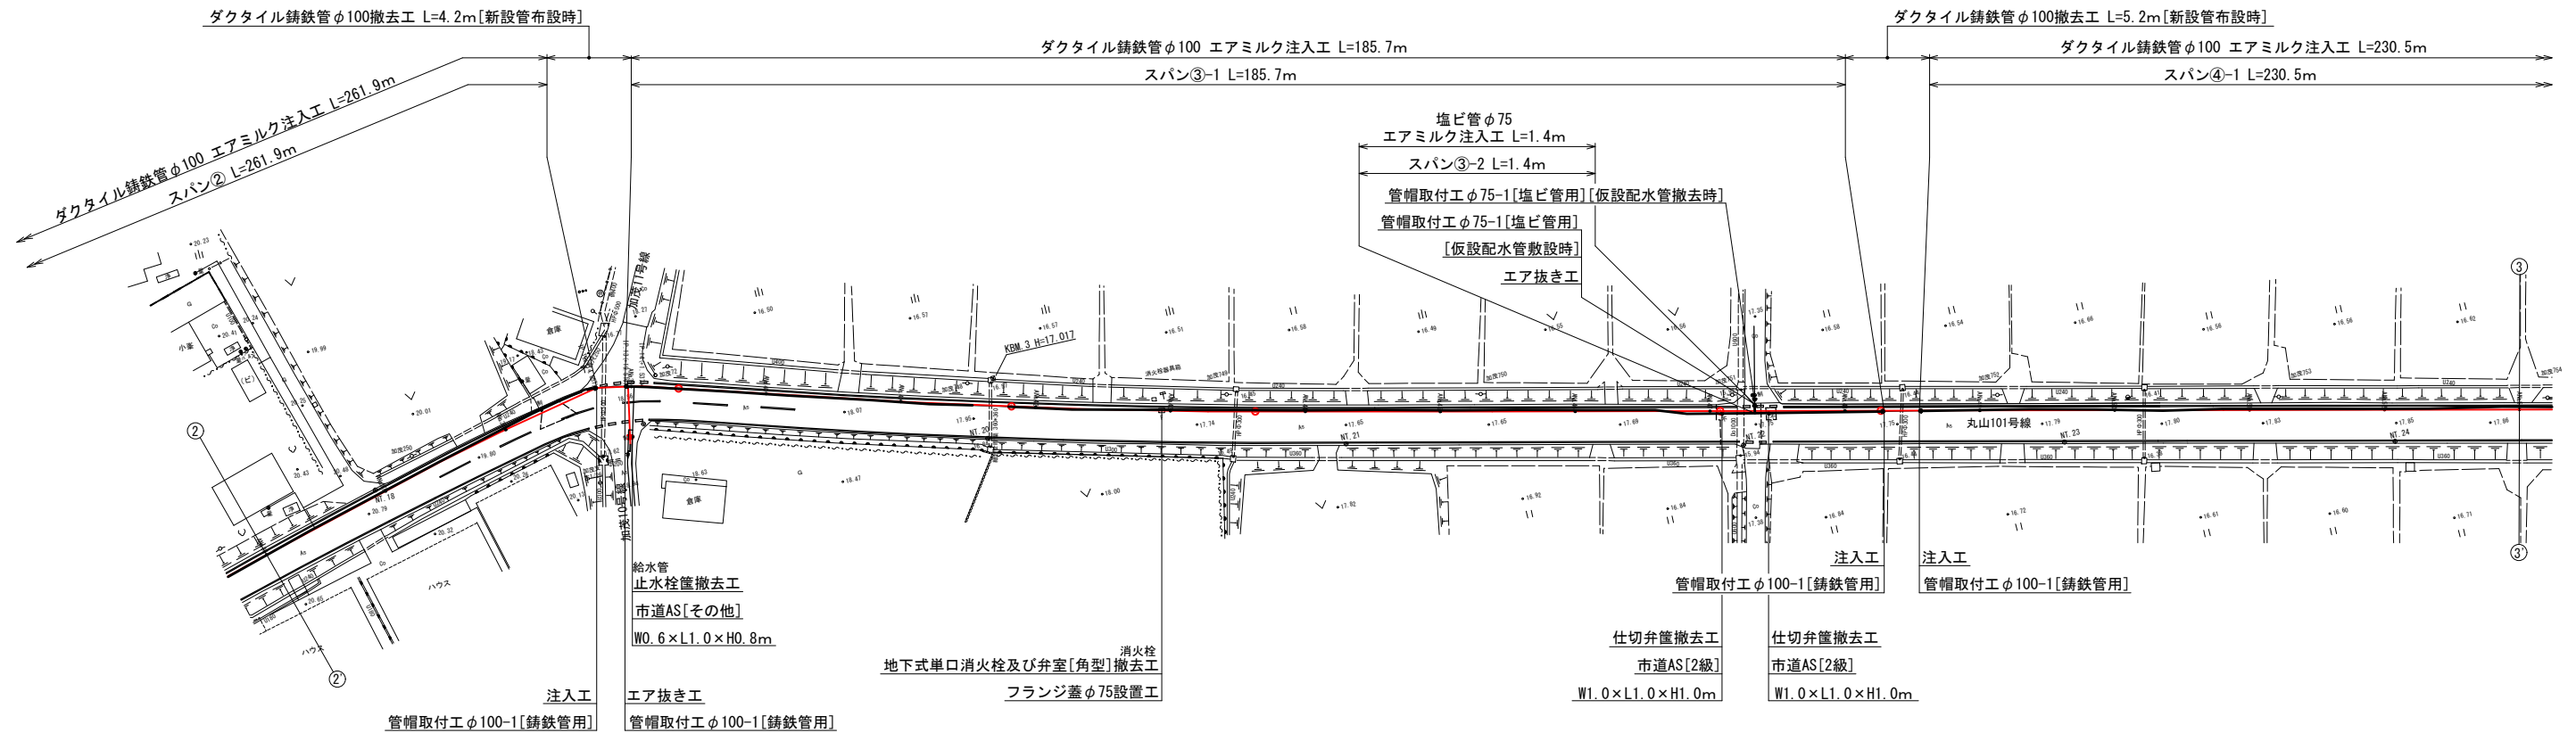


掘削参考図 S=NONE


平面図

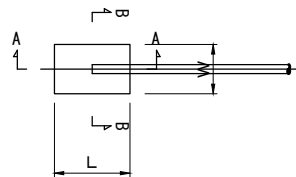


A-A断面

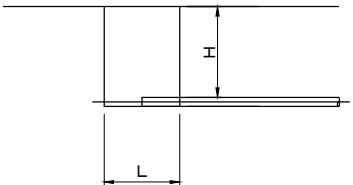


B-B断面

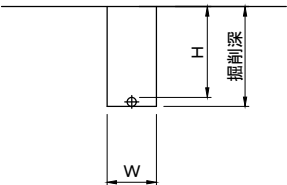


注入・エア抜き参考図 S=NONE

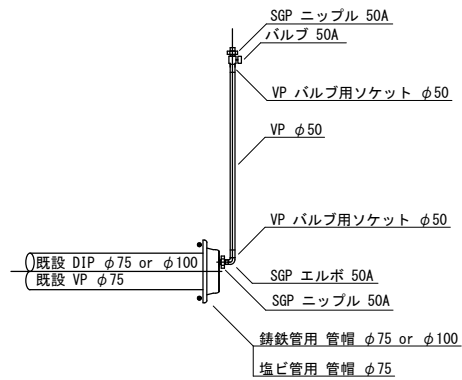

南房総市沓見地先 連絡管布設工事（防安）	
令和 8 年 度	
路 線 名	市道丸山 1 〇 1 号線外
工事箇所	南房総市沓見 1 2 番 1 地先
図面種別	既設管埋没処理及び撤去平面図（２）
図面番号	全 4 〇 葉の内第 3 5 号
縮 尺	1:1,000
内容表示	ANo. 36~ AEP (ANo. 60+17, 143)
安房郡市広域市町村圏事務組合 水道部	
課 長	設計者氏名

 


既設管埋没処理及び撤去平面図（3）s=1:1,000

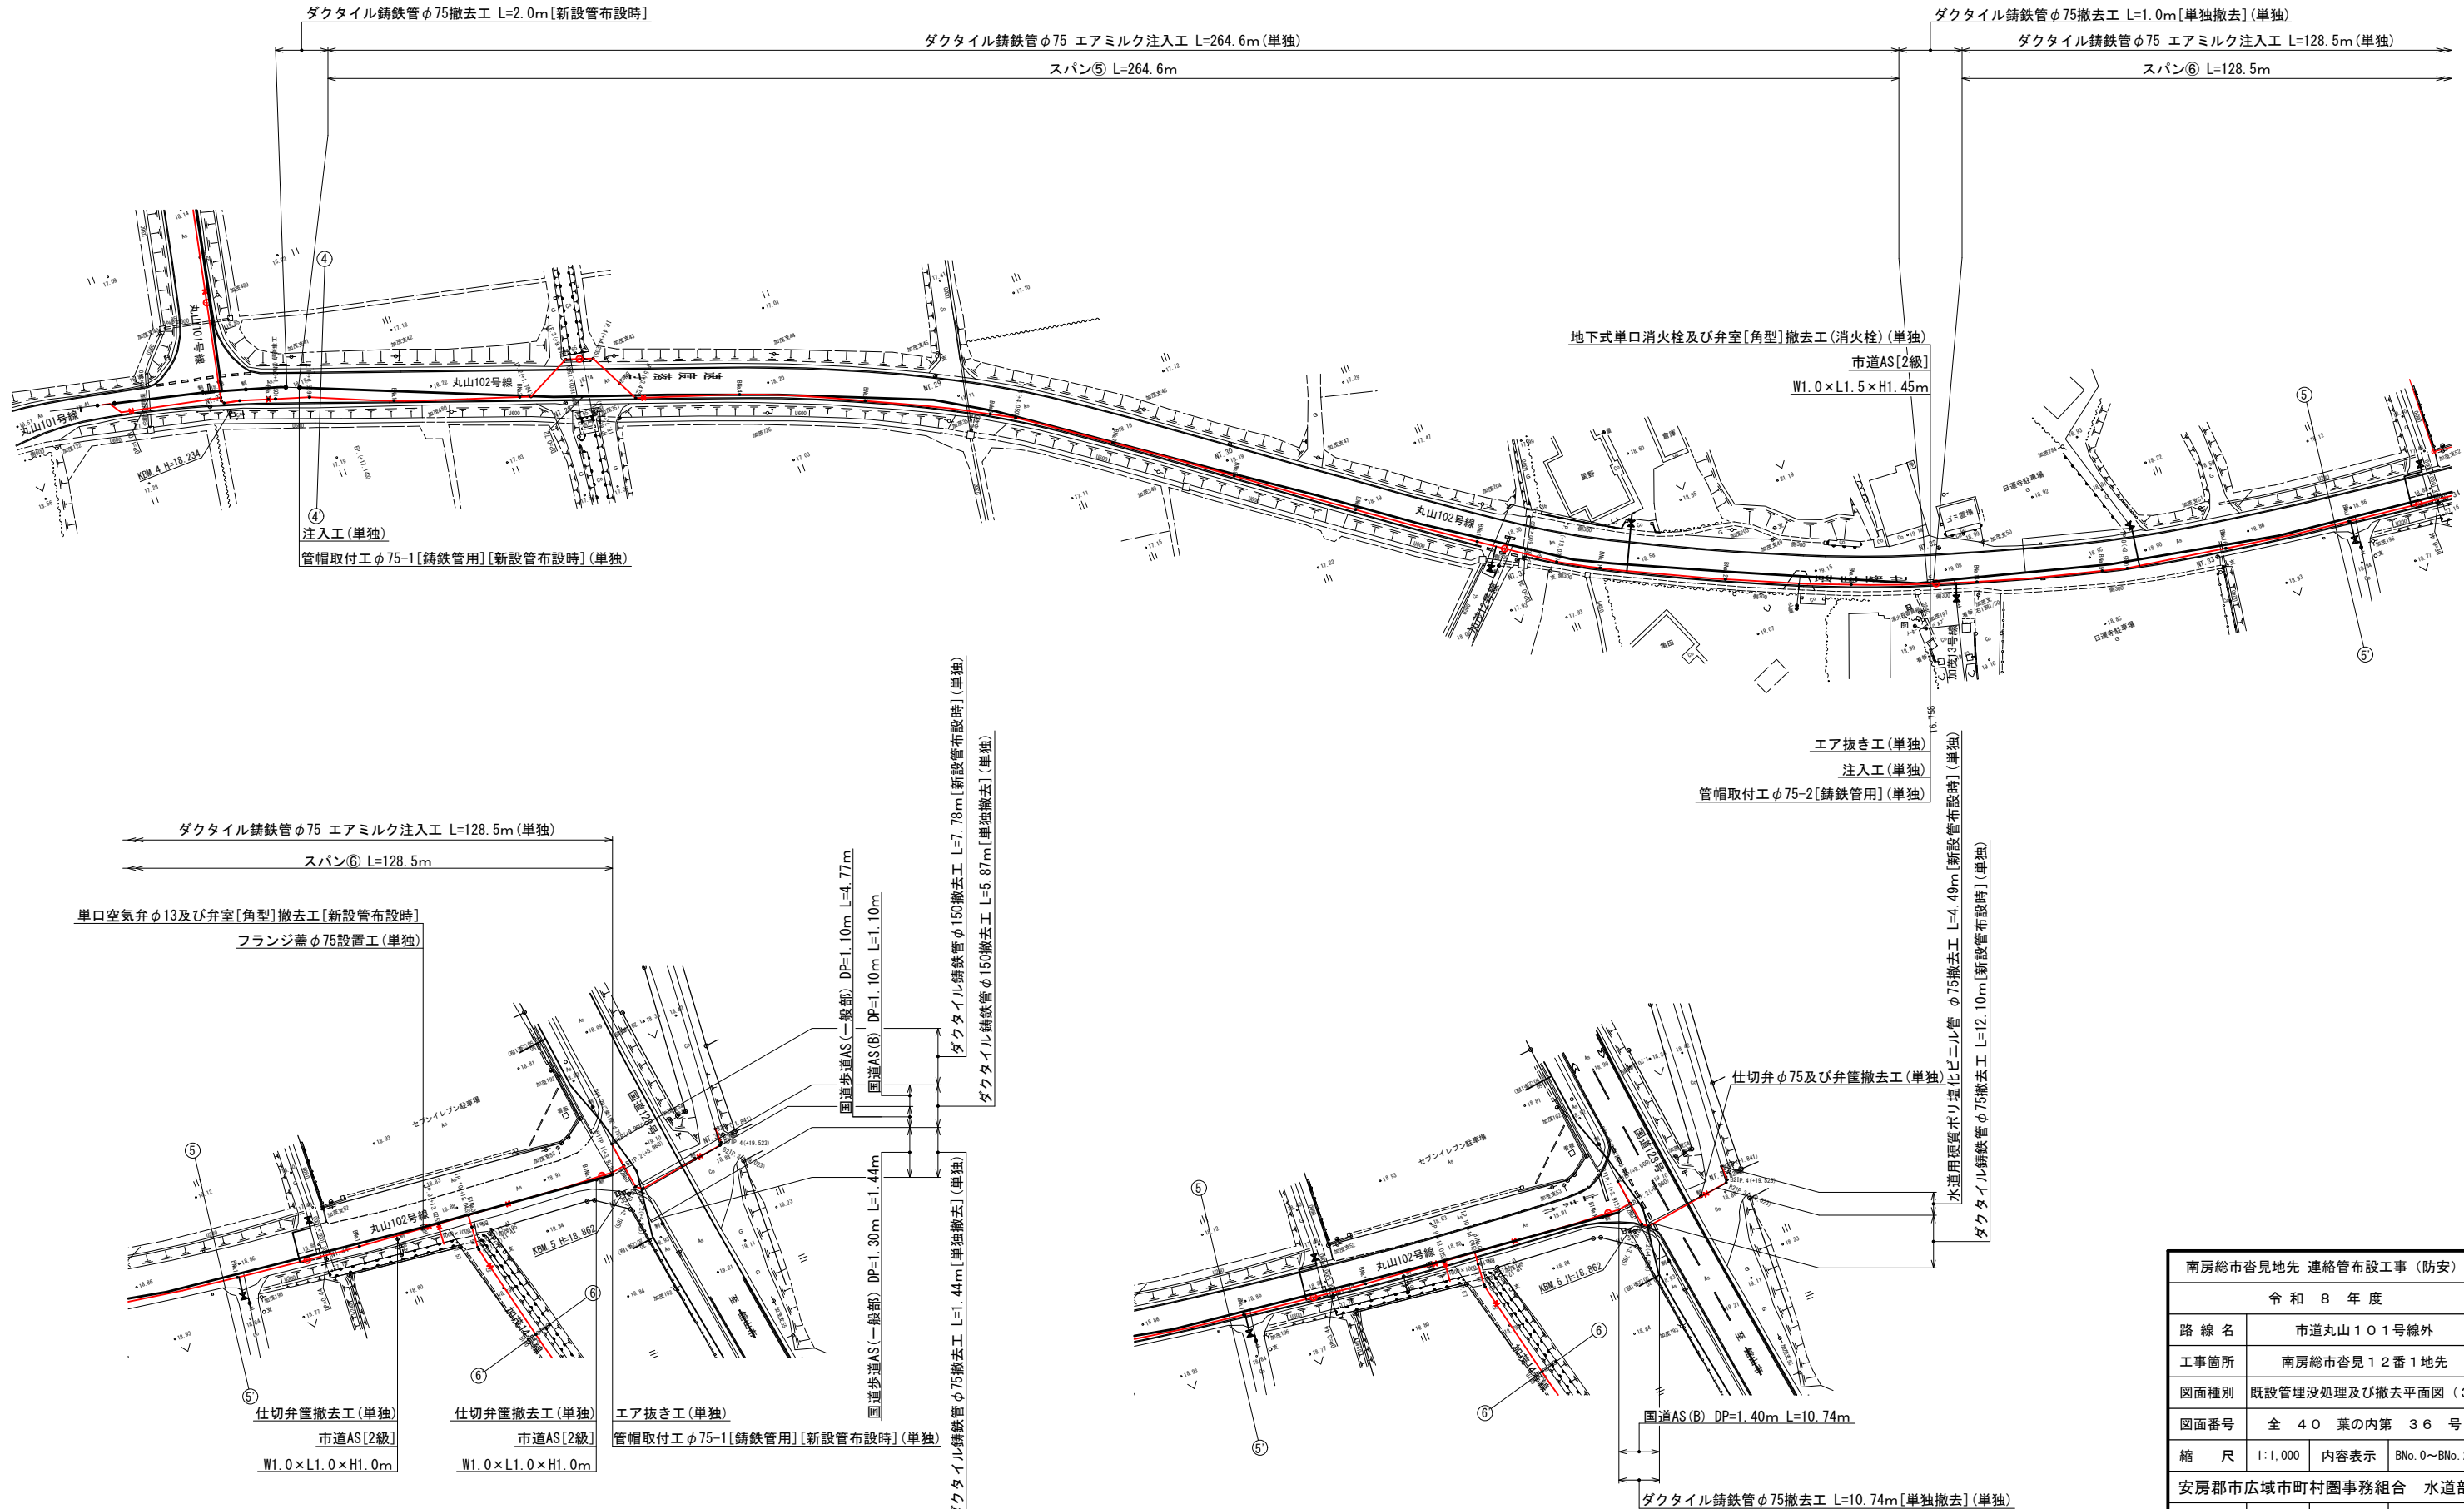


南房総市沓見地先 連絡管布設工事（防安）			
令和 8 年度			
路 線 名	市道丸山101号線外		
工事箇所	南房総市沓見12番1地先		
図面種別	既設管埋没処理及び撤去平面図（3）		
図面番号	全 40 葉の内第 36 号		
縮 尺	1:1,000	内容表示	BNo. 0~BNo. 20
安房郡市広域市町村圏事務組合 水道部			
課 長	設計者氏名		



既設管理没処理及び撤去平面図（４）S=1:1,000

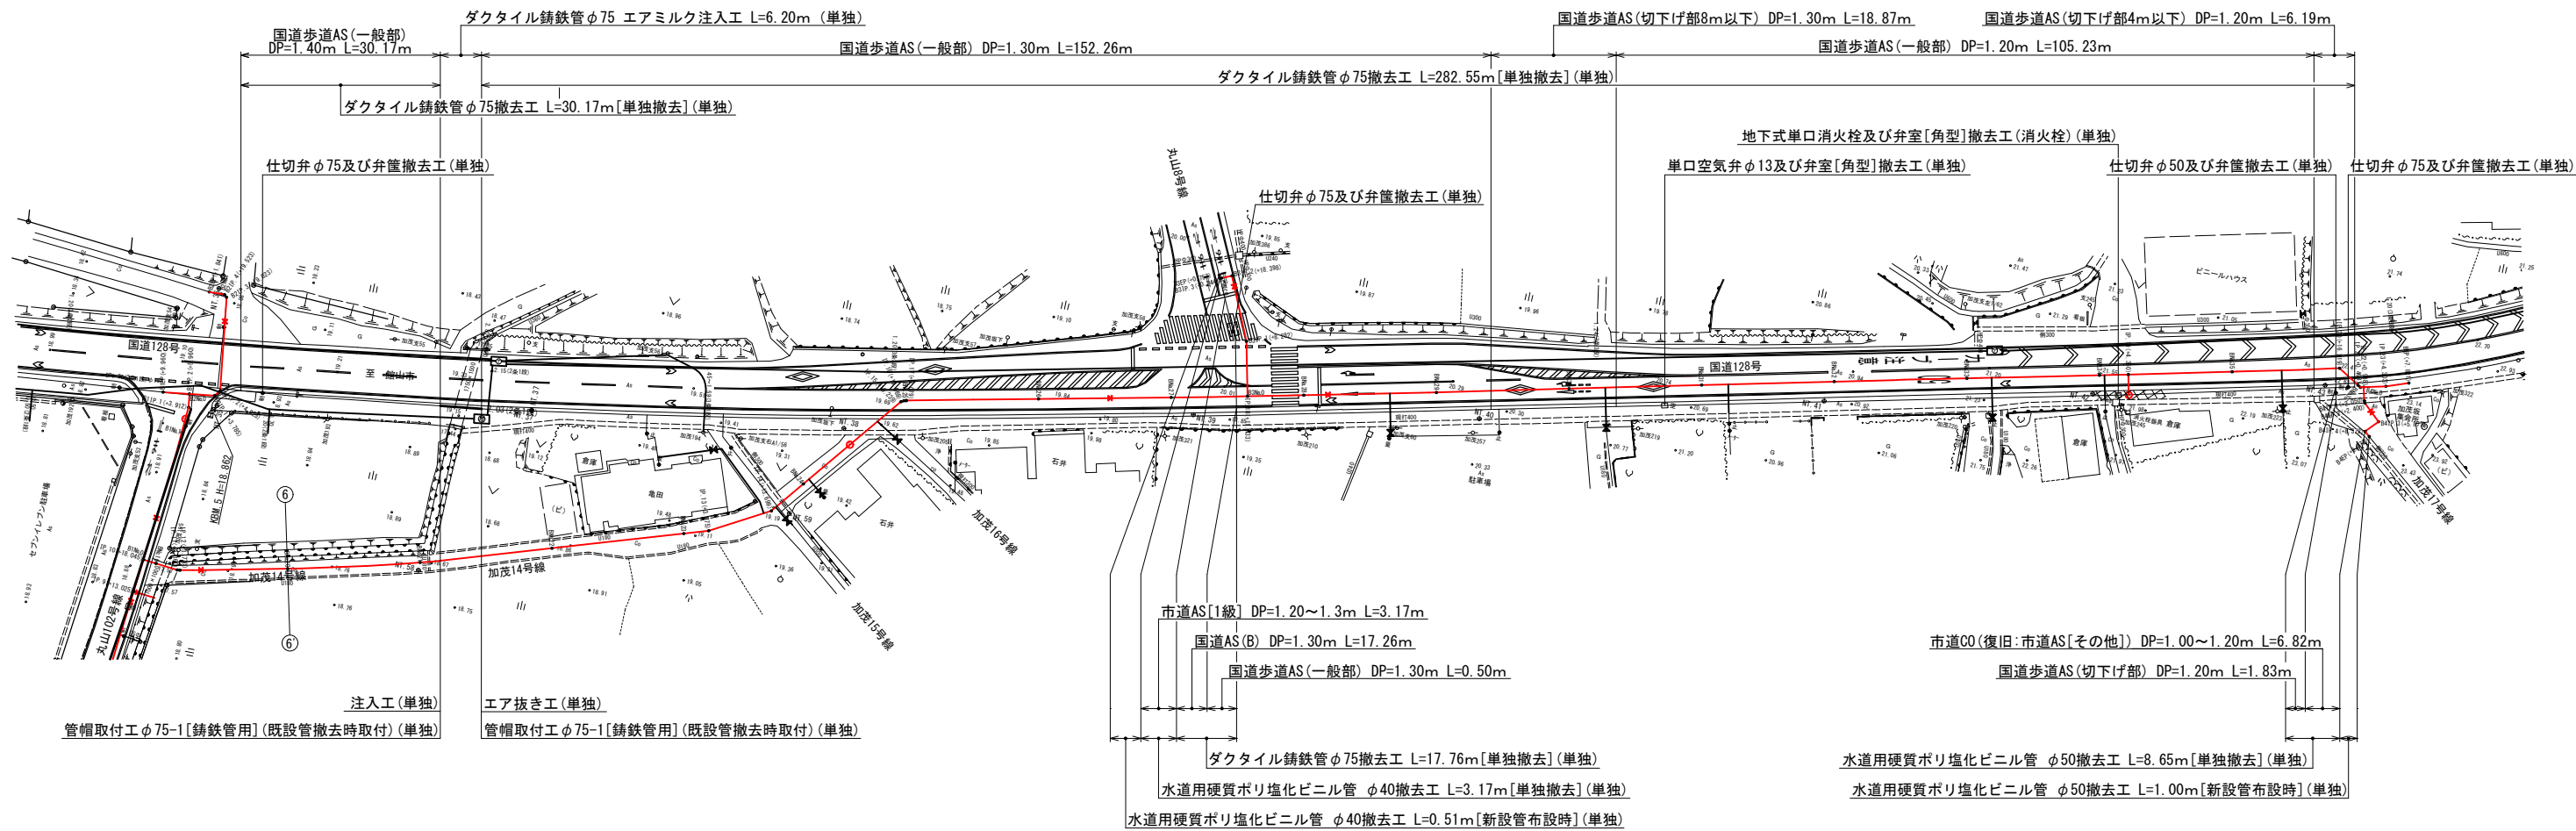


注入・エア抜き参考図 S=NONE

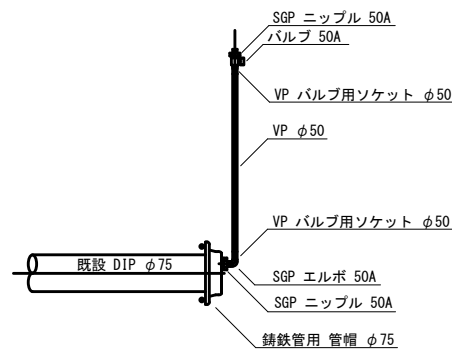


掘削参考図 S=NONE


平面図

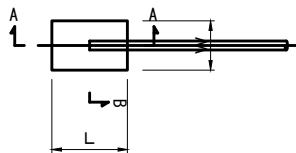

A-A断面

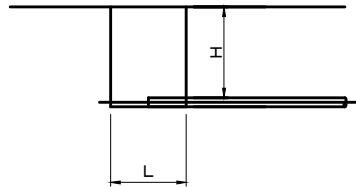


B-B断面

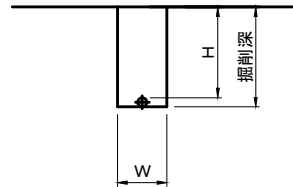



南房総市沓見地先 連絡管布設工事（防安）			
令和 8 年 度			
路 線 名	市道丸山 1 0 1 号線外		
工事箇所	南房総市沓見 1 2 番 1 地先		
図面種別	既設管理没処理及び撤去平面図（４）		
図面番号	全 4 0 葉の内第 3 7 号		
縮 尺	1:1,000	内容表示	BNo. 20~ BEP (BNo.36+7.821)
安房郡市広域市町村圏事務組合 水道部			
課 長	設計者氏名		

仮設配給水管平面図（１）s=1:1,000

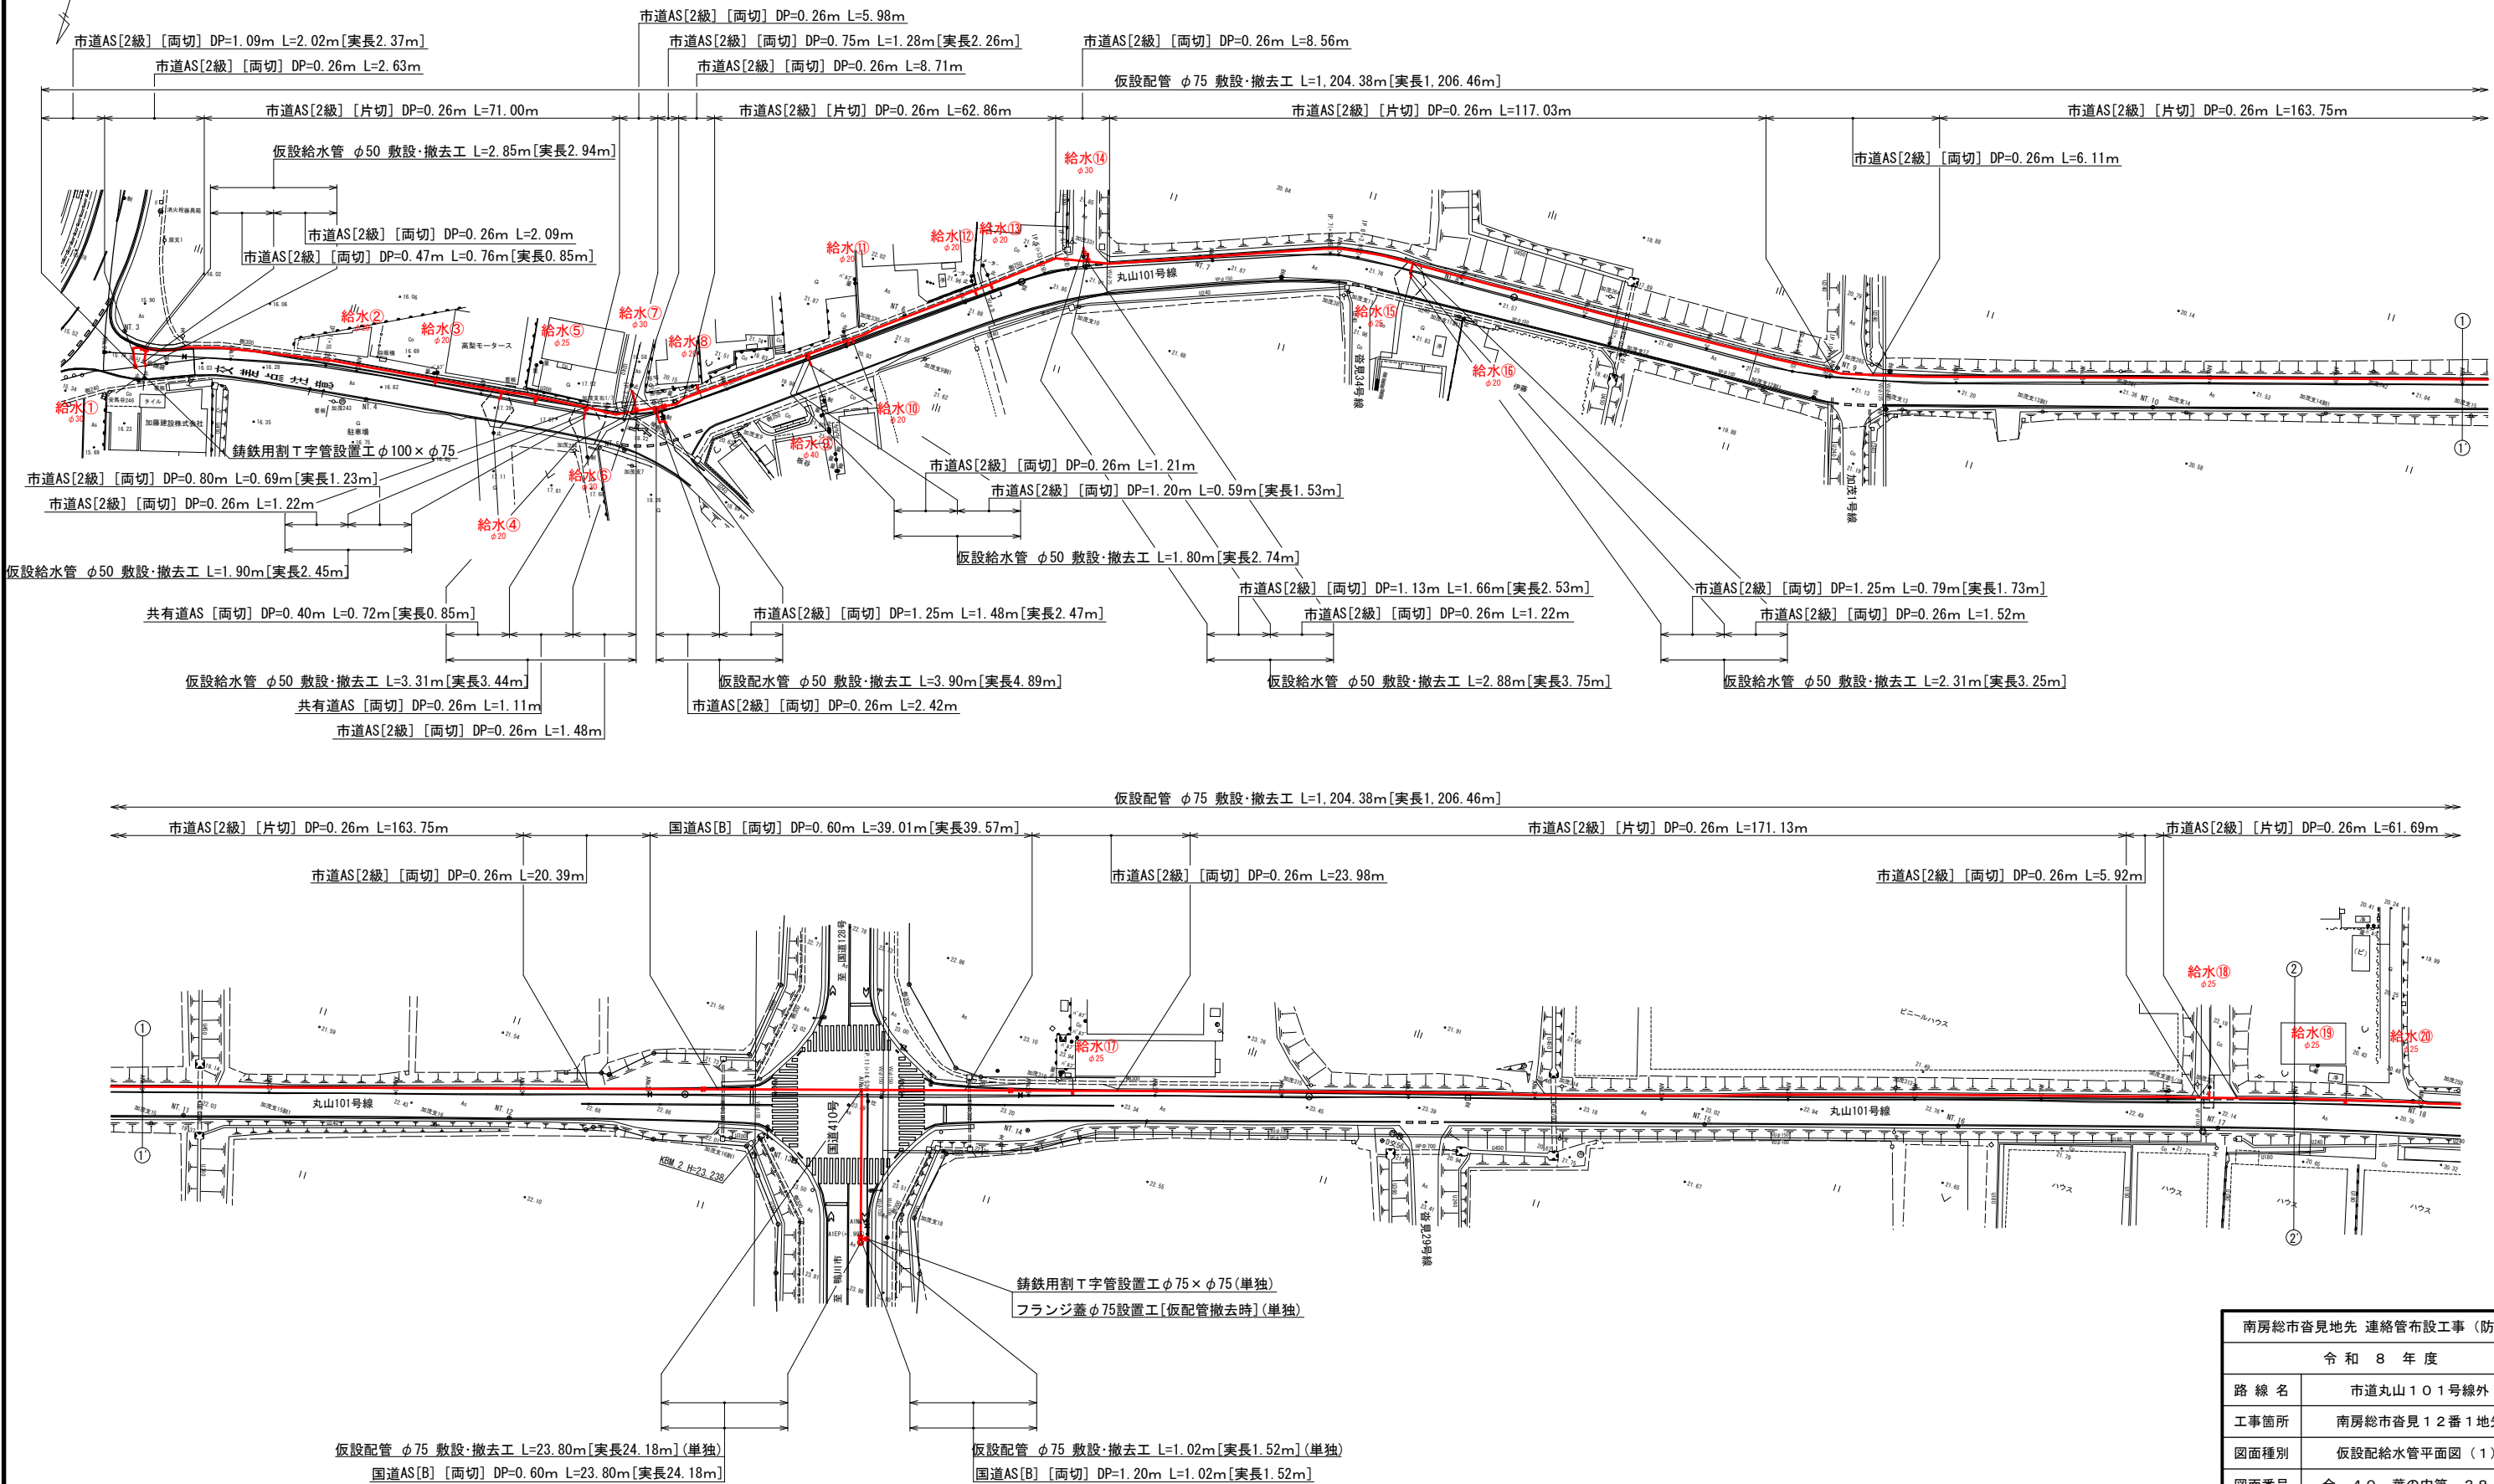

南房総市沓見地先 連絡管布設工事（防安）			
令和 8 年 度			
路 線 名	市道丸山101号線外		
工事箇所	南房総市沓見12番1地先		
図面種別	仮設配給水管平面図（１）		
図面番号	全 40 葉の内第 38 号		
縮 尺	1:1,000	内容表示	ANo. 0~ANo. 36
安房郡市広域市町村圏事務組合 水道部			
課 長	設計者氏名		

仮設配給水管平面図（2）s=1:1,000

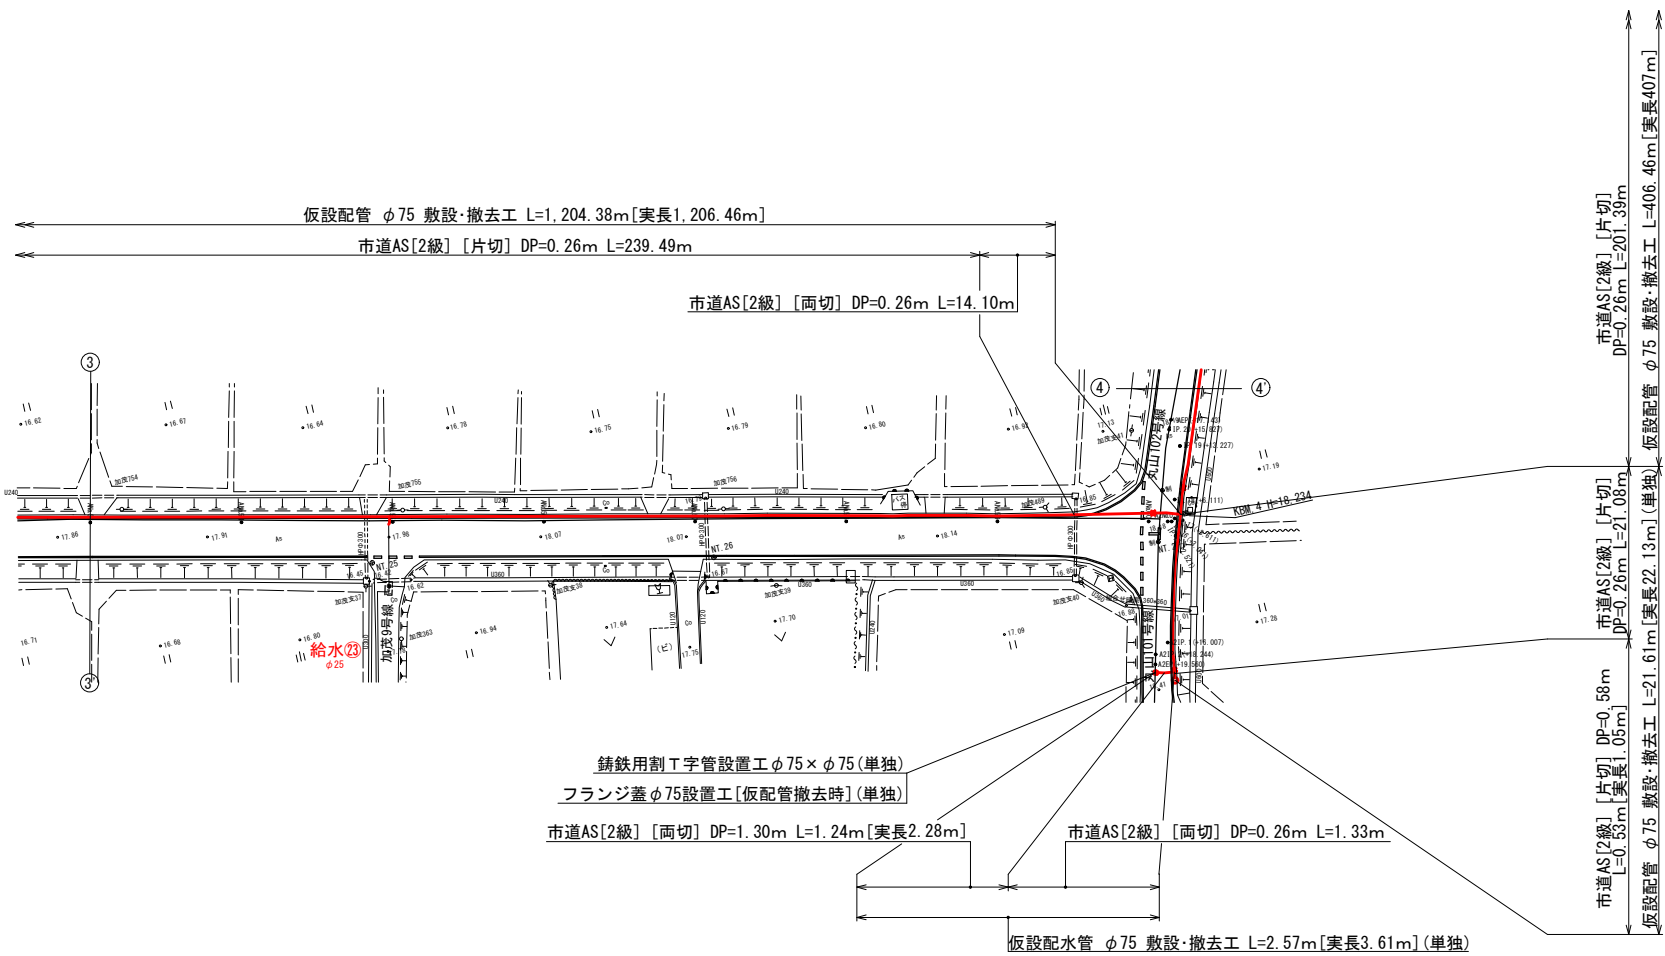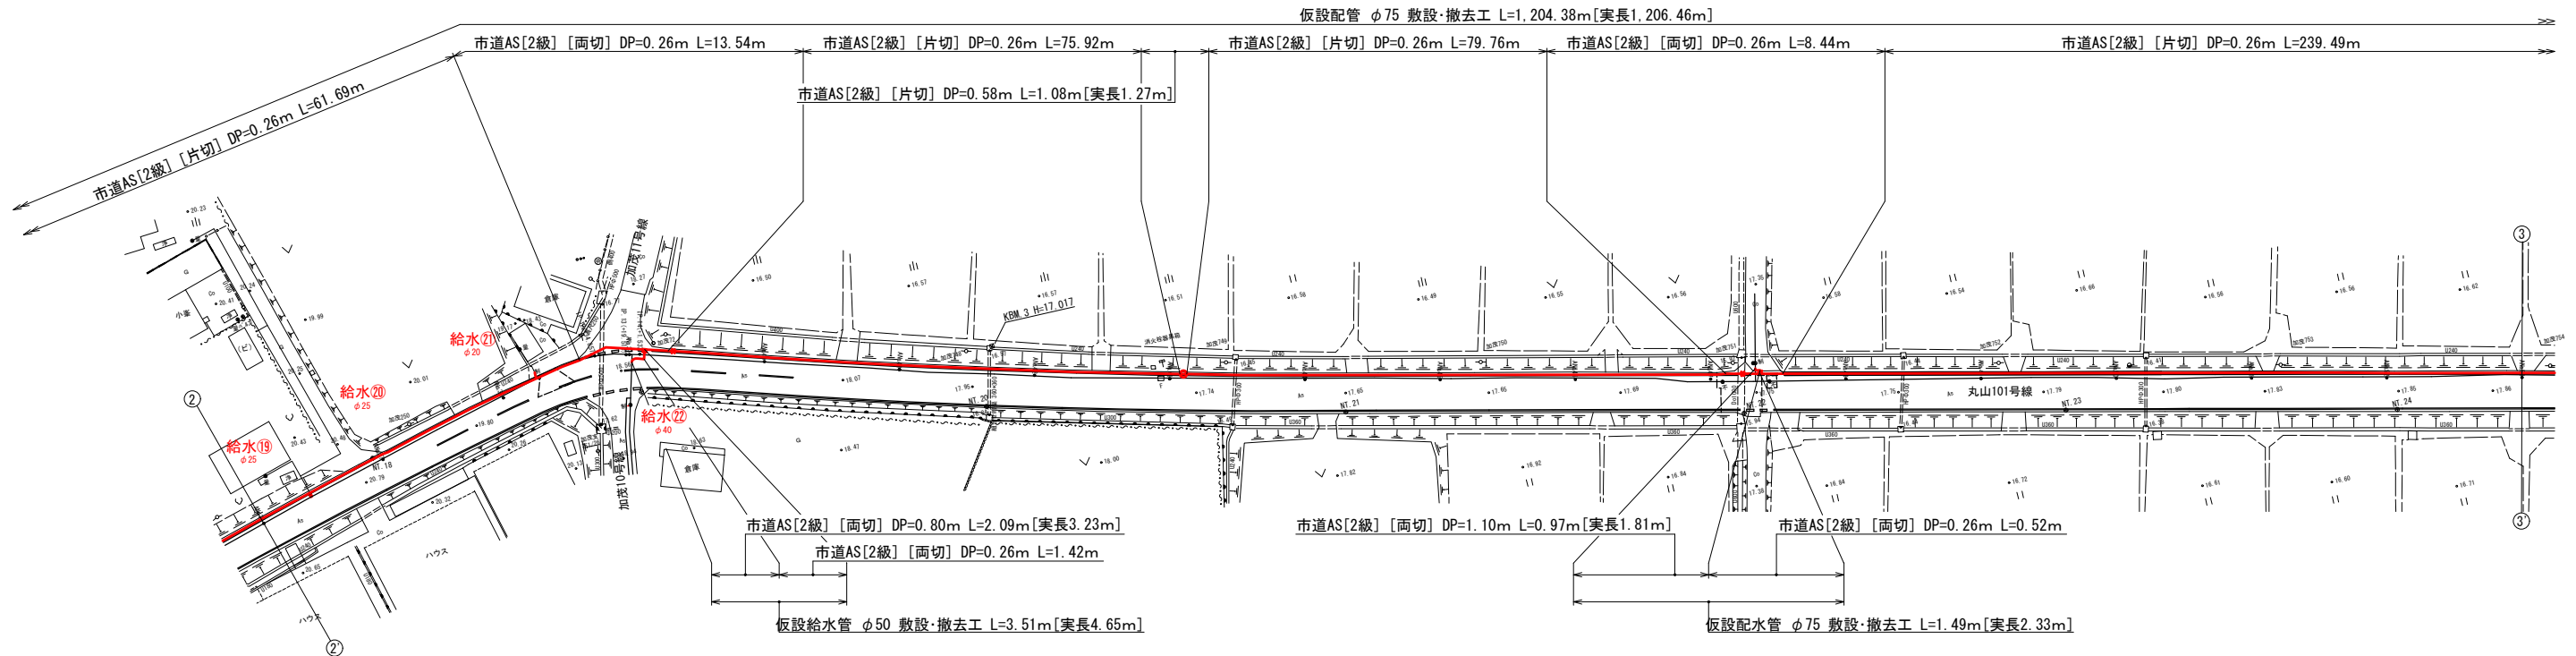


仮給水管切替一覧表

番号	氏名	取出口径	量水器口径	接続場所	備考
①		φ30	—	道路内	
②		—	—	—	
③		φ20	φ13	道路内	
④		φ20	φ13	道路内	
⑤		φ25	—	道路内	
⑥		φ30	—	道路内	
⑦		φ30	—	道路内	
⑧		φ20	φ13	道路内	
⑨		φ40	—	道路内	
⑩		φ20	φ20	道路内	
⑪		φ20	φ20	道路内	
⑫		φ20	φ13	道路内	
⑬		φ20	φ13	道路内	
⑭		φ30	—	道路内	
⑮		φ25	—	道路内	
⑯		—	—	—	⑮と連合
⑰		φ25	φ25	道路内	
⑱		φ25	φ13	道路内	
⑲		φ25	φ13	道路内	
⑳		—	—	—	⑲と連合
㉑		φ20	φ13	道路内	
㉒		φ40	—	道路内	
㉓		φ25	—	道路内	
㉔	連合管	φ25	—	道路内	
㉕		φ20	φ13	道路内	㉔と連合
㉖		φ20	φ13	道路内	
㉗	連合管	φ30	—	道路内	
㉘		φ20	φ13	道路内	
㉙	連合管	φ25	—	道路内	
㉚		φ25	φ13	道路内	


不断水連絡土工参考図 s=NONE

(φ150×φ75)
(φ100×φ75)
(φ75×φ75)
注：()内数値はφ75×φ75を示す。
注2：[]内数値はφ100×φ75を示す。

平面図

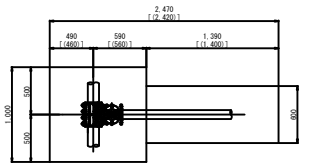

断面図

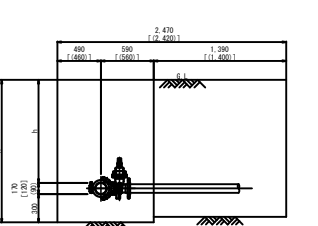


寸法表

既設管	土留り径	掘削深 (m)	設置要件
φ150	1,080	1,560	掘削歩道
φ100	1,080	1,510	市道(2級)
φ75	1,200	1,580	掘削410号
φ75	1,300	1,680	市道(2級)
φ75	1,370	1,760	掘削歩道

南房総市省見地先 連絡管布設工事（防安）

令和 8 年度	
路線名	市道丸山101号線外
工事箇所	南房総市省見12番1地先
図面種別	仮設配給水管平面図（2）
図面番号	全 40 葉の内第 39 号
縮 尺	1:1,000
内容表示	ANo. 36~ AEP (ANo.11+16.799)
安房郡市広域市町村圏事務組合	水道部
課 長	設計者氏名

仮設配給水管平面図（3）s=1:1,000

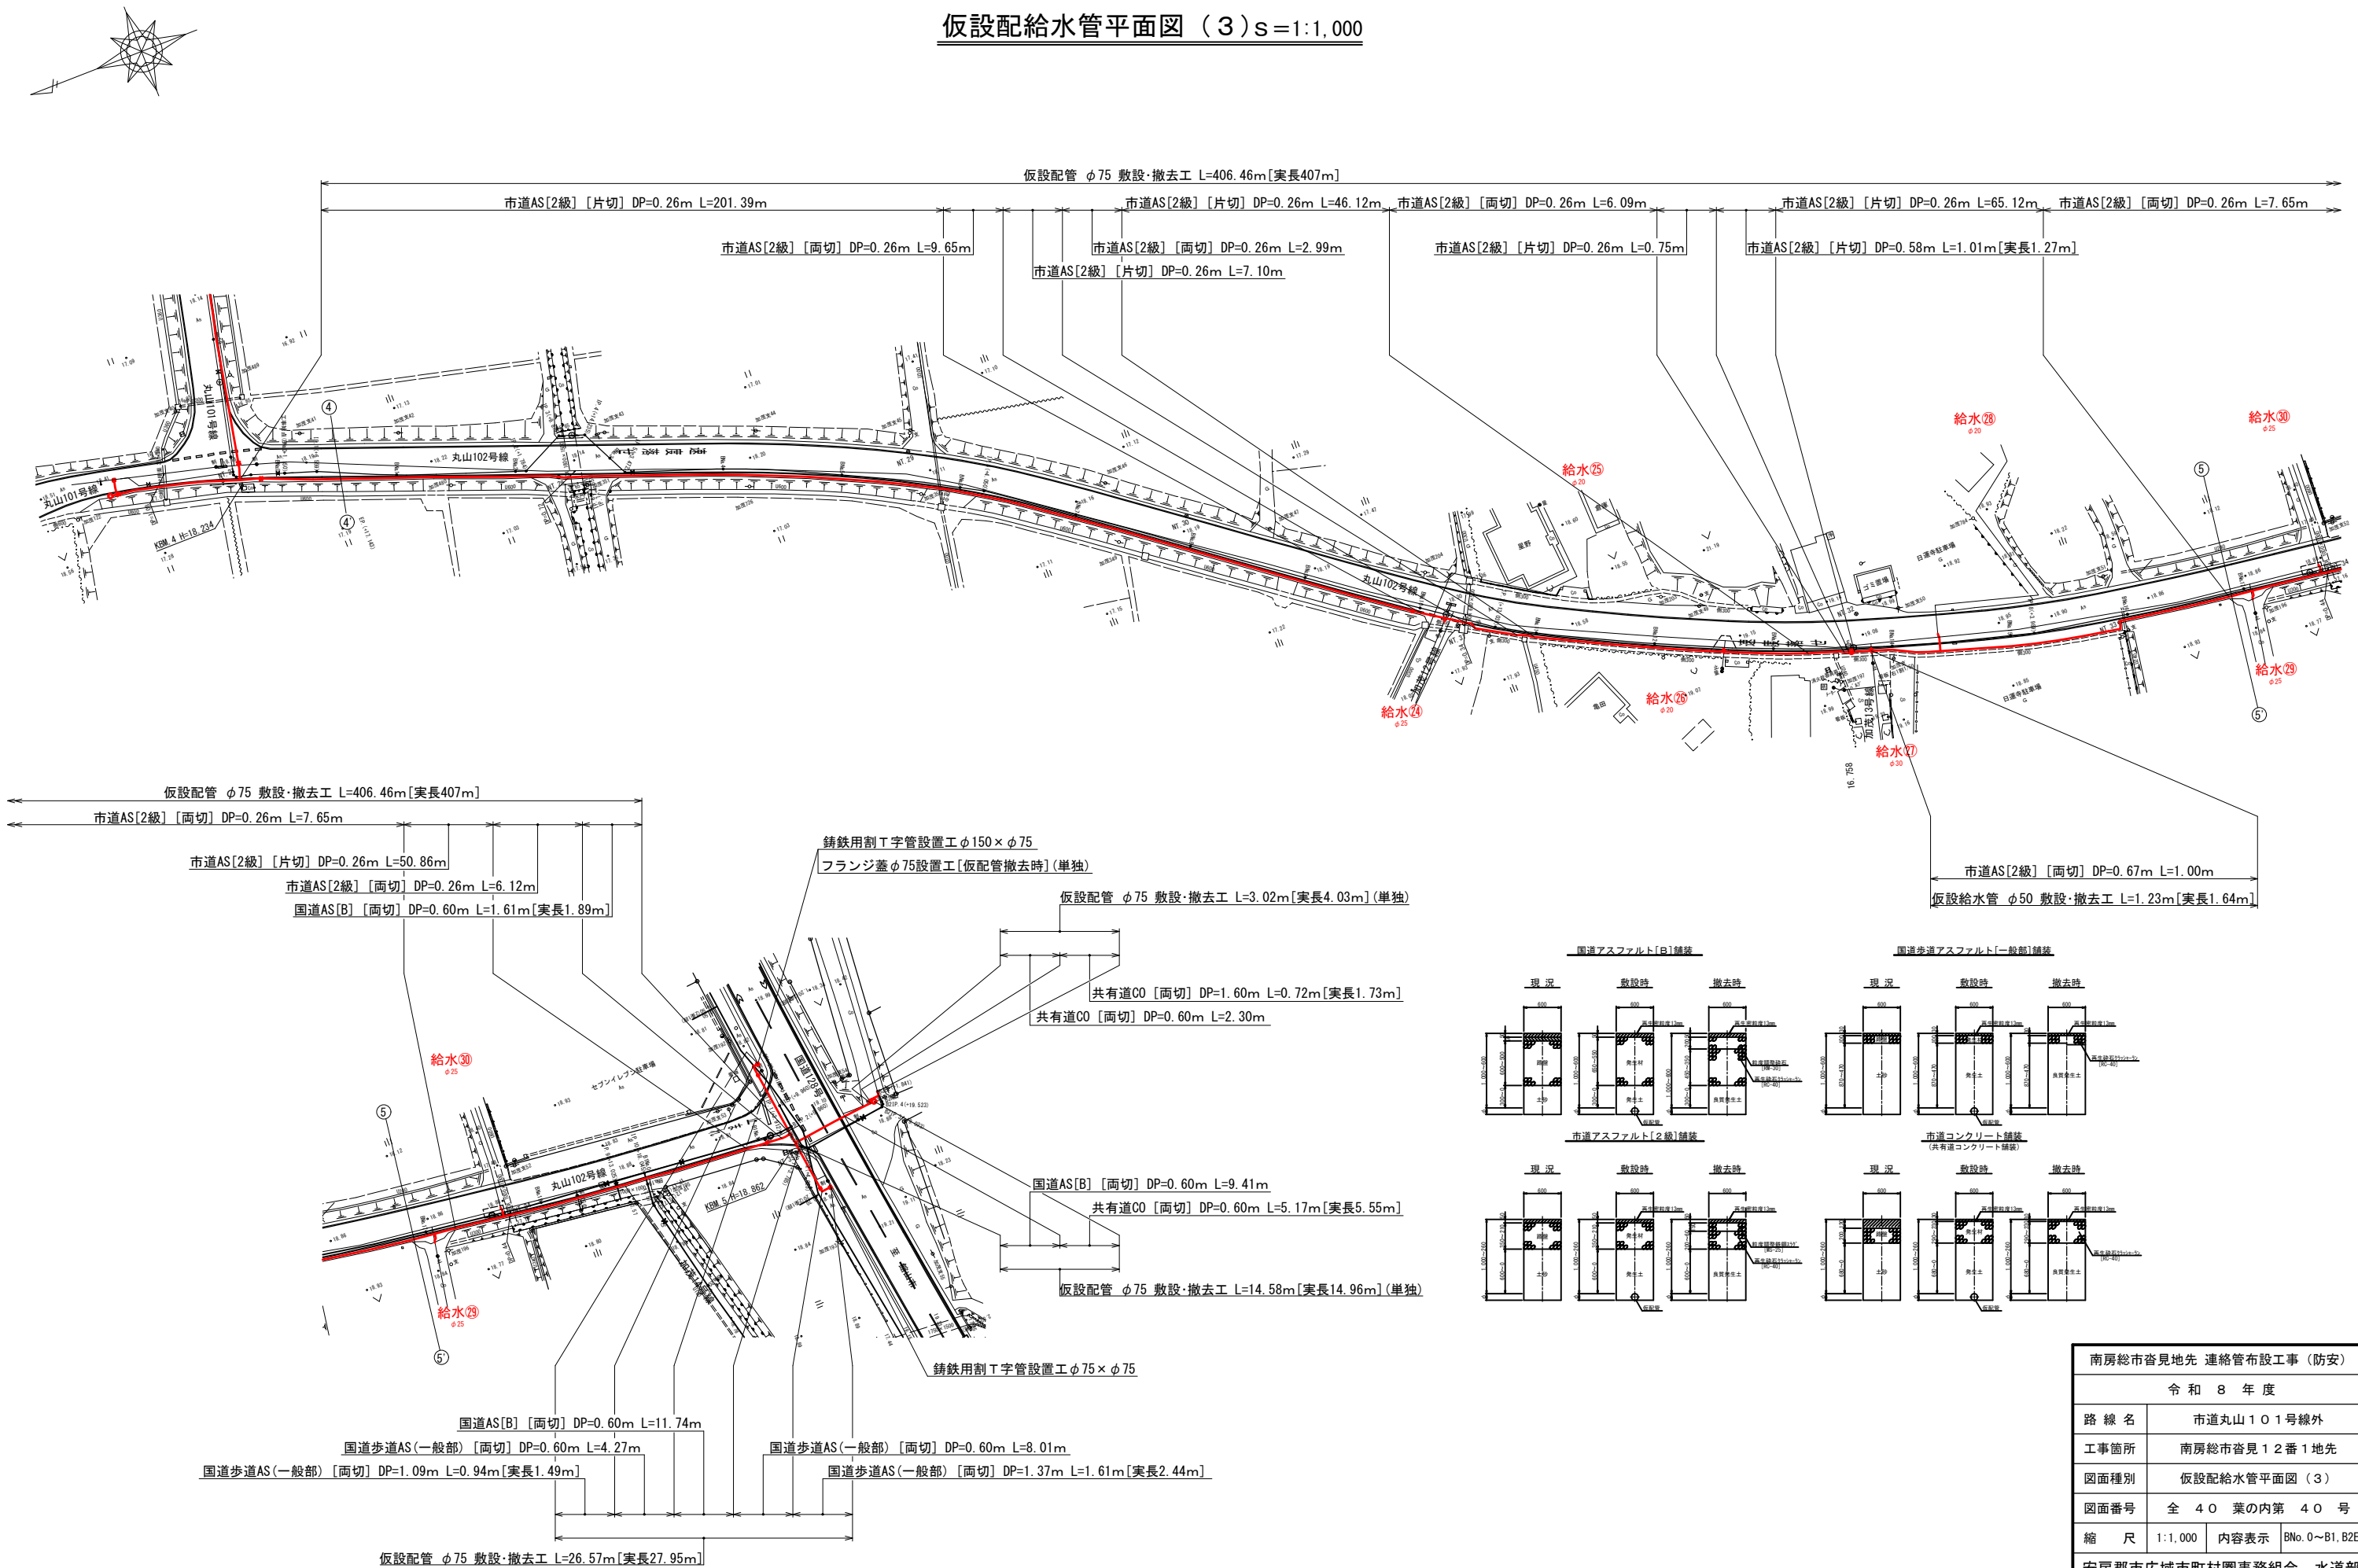

南房総市沓見地先 連絡管布設工事（防安）			
令和 8 年 度			
路 線 名	市道丸山101号線外		
工事箇所	南房総市沓見12番1地先		
図面種別	仮設配給水管平面図（3）		
図面番号	全 40 葉の内第 40 号		
縮 尺	1:1,000	内容表示	BNo. 0~B1, B2EP
安房郡市広域市町村圏事務組合 水道部			
課 長		設計者氏名	