 



仮配管平面図 S=1/100

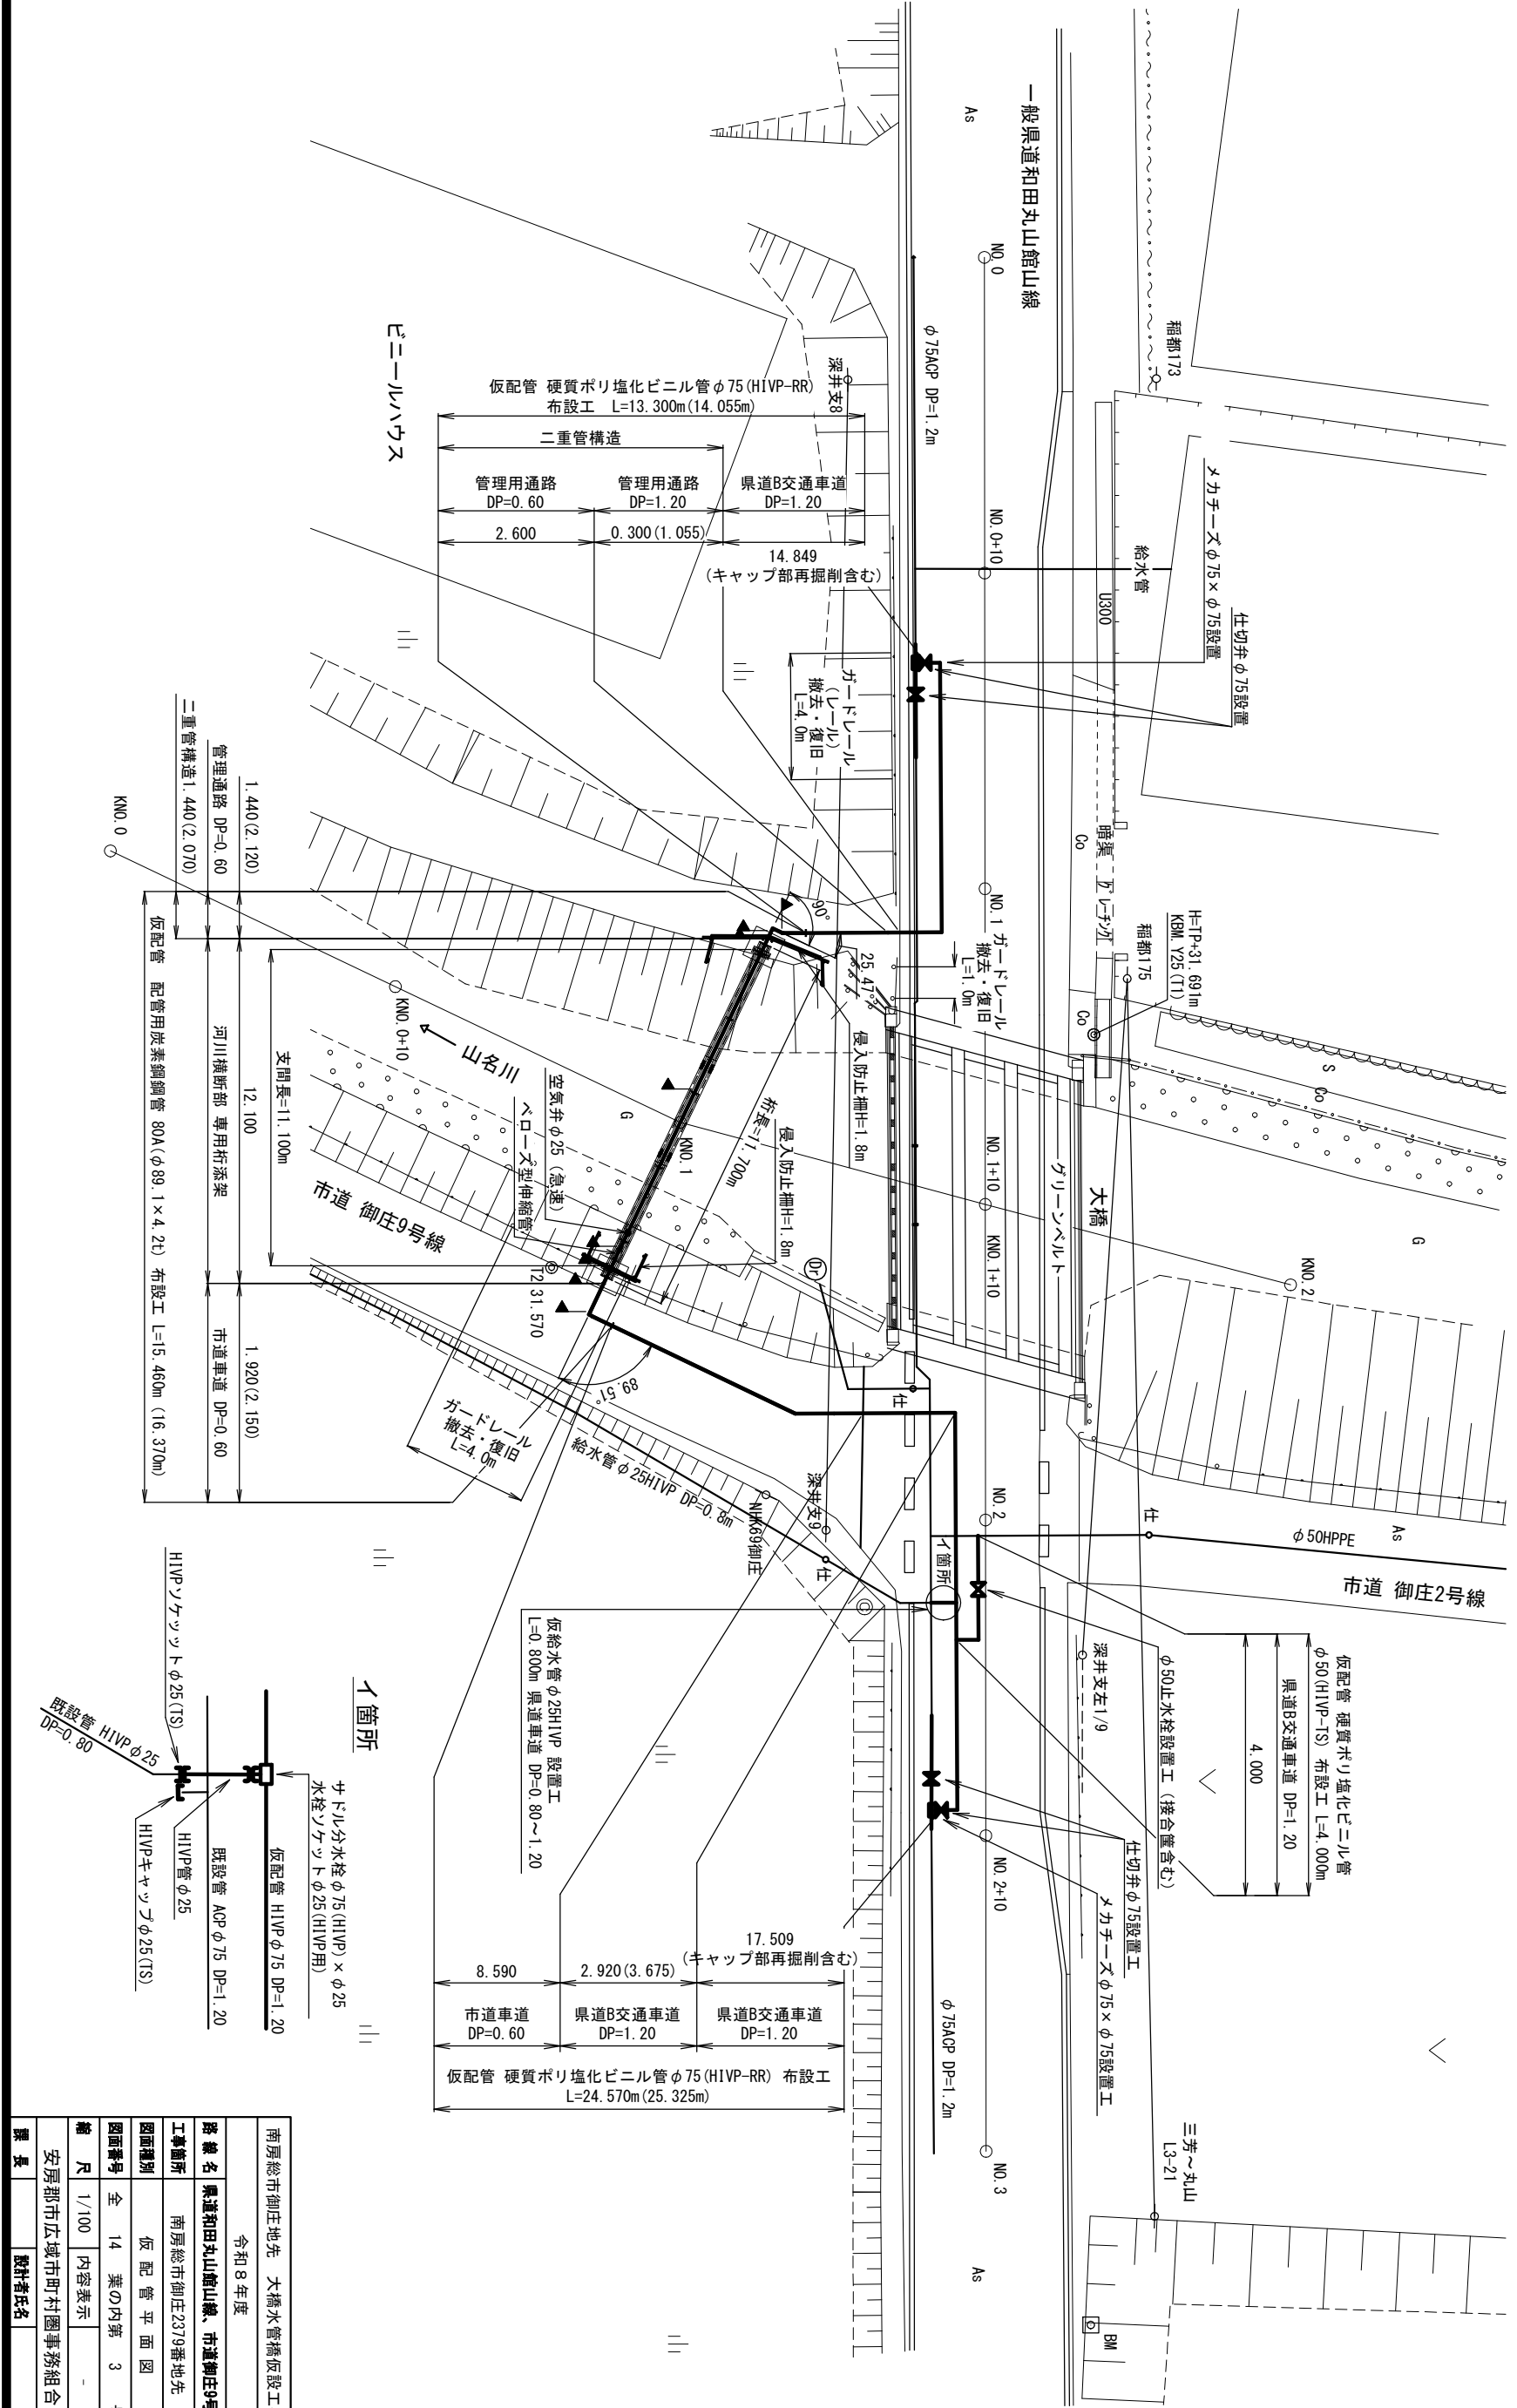

南房総市御庄地先 大橋水管橋仮設工事	
令和8年度	
路線名	県道和田丸山館山線、市道御庄9号線
工事箇所	南房総市御庄2379番地先
図面種別	仮配管平面図
図面番号	全 14 葉の内第 3 号
縮尺	1/100 内容表示
安房郡市広域市町村圏事務組合	
課長	設計者氏名