


配管平面図 縮尺 1:1000

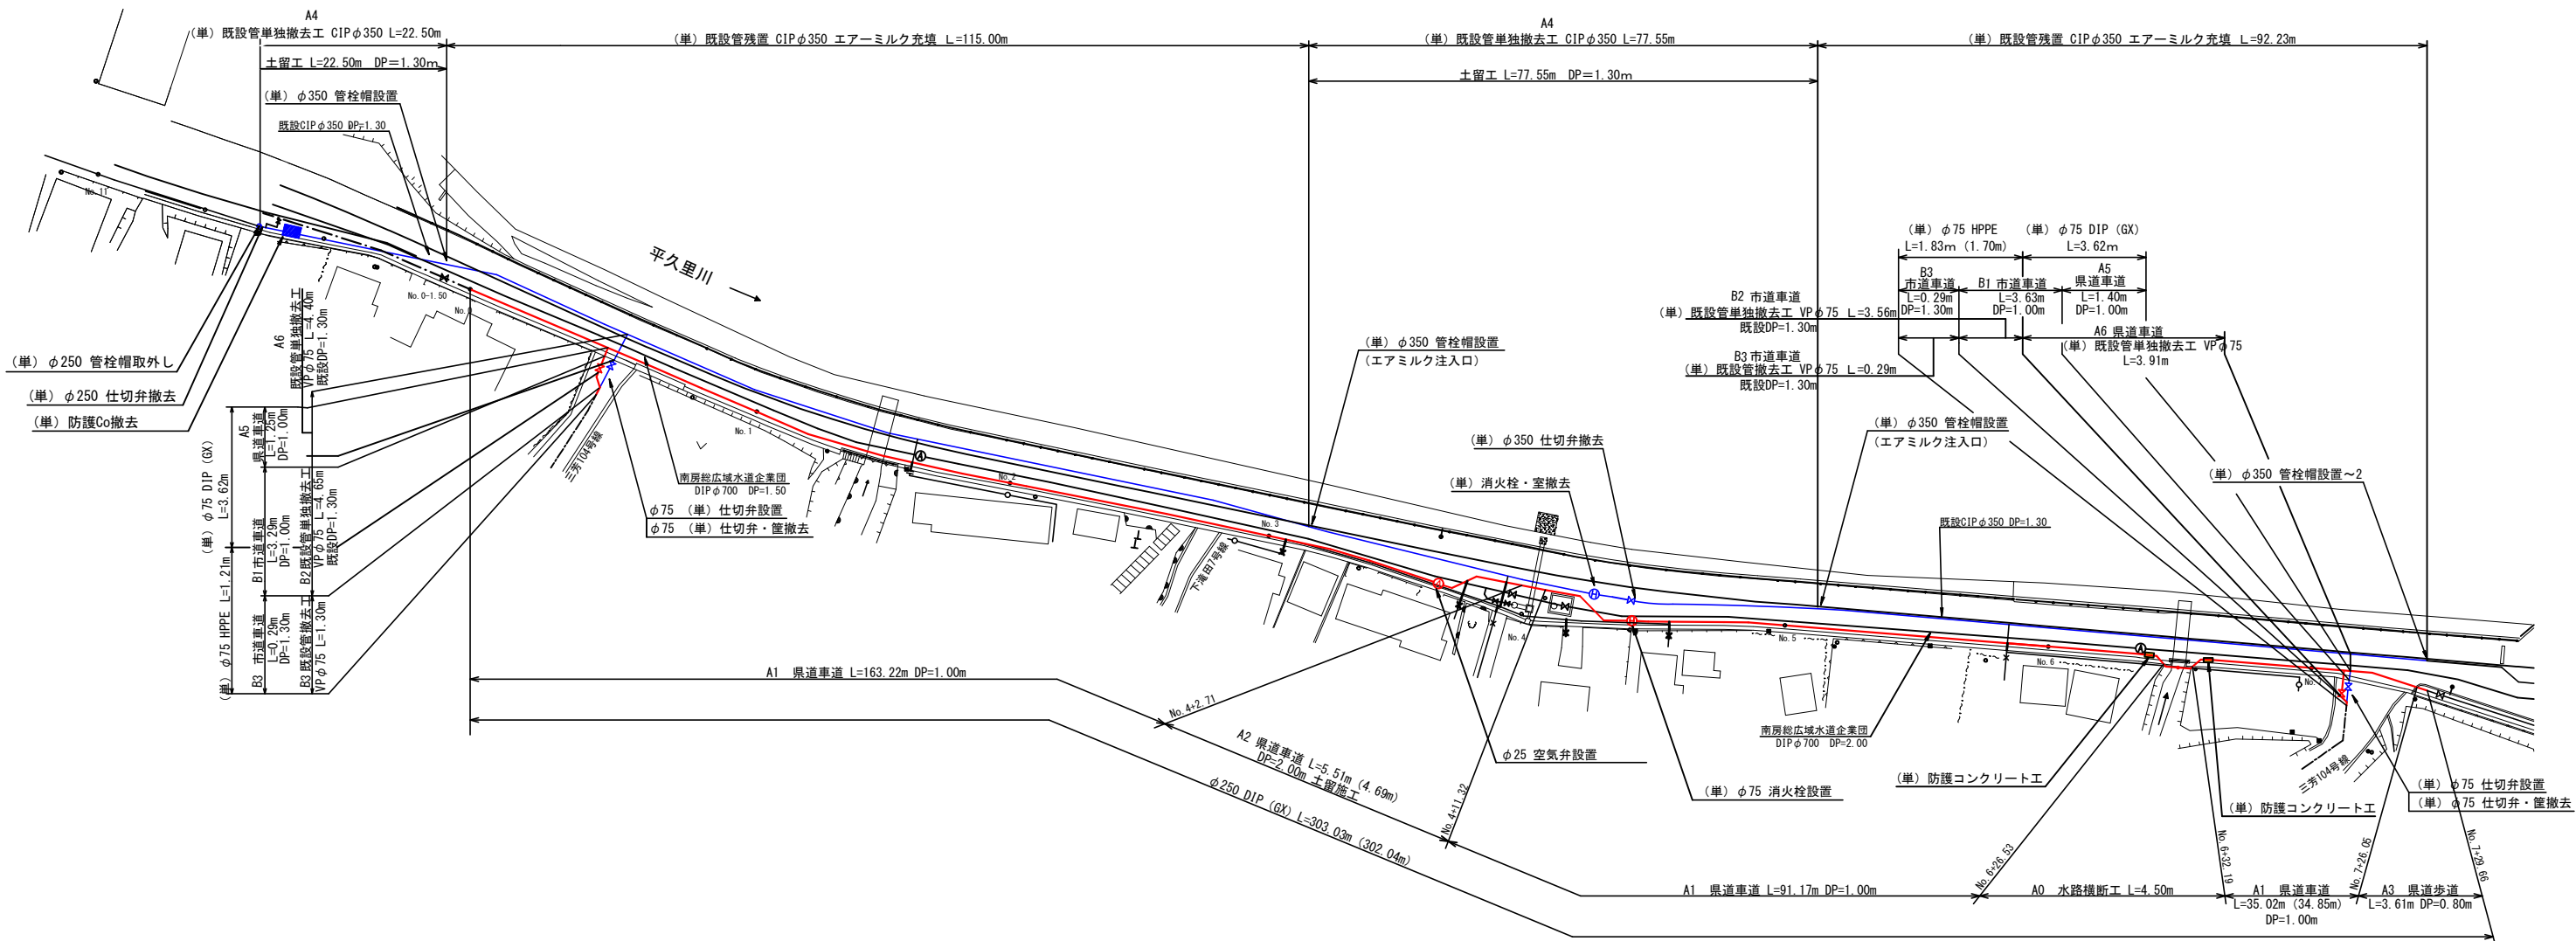

南房総市下滝田地先 配水管布設替工事（防安）			
令和8年度			
路線名	主要地方道富津館山線外		
工事箇所	南房総市下滝田20番地先		
図面種別	配管平面図		
図面番号	全 11 葉の内第 2 号		
縮尺	図示	内容表示	No.
安房郡市広域市町村圏事務組合 水道部			
課長		設計者氏名	