



給水切替平面図 縮尺 1:500

給水切替標準図 S=Free

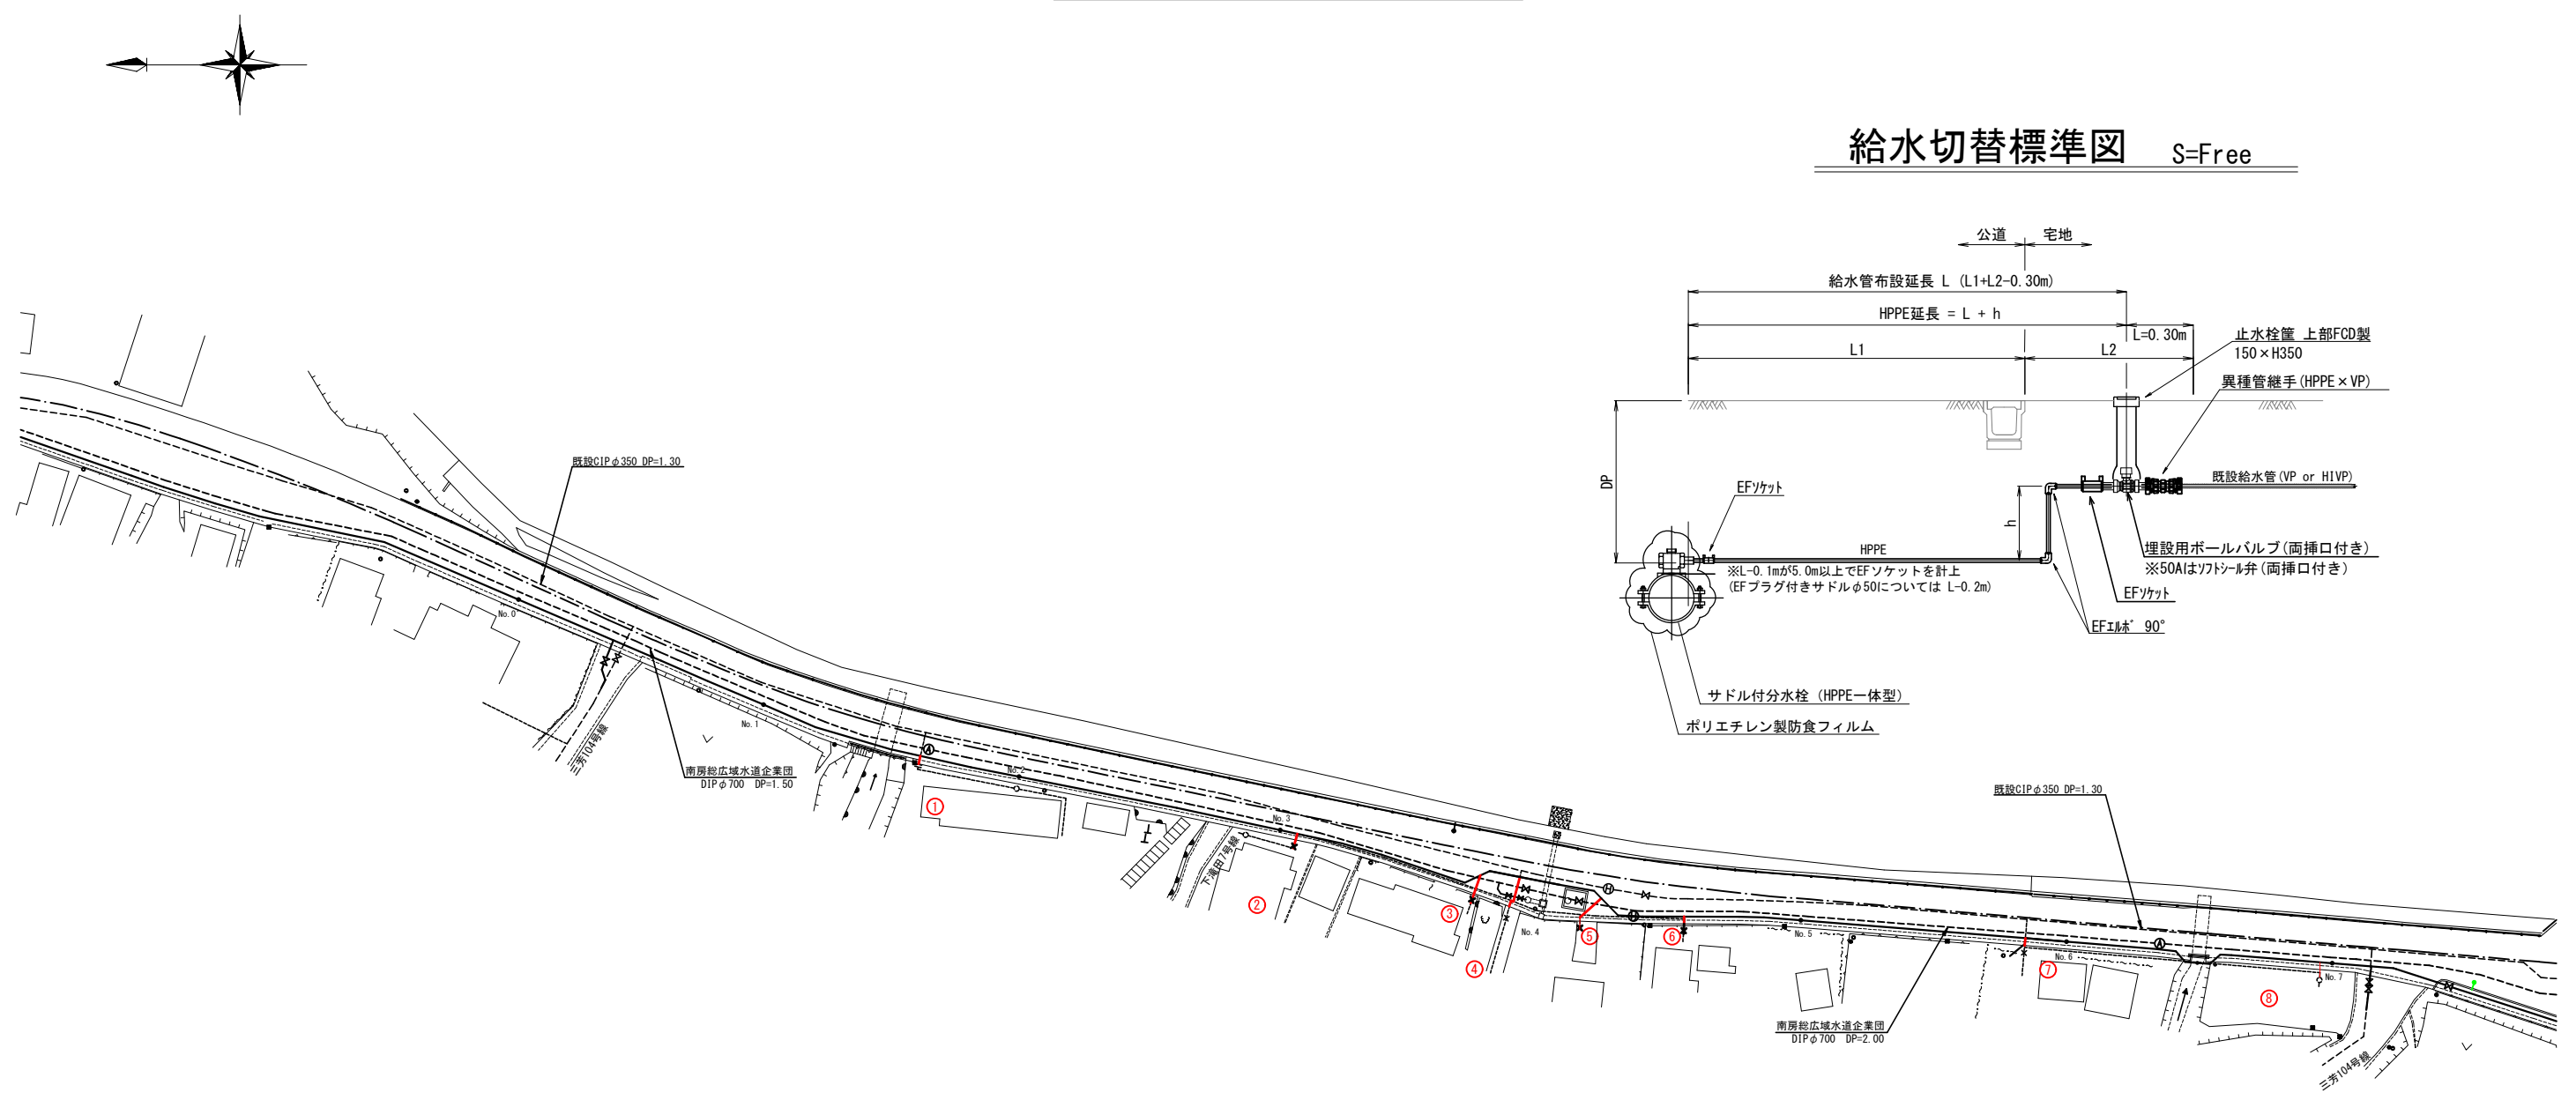

給水管
掘削断面標準図 S=Free

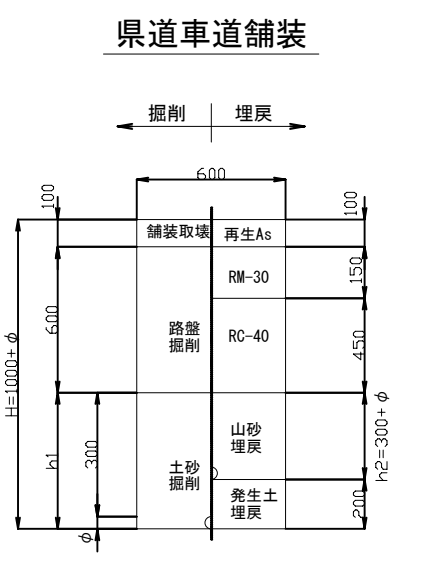

給 水 表

項目・名称	形状・寸法	1	2	3	4	5	6	7	8	計
給水口径	新設	φ20	φ20	φ20	φ20	φ20	φ20	φ20	φ20	
	既設(接続口径)	φ16	φ16	φ16	φ16	φ16	φ16	φ16	φ16	
給水延長 (L)		2.20	2.20	2.50	3.00	2.20	2.20	2.20	2.20	18.70
土工延長	市道									
	県道車道	1.20	1.20	1.50	2.00	1.20	1.20	1.20	1.20	10.70
	県道歩道									
土工延長 (宅地内)	未舗装			1.00		1.00	1.00	1.00	1.00	5.00
	Co	1.00	1.00		1.00					3.00

南房総市下滝田地先 配水管布設替行工事(防安)			
令和8年度			
路 線 名	主要地方道富津館山線外		
工事箇所	南房総市下滝田20番地先		
図面種別	給 水 切 替 平 面 図		
図面番号	全 11	葉の内第	9 号
縮 尺	1:500	内容表示	No.
安房郡市広域市町村圏事務組合 水道部			
課 長		設計者氏名	