

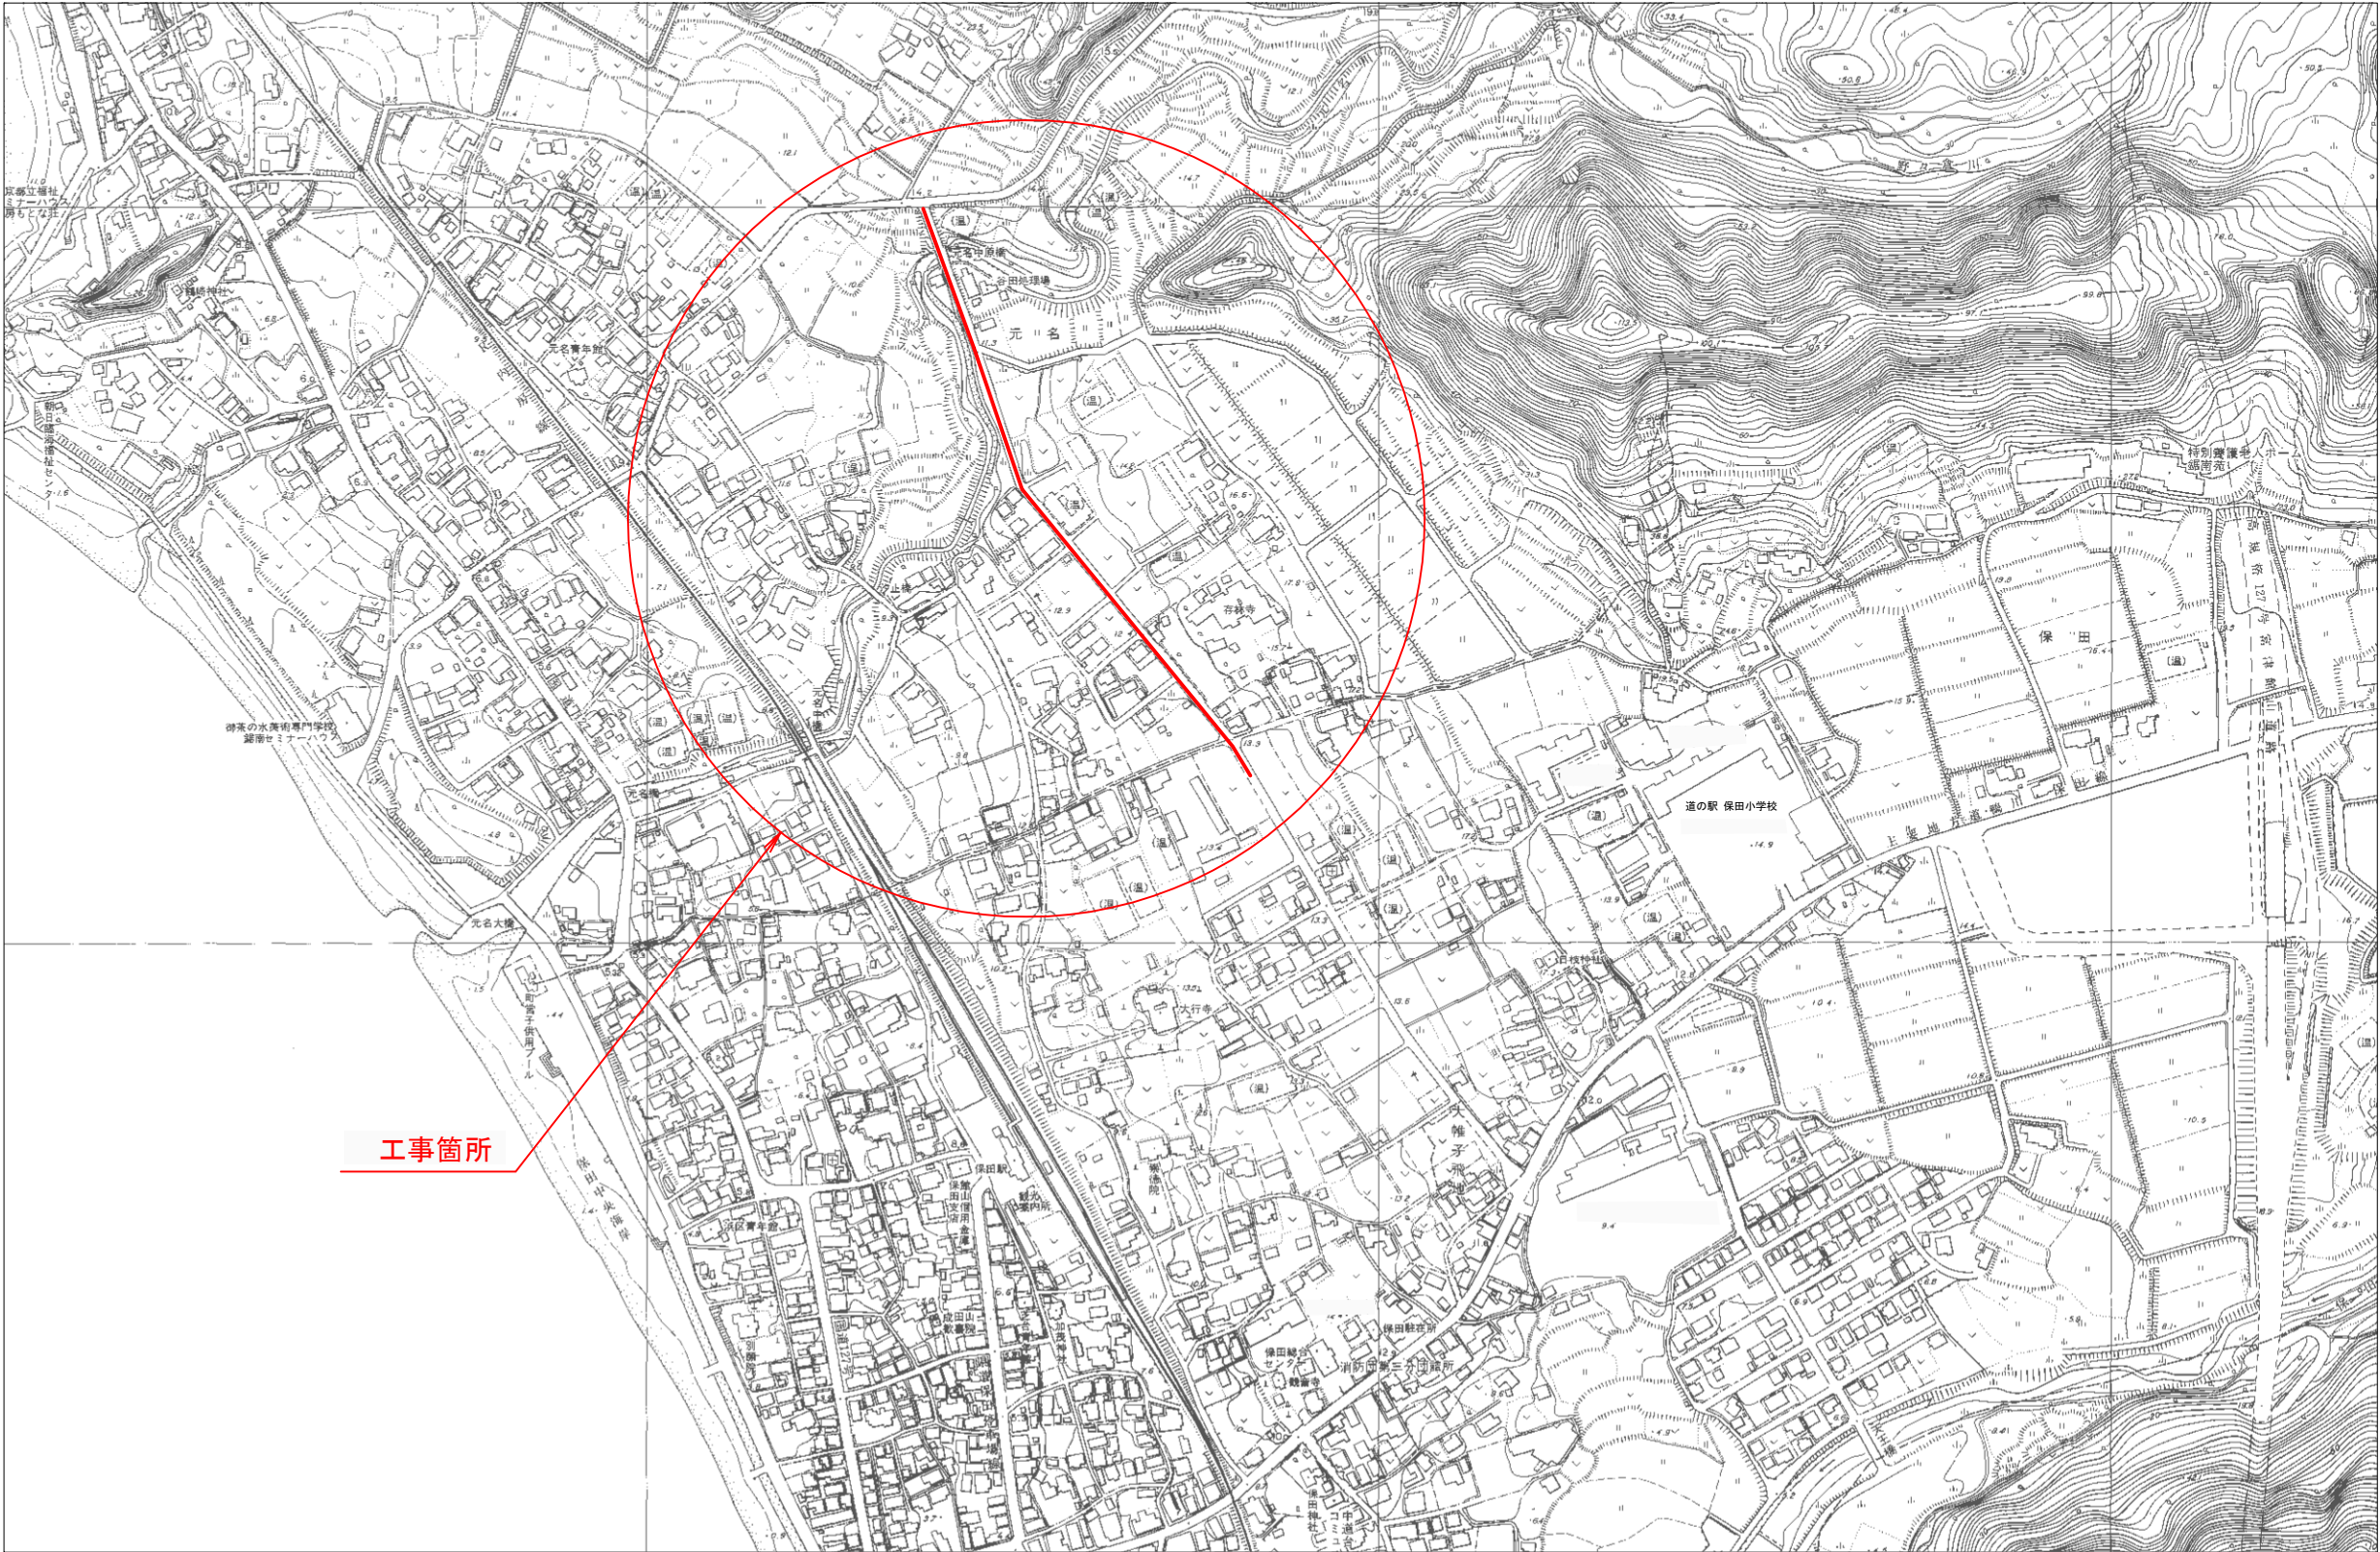


位置図 s=1:5000

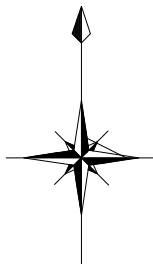


鋸南町元名・保田地先 配水管布設替工事(防安)			
令和 8 年度			
路線名	町道1046号線		
工事箇所	鋸南町元名701番地先		
図面種別	位置図		
図面番号	全 15 葉の内第 1 号		
縮 尺	1:5,000	内容表示	
安房郡市広域市町村圏事務組合 水道部			
課 長		設計者氏名	

配管平面図 (1) S=1:1,000

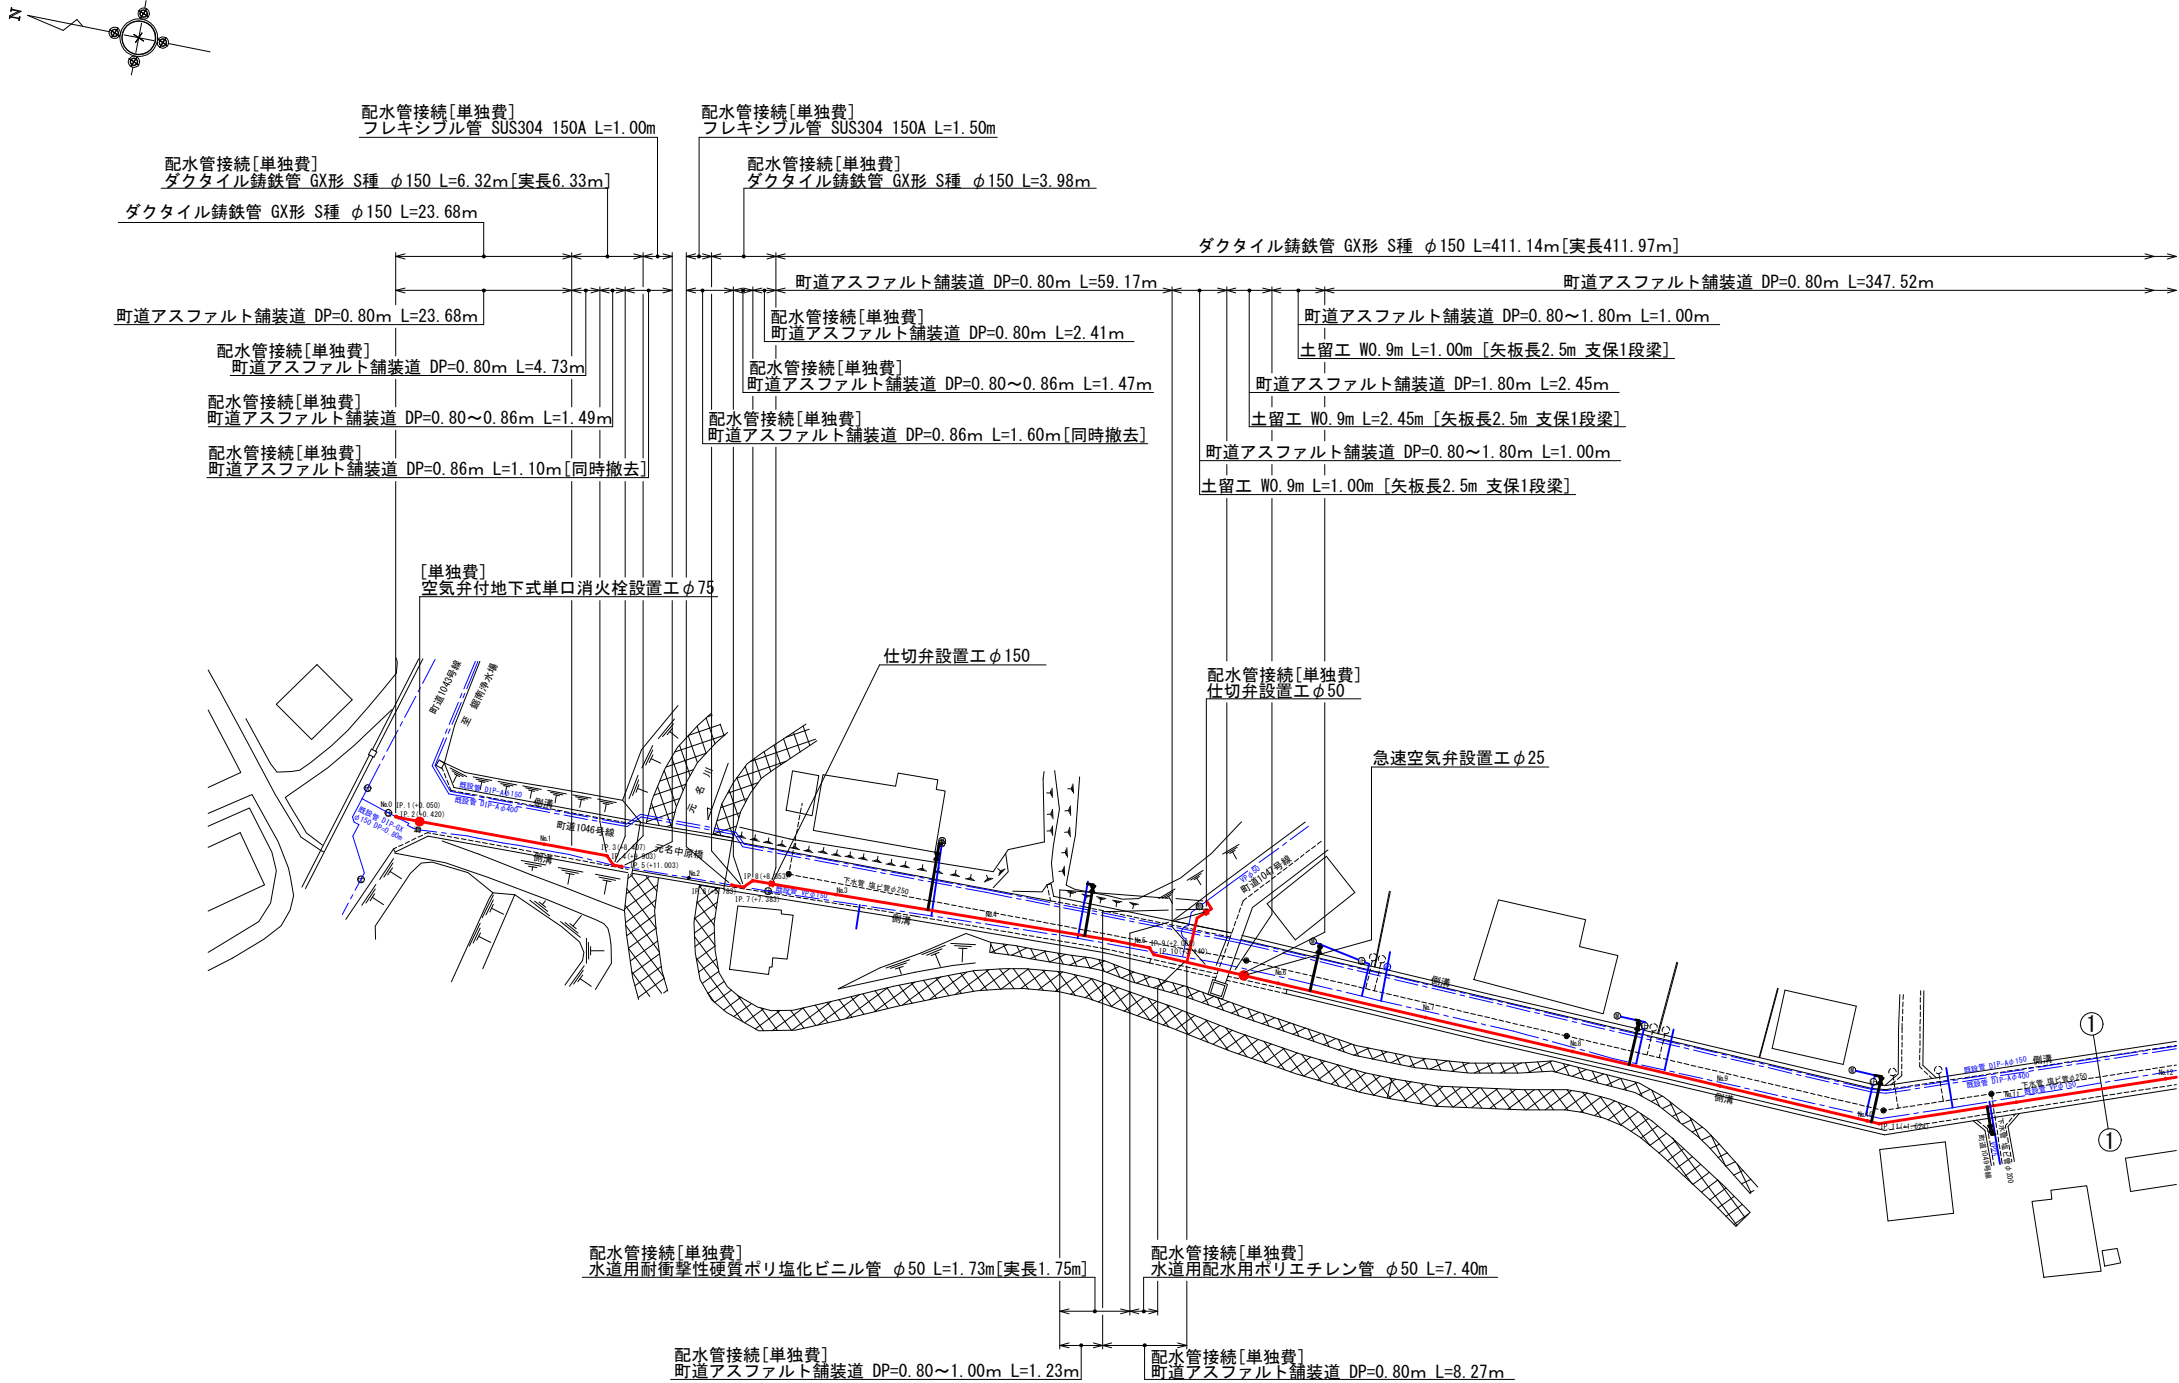


鋸南町元名・保田地先 配水管布設替工事（防安）			
令和 8 年 度			
路線名	町道 1046号線		
工事箇所	鋸南町元名 701番地先		
図面種別	配水管平面図（1）		
図面番号	全 15 葉の内第 2 号		
縮 尺	1:1,000	内容表示	NO.0~NO.11
安房郡市広域市町村圏事務組合 水道部			
課 長	設計者氏名		

配管平面図 (2) S=1:1,000

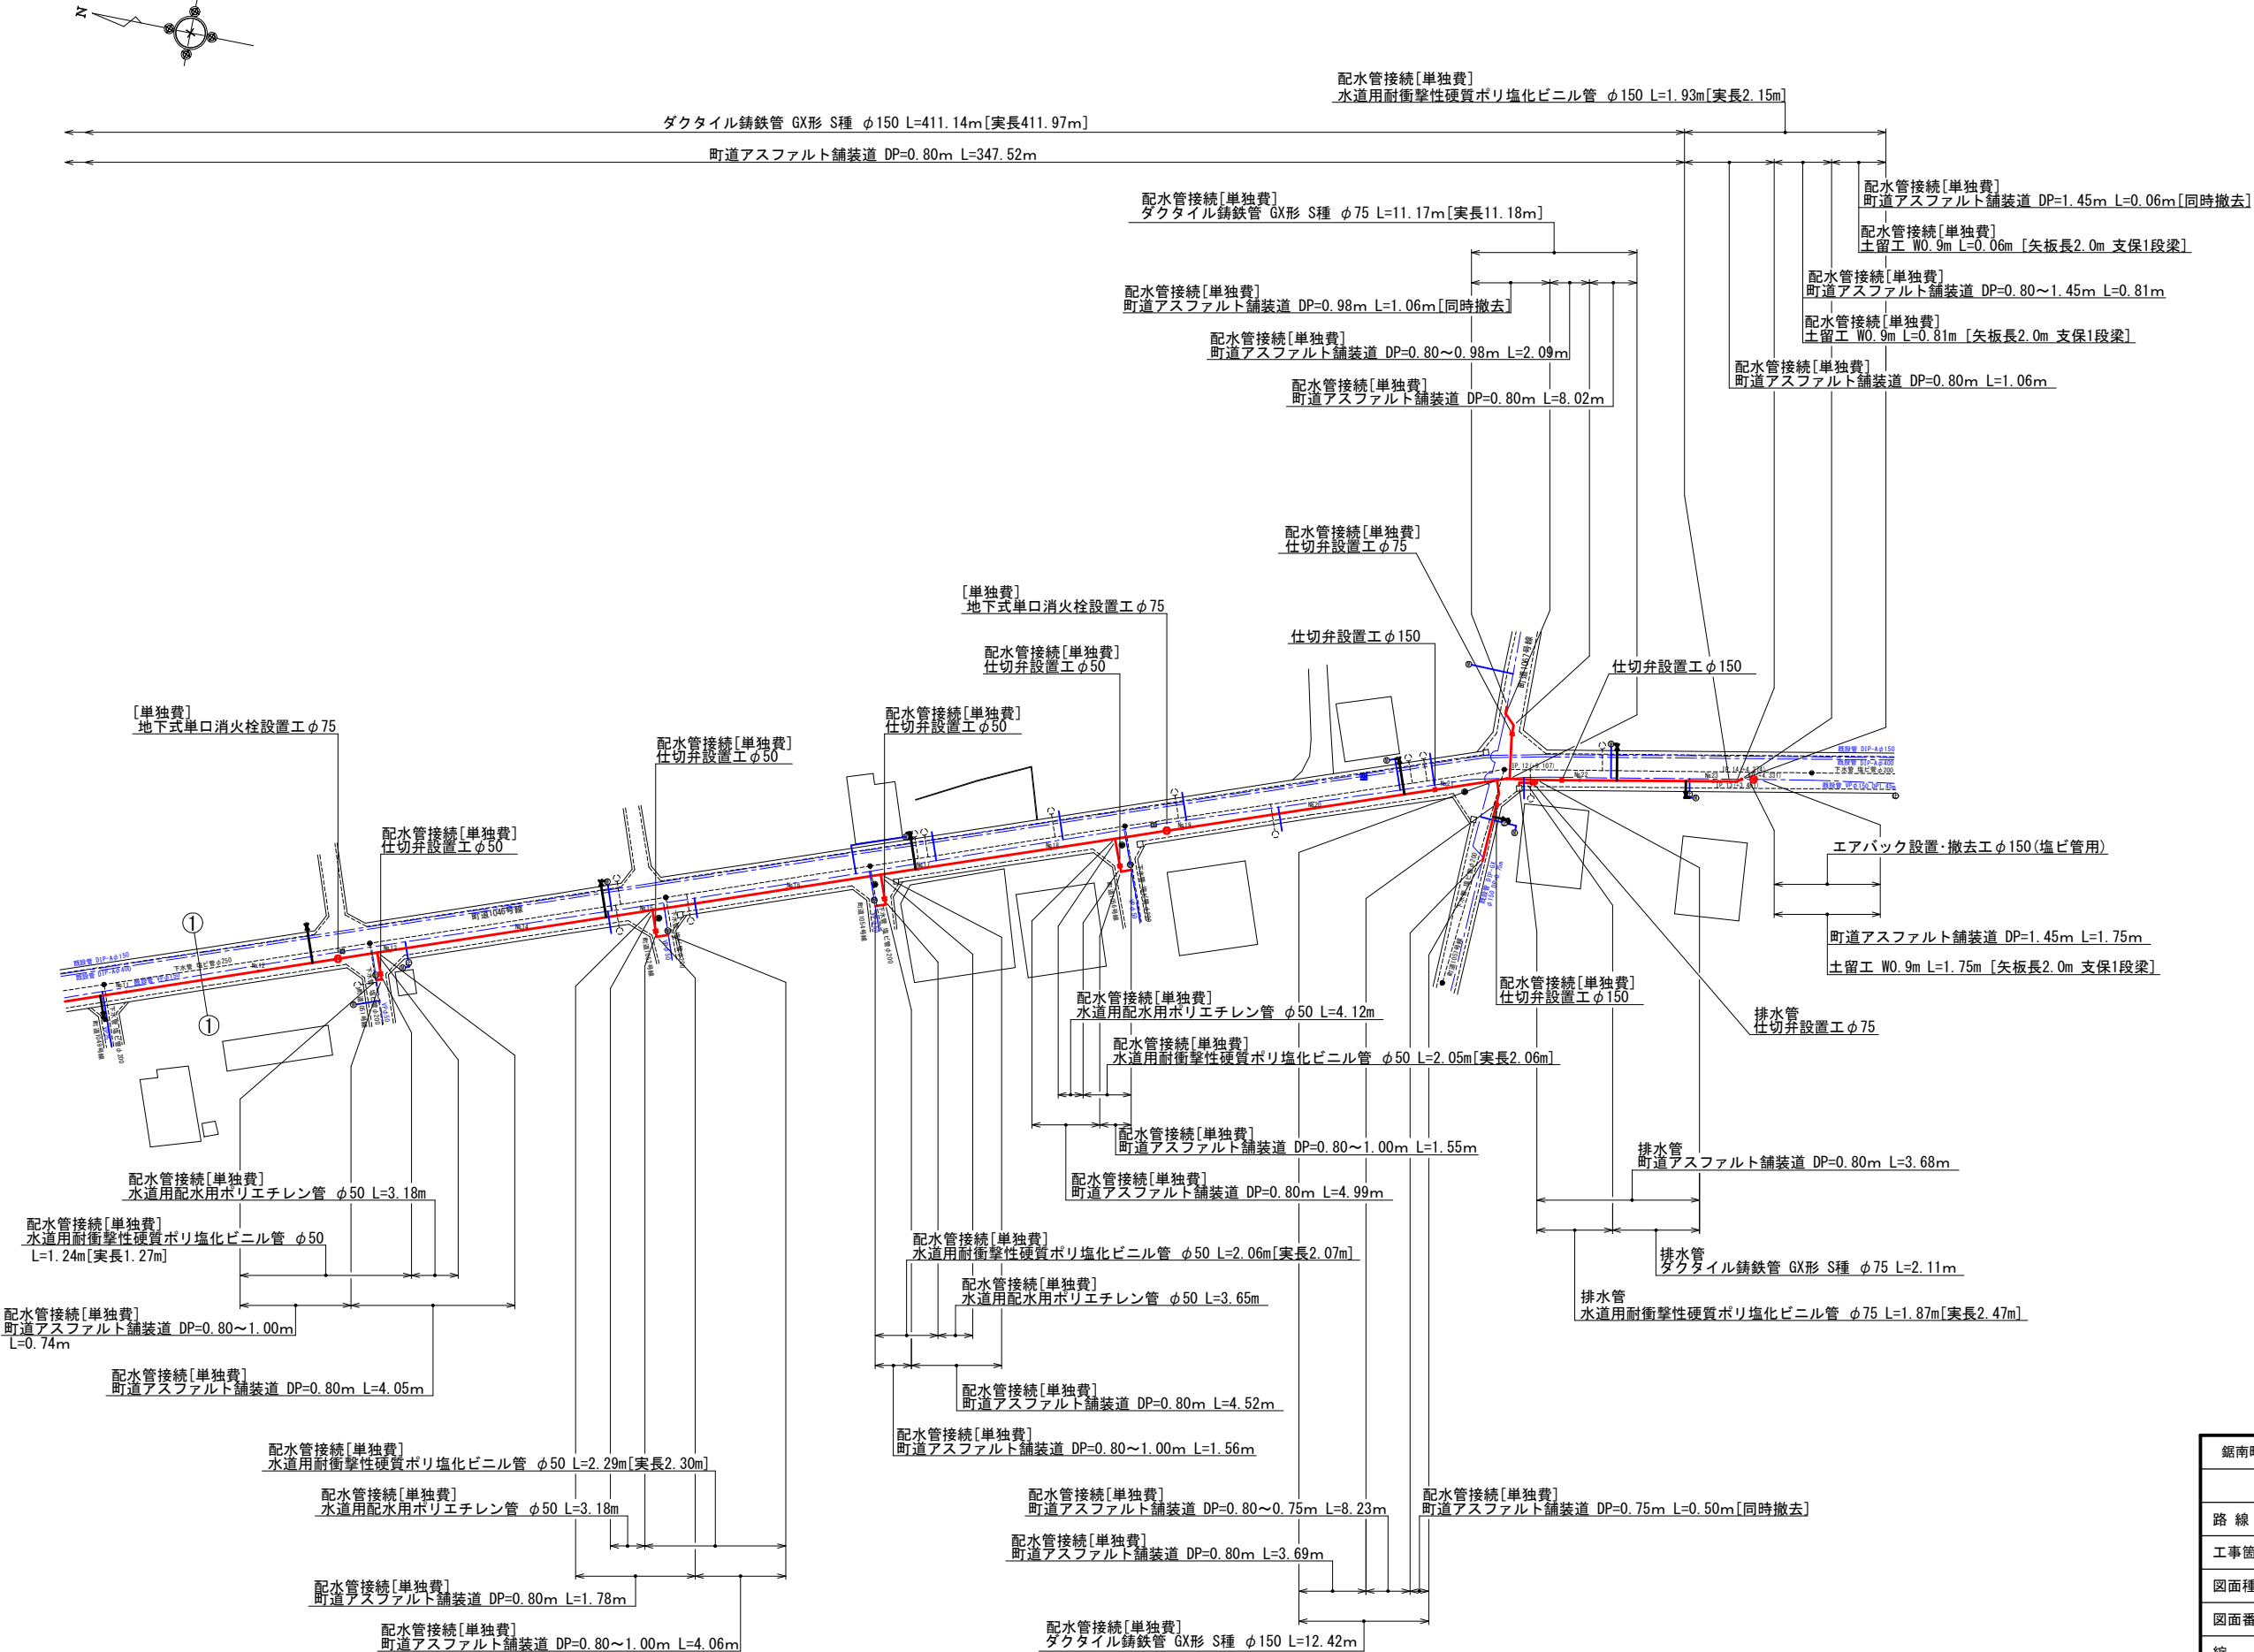


鋸南町元名・保田地先 配水管布設工事(防安)			
令和 8 年 度			
路線名	町道 1046号線		
工事箇所	鋸南町元名 701番地先		
図面種別	配水管平面図(2)		
図面番号	全 15 葉の内第 3 号		
縮 尺	1:1,000	内容表示	No.12~No.23
安房郡市広域市町村圏事務組合 水道部			
課 長		設計者氏名	


配水管管割参考図（１）s=NONE

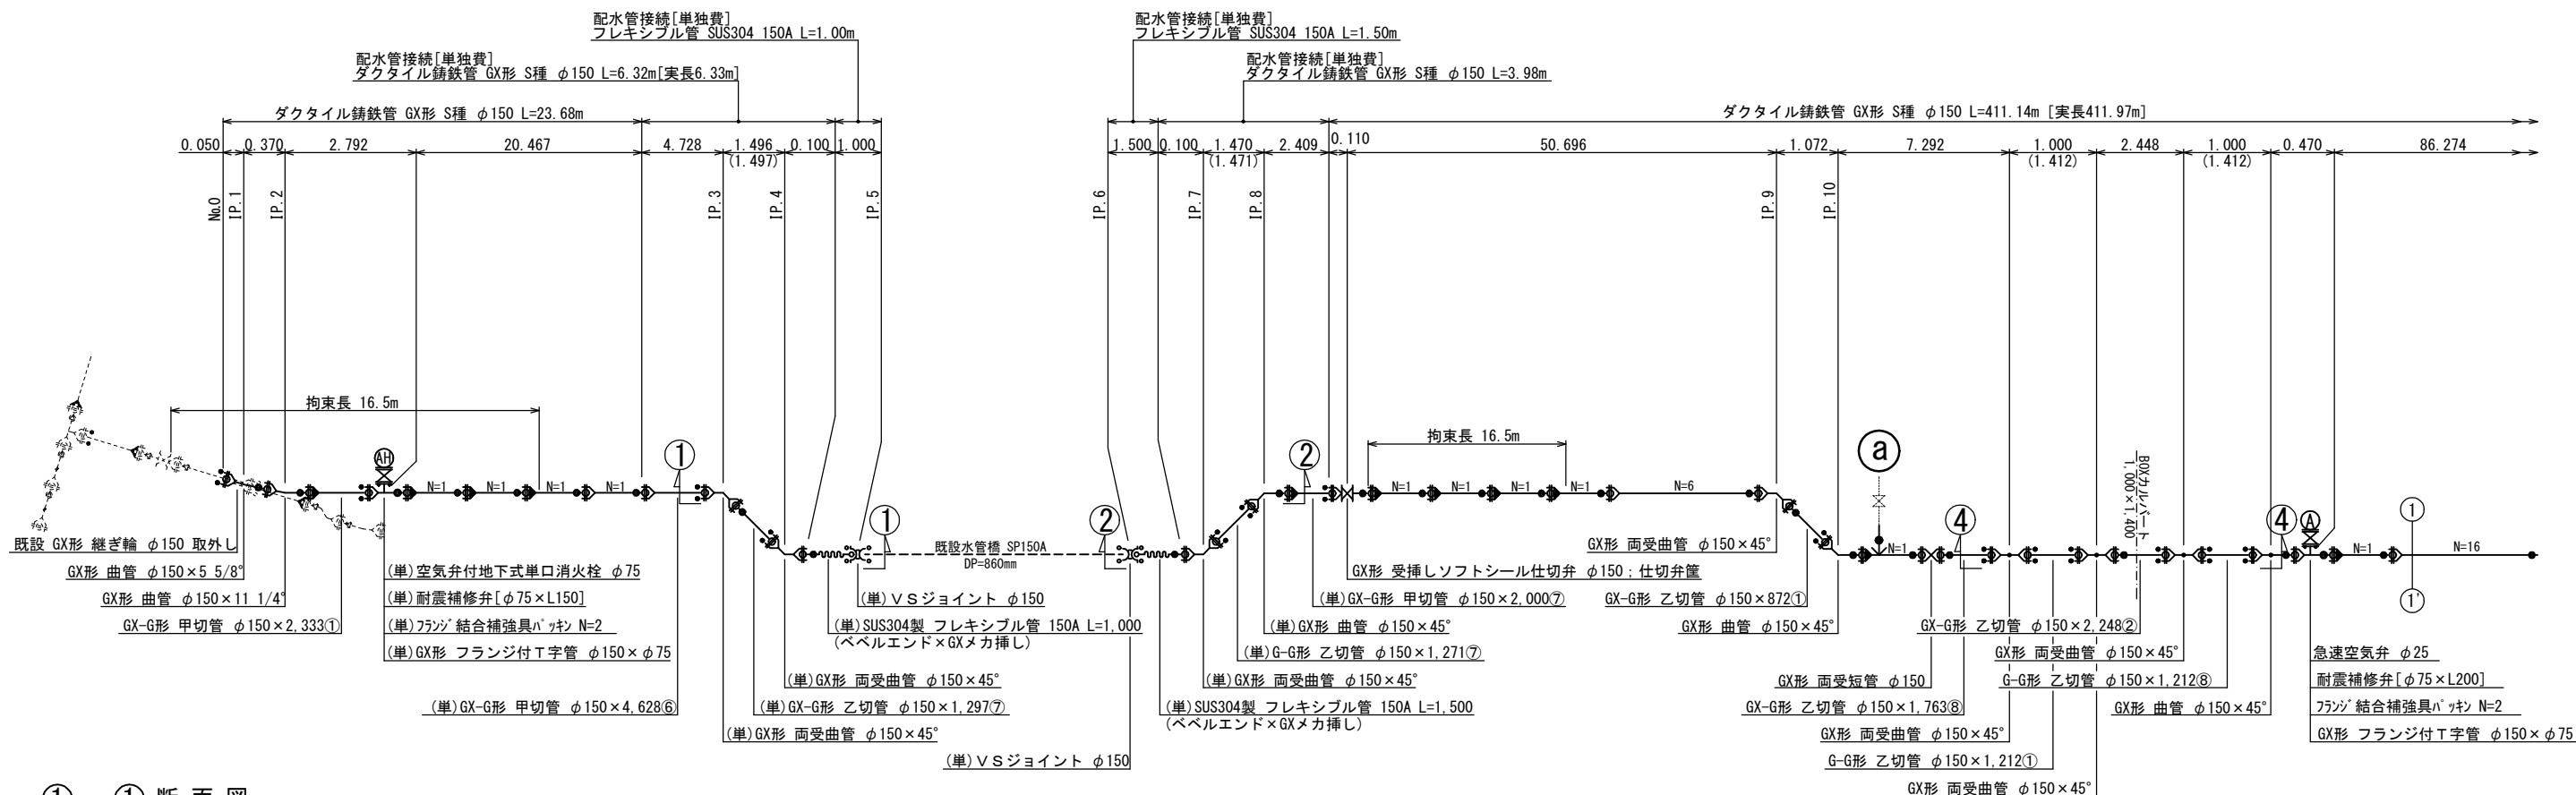


①－①断面図

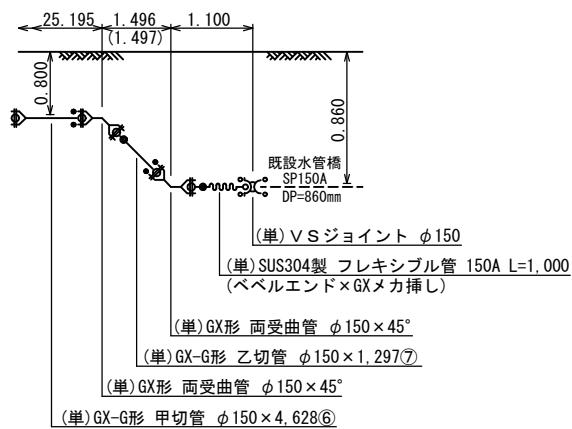



②－②断面図

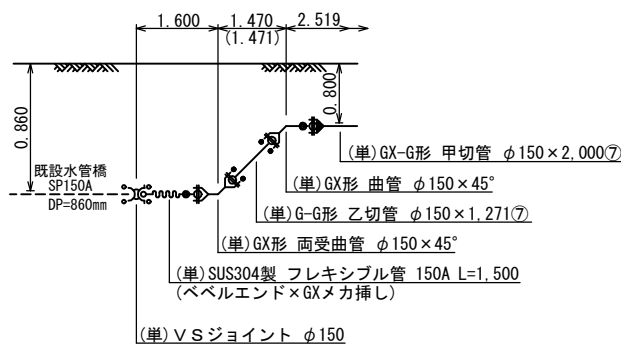

③－③断面図

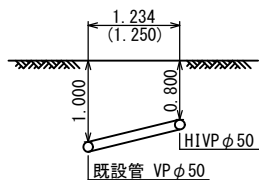



④－④断面図

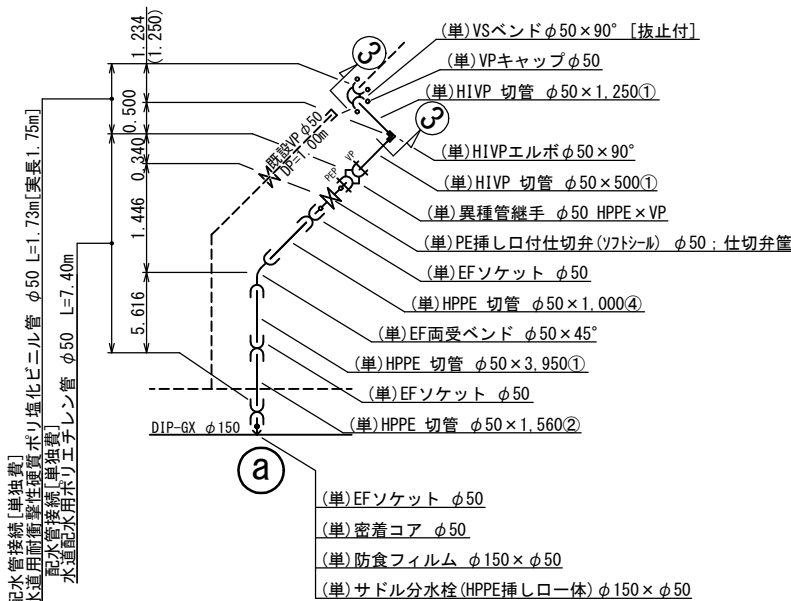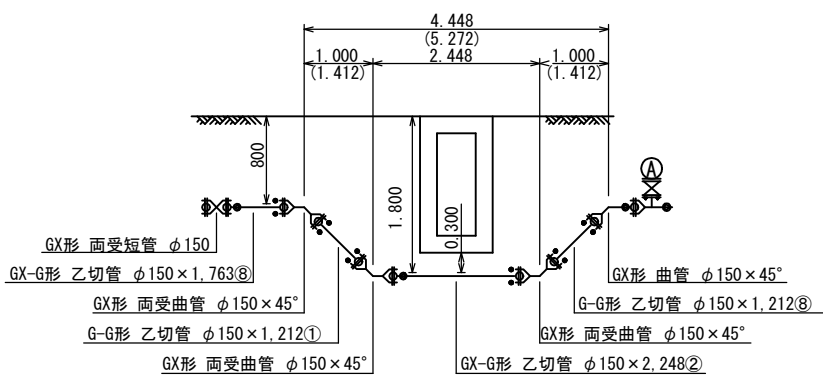



名 称	拘束長	± 披 り	凡 例
22 1/2" 以下	1.00	0.60以上	ライナ使用箇所 伸び量φ 75-29mm
45" 以下	1.00	0.60以上	継ぎ輪使用箇所 標準間隔φ 75-190mm
90" 以下	4.00	0.60以上	P-Link使用箇所 伸び量φ 75-17mm
T字管	1.00	0.60以上	G-Link使用箇所
仕切弁・栓	8.00	1.00	
	9.50	0.80	

鋸南町元名・保田地先 配水管布設替工事(防安)			
令和 8 年 度			
路 線 名	町道 1 0 4 6 号線		
工事箇所	鋸南町元名 7 0 1 番地先		
図面種別	配水管管割参考図 (1)		
図面番号	全 1 5 葉の内第 4 号		
縮 尺	NONE	内容表示	
安房郡市広域市町村圏事務組合 水道部			
課 長		設計者氏名	



配水管管割参考図（2）s=NONE

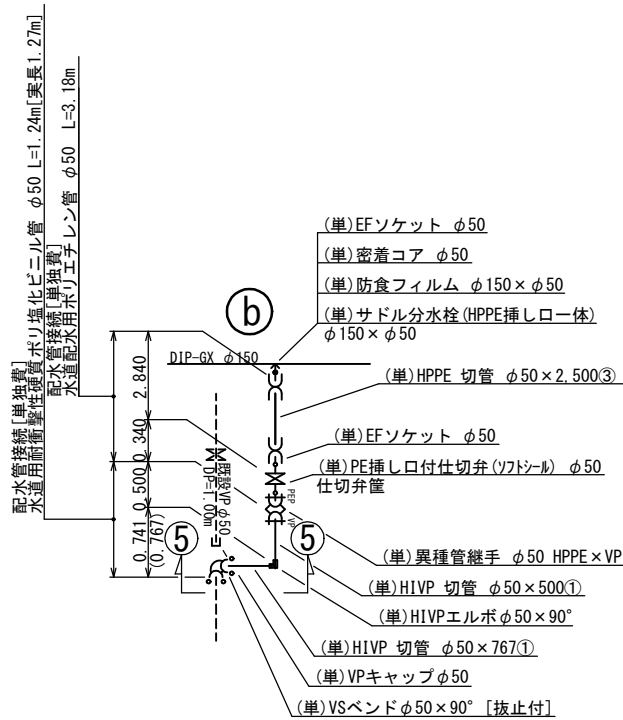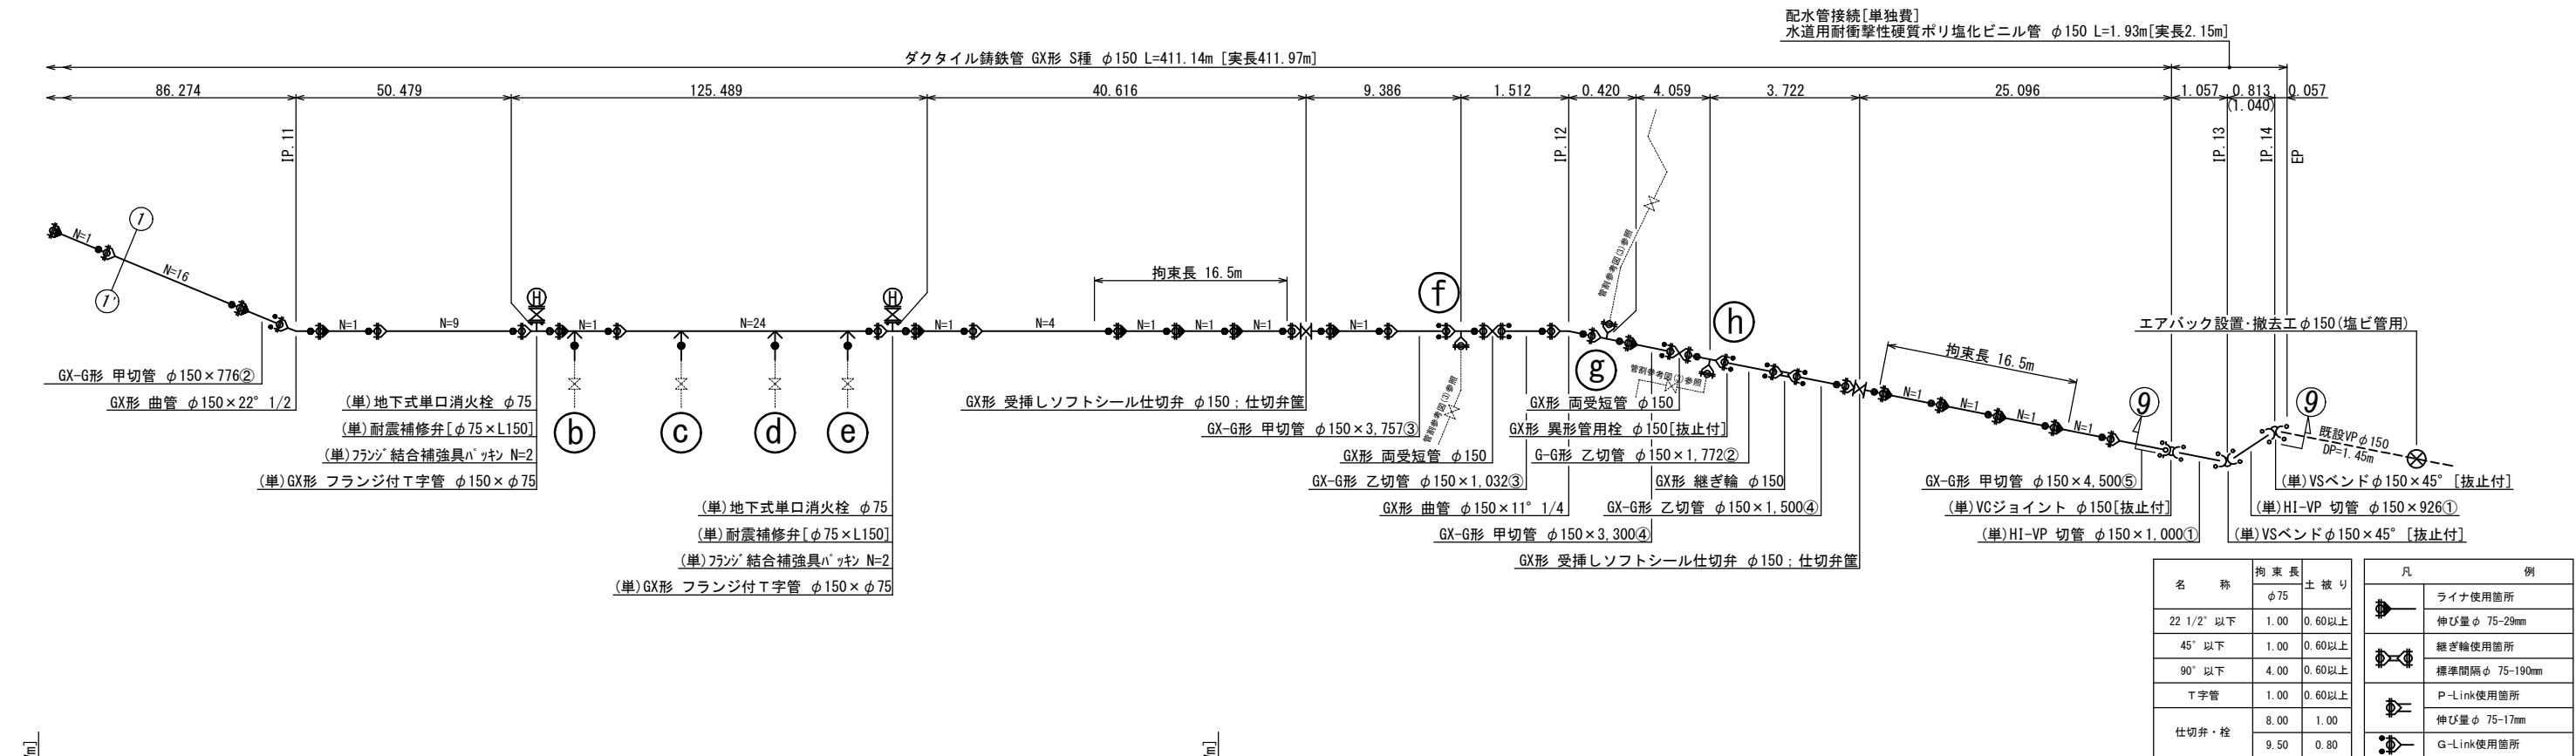



⑤—⑤断面図

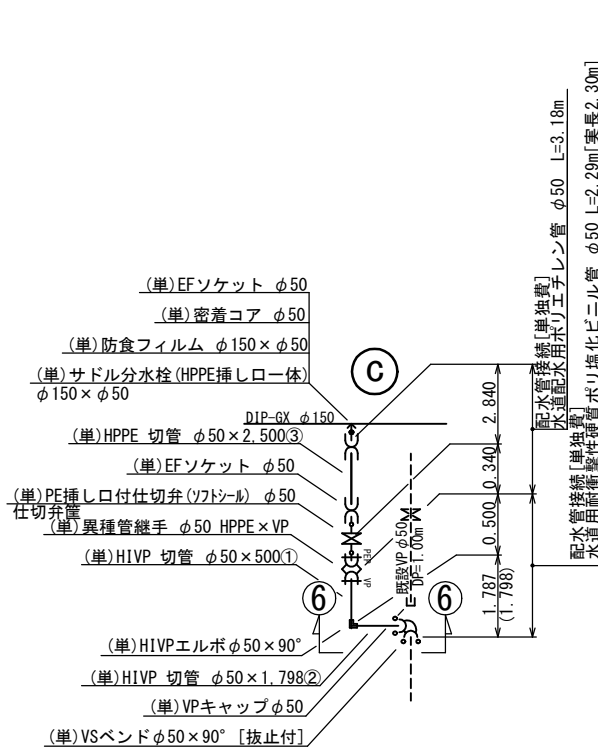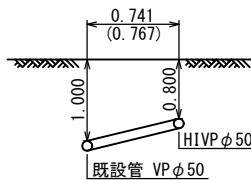


⑥—⑥断面図

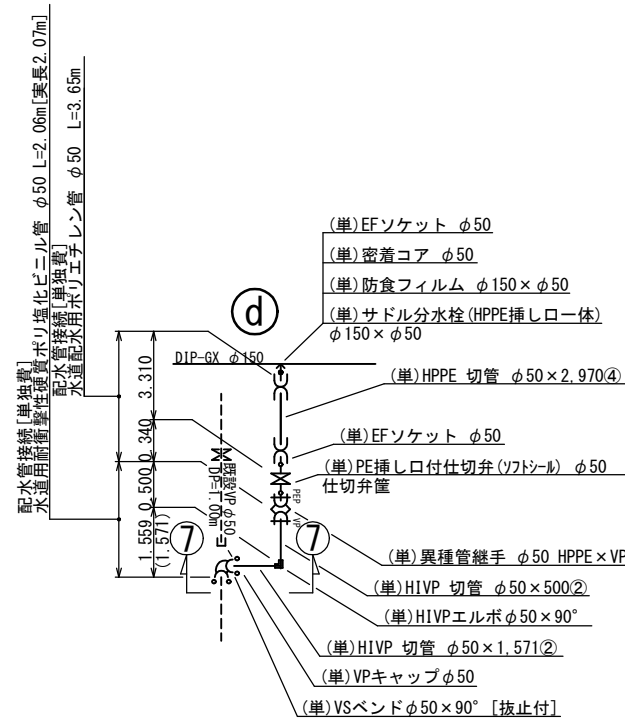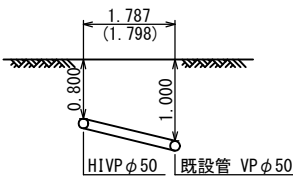

⑦—⑦断面図

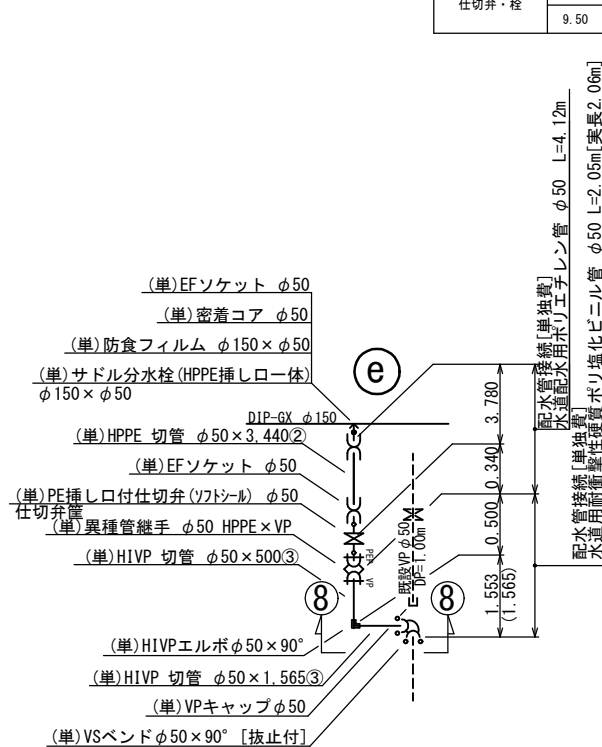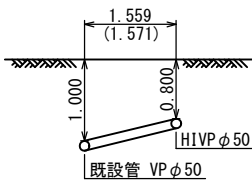



⑧—⑧断面図

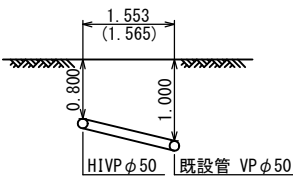



鯉南町元名・保田地先 配水管布設替工事(防安)			
令和8年度			
路線名	町道1046号線		
工事箇所	鯉南町元名701番地先		
図面種別	配水管管割参考図(2)		
図面番号	全15葉の内第5号		
縮尺	NONE	内容表示	
安房郡市広域市町村圏事務組合 水道部			
課長		設計者氏名	

配水管管割参考図（3） s=NONE



⑨－⑨断面図

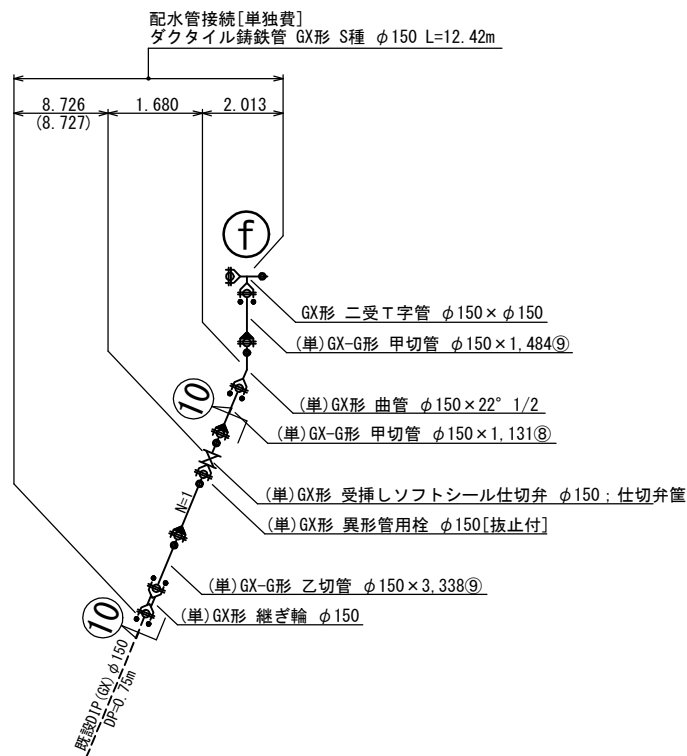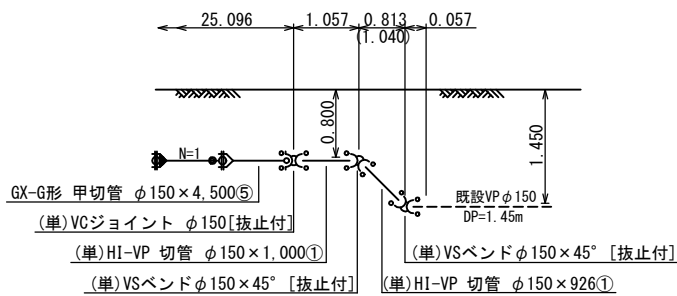


⑩－⑩断面図

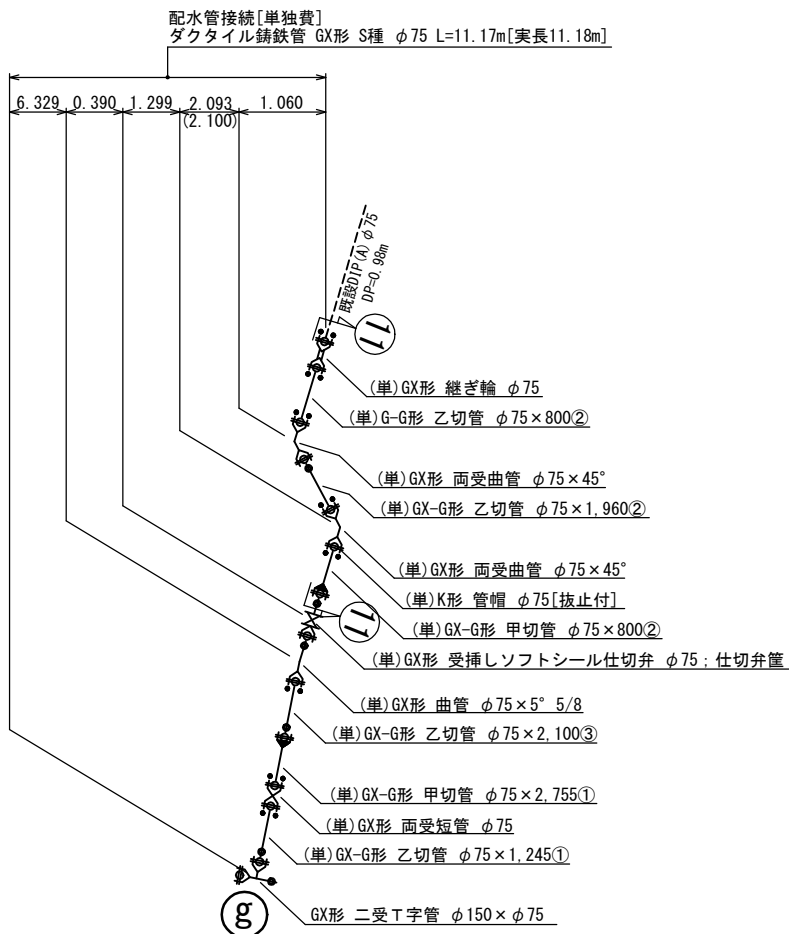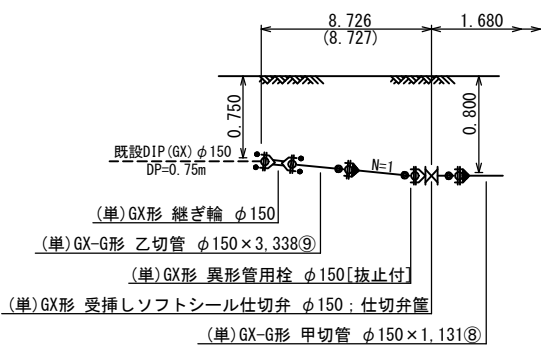

⑪－⑪断面図

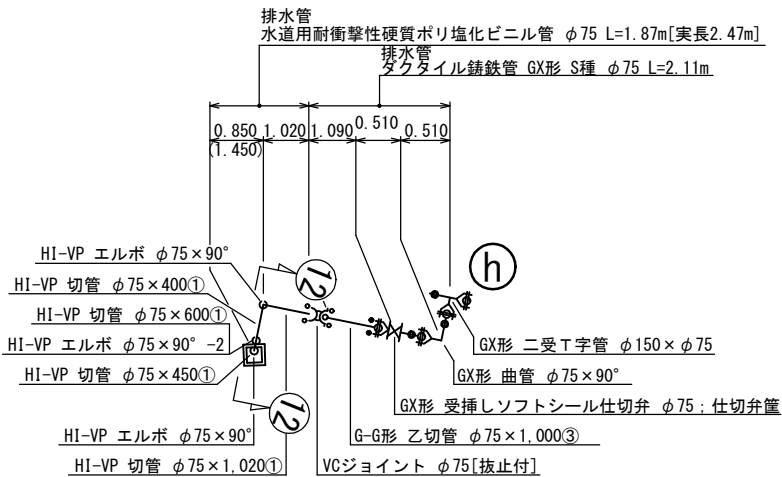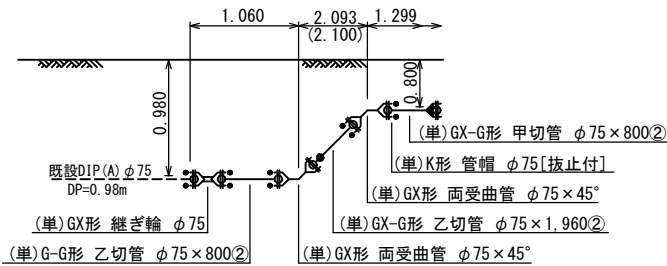

⑫－⑫断面図

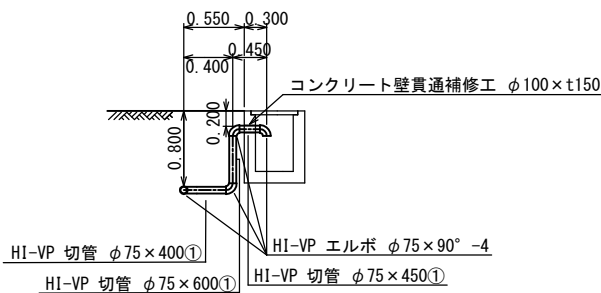


名 称	拘束長		± 被り	凡 例
	φ75	± 被り		
22 1/2" 以下	1.00	0.60以上		ライナ使用箇所 伸び量φ 75-29mm
45" 以下	1.00	0.60以上		継ぎ輪使用箇所 標準間隔φ 75-190mm
90" 以下	4.00	0.60以上		P-Link使用箇所 伸び量φ 75-17mm
T字管	1.00	0.60以上		G-Link使用箇所
仕切弁・栓	8.00	1.00		
	9.50	0.80		


鯉南町元名・保田地先 配水管布設替工事(防安)			
令和 8 年 度			
路 線 名	町道1046号線		
工事箇所	鯉南町元名701番地先		
図面種別	配水管管割参考図(3)		
図面番号	全 15 葉の内第 6 号		
縮 尺	NONE	内容表示	
安房郡市広域市町村圏事務組合 水道部			
課 長		設計者氏名	

横断図(1) S=1:200


NO. 4

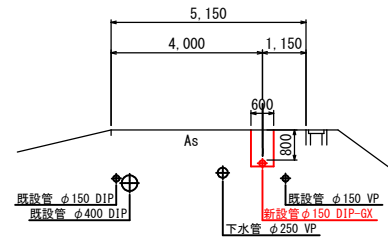


NO. 3

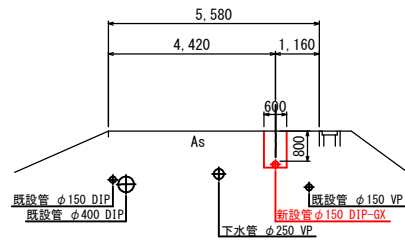


NO. 2

 


NO. 1

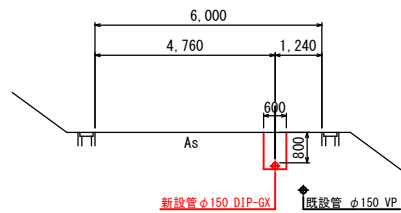


NO. 0

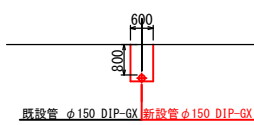


NO. 9

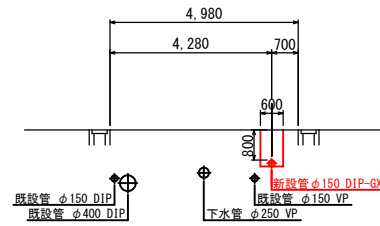


NO. 8

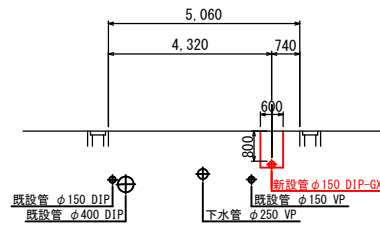


NO. 7

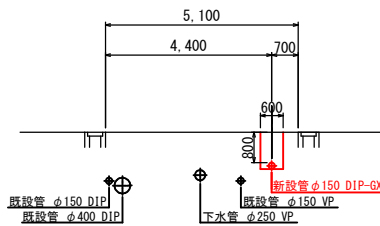


NO. 6

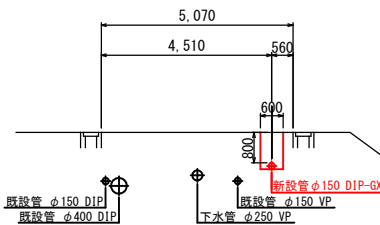


NO. 5

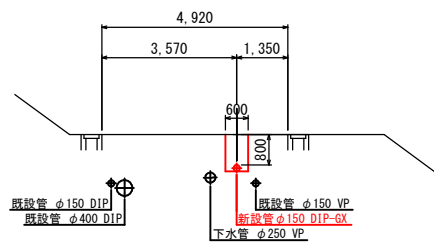


NO. 14

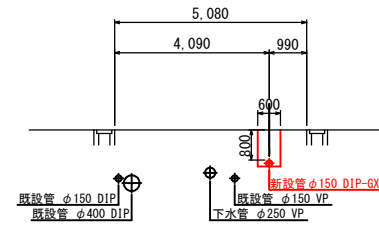


NO. 13

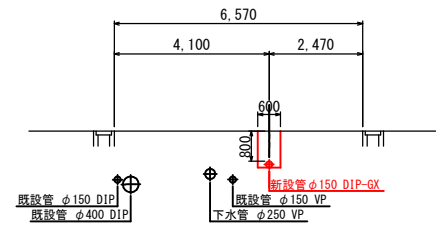


NO. 12

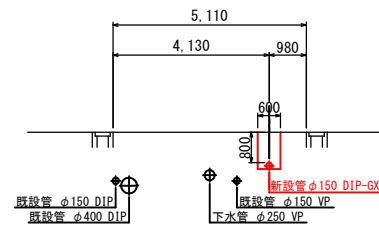

NO. 11

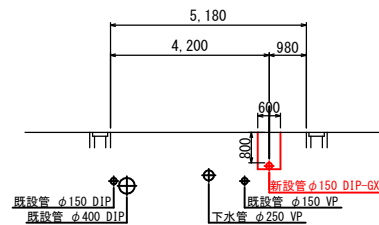


NO. 10

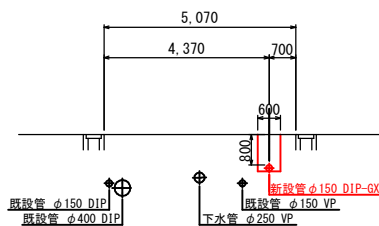


注：既設管は想定位置である。

鉾南町元名・保田地先 配水管布設替工事(防安)			
令和 8 年 度			
路 線 名	町道1046号線		
工事箇所	鉾南町元名701番地先		
図面種別	横 断 図 (1)		
図面番号	全 15 葉の内第 7 号		
縮 尺	1:200	内容表示	NO. 0~NO. 14
安房郡市広域市町村圏事務組合 水道部			
局 長		設計者氏名	


横 断 図 (2) S=1:200

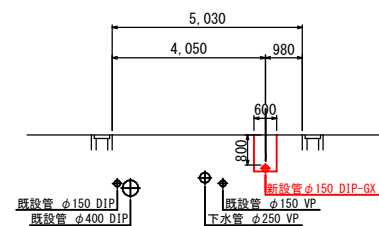NO. 19


NO. 18

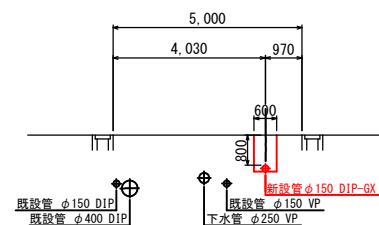



NO. 17

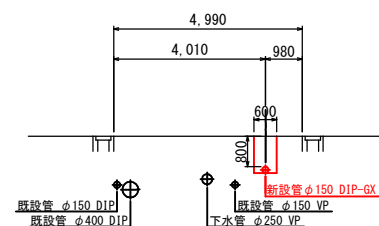


NO. 16

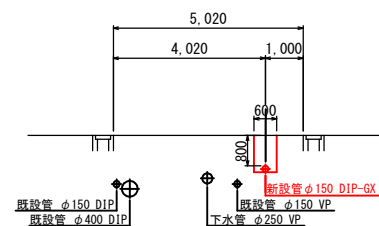


NO. 15

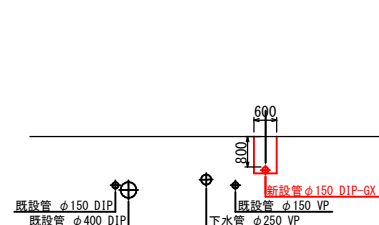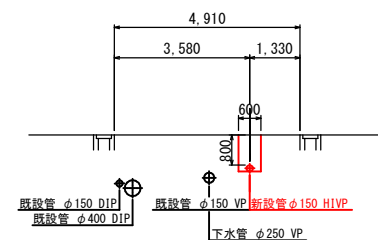NO. EP


NO. 23

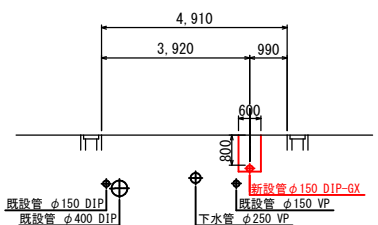


NO. 22

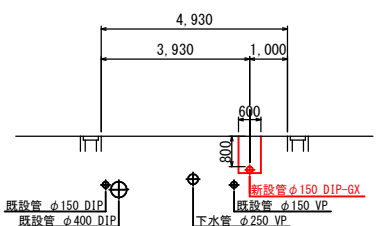

NO. 21

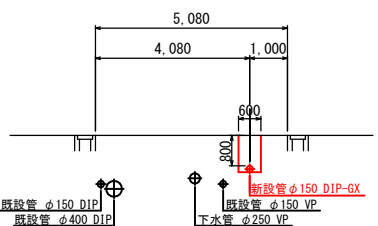

NO. 20

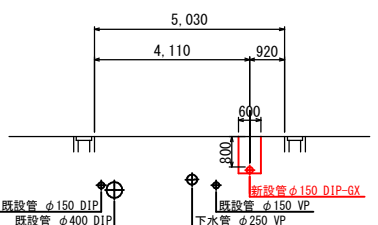


注：既設管は想定位置である。

鋸南町元名・保田地先 配水管布設替工事(防災)			
令和 8 年度			
路線名	町道1046号線		
工事箇所	鋸南町元名701番地先		
図面種別	横断図(2)		
図面番号	全 15 葉の内第 8 号		
縮 尺	1:200	内容表示	NO.15~EP
安房郡市広域市町村圏事務組合 水道部			
局 長		設計者氏名	


仕切弁筐設置標準図 S=1:20

管種、口径表示、土砂流入防止内蓋付
蓋色：配水弁－青、排水弁－黄
φ50～φ150用

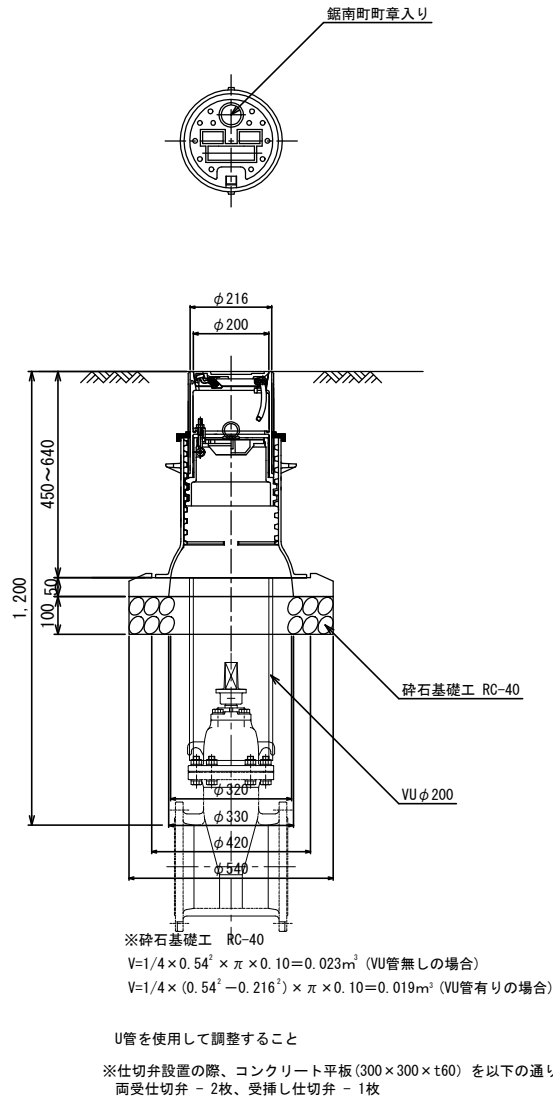


消火栓室設置標準図 S=1:20

蓋色：黄
DP=0.80

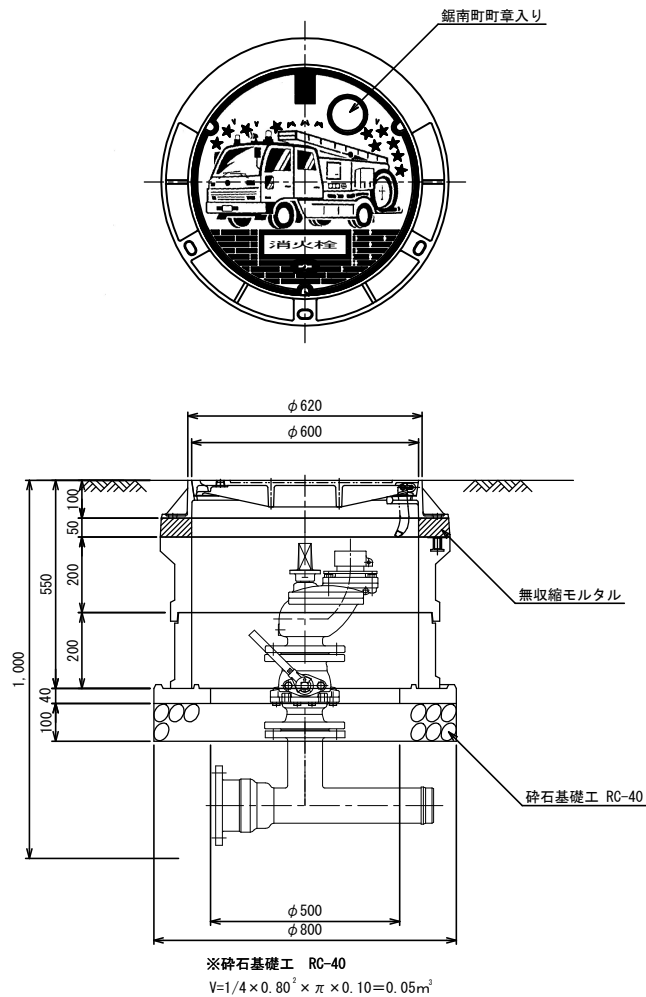


空気弁室設置標準図 S=1:20

DP=0.80

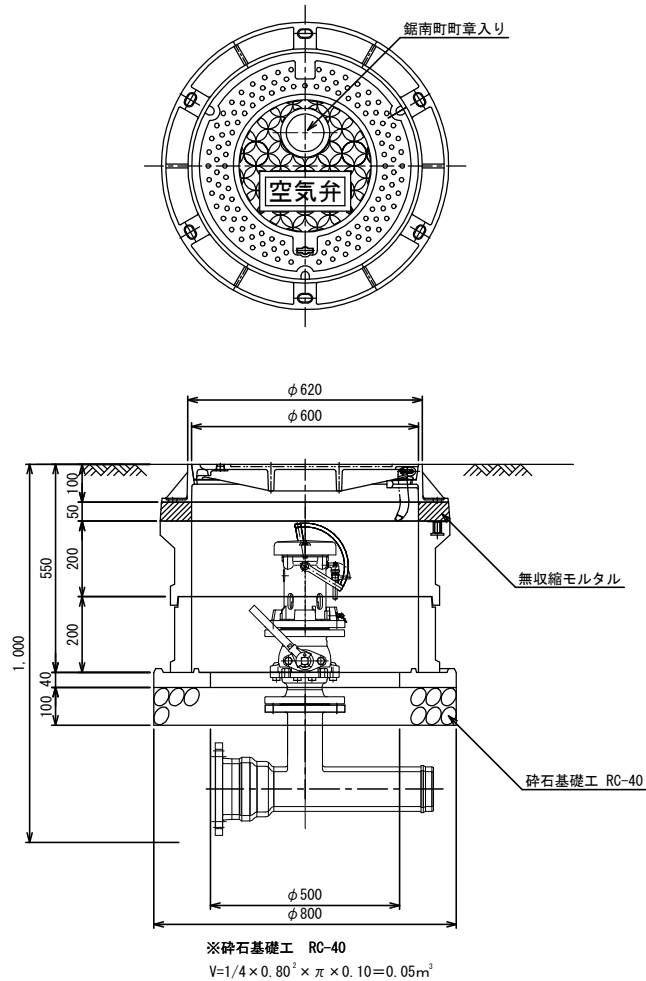

鋳鉄管明示テープ貼付要領標準図

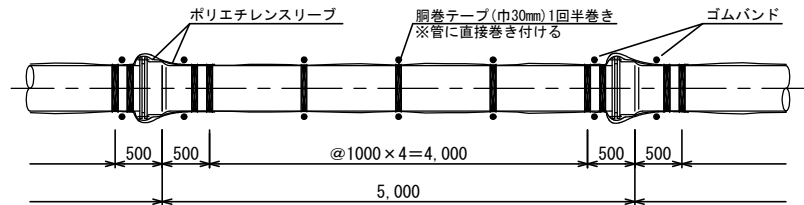


鋸南町元名・保田地先 配水管布設替工事(防安)			
令和 8 年度			
路線名	町道1046号線		
工事箇所	鋸南町元名701番地先		
図面種別	配水管付帯標準図		
図面番号	全 15 葉の内第 9 号		
縮 尺	1:20	内容表示	
安房郡市広域市町村圏事務組合 水道部			
課 長		設計者氏名	



掘削断面標準図 S=NONE

一般掘削部

直 部

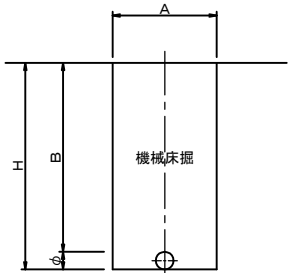

接合部

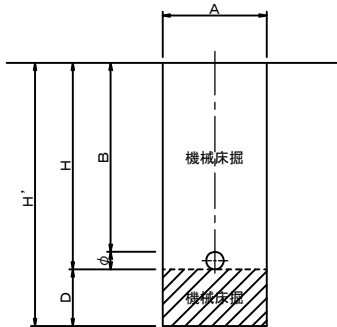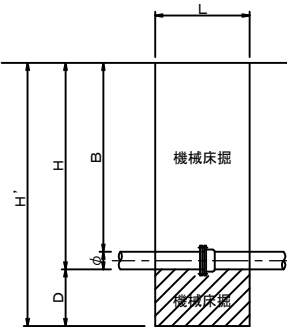


は会所掘を示す。

掘削断面寸法表

呼 径 (mm)	A (m)	B (m)	L (m)	D (m)	H (m)	H' (m)	備 考
φ 50	0. 60	0. 80	0. 50	0. 30	0. 86	1. 16	
φ 75	0. 60	0. 80	0. 50	0. 30	0. 89	1. 19	
φ 100	0. 60	0. 80	0. 50	0. 30	0. 92	1. 22	
φ 150	0. 60	0. 80	0. 50	0. 30	0. 97	1. 27	

軽量鋼矢板土留工設置標準図

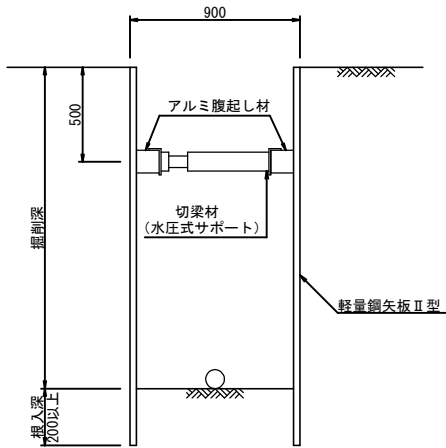


※床付深1.5～2.0mは腹起し切梁を1段とし、2.0mを超える場合は2段とする。

道路復旧標準図 S=NONE

町道アスファルト舗装


仮 復 旧

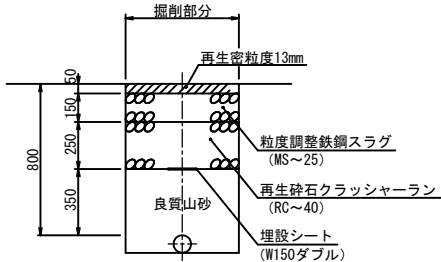


エアバッグ設置土工参考図 S=NONE

(φ150塩ビ管用)

平 面 図


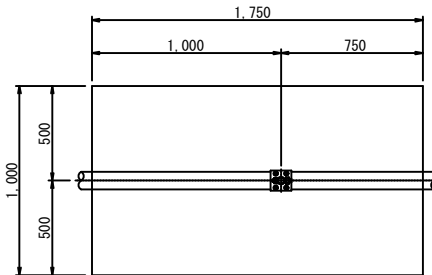


断 面 図

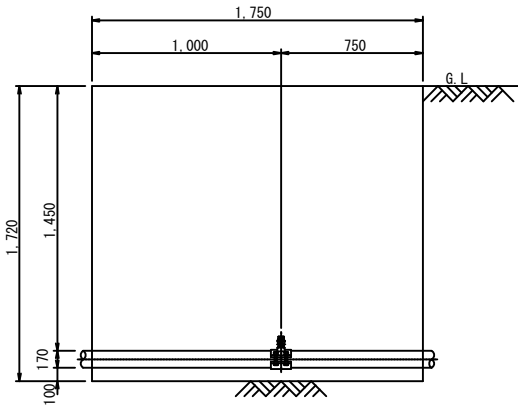

鋸南町元名・保田地先 配水管布設替工事(防安)			
令和 8 年 度			
路 線 名	町道1046号線		
工事箇所	鋸南町元名701番地先		
図面種別	掘削断面及び道路復旧標準図		
図面番号	全 15 葉の内第 10 号		
縮 尺	NONE	内容表示	
安房郡市広域市町村圏事務組合 水道部			
課 長		設計者氏名	

 給水管切替平面図（１）及び付帯標準図 S=1:1,000

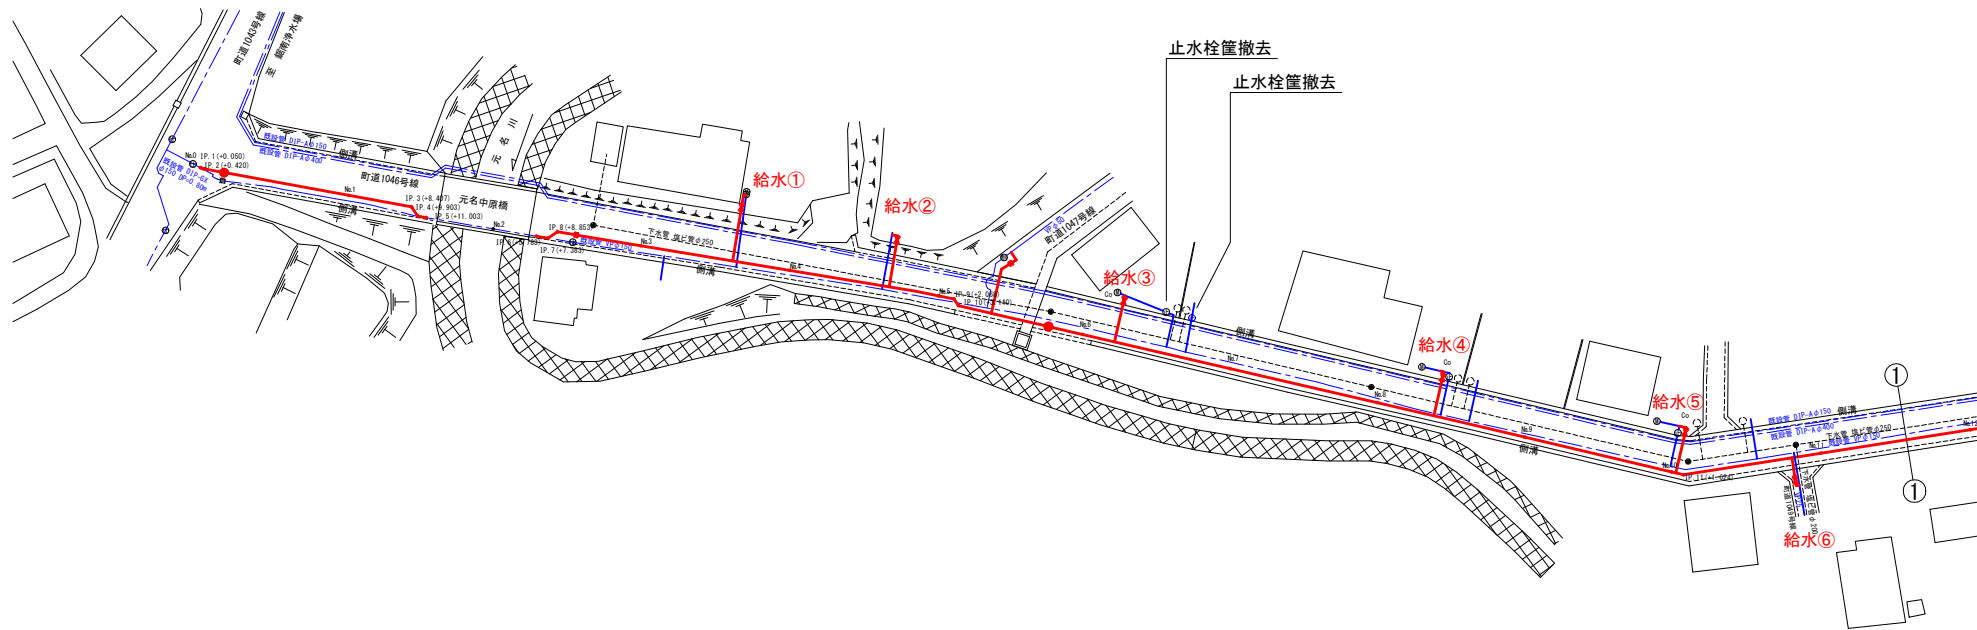


給水管切替一覧表

番号	取出口径	量水器口径	接続場所	乙止水栓	備考
①	φ20	φ13		有	
②	φ20	φ13		無	
③	φ20	φ13		有	
④	φ20	φ20		有	
⑤	φ20	φ13		有	
⑥	φ25	—	道路内	無	
⑦	φ20	φ20		無	
⑧	φ20	φ13		無	
⑨	φ20	φ13		無	
⑩	φ20	φ13		有	
⑪	φ20	φ13		有	
⑫	φ20	φ13		無	
⑬	φ25	φ25		有	

給水管掘削断面標準図 S=NONE

一般掘削部

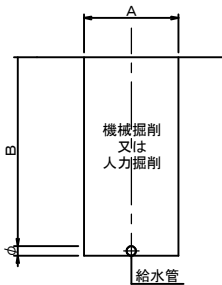


掘削断面寸法表


管径 (mm)	A (m)	B (m)	備考
φ20	0.60	0.30~0.80	
φ25	0.60	0.30~0.80	

給水管宅内復旧標準図 S=NONE


コンクリート舗装

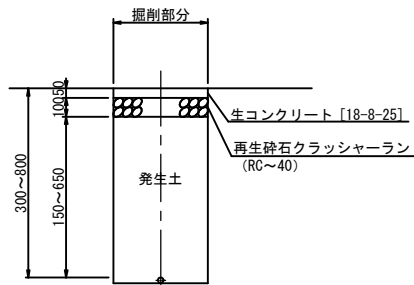

未舗装

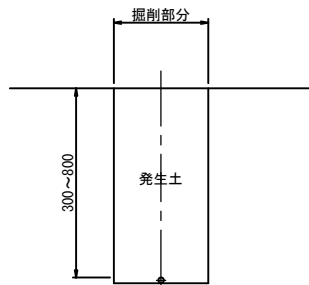


給水管接続標準図 S=NONE

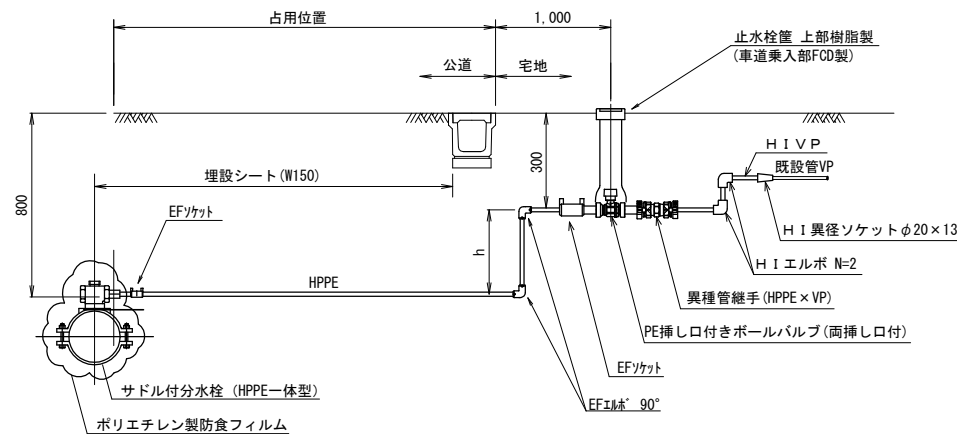

鋸南町元名・保田地先 配水管布設替工事(防安)			
令和 8 年度			
路線名	町道1046号線		
工事箇所	鋸南町元名701番地先		
図面種別	給水管切替平面図(1)及び付帯標準図		
図面番号	全 15 葉の内第 11 号		
縮尺	図示	内容表示	NO.0~NO.11
安房郡市広域市町村圏事務組合 水道部			
課長		設計者氏名	

給水管切替平面図（２）及び付帯標準図 S=1:1,000

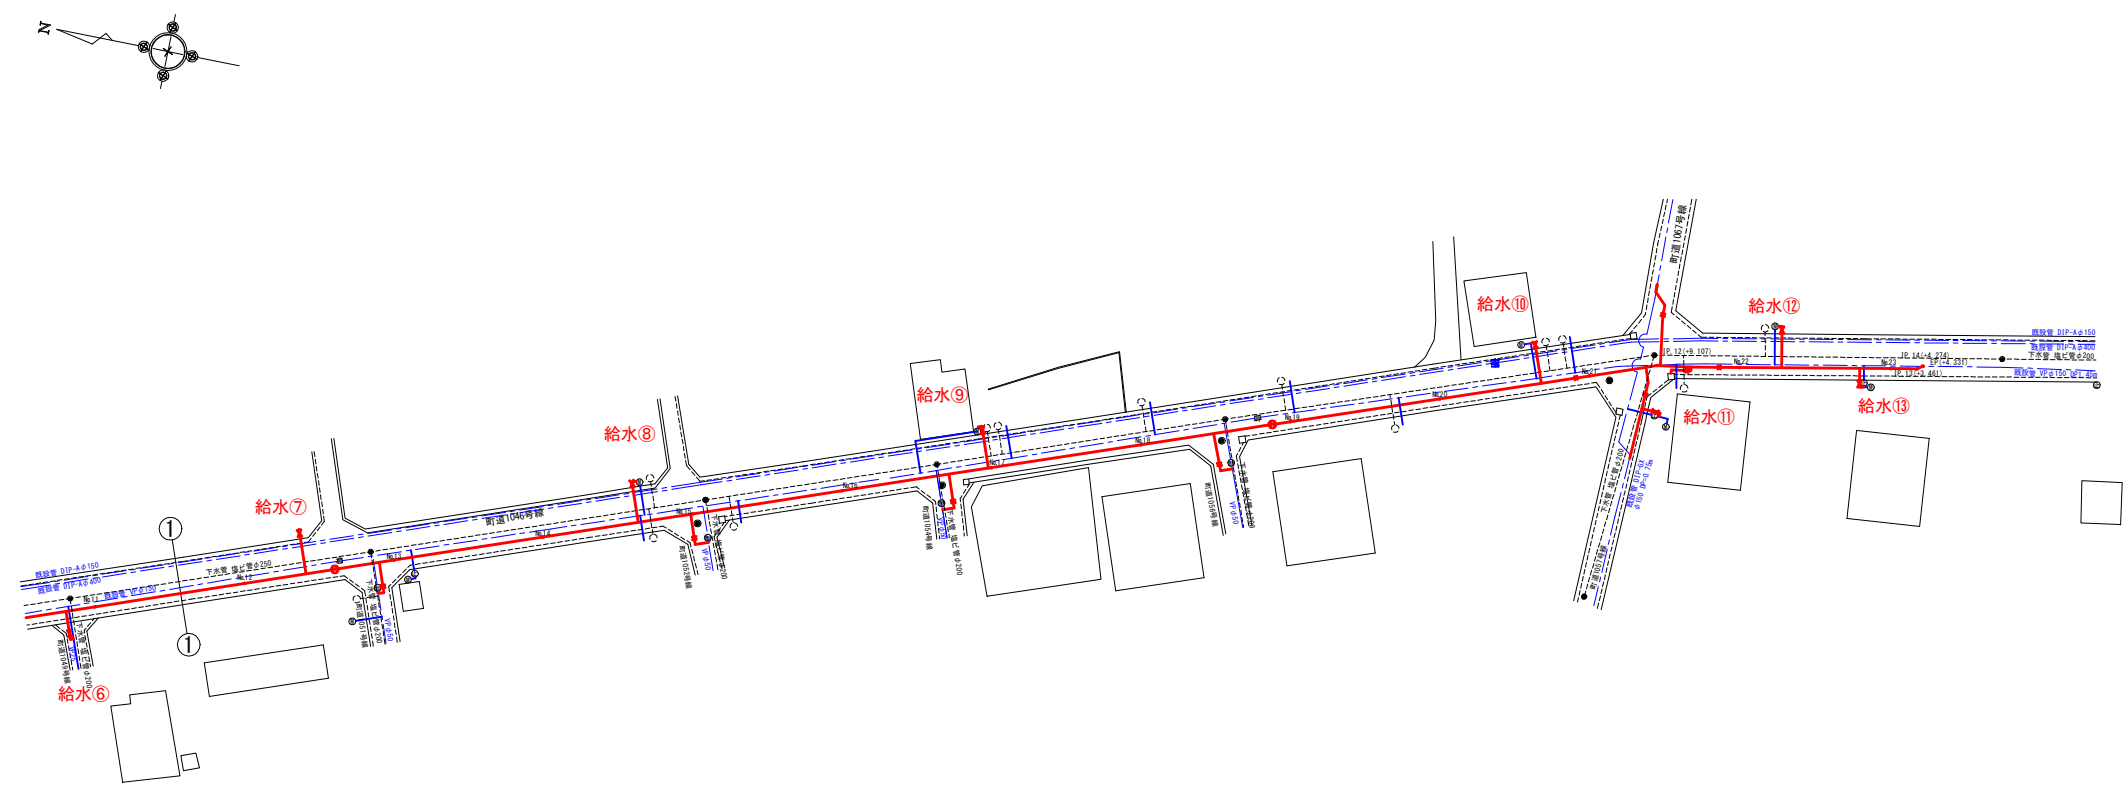


給水管切替一覧表

番号	取出口径	量水器口径	接続場所	乙止水栓	備考
①	φ20	φ13		有	
②	φ20	φ13		無	
③	φ20	φ13		有	
④	φ20	φ20		有	
⑤	φ20	φ13		有	
⑥	φ25	—	道路内	無	
⑦	φ20	φ20		無	
⑧	φ20	φ13		無	
⑨	φ20	φ13		無	
⑩	φ20	φ13		有	
⑪	φ20	φ13		有	
⑫	φ20	φ13		無	
⑬	φ25	φ25		有	

給水管掘削断面標準図 S=NONE

一般掘削部

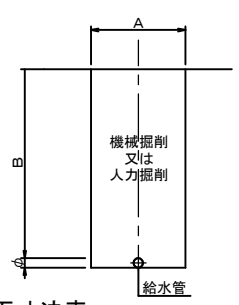


掘削断面寸法表


管径 (mm)	A (m)	B (m)	備考
φ20	0.60	0.30~0.80	
φ25	0.60	0.30~0.80	

給水管宅内復旧標準図 S=NONE


コンクリート舗装

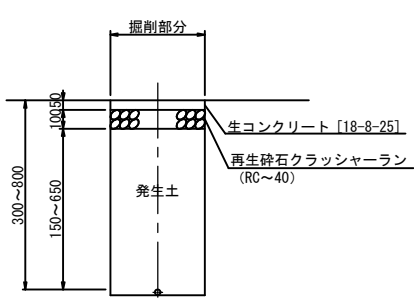

未舗装

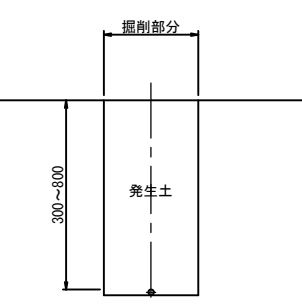


給水管接続標準図 S=NONE

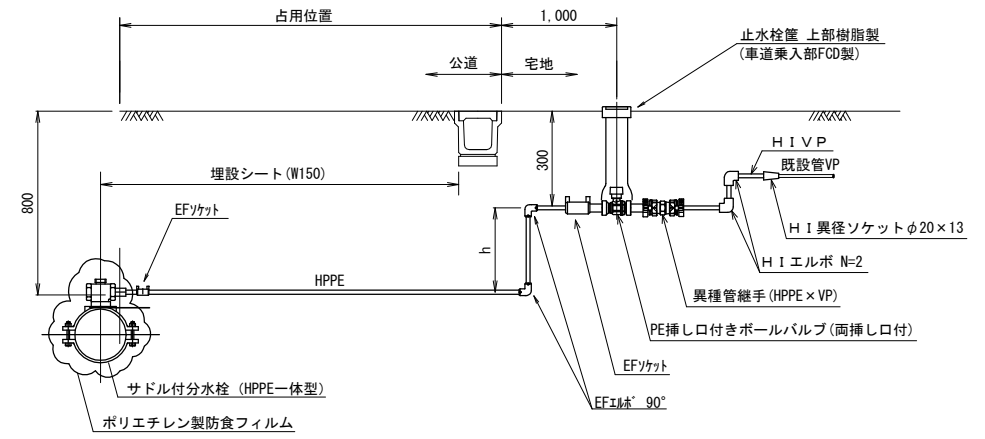

鋸南町元名・保田地先 配水管布設工事(防安)			
令和 8 年度			
路線名	町道1046号線		
工事箇所	鋸南町元名701番地先		
図面種別	給水管切替平面図(2)及び付帯標準図		
図面番号	全 15 葉の内第 12 号		
縮 尺	図 示	内容表示	NO.12~NO.23
安房郡市広域市町村圏事務組合 水道部			
課 長		設計者氏名	


既設管理没処理及び撤去平面図（１）S=1:1,000

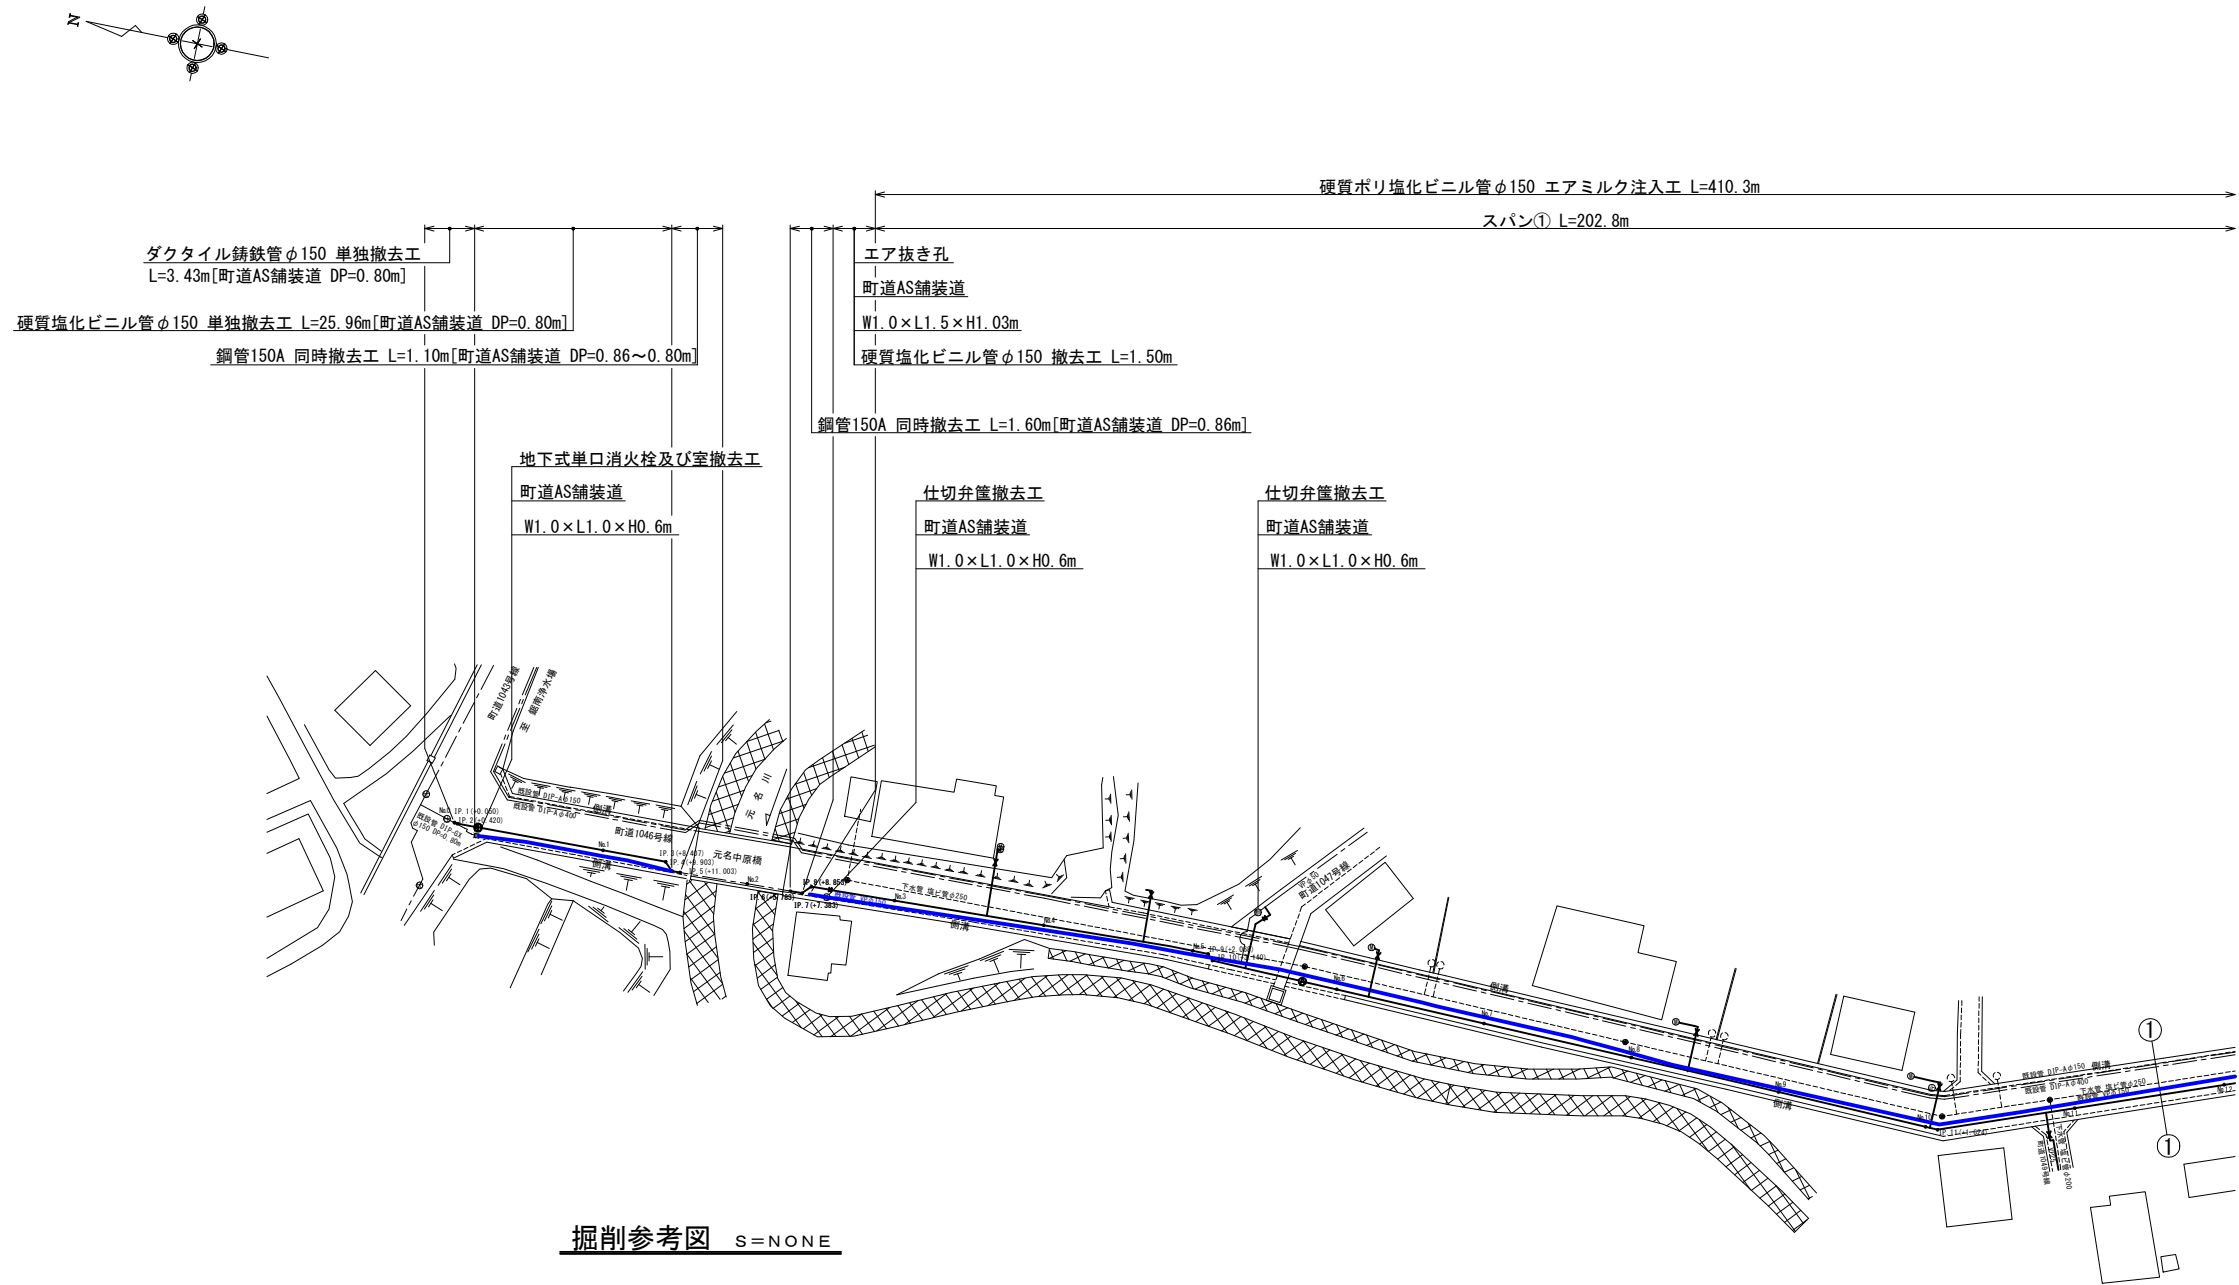

既設管単独撤去時道路復旧標準図 S=NONE


町道アスファルト舗装

仮復旧

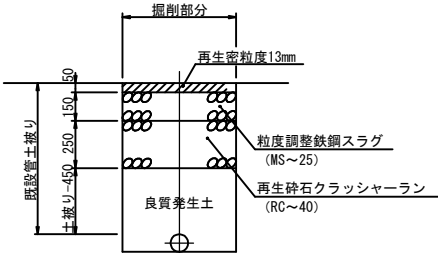


掘削参考図 S=NONE


注入・エア抜き参考図 S=NONE

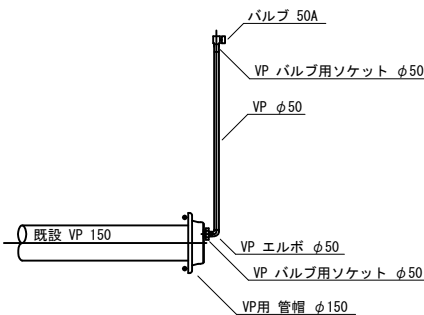


平面図

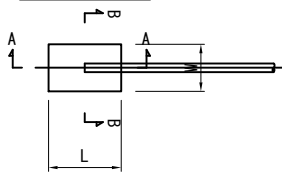

A-A断面


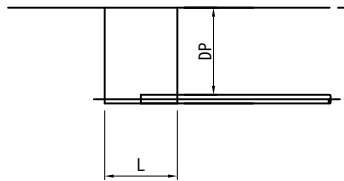


B-B断面

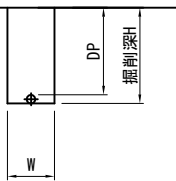


鋸南町元名・保田地先 配水管布設替工事(防安)			
令和 8 年度			
路線名	町道1046号線		
工事箇所	鋸南町元名701番地先		
図面種別	既設管理没処理及び撤去平面図(1)		
図面番号	全 15 葉の内第 13 号		
縮尺	1:1,000	内容表示	NO.0~NO.11
安房郡市広域市町村圏事務組合 水道部			
課長		設計者氏名	

 既設管埋没処理及び撤去平面図(2) S=1:1,000

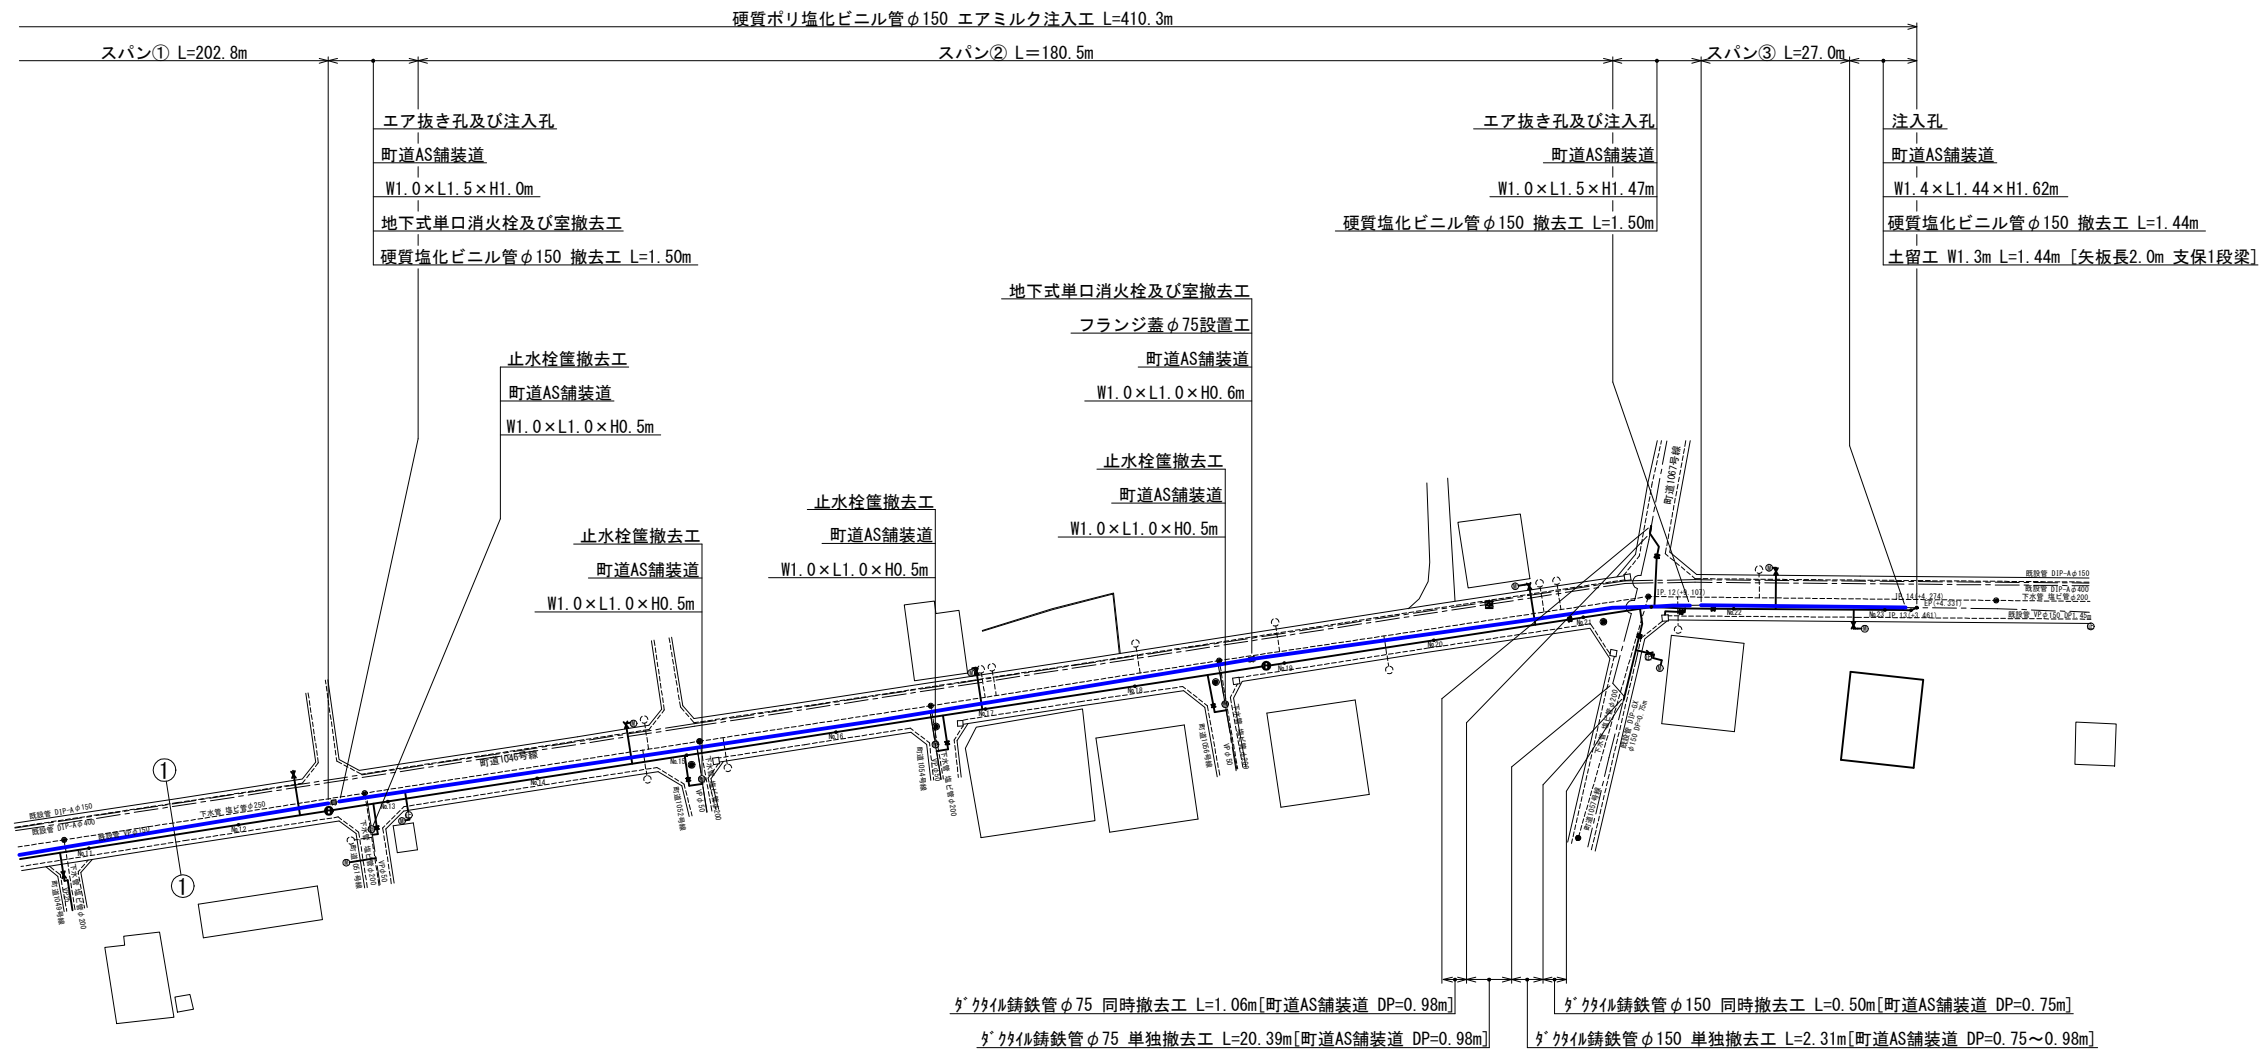





既設管单独撤去時道路復旧標準図 S=NONE

町道アスファルト舗装

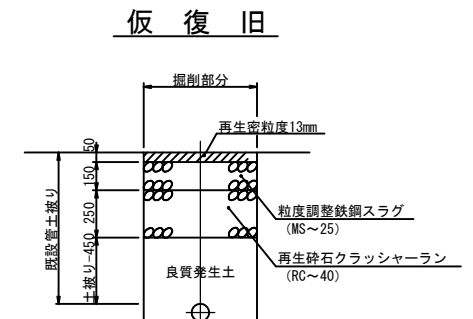


掘削参考図 S=NONE

注入・エア抜き参考図 S=NONE 平面図

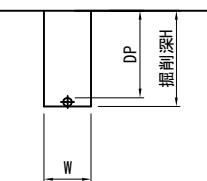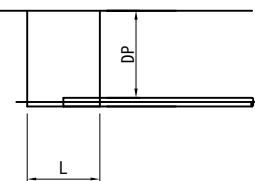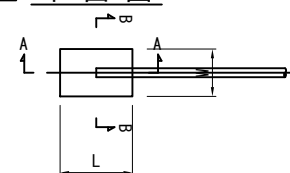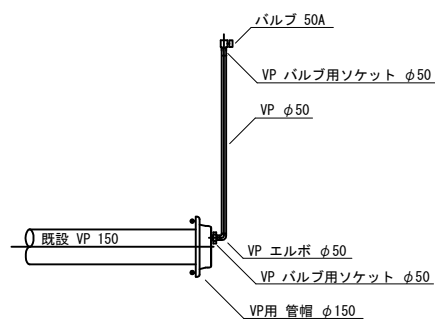


鋸南町元名・保田地先 配水管布設替工事(防災)		
令和 8 年度		
路線名	町道1046号線	
工事箇所	鋸南町元名701番地先	
図面種別	既設管理没処理及び撤去平面図(2)	
図面番号	全 15 葉の内第 14 号	
縮 尺	1:1,000	内容表示 No.12~No.23
安房郡市広域市町村圏事務組合 水道部		
課 長		設計者氏名


仮設配水管平面図 S=1:500

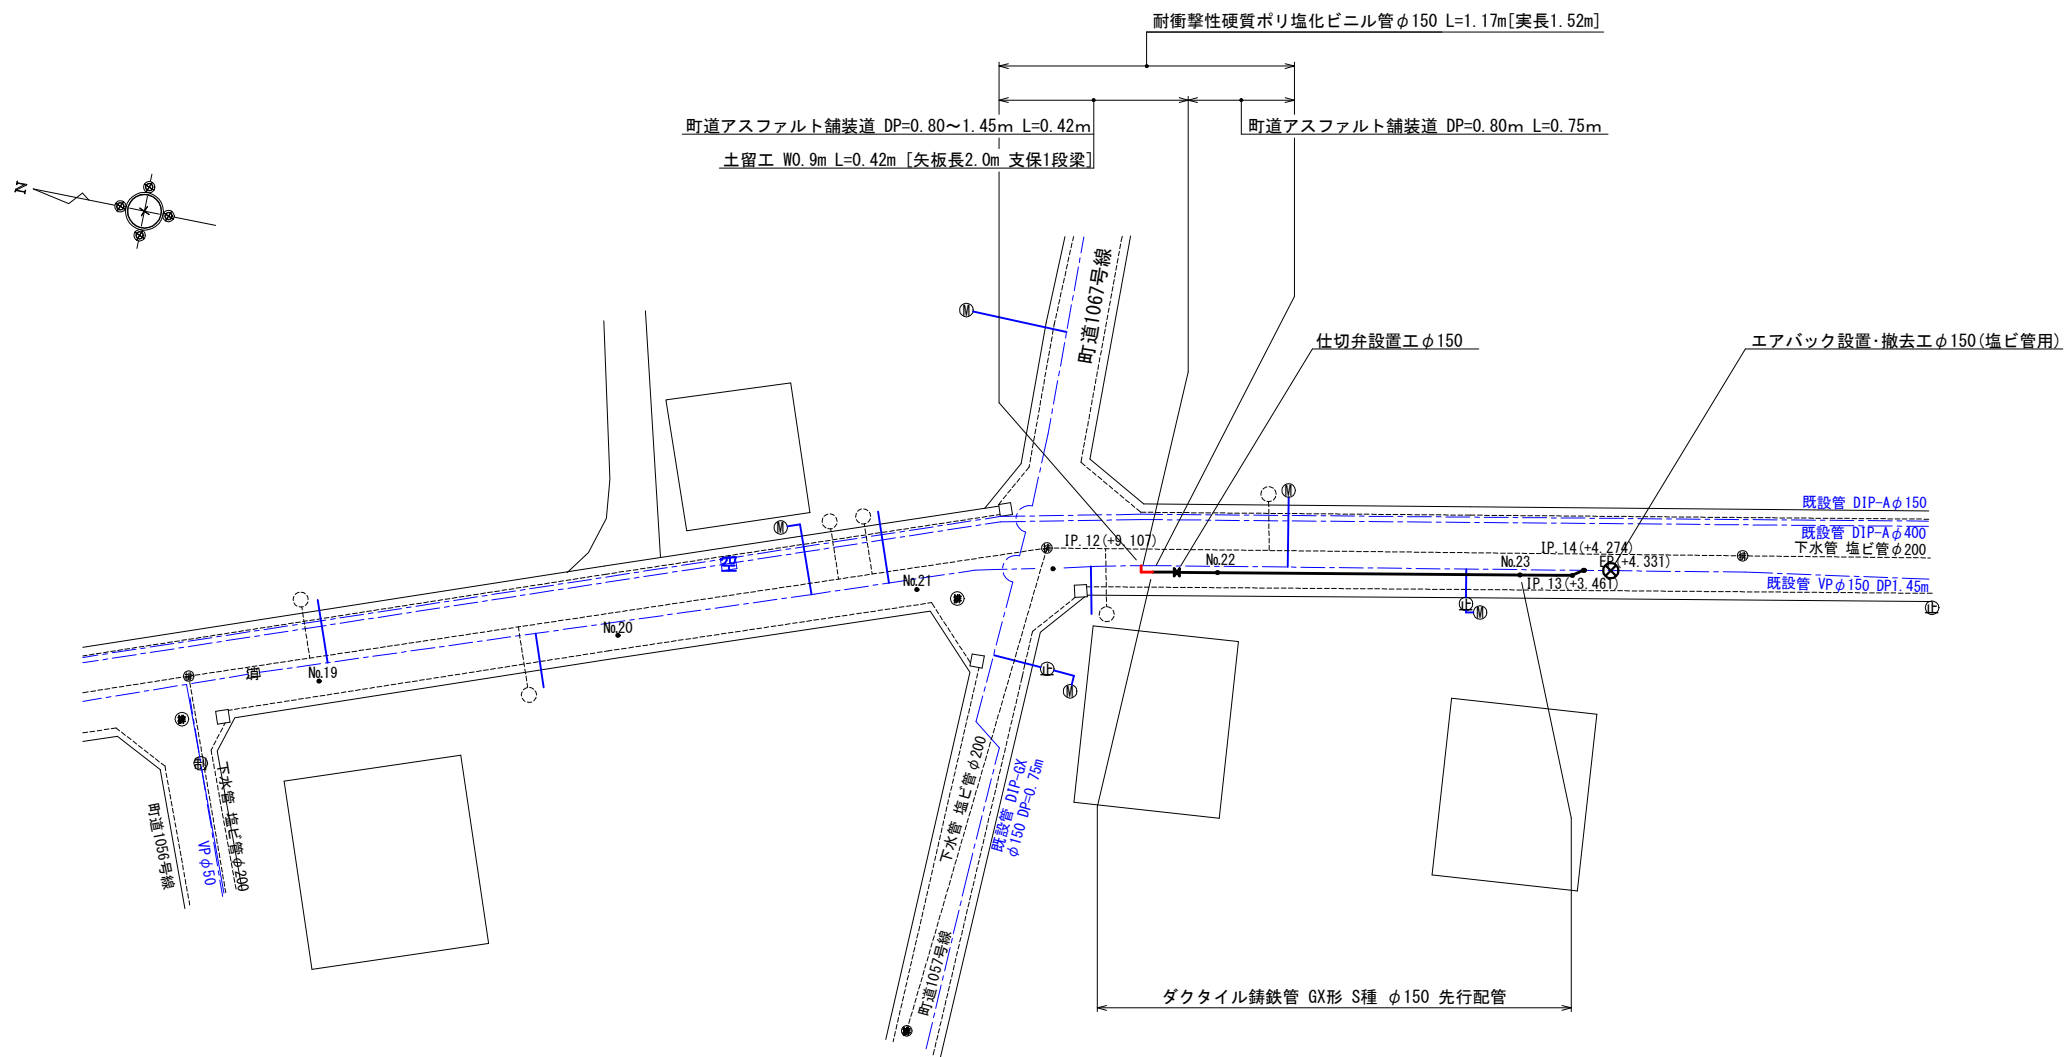

仮設配水管管割参考図

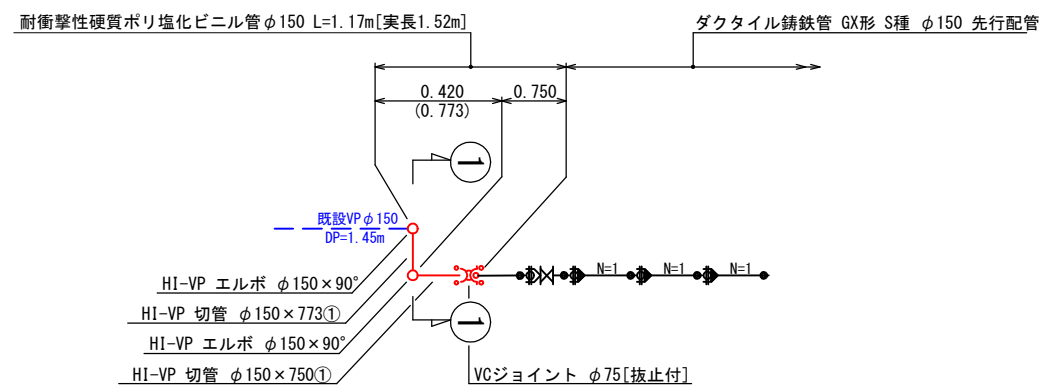

①—①断面図

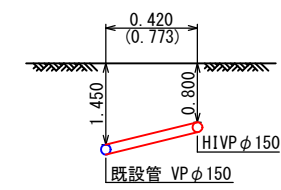

鋸南町元名・保田地先 配水管布設替工事(防安)			
令和 8 年度			
路線名	町道1046号線		
工事箇所	鋸南町元名701番地先		
図面種別	仮設配水管平面図・管割参考図		
図面番号	全 15 葉の内第 15 号		
縮 尺	図 示	内容表示	NO.12~NO.23
安房郡市広域市町村圏事務組合 水道部			
課 長		設計者氏名	