


案内図



S=1/25,000

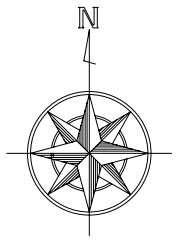

工事場所


白浜ダム高圧受電設備修繕工事			
令和 8 年度			
路線名	—		
工事場所	南房総市白浜町白浜9569番地		
図面種別	案内図		
図面番号	全 3 葉の内第 1 号		
縮尺	図示	内容表示	No. -No.
安房郡市広域市町村圏事務組合			

白浜ダム配置図
S=1/200

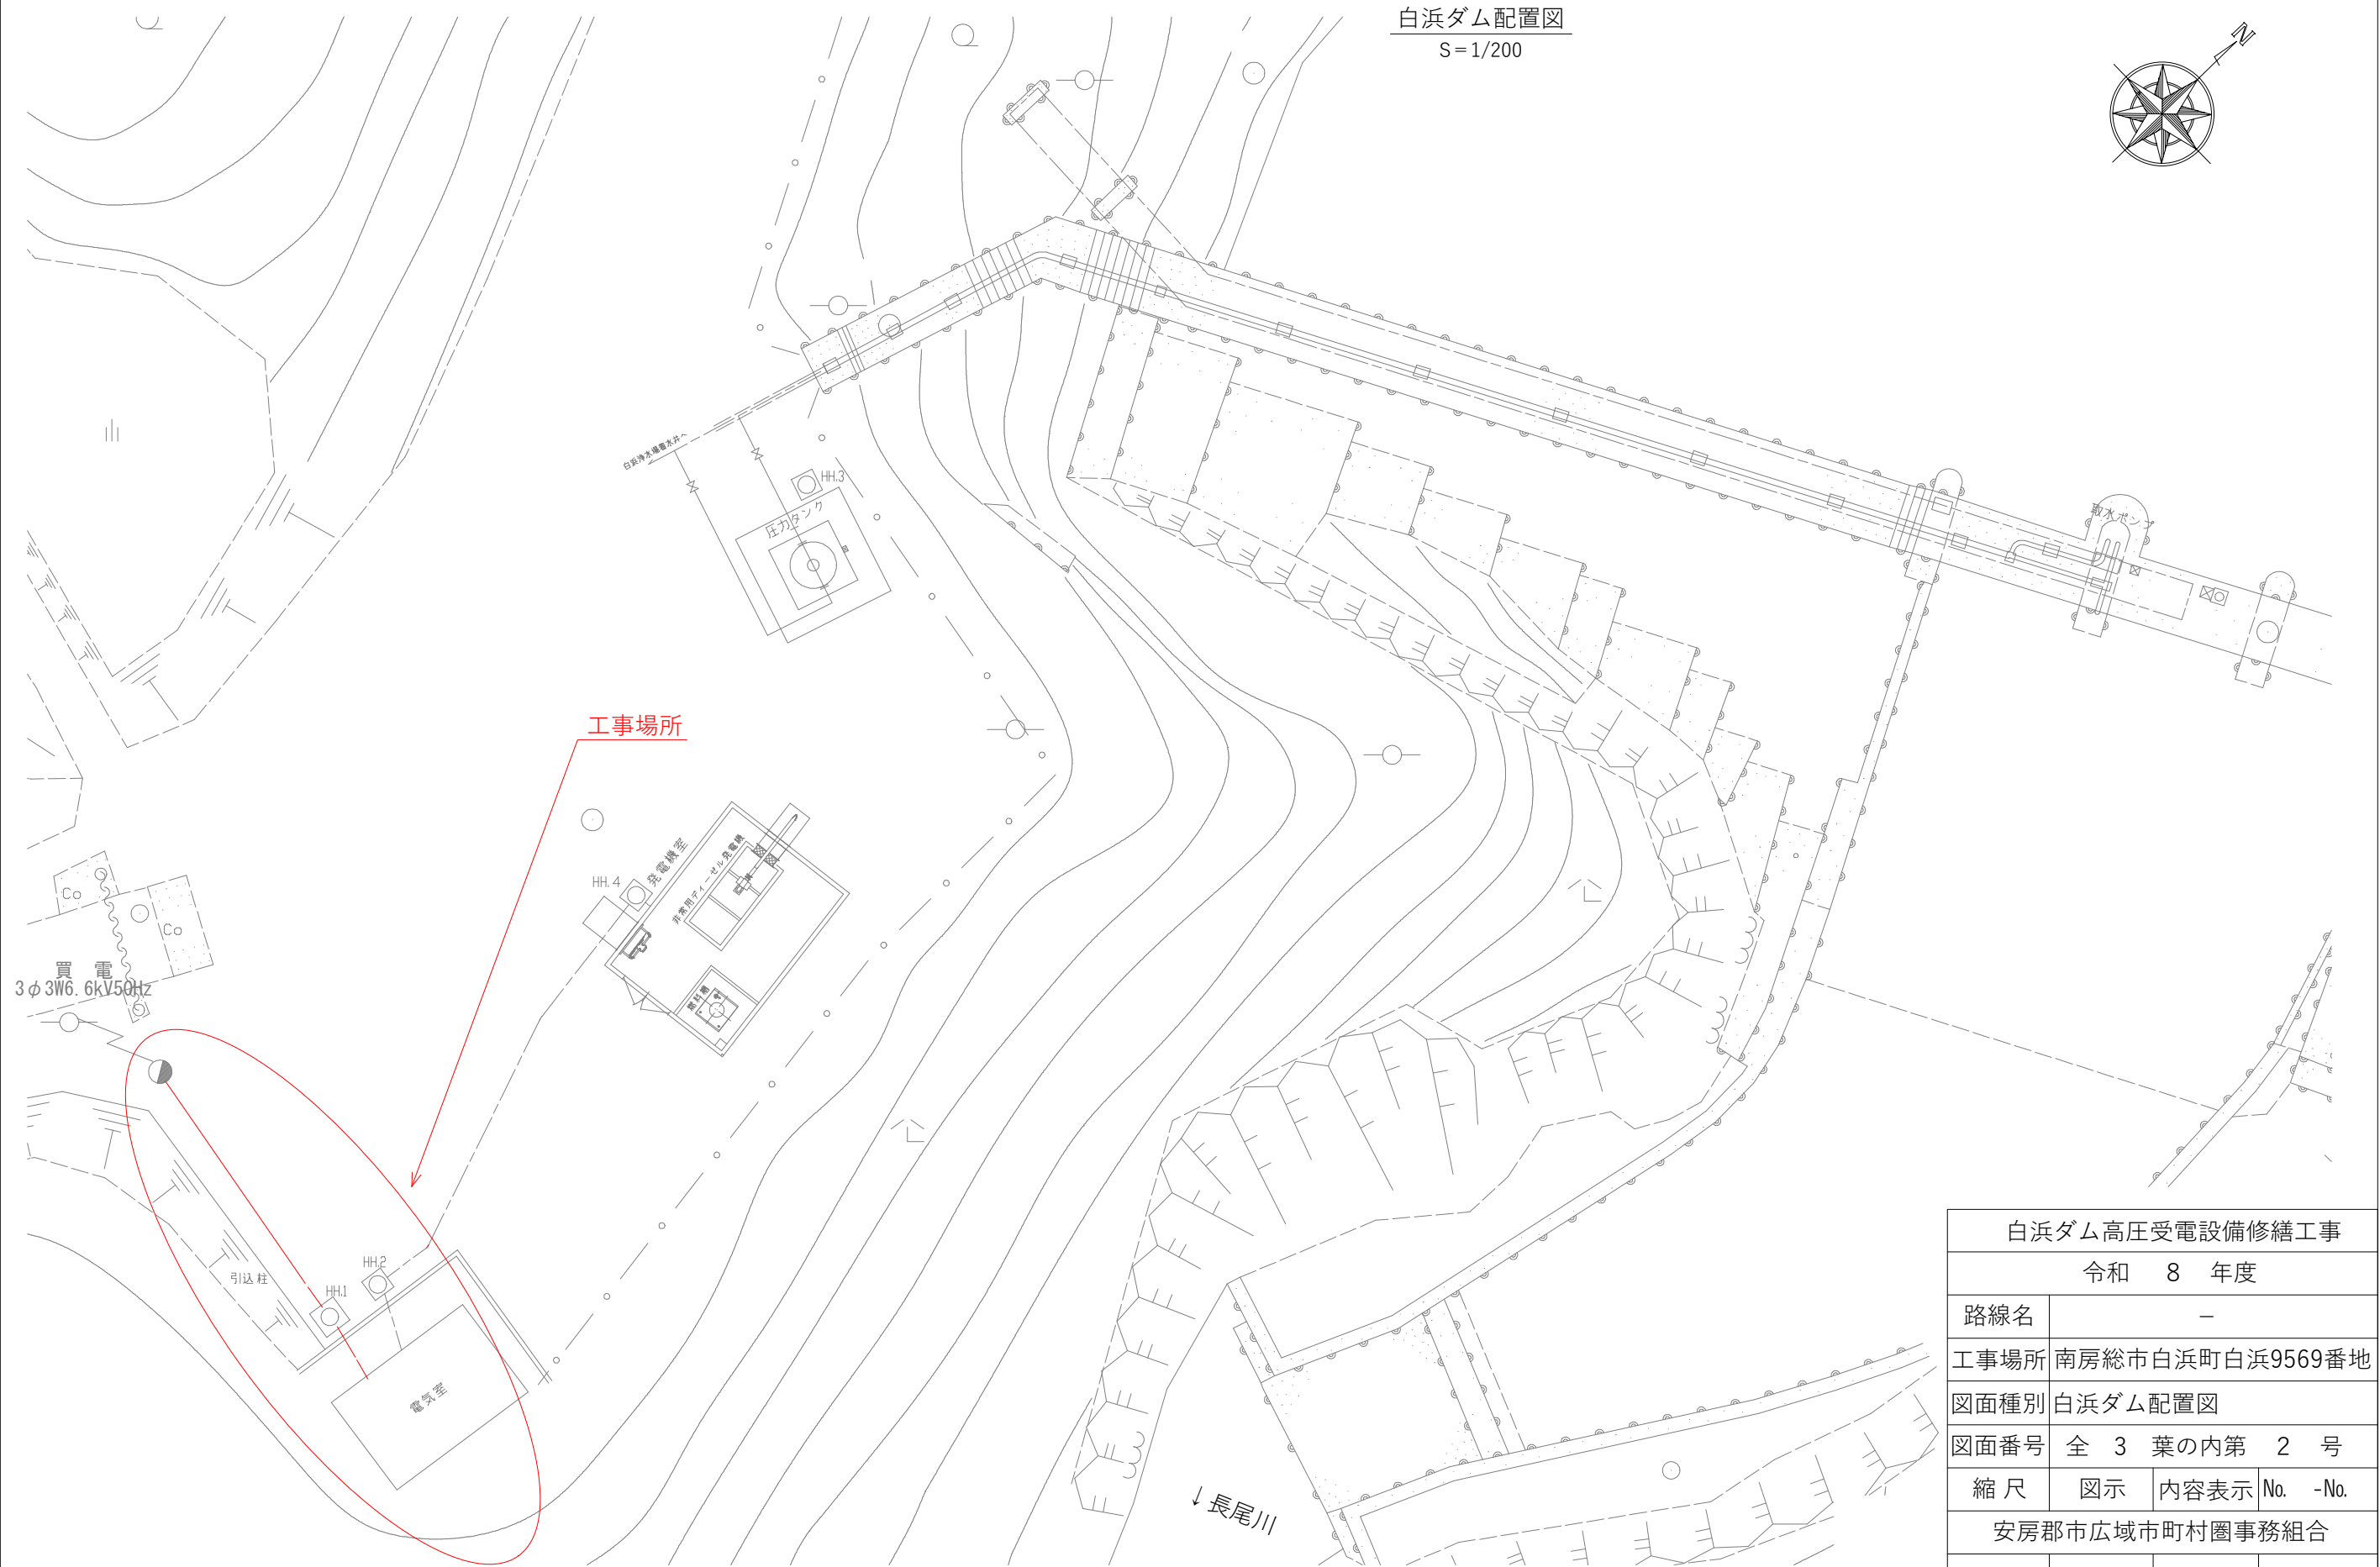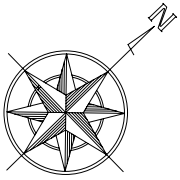


白浜ダム高圧受電設備修繕工事			
令和 8 年度			
路線名	—		
工事場所	南房総市白浜町白浜9569番地		
図面種別	白浜ダム配置図		
図面番号	全 3 葉の内第 2 号		
縮 尺	図示	内容表示	No. -No.
安房郡市広域市町村圏事務組合			


引込柱標準詳細図

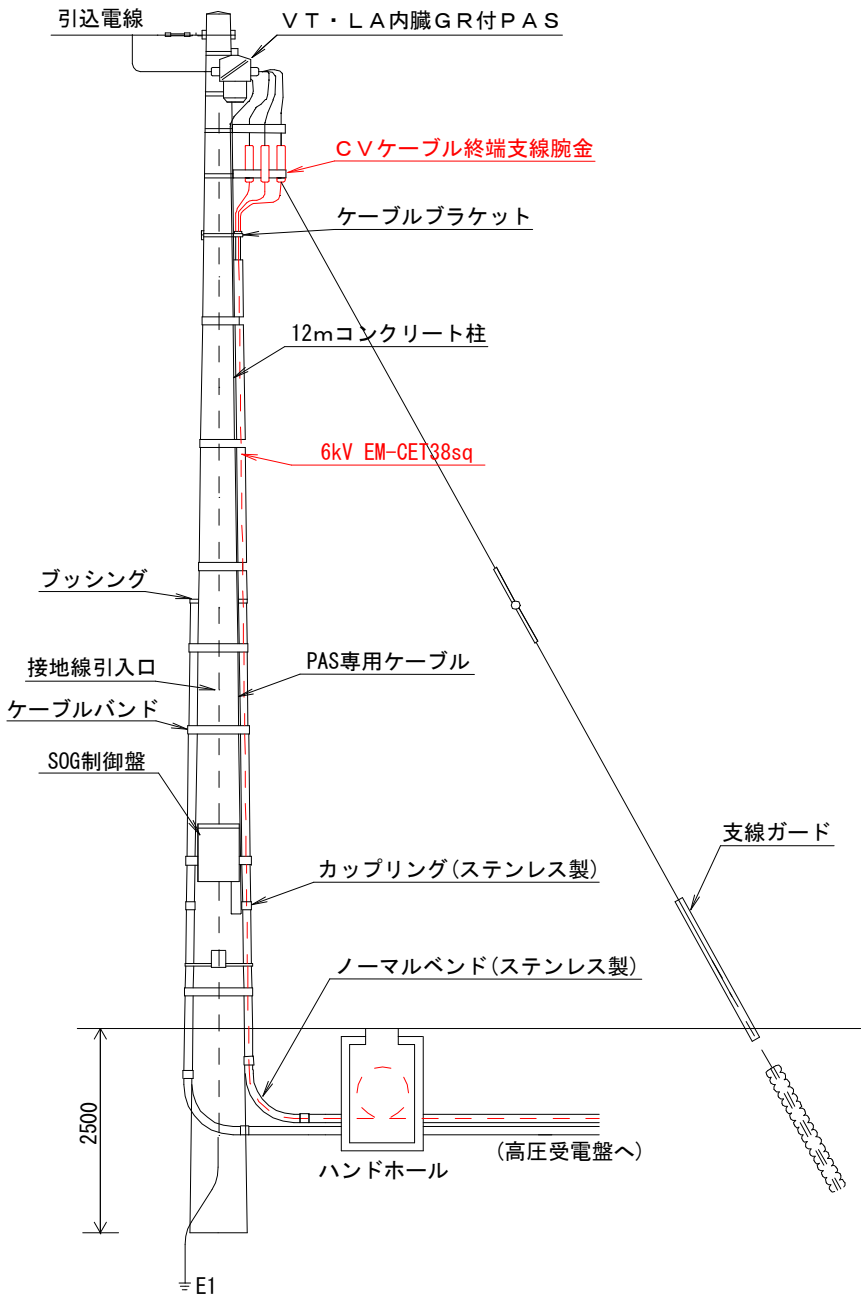

単線結線図

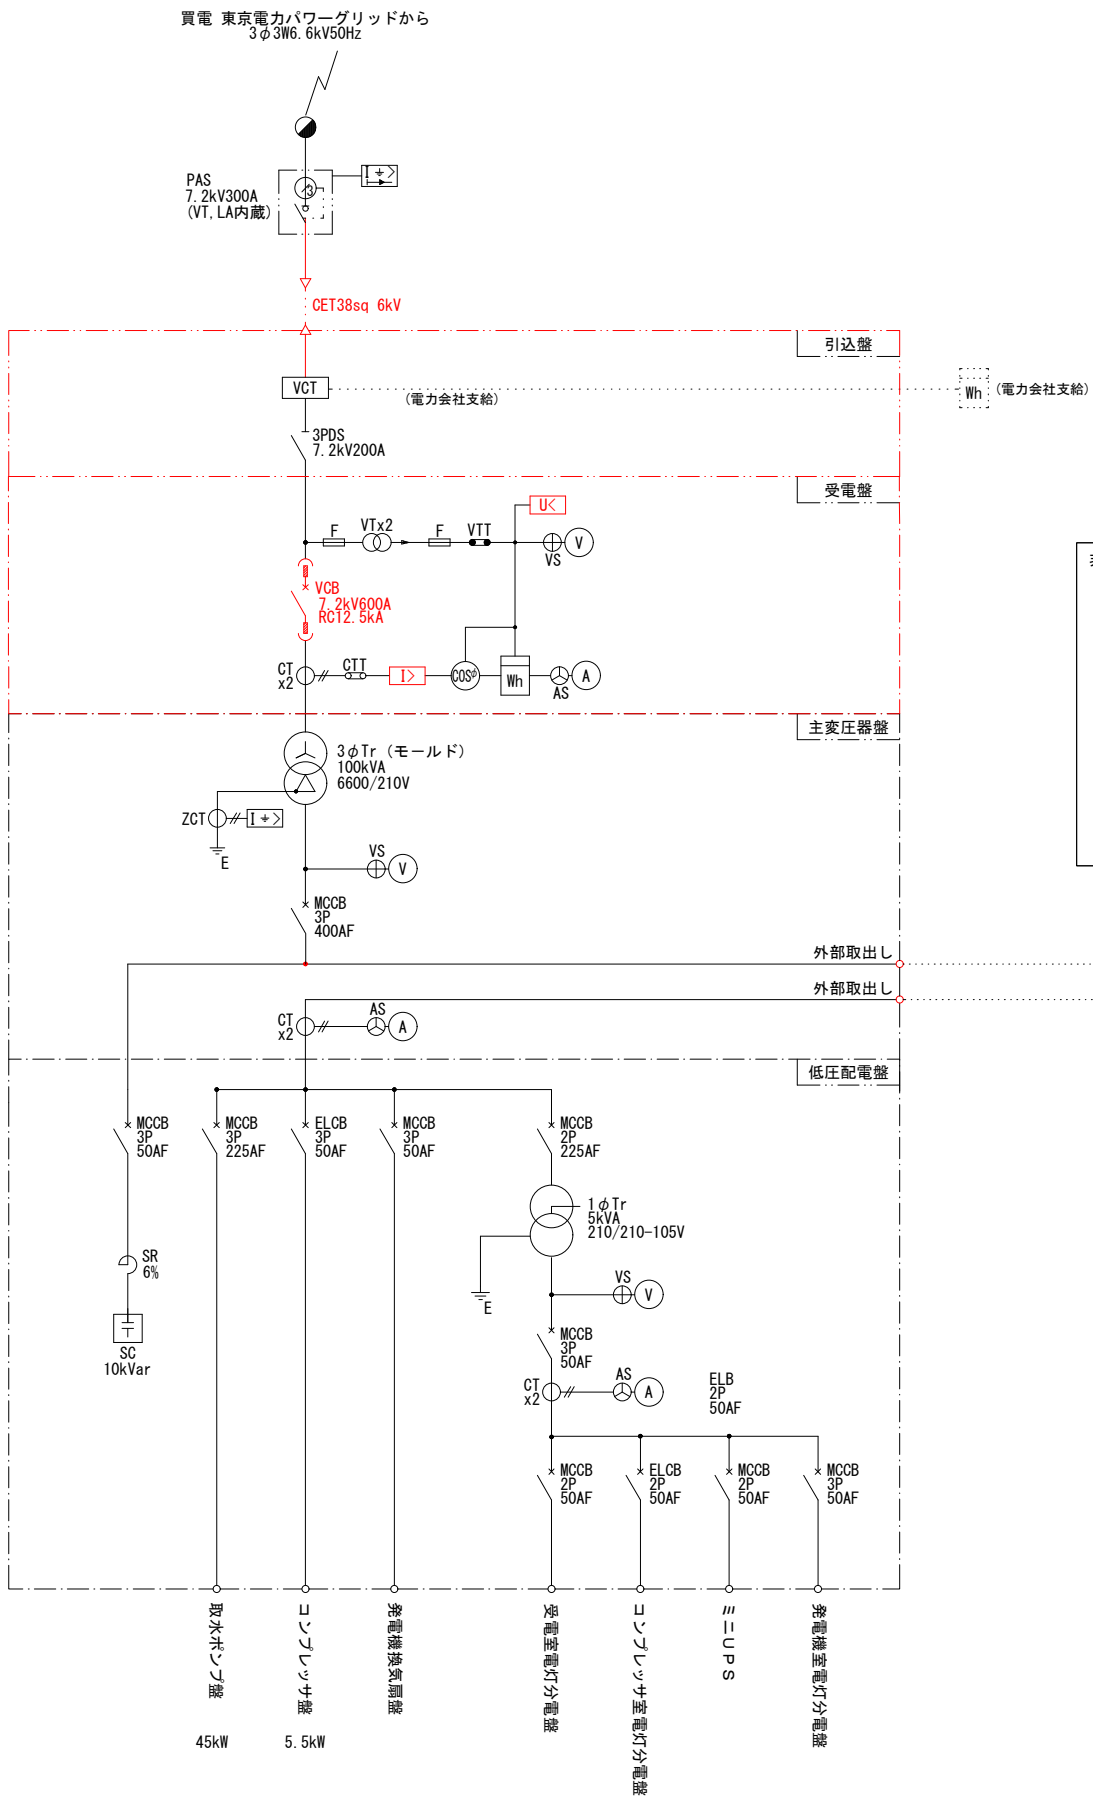

凡 例	
記号	名 称
PAS	柱上気中開閉器
VCT	取引用変成器
DS	断路器
VCB	真空遮断器
MCCB	配線用遮断器
ELCB	漏電遮断器
MC	電磁接触器
F	ヒューズ
LA	避雷器
1φTr	単相変圧器
3φTr	三相変圧器
ACG	交流発電機
DE	ディーゼル発電機
AVR	自動電圧調整器
SC	進相コンデンサ
ZCT	零相変流器
VT	計器用変圧器
CT	計器用変流器
SR	直列リアクトル
VTI	試験用電圧端子
CTT	試験用電流端子
V	電圧計
A	電流計
Hz	周波数計
COSφ	力率計
Wh	電力量計
⊕VS	電圧計用切換開閉器
⊕AS	電流計用切換開閉器
U<	電圧継電器
U>	方向性電圧継電器
U<	不足電圧継電器
U>	過電圧継電器
U>	地絡過電流継電器

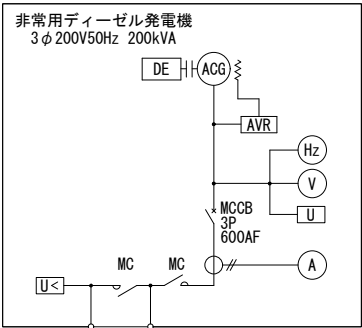

※ 赤線・赤枠は施工箇所を示す。

白浜ダム高圧受電設備修繕工事			
令和 8 年度			
路 線 名	—		
工事箇所	南房総市白浜町白浜9569番地		
図面種別	白浜ダム 単線結線図		
図面番号	全 3 葉の内第 3 号		
縮 尺	NONE	内容表示	No. -No.
安房郡市広域市町村圏事務組合			